

Projekt uzbrojenia terenu
skala 1:500

MAPA DO CELÓW PROJEKTOWYCH
skala 1:500
woj. kujawsko-pomorskie powiat żniński
Gmina: Żnin (W) 041906.5
Obręb: Rydlewo 0025
dz.:5/1 pow.: 0.2891 ha

granice działek określono na podstawie danych ewidencyjnych
k.m.: 1
i.d.: 6640.798.2018
mapa stanowi pochodną ark. mapy: 364.122.193
skala mapy: 6.187.18.19.3.2, 3:4
osnowa pozioma układ 2000, straż: 6
osnowa wysokościowa układ Kronstadt 85
data opracowania: 22.05.2018r.
data wydruku technicznego: 22.05.2018r.
--- zakres opracowania
kolorem błękitnym zaznaczono rzędną dla jeziora
kolorem różowym określono linię brzożową na dzień 22.05.2018r.

Business Development
Edyta Nowak
ul. Różana 12a, 88-400 Żnin
NIP 562-177-58-75, tel. 604 246 348


GEOBETA
Inżynieria i Projektowanie
ul. Żwirki i Wigury 10A, 60-205 Poznań
NIP 662-246-348

Podpisano w imieniu i na rzecz Zarządu Gminy Żnin, w oparciu o dane ewidencyjne, w dniu 29.05.2018r. w Żninie.

| | |
|---|--------------------------------|
| Organ powołujący / znak akt powołujący | STAROSTA ŻNIŃSKI |
| Identyfikator ewidencyjny / znak akt powołujący | P.0419.20.18.1620 |
| Data wydruku technicznego / znak akt powołujący | 29.05.2018 |
| Imię, nazwisko i podpis osoby reprezentującej organ | up. STAROSTY Anna Kozłowska |

Nie wyklucza się istnienia w terenie innych nie wykazanych na niniejszej mapie urządzeń podziemnych, które nie były zgłoszone do inwentaryzacji lub o których brak jest informacji w instytucjach branżowych.

Mapa do celów projektowych została opracowana bez ustalenia służebności gruntowych

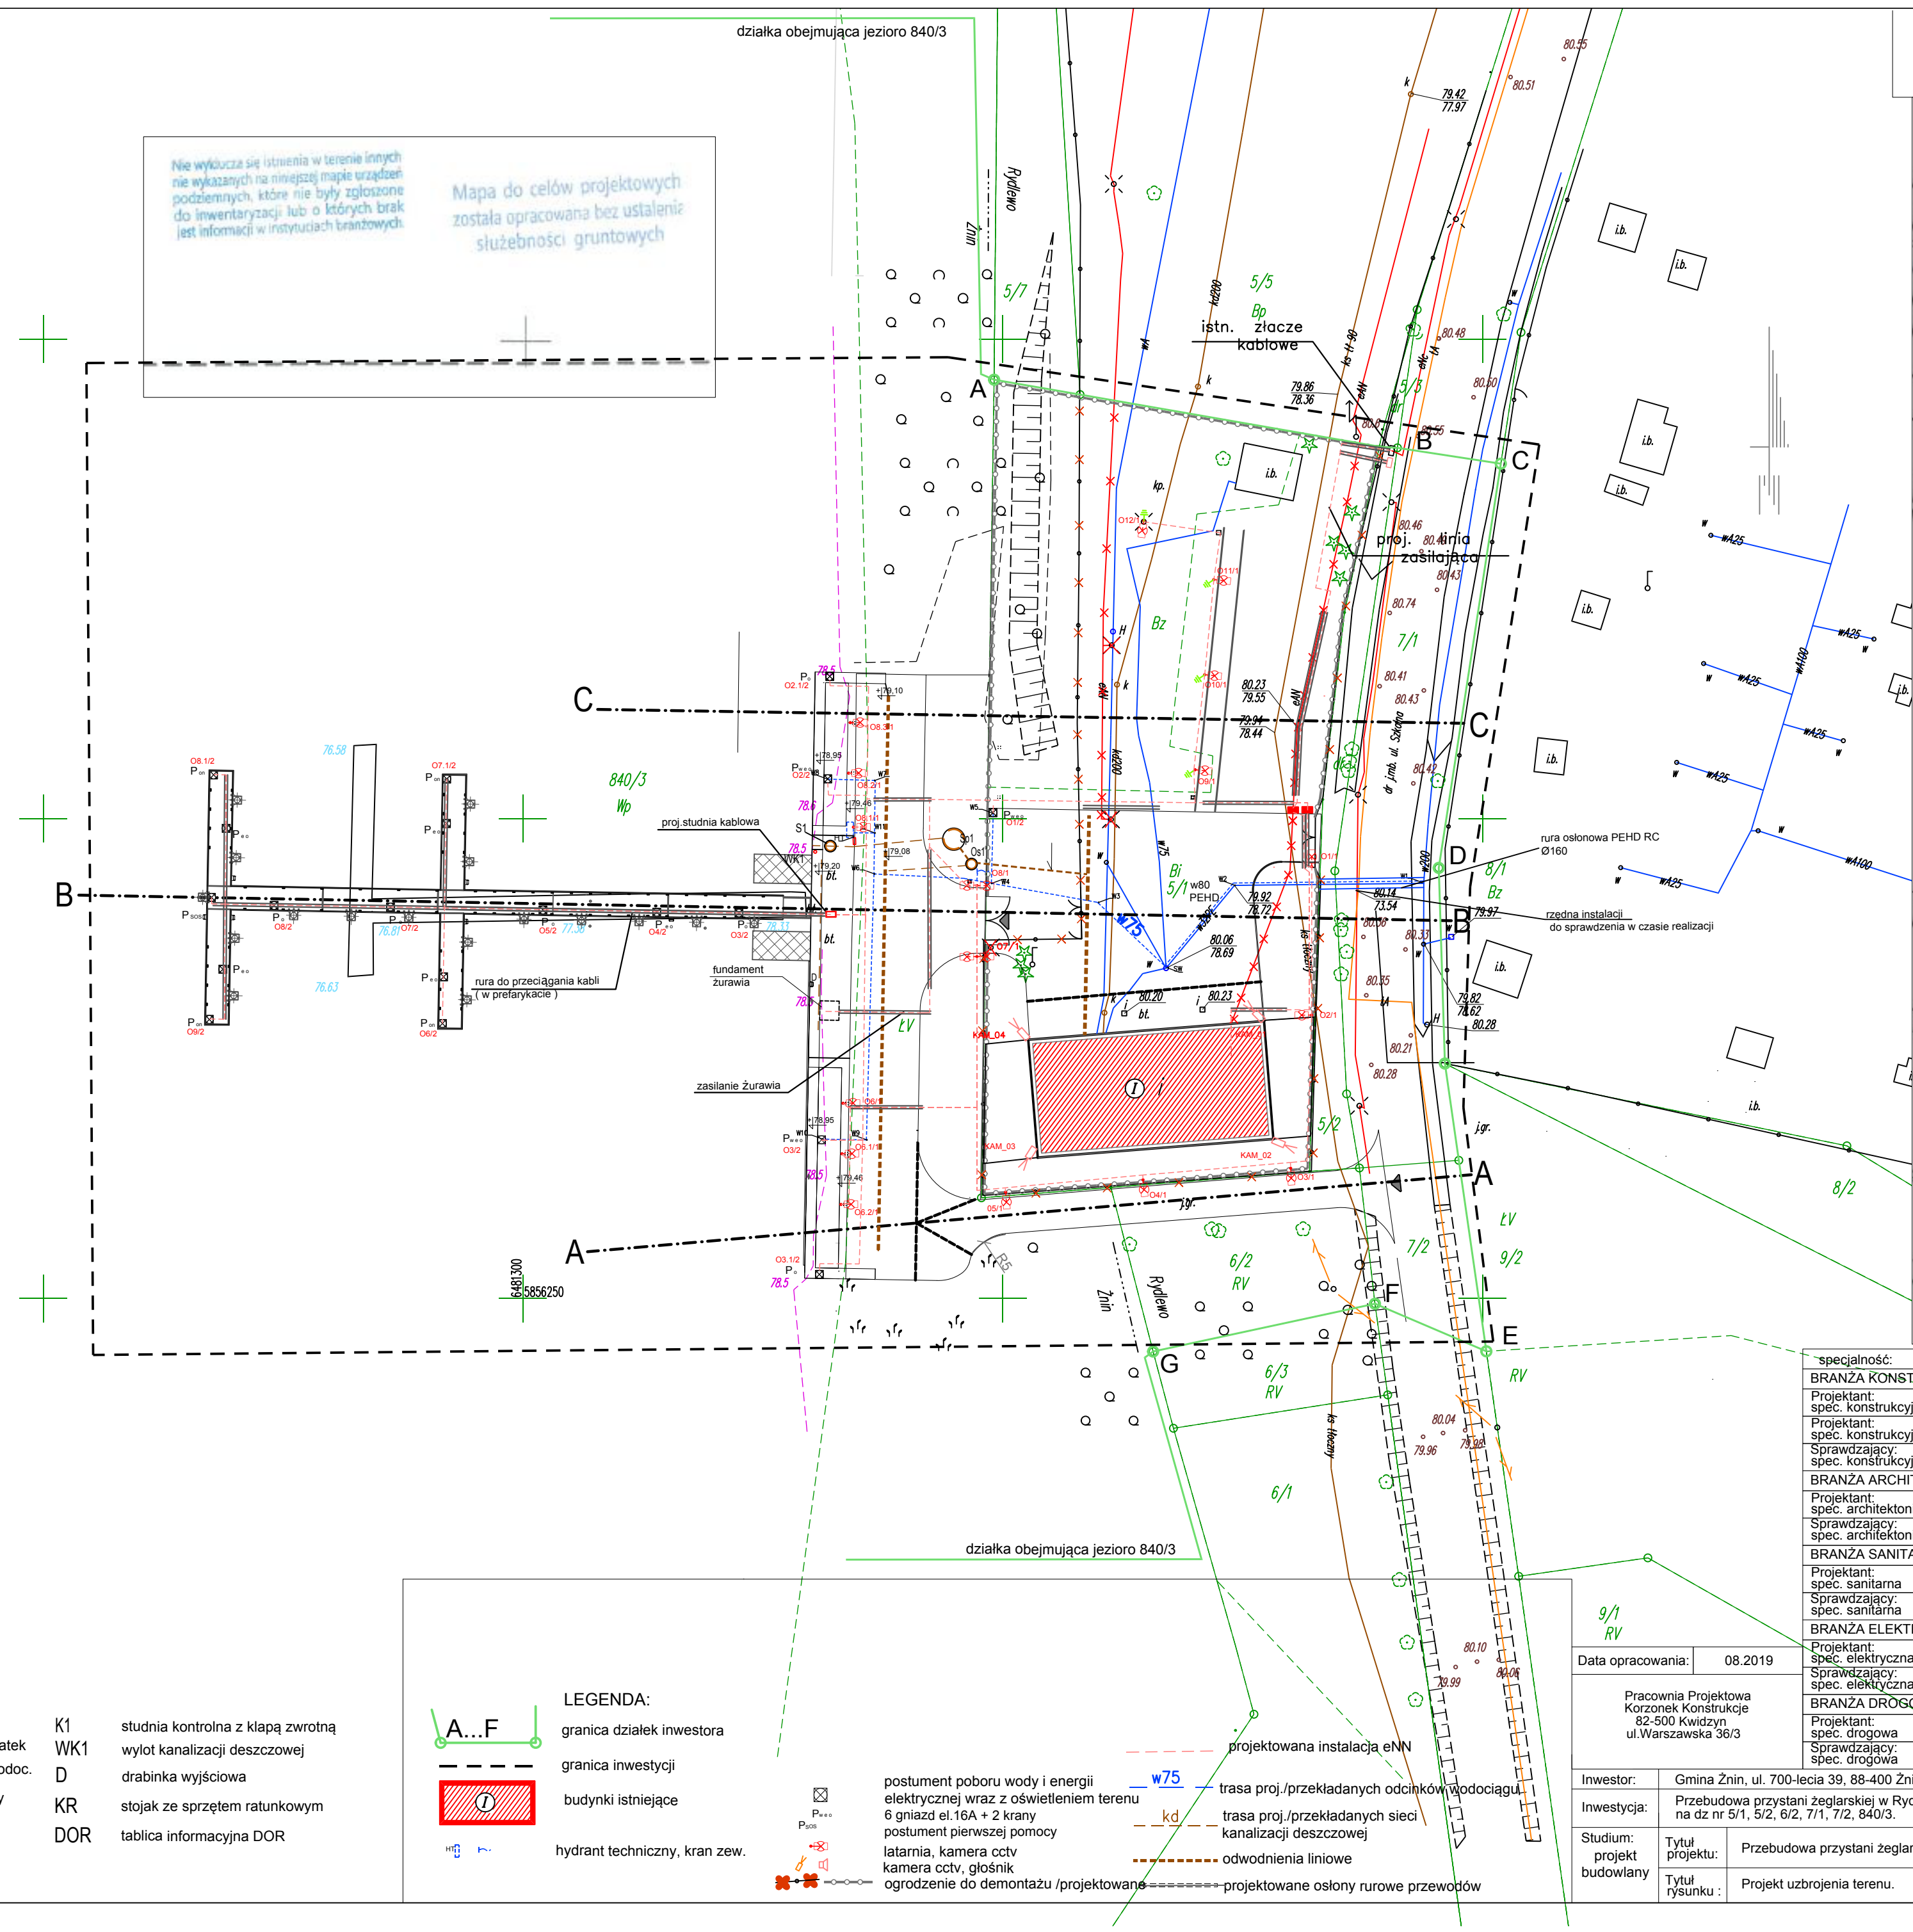

| specjalność: | Imię i Nazwisko: | Nr upr.: | Podpis: |
|--------------------------------------|---------------------|------------------|---------|
| BRANŻA KONSTRUKCYJNA | | | |
| Projektant: spec. konstrukcyjna | Maciej Korzonek | POM/0318/POOK/13 | |
| Projektant: spec. konstrukcyjna | Krzysztof Kryża | POM/0308/POOK/14 | |
| Sprawdzający: spec. konstrukcyjna | Marcin Sotysek | POM/0114/POOK/10 | |
| BRANŻA ARCHITEKTURA | | | |
| Projektant: spec. architektoniczna | Konrad Trojanowski | 522/POOK/2012 | |
| Sprawdzający: spec. architektoniczna | Anna Biesiadecka | 533/POOK/2013 | |
| BRANŻA SANITARNA | | | |
| Projektant: spec. sanitarna | Marcin Surowiec | POM/0016/POOS/05 | |
| Sprawdzający: spec. sanitarna | Paweł Lesman | POM/0056/POOS/10 | |
| BRANŻA ELEKTRYCZNA | | | |
| Projektant: spec. elektryczna | Dariusz Samulak | POM/0013/PWOE/12 | |
| Sprawdzający: spec. elektryczna | Joanna Krupa | POM/0316/PBE/18 | |
| BRANŻA DROGOWA | | | |
| Projektant: spec. drogowa | Łukasz Kotulski | POM/0331/PWBD/15 | |
| Sprawdzający: spec. drogowa | Maciej Potrzebowski | POM/0032/PWBD/15 | |

Data opracowania: 08.2019

Pracownia Projektowa Korzonek Konstrukcje
82-500 Kwidzyn
ul. Warszawska 36/3

Investor: Gmina Żnin, ul. 700-lecia 39, 88-400 Żnin

Investycja: Przebudowa przystani żeglarskiej w Rydlewie nad jeziorem Żnińskim Małym na dz nr 5/1, 5/2, 6/2, 7/1, 7/2, 840/3.

Studium: Tytuł projektu: Przebudowa przystani żeglarskiej w Rydlewie.

Projekt budowlany: Tytuł rysunku: Projekt uzbrojenia terenu.

- SW1 studnia wodomierzowa
- PPW1 punkt poboru wody na statek
- W1 punkt połączenia sieci wodoc.
- HP hydrant przeciwpożarowy
- D1.1 studnia kan. deszczowej
- Sep1 separator
- Os1 osadnik
- K1 studnia kontrolna z klapą zwrotną
- WK1 wylot kanalizacji deszczowej
- D drabinka wyjściowa
- KR stojak ze sprzętem ratunkowym
- DOR tablica informacyjna DOR

- LEGENDA:**
- A...F granica działek inwestora
 - granica inwestycji
 - Ⓡ budynki istniejące
 - Ⓜ hydrant techniczny, kran zw.

- postument poboru wody i energii elektrycznej wraz z oświetleniem terenu
- 6 gniazd el.16A + 2 krany
- postument pierwszej pomocy
- latarnia, kamera cctv
- kamera cctv, głośnik
- ogrodzenie do demontażu /projektowane
- w75 trasa proj./przekładanych odcinków wodociągu
- kd trasa proj./przekładanych sieci kanalizacji deszczowej
- odwodnienia liniowe
- projektowane osłony rurowe przewodów