


bazis orientasi
sistem koordinat
- titik datar



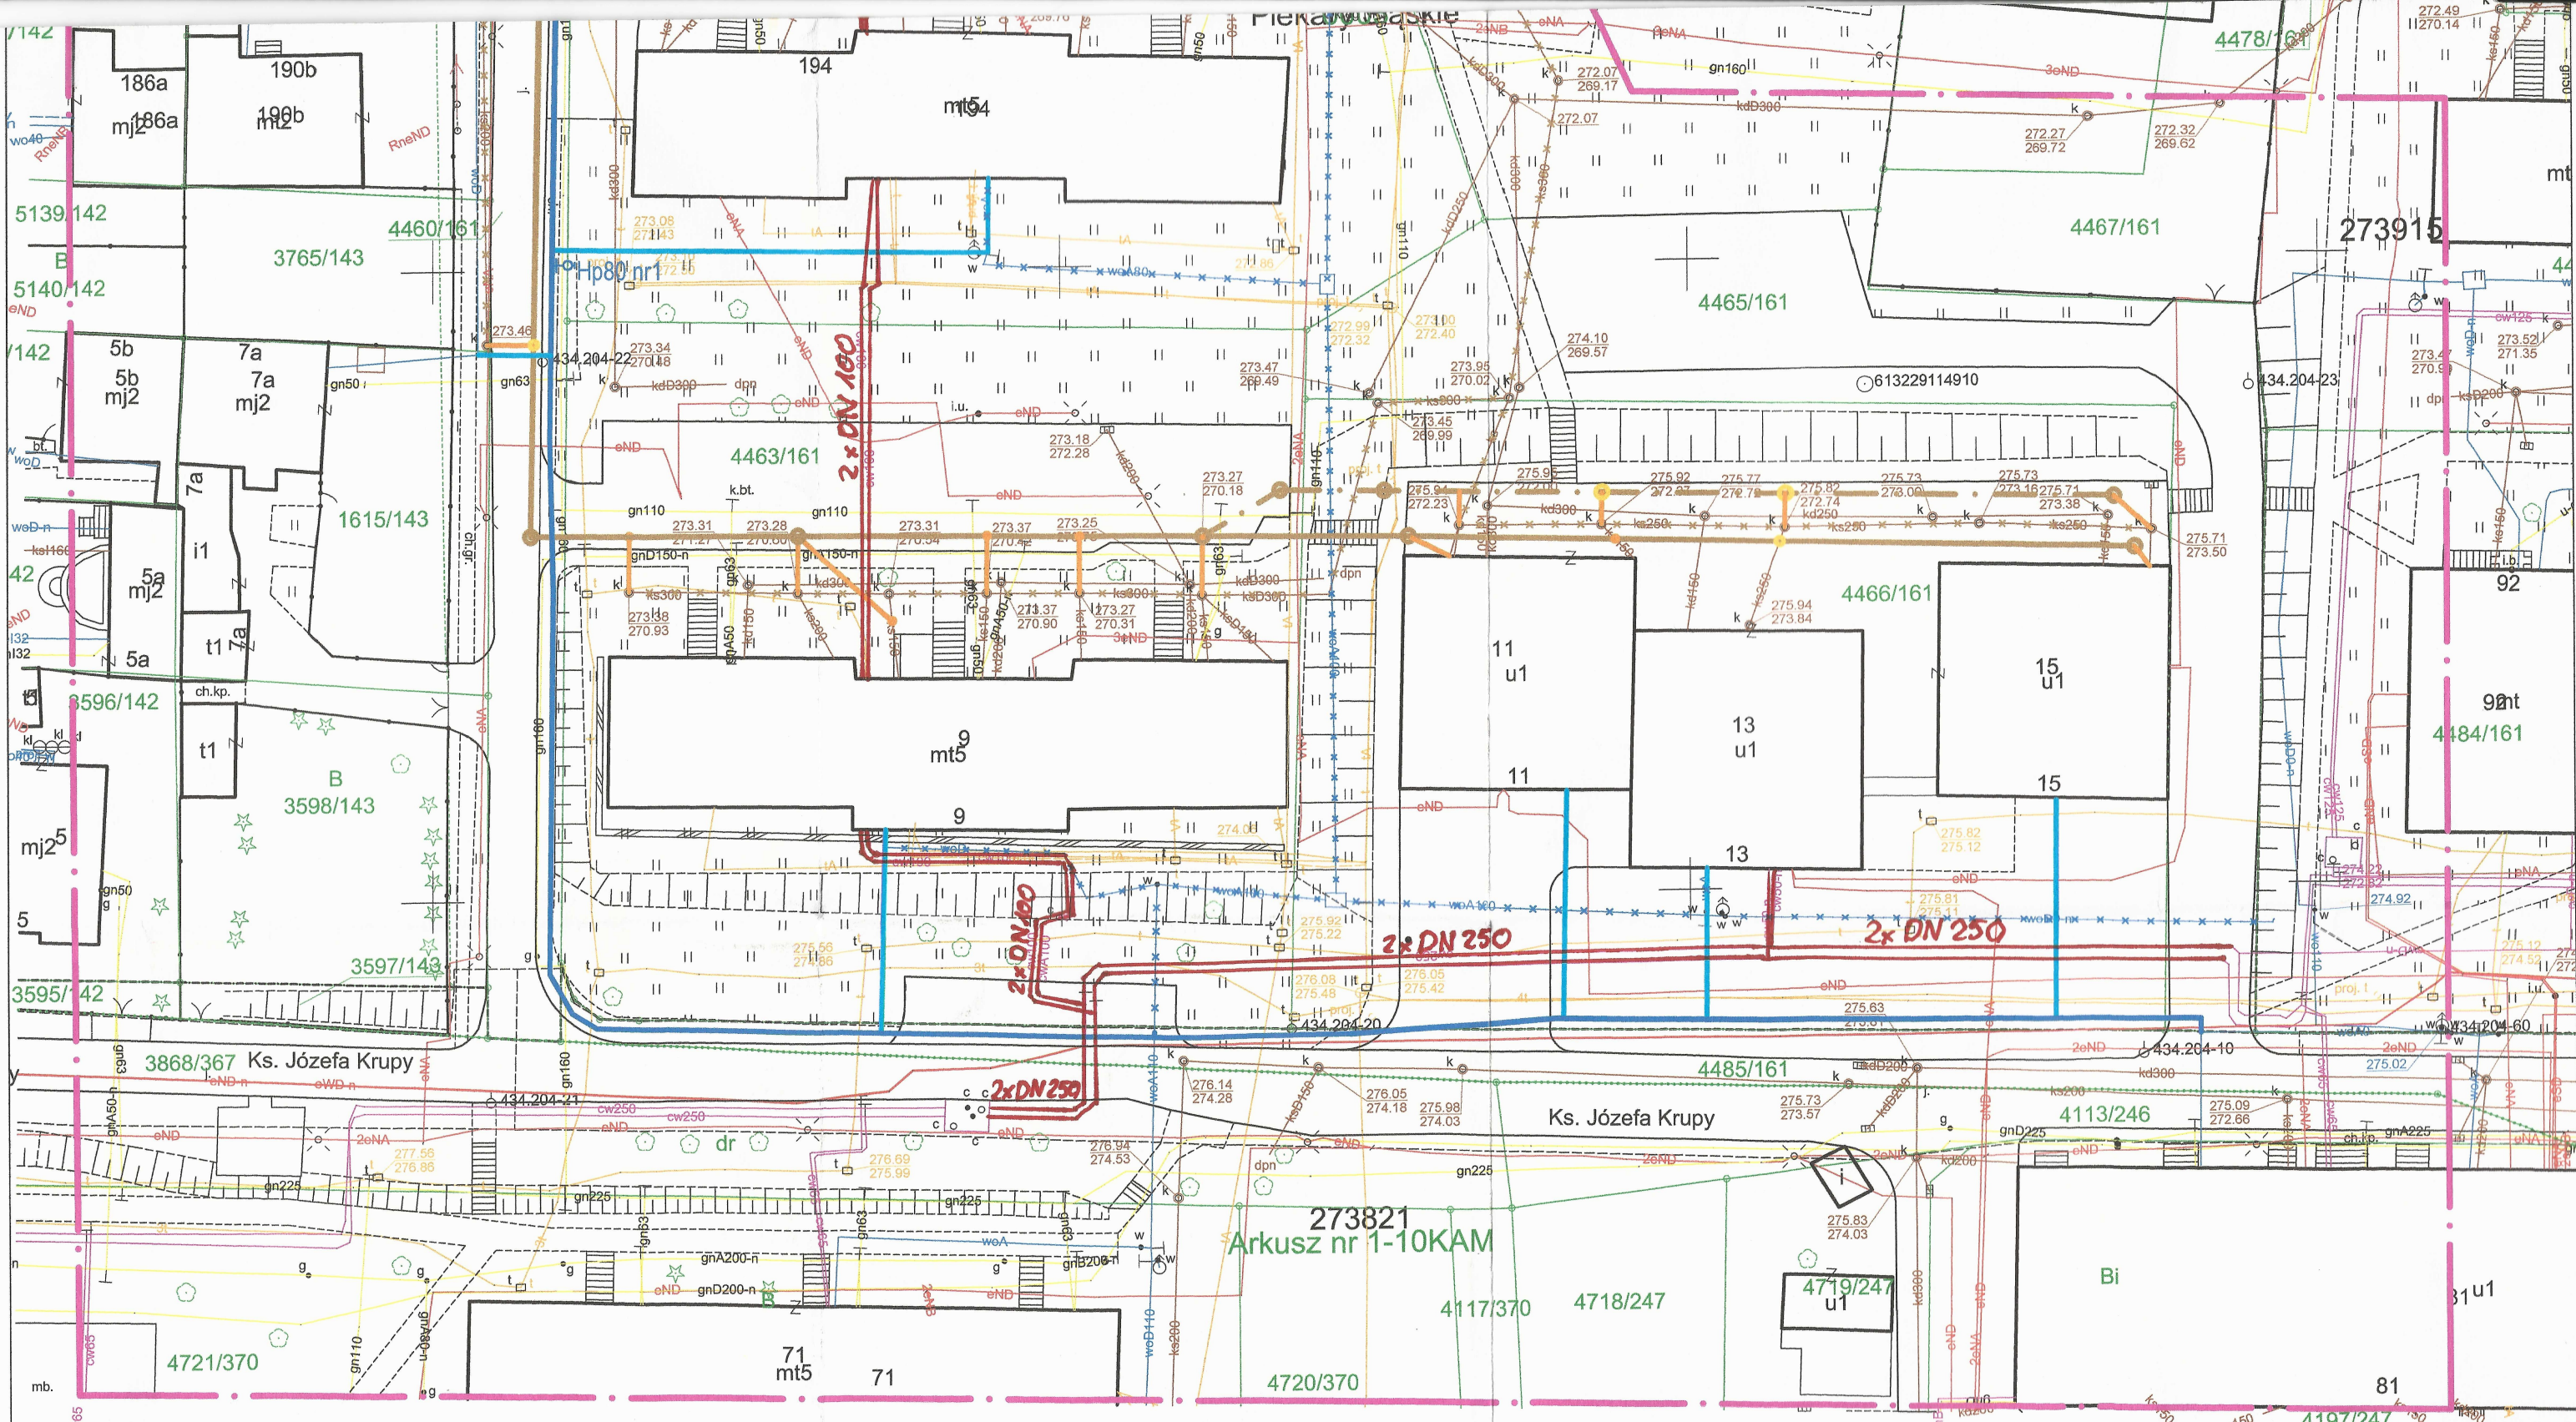

— — — — — - sieć ciepłownicza
wysokoparametrowa
izolowana

06.09.2019

Z-ca Kierownika
Zakładu Ciepłowniczego

Wojciech Marulewski

SPÓŁDZIELNIA MIESZKAŃCÓW
W PIEKARACH ŚLĄSKICH
ZAKŁAD CIEPŁOWNICZY
ul. M.C. Skłodowskiej, 83a
41-949 Piekary Śląskie
tel. 287-95-78, 288-40-80

LEGENDA:

- projektowany wodociąg Dz 125mm
- projektowane przyłącza do budynków Dz 90mm, Dz 63mm, Dz 50mm
- projektowana kanalizacja sanitarna Ø200mm
- projektowana ks Ø200mm - trasa wariantowa
- projektowane przyłącza kanalizacji sanitarnej Ø200mm, Ø160mm
- istniejące sieci wodociągowe do likwidacji
- istniejące sieci kanalizacyjne do likwidacji
- zakres opracowania

JEDNOSTKA PROJEKTUJĄCA: WODKAN - PROJEKT Barbara Auguściak					
41-200 Sosnowiec, ul. Patriotów 7B/1, tel. 885 04 55 55, barbara_auguciak@poczta.onet.pl					
INWESTOR: Miejskie Przedsiębiorstwo Wodociągów i Kanalizacji spółka z o.o. 41-946 Piekary Śląskie ul. Roździeńskiego 38					
NAZWA INWESTYCJI: "Budowa sieci wodociągowej i kanalizacji sanitarnej w rejonie ulicy Nankera 194 i Krupy w rejonie budynków 9-15 w Piekarach Śląskich"					DATA OPRACOWANIA: 26.11.2019r.
RODZAJ OPRACOWANIA: PROJEKT BUDOWLANY					NR RYSUNKU: 2
TYTUŁ RYSUNKU: PROJEKT ZAGOSPODAROWANIA TERENU					SKALA: 1:500
PROJEKTANT:	NR UPR.:	PODPIS:	SPRAWDZAJĄCY:	NR UPR.:	PODPIS:
mgr inż. Barbara Auguściak	WZUIA nr 132/84		mgr inż. Marek Wilczok	SLK/2075/POOS/08	