


RZUT PARTERU

skala 1:140

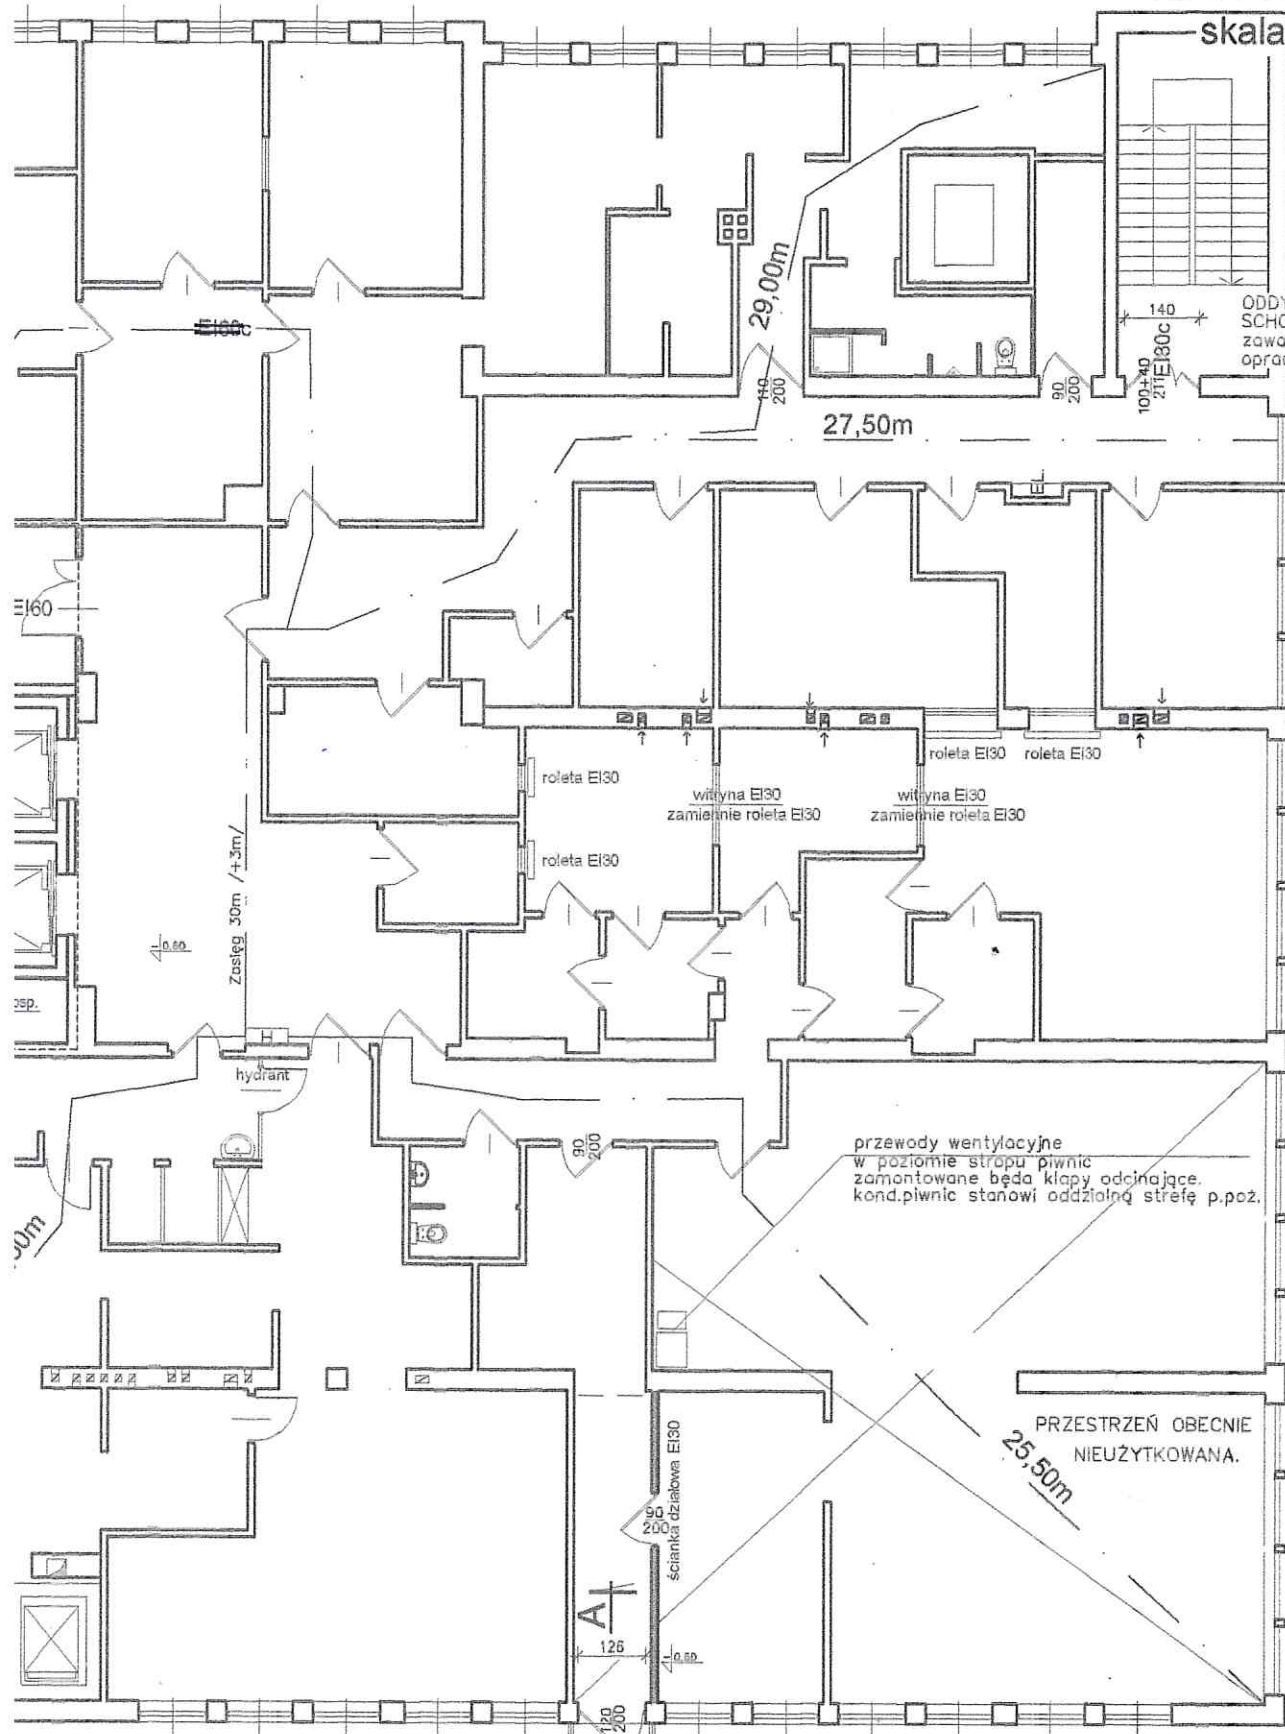

ODDYMIANIE KLATKI SCHODOWEJ zawarte w odrębnym opracowaniu.

przewody wentylacyjne w poziomie strypu piwnic zamontowane będą klapy odcinające. kond.piwnic stanowi oddzielną strefę p.poz.

PRZESTRZEŃ OBECNIE NIEUŻYTKOWANA.

PRACOWNIA ARCHITEKTONICZNA IZABELA PARULSKA
10-506 OLSZTYN, UL. WKĘTRZYŃSKIEGO 5 lok.2, TEL. 508 27 38 66

Projekt budowlany przystosowania pom.szpitala MSWiA do warunków p.poz. m.Olsztyn, działka o nr.geod. 25-6, Al.Wojska Polskiego 37.

Rzut parteru	1:140
AVTOR mgr inż. arch. Izabela Parulska upr. nr 25/98/OL	sierpień 2019
	A-1

10