


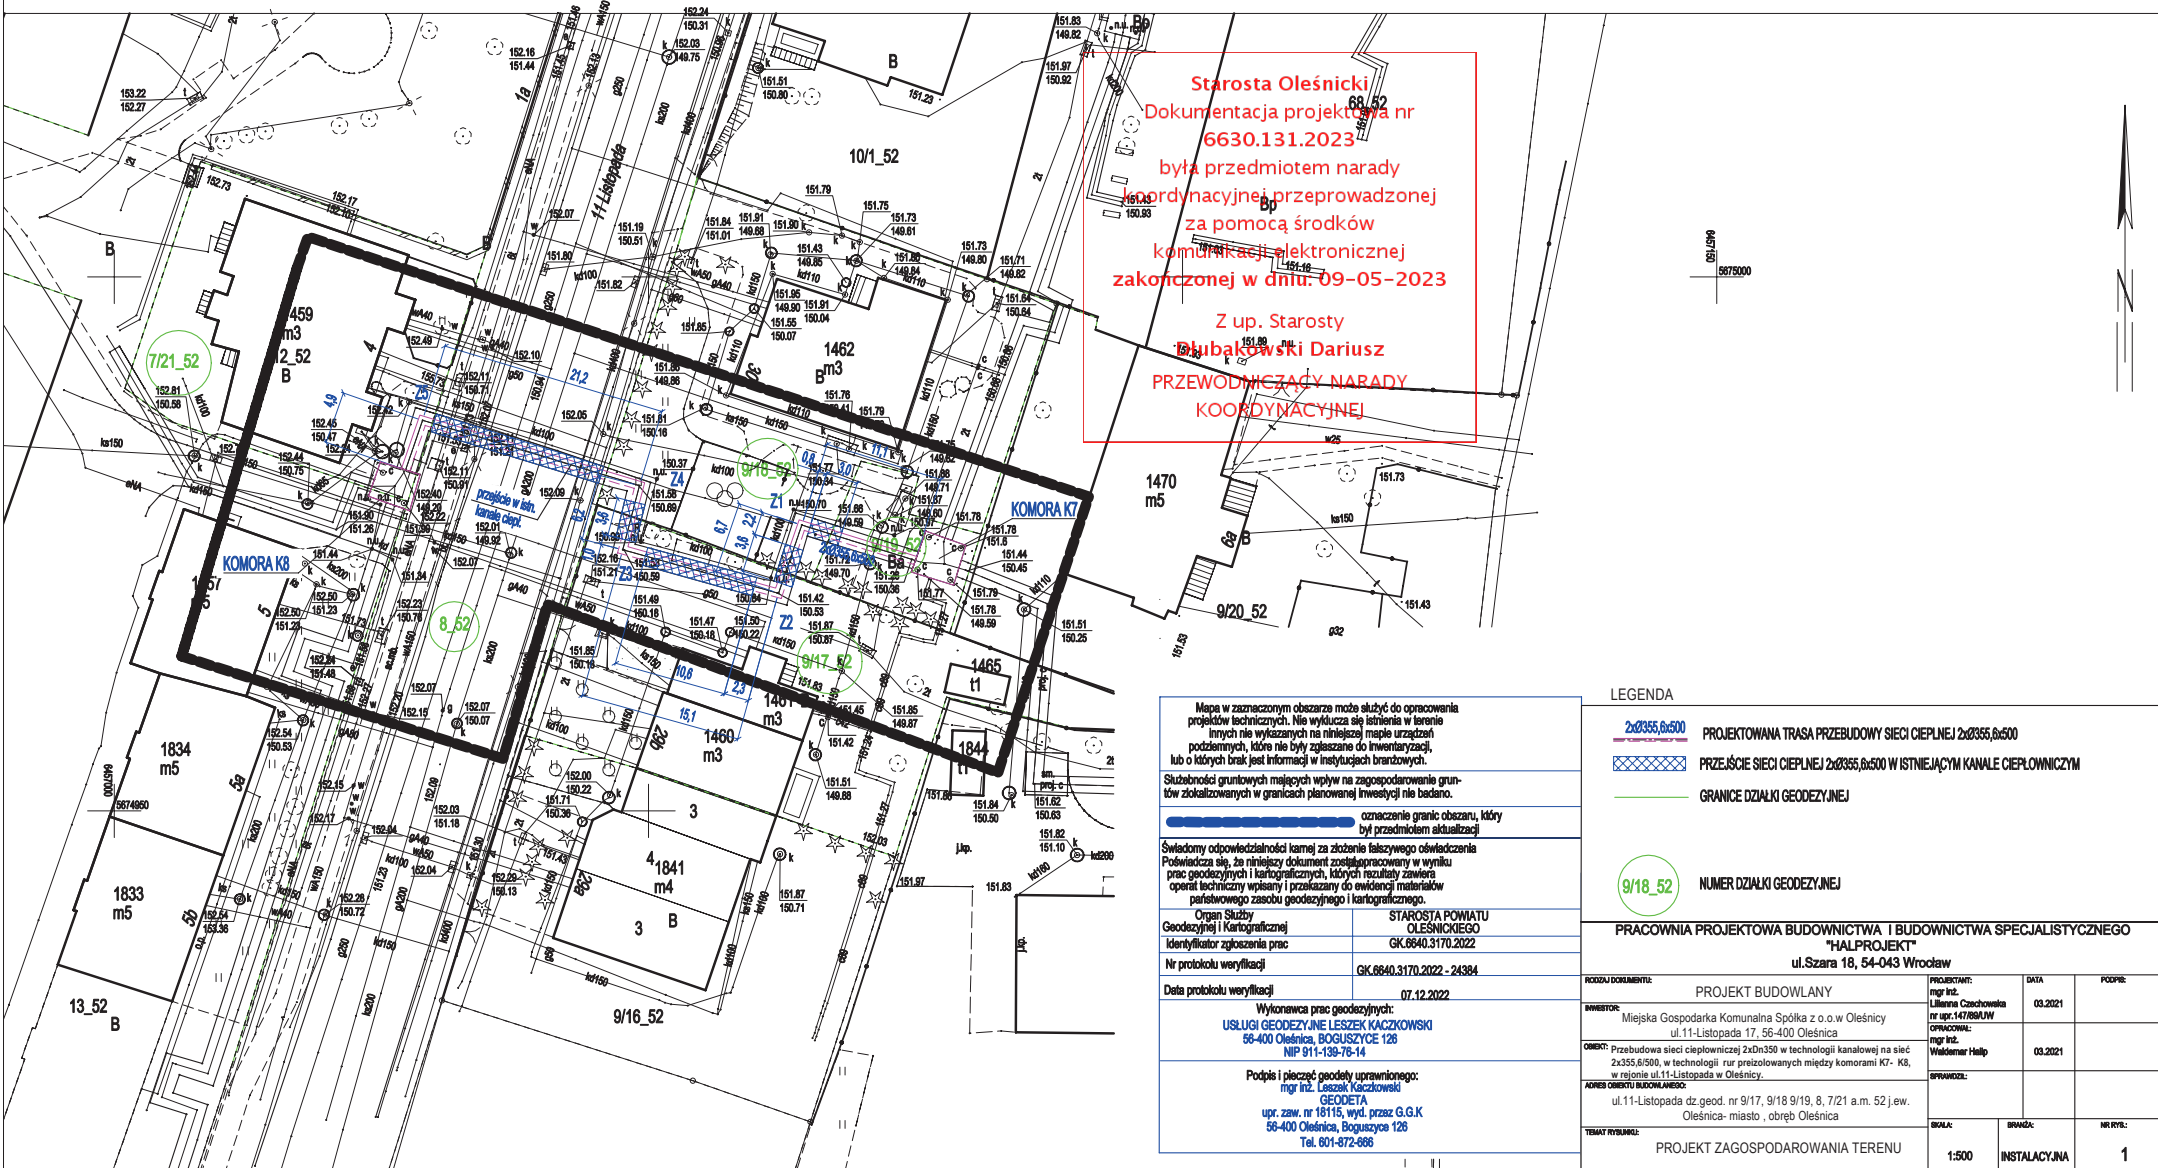

**MAPA DO CELÓW PROJEKTOWYCH**  
Sekcje mapy: 6.150.15.04.1.1; 6.151.15.24.3.3  
**SKALA 1:500**

Układ odniesienia: PL-ETRF89, układ wsp. płaskich: PL-2000 strefa 6 (18°), układ wys.: PL-EVRF2007-NH

Województwo: *dolnośląskie*  
Powiat: *oleśnicki*  
Jednostka ewidencyjna: *Oleśnica - miasto*  
Obręb: *Oleśnica*  
Arkusz: *52*  
Działka: *7/21, 7/23, 8, 9/17, 9/18,*



Mapa w zaznaczonym obszarze może służyć do opracowania projektów technicznych. Nie wyklucza się istnienia w terenie innych nie wykazanych na niniejszej mapie urządzeń podziemnych, które nie były zgłoszone do Inwentaryzacji, lub o których brak jest informacji w Instytucjach branżowych.

Słubności gruntowych mających wpływ na zagospodarowanie gruntów zlokalizowanych w granicach planowanej inwestycji nie badano.

--- oznaczenie granic obszaru, który był przedmiotem aktualizacji

Świadomy odpowiedzialności kamej za złożenie fałszywego oświadczenia Powiadamia się, że niniejszy dokument został opracowany w wyniku prac geodezyjnych i kartograficznych, których rezultaty zawiera operat techniczny pisany i przekazany do ewidencji materiałów państwowego zasobu geodezyjnego i kartograficznego.

Organ Służby Geodezyjnej i Kartograficznej: STAROSTA POWIATU OLEŚNICKIEGO  
Identyfikator zgłoszenia prac: GK.6640.3170.2022  
Nr protokołu weryfikacji: GK.6640.3170.2022 - 24384  
Data protokołu weryfikacji: 07.12.2022

Wykonawca prac geodezyjnych:  
**USŁUGI GEODEZYJNE LESZEK KACZKOWSKI**  
56-400 Oleśnica, BOGUSZYCE 128  
NIP 911-139-78-14

Podpis i pieczęć geodety uprawnionego:  
mgr inż. Leszek Kaczkowski  
GEODETA  
upr. zaw. nr 18115, wyd. przez G.G.K  
56-400 Oleśnica, Boguszyce 128  
Tel. 801-872-686

LEGENDA			
	2xØ355,6x500	PROJEKTOWANA TRASA PRZEBUDOWY SIECI CIEPŁEJ 2xØ355,6x500	
		PRZEJŚCIE SIECI CIEPŁEJ 2xØ355,6x500 W ISTNIEJĄCYM KANALE CIEPLOWNICZYM	
		GRANICE DZIAŁKI GEODEZYJNEJ	
	9/18_52	NUMER DZIAŁKI GEODEZYJNEJ	
<b>PRACOWNIA PROJEKTOWA BUDOWNICTWA I BUDOWNICTWA SPECJALISTYCZNEGO "HALPROJEKT"</b>			
ul. Szara 18, 54-043 Wrocław			
ROZDZIAŁ DOKUMENTU:	PROJEKT BUDOWLANY	PROJEKTANT:	DATA
BRYNTER:	Miejska Gospodarka Komunalna Spółka z o.o.w Oleśnicy ul.11-Listopada 17, 56-400 Oleśnica	mgr inż. Liliana Czachowiana nr upr.147984/W	03.2021
OBIEKT:	Przebudowa sieci ciepłowniczej 2xØ355 w technologii kanalowej na sieć 2xØ355,6x500, w technologii rur przetworzonych między komorami K7- K8, w rejonie ul.11-Listopada w Oleśnicy.	mgr inż. Waldemar Heliop	03.2021
ADRES OBIEKTU BUDOWLANEGO:	ul.11-Listopada dz.geod. nr 9/17, 9/18 9/19, 8, 7/21 a.m. 52 j.e.w. Oleśnica- miasto , obręb Oleśnica	SPRAWDZĄCY:	
TEMAT PRZEBUDOWY:	PROJEKT ZAGOSPODAROWANIA TERENU	SKALA:	BRANŻA:
		1:500	INSTALACYJNA
			NR STR.: 1