

MAPA SYTUACYJNO-WYSOKOŚCIOWA
Z INWENTARYZACJĄ URZĄDZEŃ PODZIEMNYCH
skala 1:500
MAPA DO CEŁÓW PROJEKTOWYCH

obiekt: GDYŃA, ul. Stryjska, Wielkopolska, Aleja Zwycięstwa
Jednostka ewidencyjna: 226201_1 M. Gdynia
Obręb: 0022 Orłowo, 0025 Redłowo
Nr sekcji: 6.223.25.03.1.16.224.25.22.4.4
Nr działki: Orłowo 112/2, Redłowo 57/2, 501
Mapę zaktualizowano na dzień: 2019.05.22
Układ współrzędnych: "2000"
Układ odniesienia: Lokalny - "H mapy"
ID Pracy: PNO.6640.1009.2019
Data: 2019.05.27

— zakres opracowania
— służebności gruntowe
— linie rozgraniczające
— linie zabudowy
— rosie ulic, dróg

Uwaga! Nie wyklucza się istnienia innych, nie wykazanych na niniejszej mapie urządzeń podziemnych, które nie były zgłoszone do inwentaryzacji, -subskrypcyjnie jest informacja - weryfikacja przed realizacją.

Znaki osnowy geodezyjnej podlegają ochronie (art. 15 Prawo geodezyjne i kartograficzne). Pomiar szczegółów terenowych metodą bezpośrednią bez prawnego ustalenia granic działek.

Teren zamknięty (wg. Prawo geodezyjne i kartograficzne)


Wykonanie niniejszej mapy nie było poprzedzone ustaleniami dotyczącymi ewentualnych służebności gruntowych obciążających grunty położone w granicach projektowanej inwestycji (subskrypcji).

Wykonawca: Karolina Kociemska

GEODETA WYKAWIONY
 mgr inż. Karolina Kociemska
 nr upraw. 6400K22882

FIRMA USŁUGOWO-HANDLOWA "DIAZ"
 80-423 Gdańsk, ul. Chrobrego 75
 tel./fax 58 520-16-01
 NIP 584-095-62-69
 KOMPLEKSOWE USŁUGI GEODEZYJNE

Posiadaćca sta, to niniejszy dokument został opracowany w wyniku prac geodezyjnych i kartograficznych. Kłótnie rezultaty zawiera operat techniczny wpisany do ewidencji materiałów geodezyjnego i kartograficznego	
Organ prowadzący parafosowy zasób geodezyjny i kartograficzny	Urząd Miasta Gdyni Wydział Gospodarki Nieruchomościami i Geodezją Ośrodek Dokumentacji Geodezyjnej i Kartograficznej
Identyfikator ewidencyjny materiału zasobu - operatu technicznego	P.2262. 2019. 1029
Data wpisania operatu technicznego do ewidencji materiałów zasobu	28.05.2019
Imię, nazwisko i podpis osoby reprezentującej organ	PODINSPEKTOR Ewa Szurmach

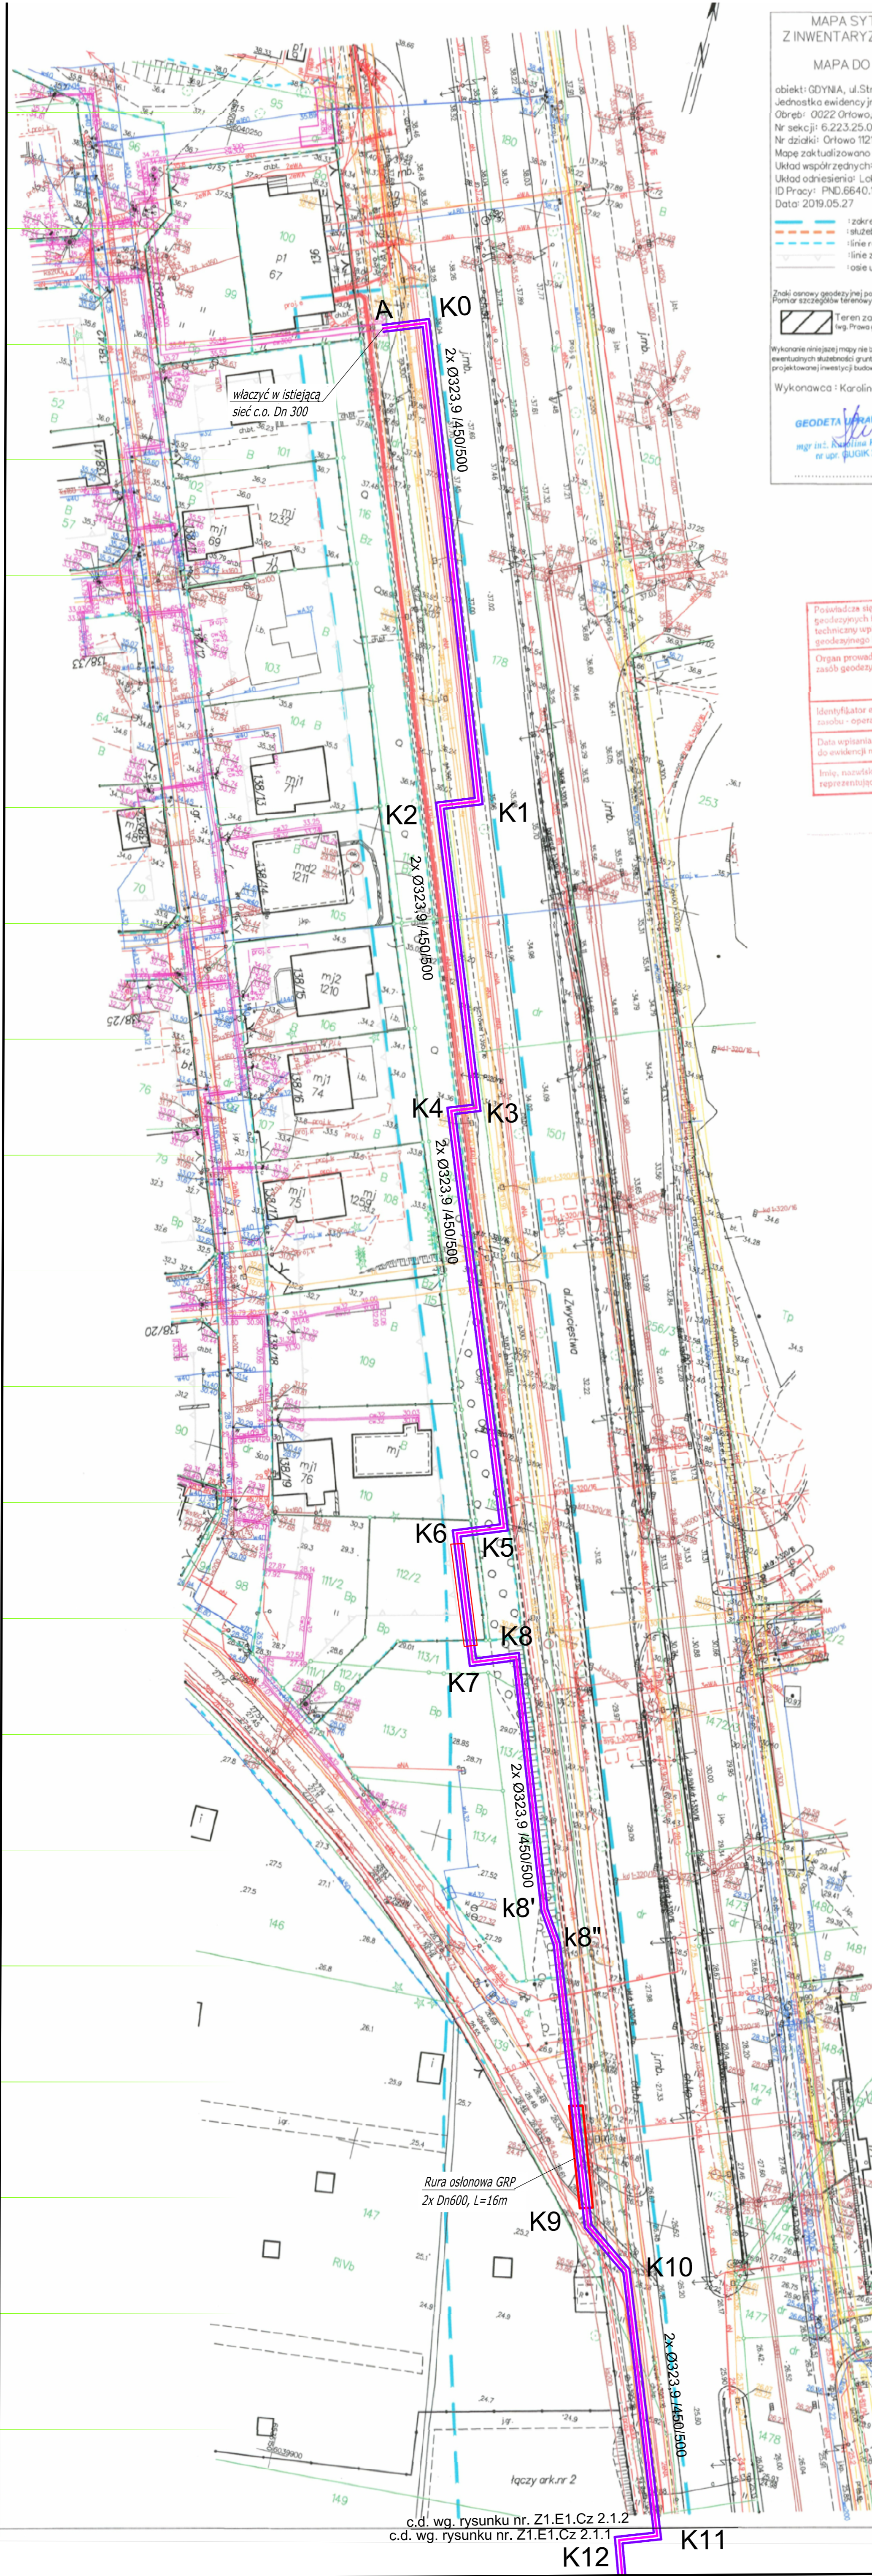

LEGENDA :

- projektowana sieć ciepłownicza
- kolano preizolowane
- dzielone rury osłonowe do kabli typu APS, np. Arot L=3m
- Rura osłonowa GRP kolano preizolowane

c.d. wg. rysunku nr. Z1.E1.Cz.2.1.2
c.d. wg. rysunku nr. Z1.E1.Cz.2.1.1

Tytuł projektu: Ograniczenie niskiej emisji poprzez likwidację lokalnych węglowych źródeł ciepła i budowę wysokoparowej sieci ciepłowniczej od ul. Stryjskiej w kierunku Placu Górnolaskiego w Gdyni	
PROJEKT WYKONAWCZY U 1_1	
Budowa magistralnej sieci ciepłowniczej wysokoparowej od ul. Stryjskiej do ul. Wielkopolskiej - Etap I - Cześć 2	
spec. san. mgr inż. Bogumiła Bistrin-Małek	POM0029POSO04
spec. san. mgr inż. Jacek Mariszewski	1170490
PROJEKT ZAGOSPODAROWANIA TERENU SIECI CIEPŁEJ od AL. ZWYCIĘSTWA 138 do ul. Wielkopolskiej - ARKUSZ 1	
05.2019	1:500
Z1.E1.Cz.2.1.1	