 





**MAPA DO CELÓW PROJEKTOWYCH**  
Sekcje mapy: 6.150.15.04.1.1; 6.151.15.24.3.3  
**SKALA 1:500**

Układ odniesienia: PL-ETRF89, układ wsp. płaskich: PL-2000 sfera 6 (18°), układ wys.: PL-EVRF2007-NH

Województwo: dolnośląskie  
Powiat: oleśnicki  
Jednostka ewidencyjna: Oleśnica - miasto  
Obręb: Oleśnica  
Arkusz: 52  
Działka: 7/21, 7/23, 8, 9/17, 9/18,

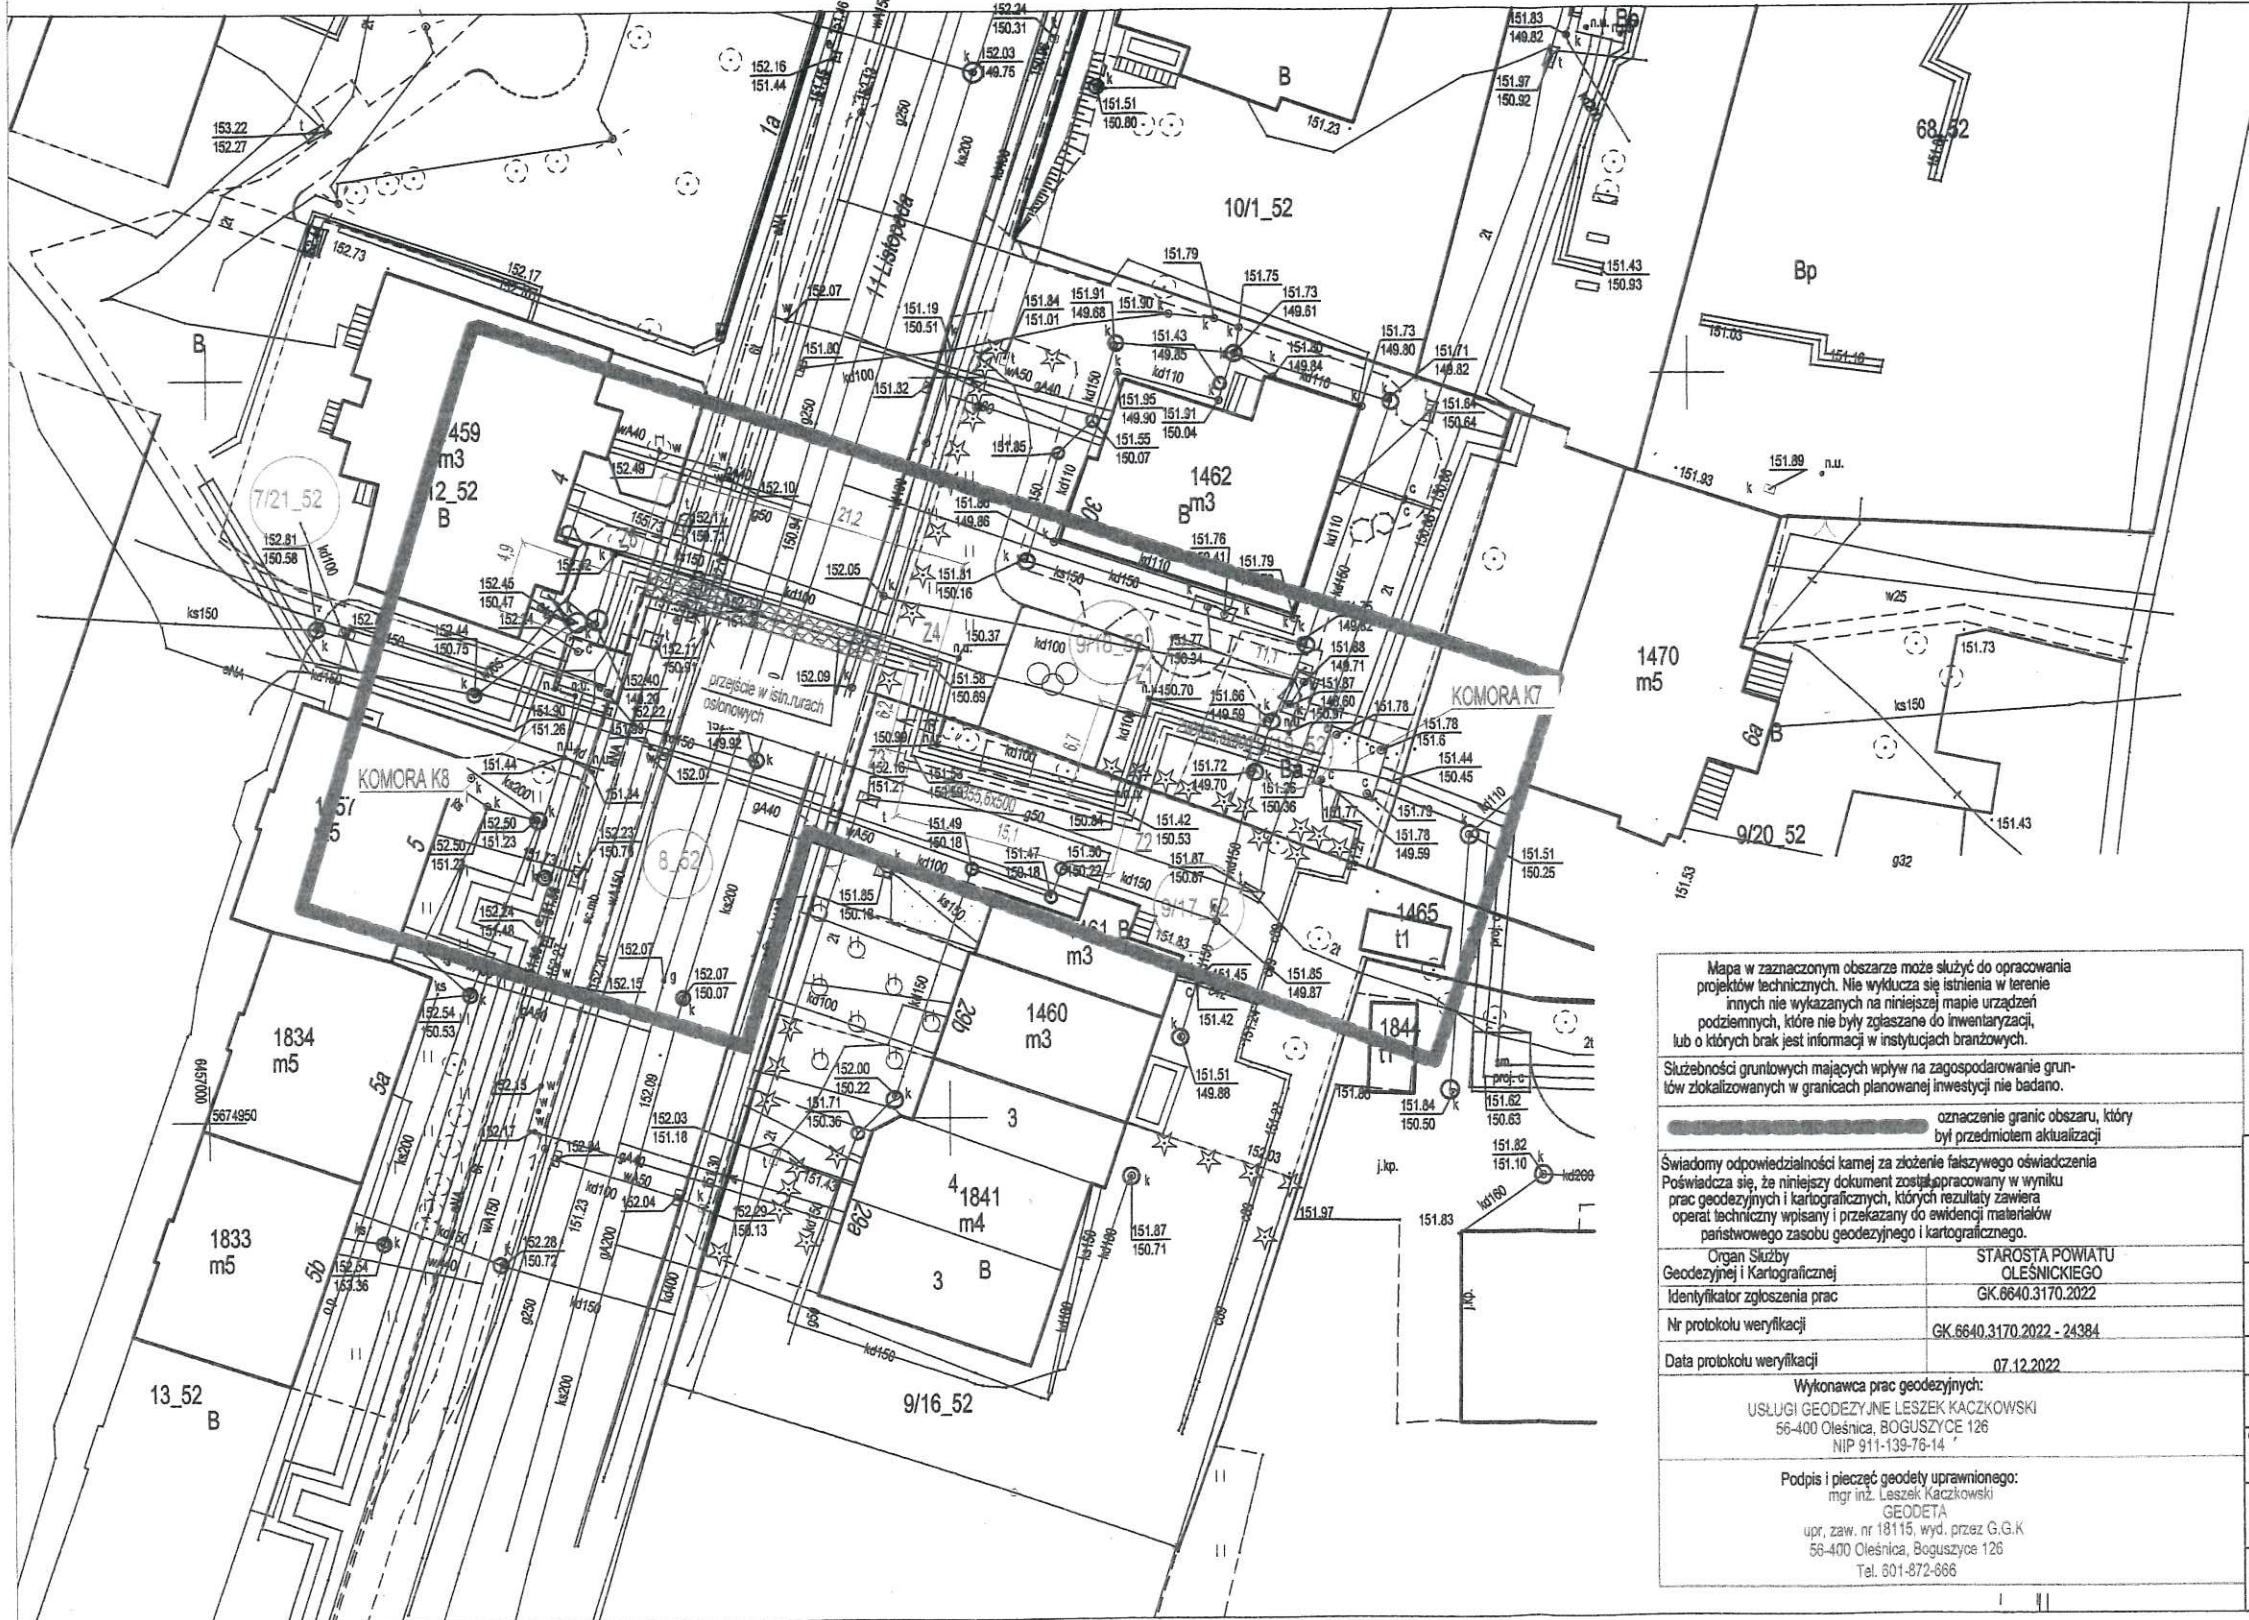

**ZA ZGODNOŚĆ  
Z ORYGINAŁEM**

mgr inż. Lilianna Czechowska  
uprawnienia budowlane do projektowania  
bez ograniczeń w specjalności instalacyjnej  
w zakresie sieci instalacji i urządzeń:  
wodociągów i kanalizacyjnych, ciepłych  
wodociągów i kanalizacyjnych, gazowych  
i ciepłowniczych

ZARZĄDNIK NR. ....  
DO DECYZJI DDP-DT. 6853  
NR. 31.2023.19  
ZDZIA. 1.1.04.2023.

Mapa w zaznaczonym obszarze może służyć do opracowania projektów technicznych. Nie wyklucza się istnienia w terenie innych nie wykazanych na niniejszej mapie urządzeń podziemnych, które nie były zgłaszane do inwentaryzacji, lub o których brak jest informacji w instytucjach branżowych.

Służebności grunтовых mających wpływ na zagospodarowanie grunтов zlokalizowanych w granicach planowanej inwestycji nie badano.

..... oznaczenie granic obszaru, który był przedmiotem aktualizacji

Świadomy odpowiedzialności kamej za złożenie fałszywego oświadczenia  
Poświadczam, że niniejszy dokument został opracowany w wyniku prac geodezyjnych i kartograficznych, których rezultaty zawiera operat techniczny wpisany i przekazany do ewidencji materiałów państwowego zasobu geodezyjnego i kartograficznego.

Organ Służby Geodezyjnej i Kartograficznej: STAROSTA POWIATU OLEŚNICKIEGO  
Identyfikator zgłoszenia prac: GK.6640.3170.2022  
Nr protokołu weryfikacji: GK.6640.3170.2022 - 24384  
Data protokołu weryfikacji: 07.12.2022

Wykonawca prac geodezyjnych:  
USŁUGI GEODEZYJNE LESZEK KACZKOWSKI  
56-400 Oleśnica, BOGUSZYCE 126  
NIP 911-139-76-14

Podpis i pieczęć geodety uprawnionego:  
mgr inż. Leszek Kaczkowski  
GEODETA  
upr. zaw. nr 18115, wyd. przez G.G.K.  
56-400 Oleśnica, Boguszyce 126  
Tel. 801-872-866

UWAGA			
2x048.3/10		PROJEKTOWANA SIĘĆ CIEPŁA	
		GRANICE DZIAŁKI GEODEZYJNEJ	
PRACOWNIA PROJEKTOWA BUDOWNICTWA I BUDOWNICTWA SPECJALISTYCZNEGO "HALPROJEKT" ul. Szara 18, 54-043 Wrocław			
RODZAJ DOKUMENTU:	PROJEKT BUDOWLANY	PROJEKTANT:	DATA:
INWESTOR:	Miejscia Gospodarka Komunalna Spółka z o.o.w Oleśnicy ul.11-Listopada 17, 56-400 Oleśnica	mgr inż. Lilianna Czechowska nr upr.147/89/AUW	03.2021
OBIEKT:	Przebudowa sieci ciepłowniczej 2x2x350 w technologii kanalowej na sieć 2x355,6/500, w technologii rur przelotowych między komorami K7- K8, w rejonie ul.11-Listopada w Oleśnicy.	OPRACOWAŁ: mgr inż. Waldemar Halp	03.2021
ADRES OBIEKTU BUDOWANEGO:	ul.11-Listopada dz.geod. nr 9/17, 9/18 9/19, 8, 7/21 a.m. 52 j.w. Oleśnica - miasto, obręb Oleśnica	SPRAWDZIŁ:	
TEMAT RYSUNKU:	PROJEKT ZAGOSPODAROWANIA TERENU	SKALA:	BRANŻA:
		1:500	INSTALACYJNA
			NR RYS.: 1