

MAPA DO CELÓW PROJEKTOWYCH

SKALA	1:500
NAZWA MIEJSCOWOŚCI	KALISZ
IDENTYFIKATOR I NAZWA JEDNOSTKI EVIDENCYJNEJ	306101_1 M. KALISZ
IDENTYFIKATOR I NAZWA OBRĘBU EVIDENCYJNEGO	0148, 148 - PŁONNICE KOLONIA ZACHÓD
PROJEKTANT	KALISZ, UL. LECHICKA 6
SEKCJA MAPY ZASADNICZEJ	6162-2119-2-4, 6162-2119-4-2
NAZWA UKŁADU WSPÓRZĘDNYCH PRÓSTOKĄTNYCH PŁASKICH	2000 STREFA 6
NAZWA UKŁADU WSKOŚCISCI	PL-EVPF2007-NH
DZNAZENIE GRANIC OBSZARU, KTÓRY BYŁ PRZEDMIOTEM AKTUALIZACJI	ZAKŁAD USŁUG GEODEZYJNO-KARTOGRAFICZNYCH mgr inż. Marek Skubisz ul. Lomnicka 12, 62-800 Kalisz geodezjaskubisz@wp.pl
INFORMACJE O SKŁÓCENIACH GRUNTOWYCH MAJĄCYCH WPŁYW NA ZAGOSPODAROWANIE GRUNTÓW, ZŁOKALIZOWANYCH W GRANICACH PRZEDKŁADANEJ MAPY	MAPA ZOSTAŁA WYKONANA BEZ USTALENIA SZCZEGÓLNYCH WNIOSKÓW
DATA OPRACOWANIA MAPY	24.03.2021
DZNAZENIE KANCELARYJNE ZGOSZENIA PRACY GEODEZYJNEJ	WGR.6640/01.420.2021
IMIĘ I NAZWISKO LUB NAZWA PODMIOTU	BIURO GEODEZYJNO-KARTOGRAFICZNYCH mgr inż. Marek Skubisz ul. Lomnicka 12, 62-800 Kalisz
PODPIS ODBY REPREZENTUJĄCEJ PODMIOT	(dokument podpisano elektronicznie)
IMIĘ I NAZWISKO GEODETY UPRAWNIENIEGO	Marek Skubisz
NR UPRAWNIENI I PODPIS GEODETY	6087 (dokument podpisano elektronicznie)


Uwagi:

- Zabrania się wprowadzania ścieków deszczowych do kanalizacji sanitarnej.
- Zabrania się wprowadzania ścieków sanitarnych do kanalizacji deszczowej.
- Włączenia w istniejącą miejską sieć wodociagową i kanalizacyjną wykonuje wyłącznie PWiK Sp. z o.o. w Kaliszu.
- O rozporządzeniu po zrealizowaniu należy powiadomić pisemnie PWiK Sp. z o.o. w Kaliszu.

UZGODNIENO W ZAKRESIE WODOCIAGÓW I KANALIZACJI PRZEZ PWiK SP. Z O.O. W KALISZU z następującymi uwagami:

110/21 dnia 13.09.2021r.

Plan zagospodarowania terenu Sieć wodociagowa Dz 125 x 7,4 mm PE100RC SDR17 PN10 w ul. Lechickiej/Sarmackiej skala 1 : 500

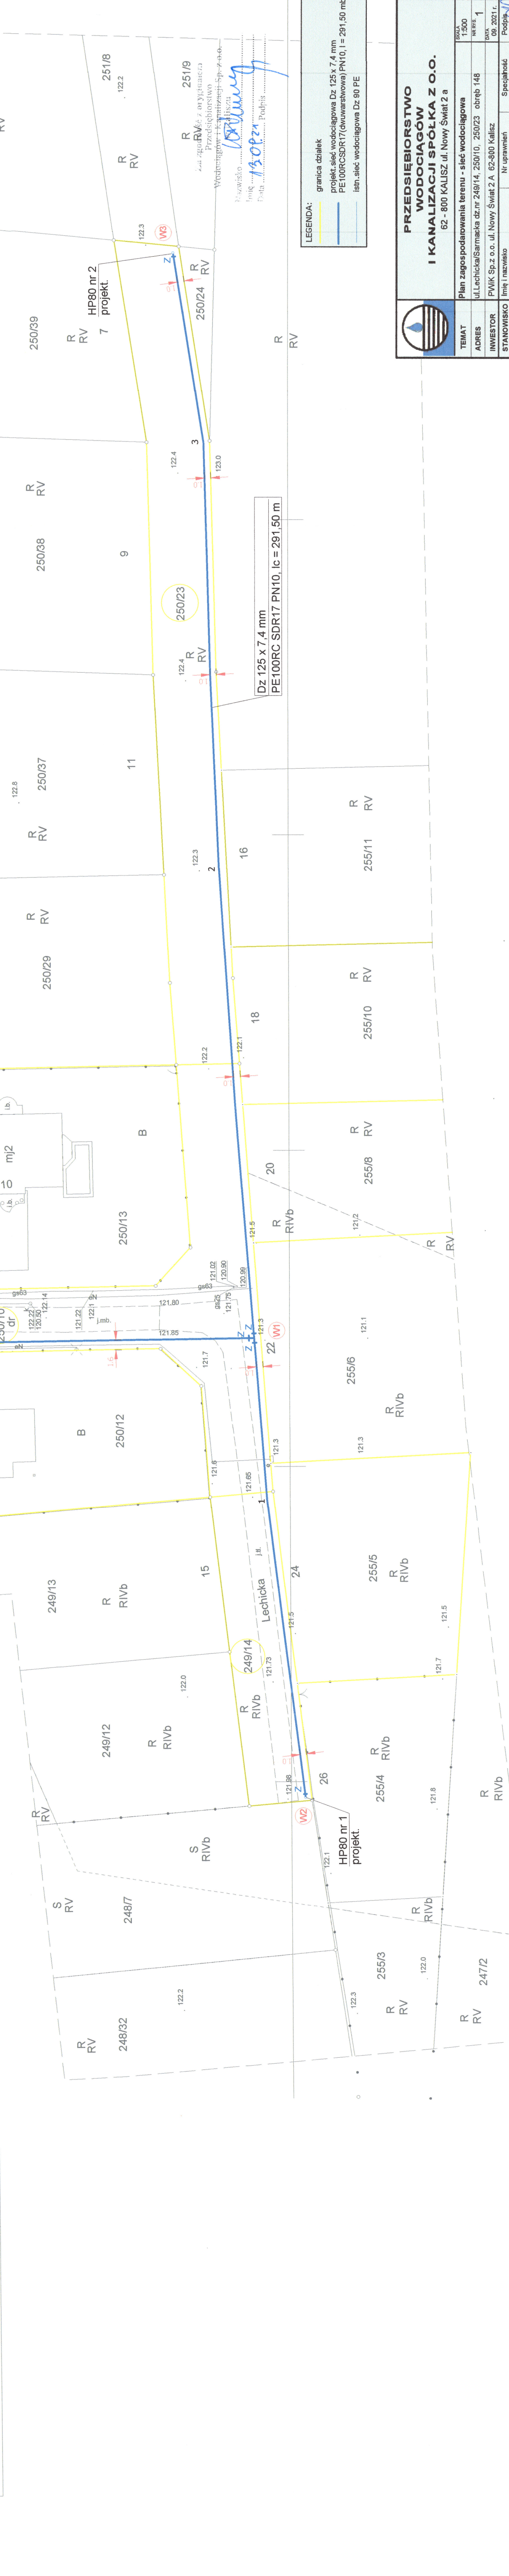

PRZEDSIĘBIORSTWO WODOCIAGÓW I KANALIZACJI SPÓŁKA Z O.O.
62-800 KALISZ, ul. Nowy Świat 2 a

TEMAT	Plan zagospodarowania terenu - sieć wodociagowa	skala 1:500
ADRES	ul. Lechicka/Sarmacka dz.nr 249/14, 250/10, 250/23 obręb 148	NR REE 1
INWESTOR	PWiK Sp. z o.o. ul. Nowy Świat 2 a 62-800 Kalisz	DATA 08.2021 r.
STANOWISKO	Imię i nazwisko Nr uprawnień Specjalność	Podpis
PROJEKTANT	mgr inż. Małgorzata Lalecka WPK0001/PW0505 Instalacje wodociągowe i kanalizacyjne	
ASYSTENT PROJEKTANTA	mgr inż. Katarzyna Pilemnicka	
SPRAWDZĄCY	inż. Stefan Nowotkiewicz WPK0001/PW0505 Instalacje wodociągowe i kanalizacyjne	

LEGENDA:
 - granica działek
 - projekt. sieć wodociagowa Dz 125 x 7,4 mm PE100RCSDR17 (dwuwarstwowa PN10, I = 291,50 mb
 - istm. sieć wodociagowa Dz 90 PE

Wykonano: 13.09.21
 Imię:
 Data: 13.09.21 Podpis: