

Projekt uzbrojenia sanitarnego
skala 1:500

MAPA DO CELÓW PROJEKTOWYCH
skala 1:500
woj.kujawsko-pomorskie powiat.zniński
Gmina: Żnin (W) 041906_5
Obręb: Rydlewo 0025
dz.:5/1 pow.: 0.2891 ha

granice działek określono na podstawie danych ewidencyjnych
k.m.: 1
I.D.: 6540.798.2018
mapa stanowi pochodną ark. mapy: 364.122.193
sekcja mapy: 6.187.18.19.3.2, 3,4
osnowa pozioma układ 2000, strafa: 6
osnowa wysokościowa układ Krasnodol 85
data opracowania: 22.05.2018r.
data wydruku rysunku: 22.05.2018r.
--- zakres opracowania
kolorem błękitnym zaznaczono rzędy dla jeziora
kolorem różowym określono linię brzożową na dzień 22.05.2018r.

Business Development
Edyta Nowak
ul. Różana 12a, 88-400 Żnin
NIP 562-177-58-75, tel. 604 246 348


GEOPETA
Biuro Inżynierii Nowej
ul. Szewalska 10
80-000 Bydgoszcz

Przebieganie linii, do niniejszego dokumentu zostało opracowane w wyniku prac geodezyjnych i kartograficznych, których ewidencja została opublikowana w formie planu sytuacyjnego i kartograficznego.


Organ prowadzący: STAROSTA ŻNIŃSKI
Miejscowość: Żnin
Data wydruku: 29.05.2018
Imię i nazwisko i podpis osoby reprezentującej organ: Anna Gajda

Nie wyklucza się istnienia w terenie innych nie wykazanych na niniejszej mapie urządzeń podziemnych, które nie były zgłoszone do inwentaryzacji lub o których brak jest informacji w instytucjach branżowych.

Mapa do celów projektowych została opracowana bez ustalenia służebności gruntowych

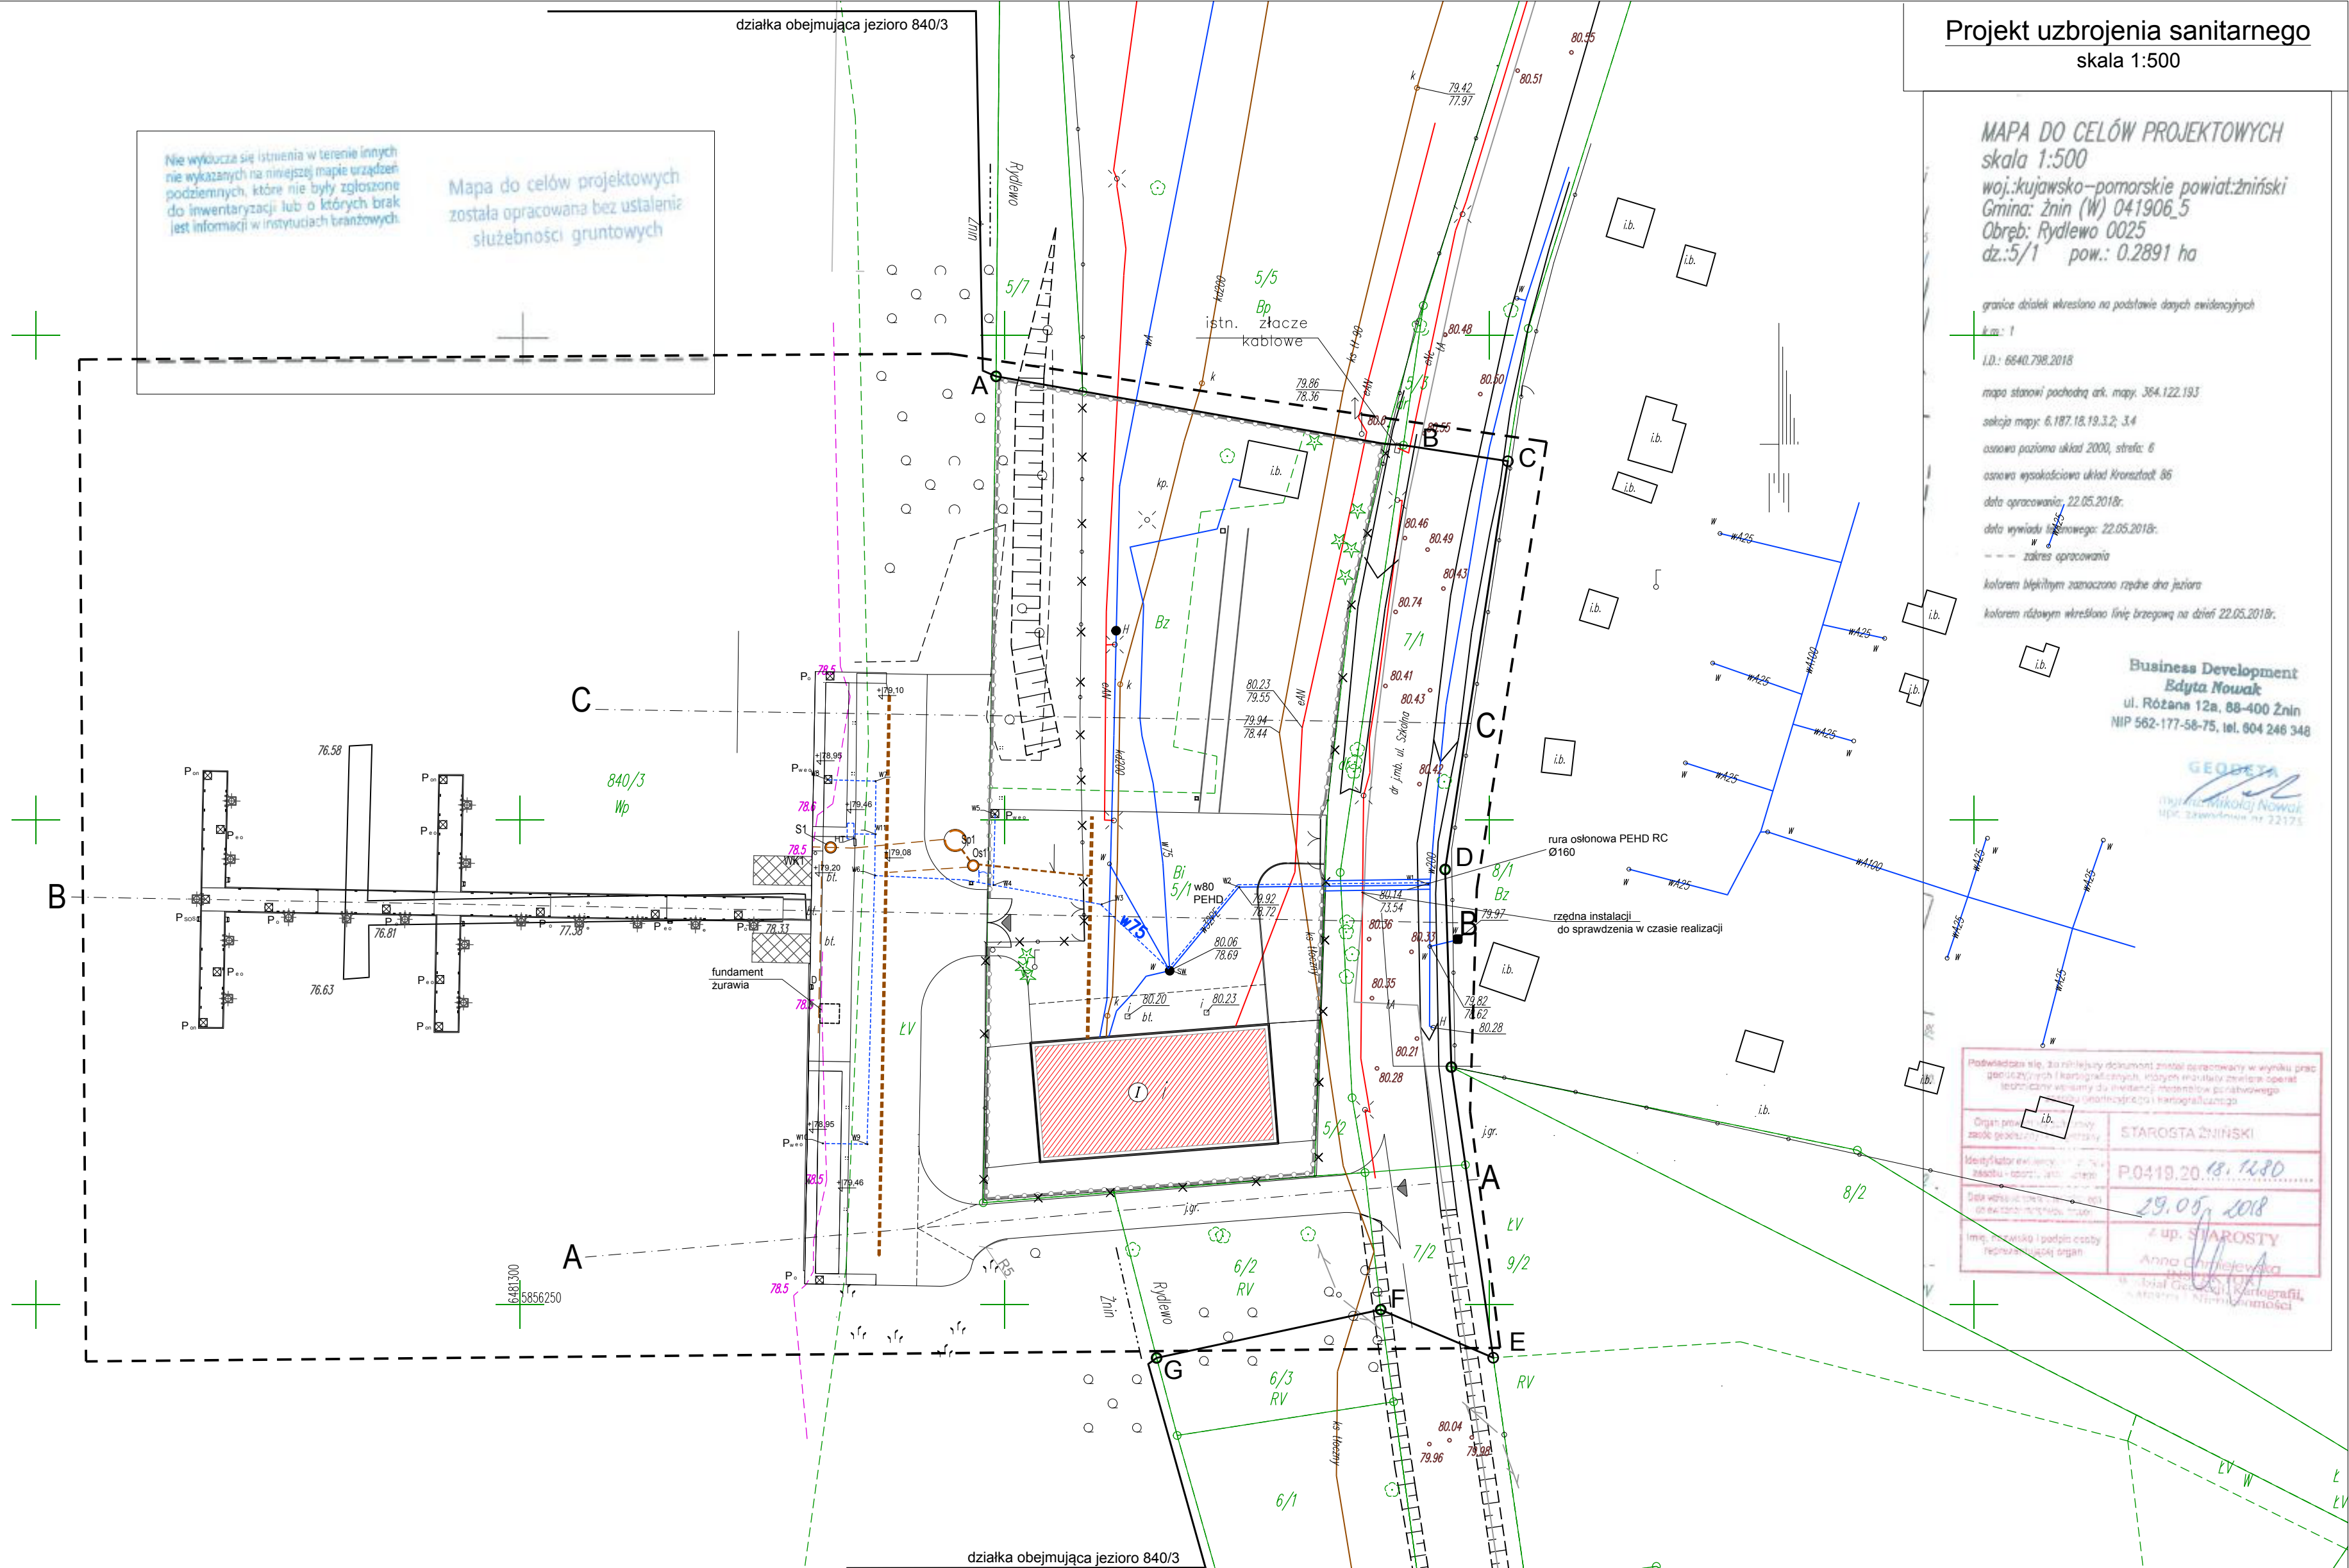

- SW1 studnia wodomierzowa
- PPW1 punkt poboru wody na statek
- W1 punkt połączenia sieci wodoc.
- HP hydrant przeciwpożarowy
- D1.1 studnia kan. deszczowej
- Sep1 separator
- Oś1 osadnik
- K1 studnia kontrolna z kłapą zwrotną
- WK1 wylot kanalizacji deszczowej
- D drabinka wyjściowa
- KR stojak ze sprzętem ratunkowym
- DOR tablica informacyjna DOR

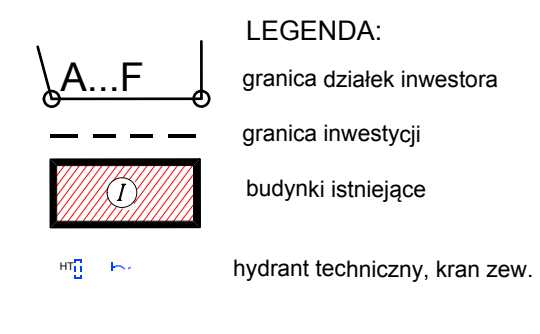

- w75 trasa proj./przekładanych odcinków wodociągu
- kd trasa proj./przekładanych sieci kanalizacji deszczowej
- odwodnienia liniowe
- projektowane osłony rurowo przewodów

Data opracowania:	08.2019	specjalność:	BRANŻA SANITARNA	Imię i Nazwisko:	Marcin Surowiec	Nr upr.:	POM/0016/ OOS/05	Podpis:	
Pracownia Projektowa Korzonek Konstrukcje	82-500 Kwidzyn ul. Warszawska 36/3	Projektant:	spec. sanitarna	Sprawdzający:	Paweł Lesman		POOS/10		
Inwestor:	Gmina Żnin, ul. 700-lecia 39, 88-400 Żnin	Skala: 1:500							
Inwestycja:	Przebudowa przystani żeglarskiej w Rydlewie nad jeziorem Żnińskim Małym na dz nr 5/1, 5/2, 6/2, 7/1, 7/2, 840/3.	Rysunek nr: 3							
Studium projekt budowlany	Tytuł projektu: Przebudowa przystani żeglarskiej w Rydlewie.								
	Tytuł rysunku: Projekt uzbrojenia sanitarnego								