


MAPA DO CELÓW PROJEKTOWYCH

SKALA 1:500
 Układ odniesienia: PL-ETRF89, układ wsp. płaskich: PL-2000 sfera 6 (18°), układ wys.: PL-EVRF2007-NH

Sekcje mapy: 6.198.24.20.2.3; 6.198.24.20.2.1
 ID: GKN.D.6640.1508.2021
 Grubno, dz.108

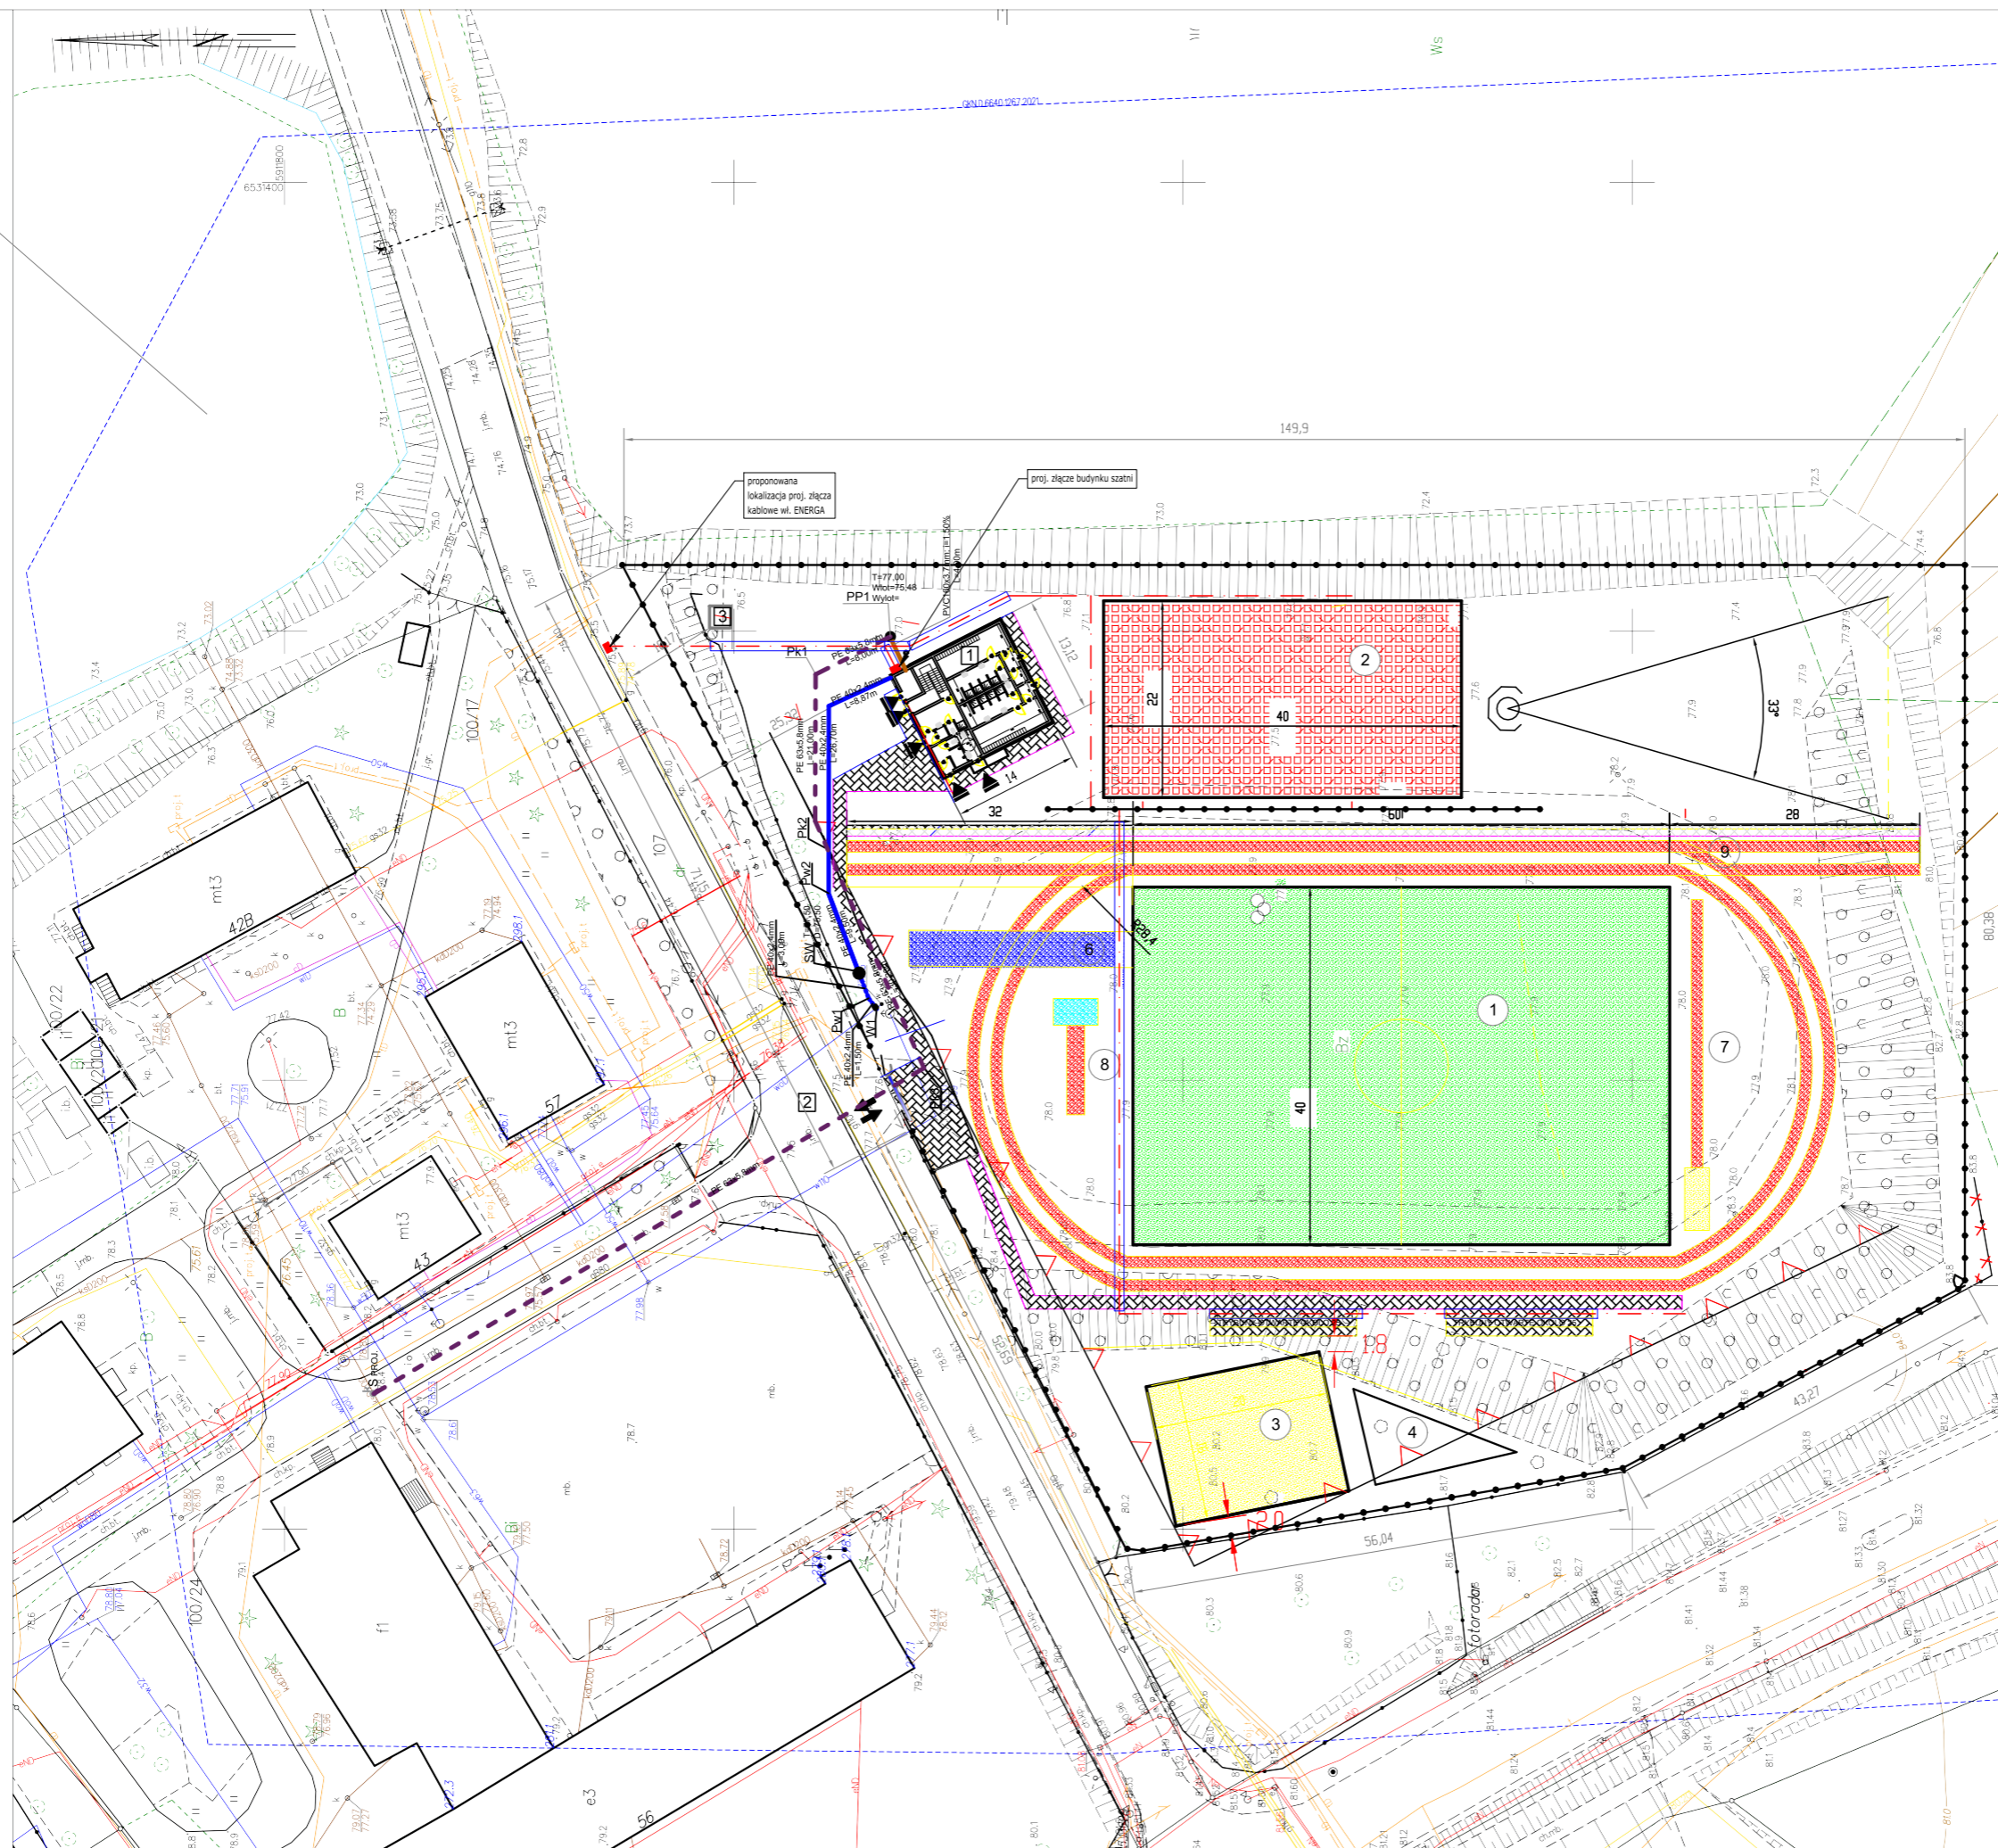

LEGENDA

- | | |
|------|---|
| 1 | PROJEKTOWANY BUDYNEK SZATNI |
| 2 | ISTNIEJĄCA DROGA DOJAZDOWA |
| 3 | SELEKTYWNA ZBIÓRKA ODPADÓW |
| 1 | PROJEKTOWANY BOISKO TRAWIASTE |
| 2 | PROJEKTOWANY BOISKO WIELOFUNKCYJNE |
| 3 | PROJEKTOWANY DO SIATKÓWKI PLAŻOWEJ |
| 4 | SIŁOWNIA LETNIA - POZA ZAKRESEM |
| 5 | RZUT KULĄ I MŁOTEM |
| 6 | RZUT OŚCZEPEM |
| 7 | SKOK W DAL I TRÓJSKOK |
| 8 | SKOK W WZWYŻ |
| 9 | BIEŻNIA LEKKOATLETYCZNA |
| — | GRANICA DZIAŁKI |
| ABCD | OBZAR OPRACOWANIA |
| ▲ | WEJŚCIE DO PROJEKTOWANEGO BUDYNKU |
| ↕ | GŁÓWNY WJAZD / WYJAZD NA TEREN INWESTYCJI |
| — | MAKSYMALNA NIEPRZEKAZALNA LINIA ZABUDOWY |
| ▨ | PROJEKTOWANE UTWARZENIE - CHODNIKI
ZMIENNA ZAKRESU UTWARZEŃ |
| ▨ | POWIERZCHNIA BIOLOGICZNIE CZYNNA |
| — | PROJEKTOWANA WEWNĘTRZNA LINIA ZASILANIA |
| — | PROJEKTOWANA ZEWNĘTRZNA INSTALACJA WODOCIĄGOWA
WG. BRANŻOWEGO PROJEKTU TECHNICZNEGO |
| — | PROJEKTOWANA ZEWNĘTRZNA INSTALACJA KANALIZACJI
SANITARNEJ WG. BRANŻOWEGO PROJEKTU TECHNICZNEGO |

TYTUŁ: BUDOWA OBIEKTÓW SPORTOWYCH Z BUDYNKIEM ZAPLECZA	
LOKALIZACJA: DZIAŁKA NR EW. 168 OBRĘB 0002, GM. MIASTO-CHELMNO	
INWESTOR: POWIAT CHELMIŃSKI UL. HARCERSKA 1 86-200 CHELMNO	
IMIĘ I NAZWISKO:	PODPIS:
INŻ. ZYGMUNT SZUSTER STN-14345/27075 UAN-8345/962/85/86	BRANŻA: ARCHITEKTURA
PROJEKTANT: MGR INŻ. ŁUKASZ SZUSTER KUP-0092/PODK12	BRANŻA: KONSTRUKCJA
ASYSYENT: MGR INŻ. ARTUR HERMAN	BRANŻA: SANITARNA
ASYSYENT: MGR INŻ. ADAM OSINSKI	BRANŻA: ELEKTRYCZNA
SKALA: 1:150	BRANŻA: ARCHITEKTURA
FAZA PROJEKTU: BUDOWLANY	
TYTUŁ RYSUNKU: PROJEKT ZAGOSPODAROWANIA TERENU	
DATA: 01.2022 r.	NR RYSUNKU: PZT-01 01