


RZUT PARTERU Skala 1:150

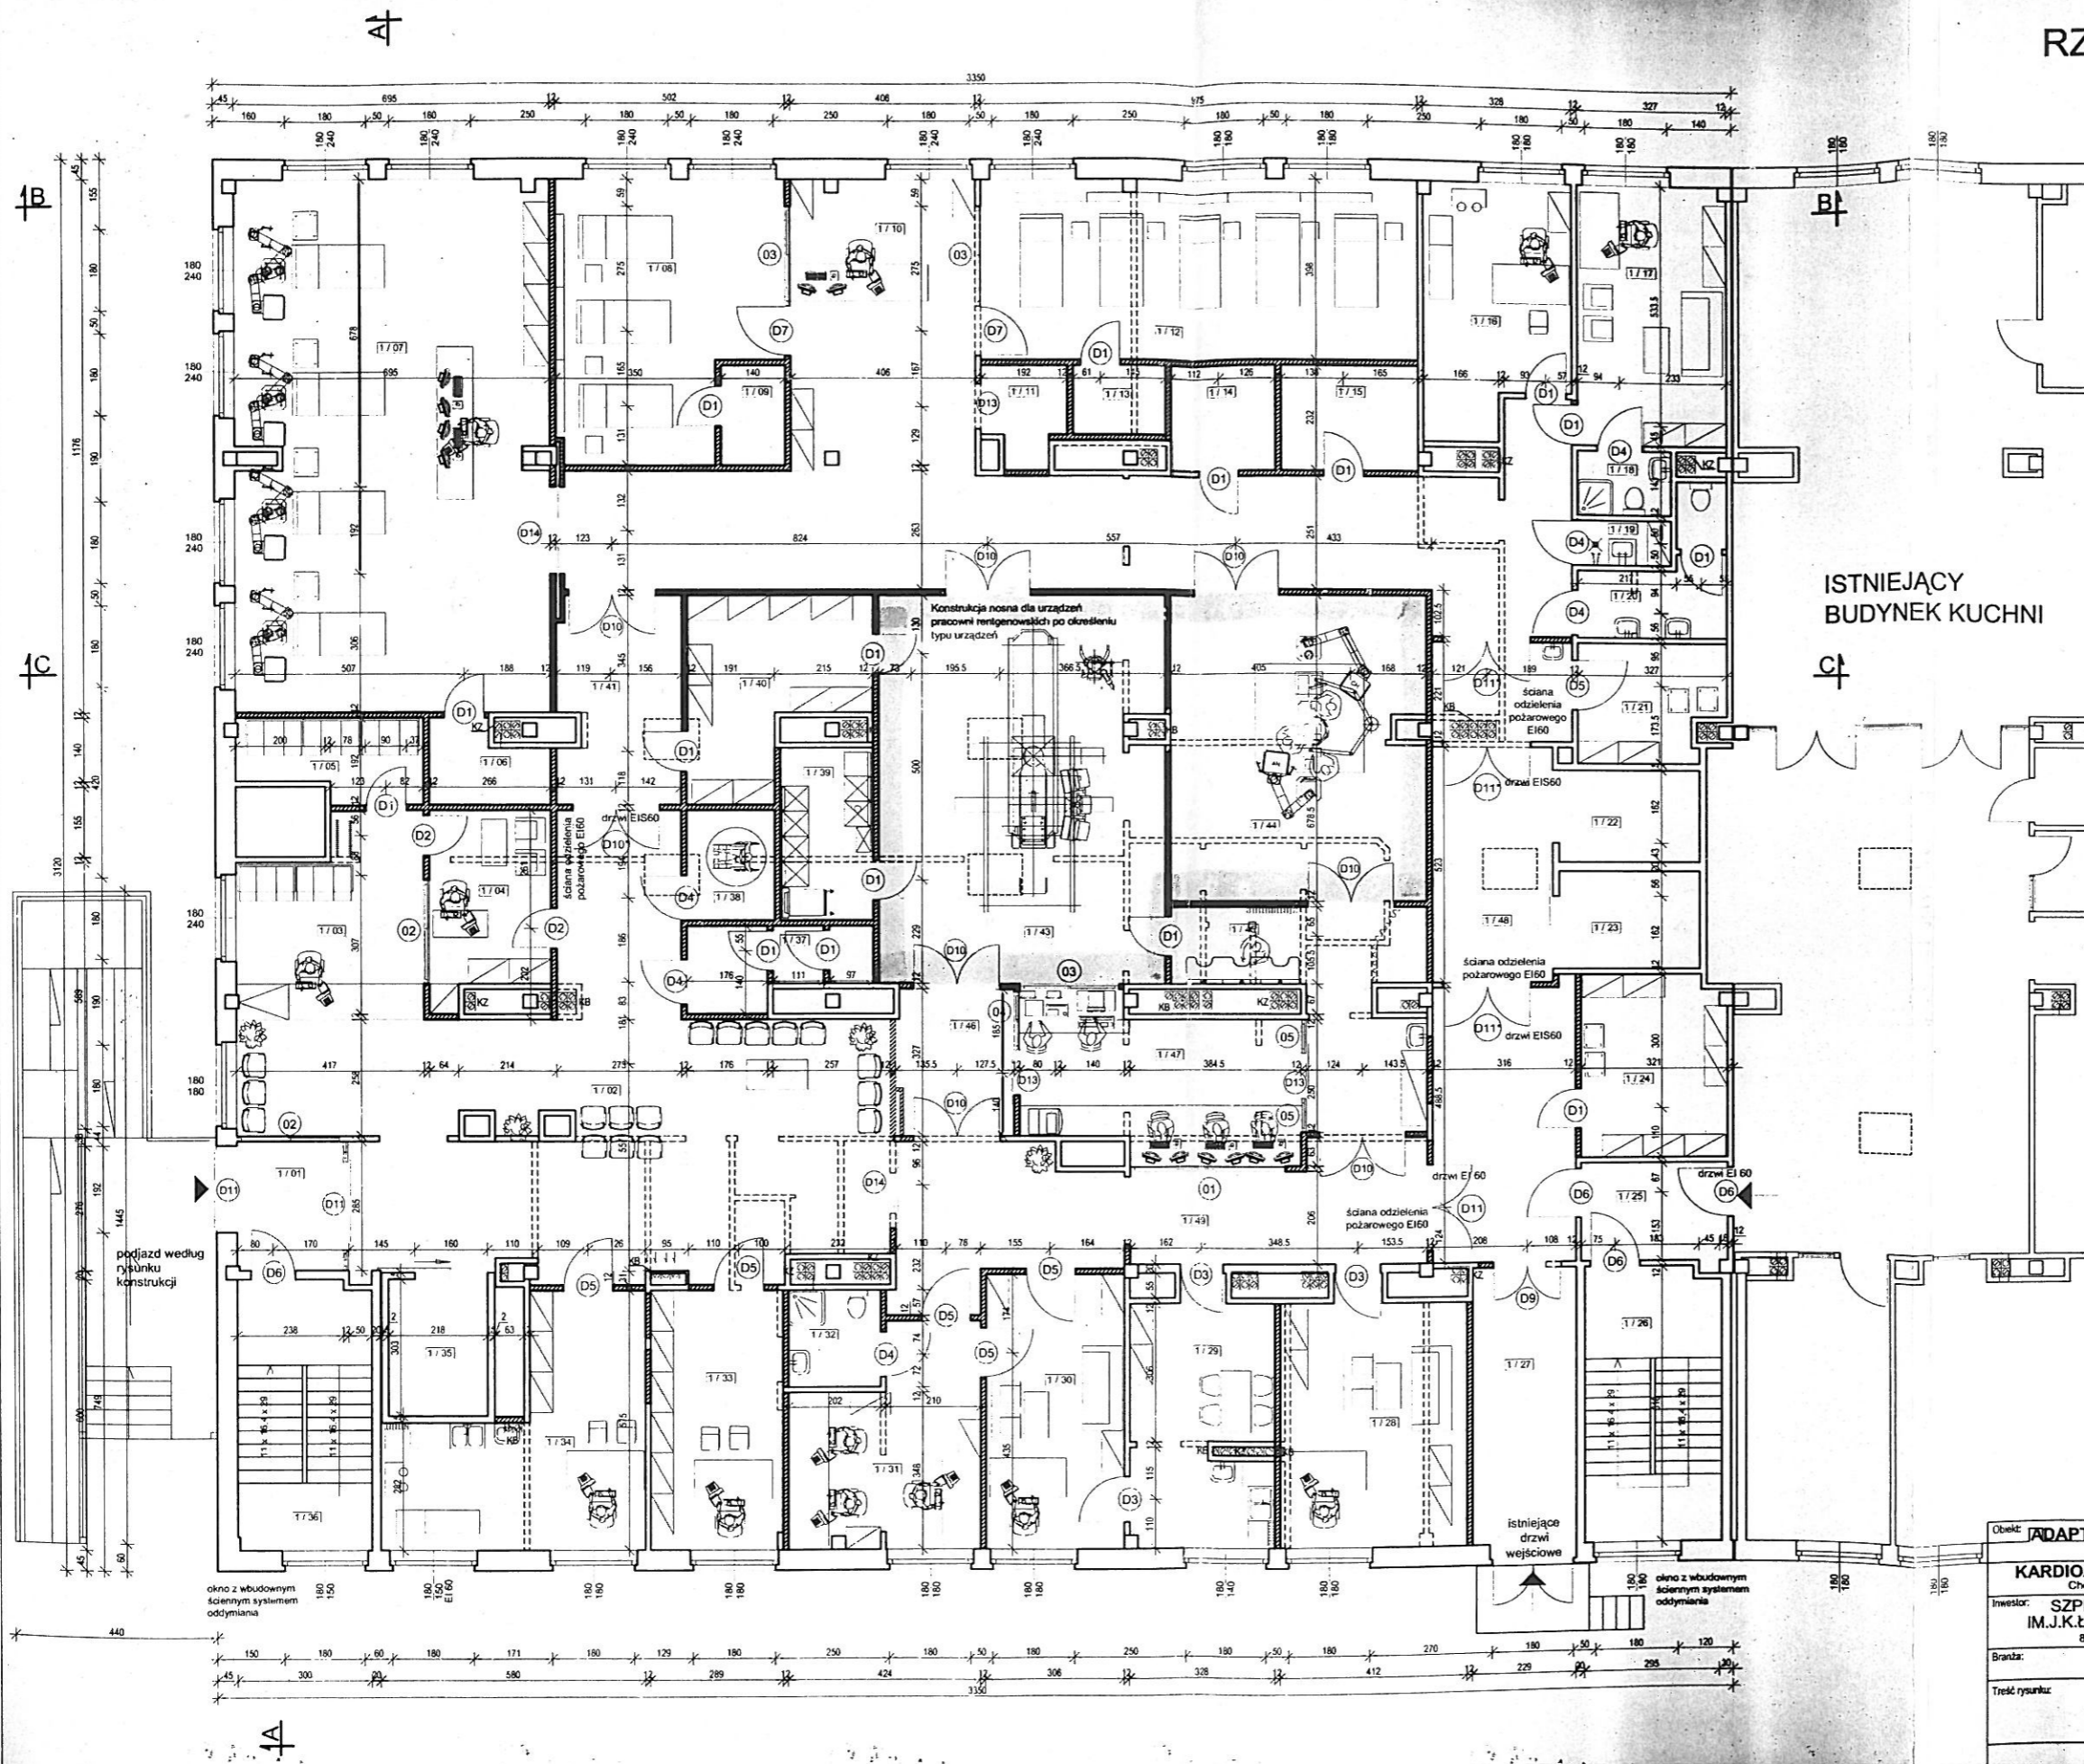

PARTER - zestawienie pomieszczeń		
nr	opis	pow. użytkowa
1/01	przedsionek	6,75 m ²
1/02	holl wejściowy	60,42 m ²
1/03	rejestracja/sekretariat	16,87 m ²
1/04	punkt informacji medycznej	10,63 m ²
1/05	archiwum	6,92 m ²
1/06	VHS	4,20 m ²
1/07	sala 4-L intensywnego nadzoru kardiologicznego	81,60 m ²
1/08	pokój obserwacyjny 3-lóżkowy	28,73 m ²
1/09	VHS	3,07 m ²
1/10	punkt pielęgniarski	25,99 m ²
1/11	aneks kuchenny	3,63 m ²
1/12	pokój obserwacyjny 5-lóżkowy	40,02 m ²
1/13	VHS	3,17 m ²
1/14	brudownik	5,22 m ²
1/15	magazyn czysty	6,60 m ²
1/16	pokój zabiegów pielęgniarskich	16,95 m ²
1/17	pokój lekarza dyżurnego	18,76 m ²
1/18	VHS	2,93 m ²
1/19	pomieszczenie porządkowe	2,05 m ²
1/20	wc personelu	7,08 m ²
1/21	magazyn brudny	7,97 m ²
1/22	winda gospodarcza	6,31 m ²
1/23	winda gospodarcza	6,71 m ²
1/24	magazyn czysty	12,88 m ²
1/25	przedsionek	7,06 m ²
1/26	klatka schodowa	18,37 m ²
1/27	komunikacja	14,09 m ²
1/28	pokój techników i pielęgniarek	22,37 m ²
1/29	pokój socjalny personelu	19,66 m ²
1/30	pokój kierownika pracowni	18,64 m ²
1/31	pokój lekarzy	18,39 m ²
1/32	VHS	4,60 m ²
1/33	pielęgniarka koordynująca	15,93 m ²
1/34	gabinet badań i zabiegów	23,68 m ²
1/35	winda szpitalna	6,60 m ²
1/36	klatka schodowa	17,34 m ²
1/37	wc	6,30 m ²
1/38	wc dla niepełnosprawnych	4,71 m ²
1/39	pomieszczenie techniczne	7,74 m ²
1/40	magazyn ceowników	14,49 m ²
1/41	szluz U-F	12,64 m ²
1/42	komunikacja wewnętrzna	69,16 m ²
1/43	sala zabiegowa(angiograf)	54,02 m ²
1/44	sala zabiegowa(stymulatory)	38,29 m ²
1/45	pomieszczenie przyg. personelu	18,57 m ²
1/46	pomieszczenie przyg. pacjenta	8,30 m ²
1/47	sterownia - pokój opisów	17,87 m ²
1/48	komunikacja	33,36 m ²
1/49	poczekalnia - komunikacja	59,73 m ²

- LEGENDA**
- ściana do wzbudzenia
 - ściana istniejąca
 - ściana projektowana
 - KZ - Kominy do zamurowania
 - KB - Kominy do zburzenia

Obekt: ADAPTACJA BUDYNKU PRALNI NA PRACOWNIE KARDIOANGIOLOGII INWAZYJNEJ Chojnice, ul. Lesna 9 dz.ewid. 4283		KRE USLUGI PROJEKTOWE 89-604 CHOJNICE ul.SPORTOWA 1
Inwestor: SZPITAL SPECJALISTYCZNY IM.J.K.LUKOWICZA W CHOJNICACH 89-600 CHOJNICE UL. LESNA 9		
Branża: budowlana	Skala rysunku: 1:150	
Treść rysunku: Rzut parteru	Numer rysunku:	
Projektant: inż. Mirosława Pilarska upr.: UAN 47268	Podpis:	01.12.2009r.
Sprawdzający: inż. Eugeniusz Schulz upr.: GP KZ 721925387, nr 1544/58		01.12.2009r.