


BRĄK WYMAGANEJ KLASY O ODPORNOŚCI
ROZPRAWOJĄCEJ DLA BUDYNKU

STROPY - BRĄK KLASY RE160
PRZĘCZYCIE DACHU - BRĄK RE30
KONSTRUKCJA DACHU - BRĄK R30
BRĄK PARAMETRU NRO

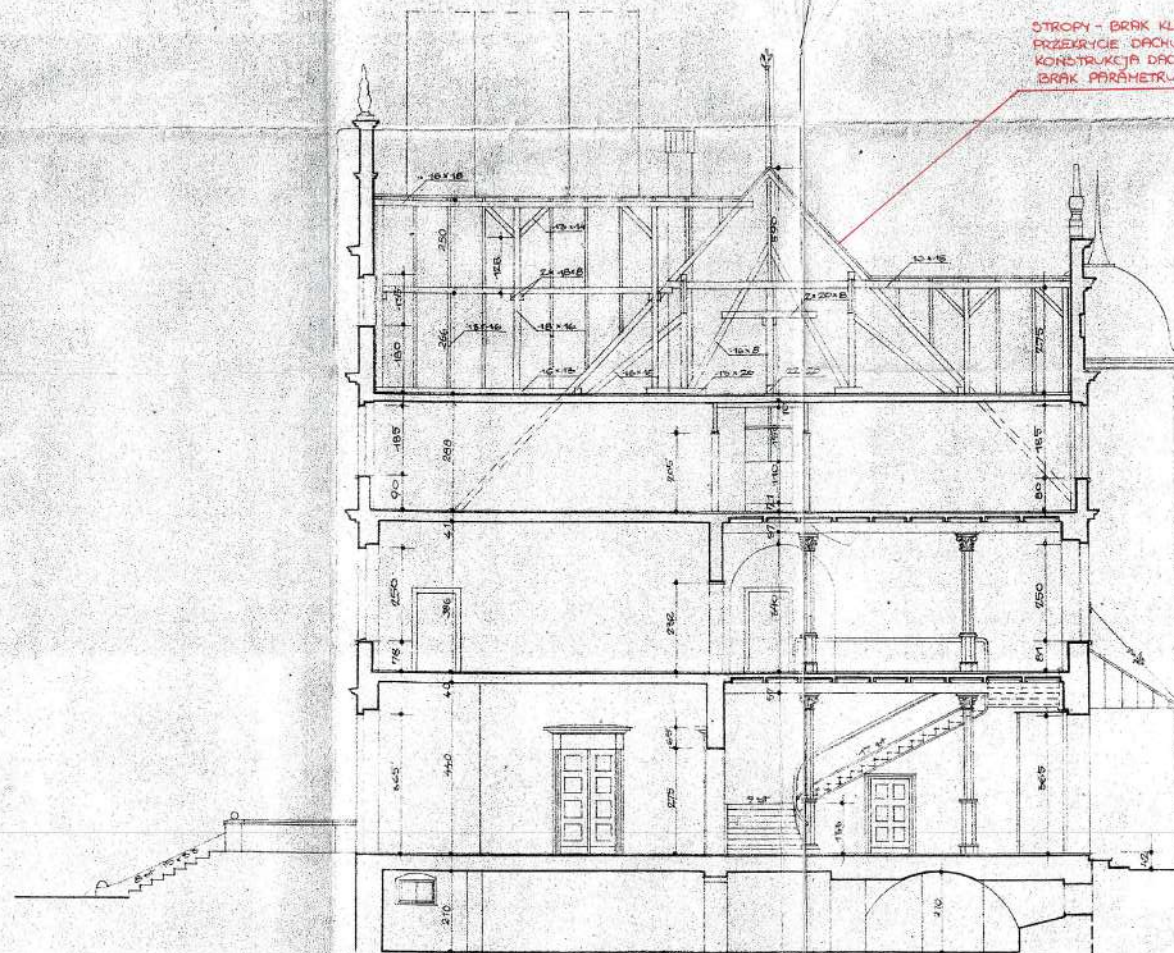

PRZĘCZNY A-A

ROBERTA WOLNÓWKA
Pracownia w Poznaniu
Wydział Konstrukcji Budowlanych

INWENTARYZACJA
PALACU W BORZĘCZKACH

HEIGELMANN
SINCEWIEC


inwestor	Ośrodek Szkolno-Wychowawczy im. Janusza Korczaka w Borzęciskach Borzęcisk 11, 63-720 Kozmin Wlkp.
obiekt	OŚRODEK SZKOLNO-WYCHOWAWCZY IM. JANUSZA KORCZAKA W BORZĘCISKACH Borzęcisk 11, 63-720 Kozmin Wlkp.
opracowanie	EKSPERTYZA TECHNICZNA w trybie § 2 ust. 2 Rozporządzenia Ministra Infrastruktury z 12 kwietnia 2002r. (Dz. U. Nr 75, poz. 690 ze zm.)
prace	Rzeczoznawca ds. zabezpieczeń przeciwpożarowych
	Rzeczoznawca budowlany
	<p>RZECZOZNAWCA DO SPRAW ZABEZPIECZENIA PRZECIWPOŻAROWYCH inż. p.o. Ryszard Radołowicz Nr upraw. 015390</p> <p>mgr inż. Gabriel Kaczmarek 60-051 Poznań, ul. R. Chłobrego 12/24 tel. 61-821 20-81 kom. 602 364 114 Rzeczoznawca budowlany nr ewid. 30993 uprawniony z art. 362 nr ewid. 023-60 oraz § 6 ust. 1 pkt. 1 i 2 nr ewid. 11766</p>

PRZĘCZNY A-A

SKALA -

NR RYS. 6

RZUT I PIĘTRA

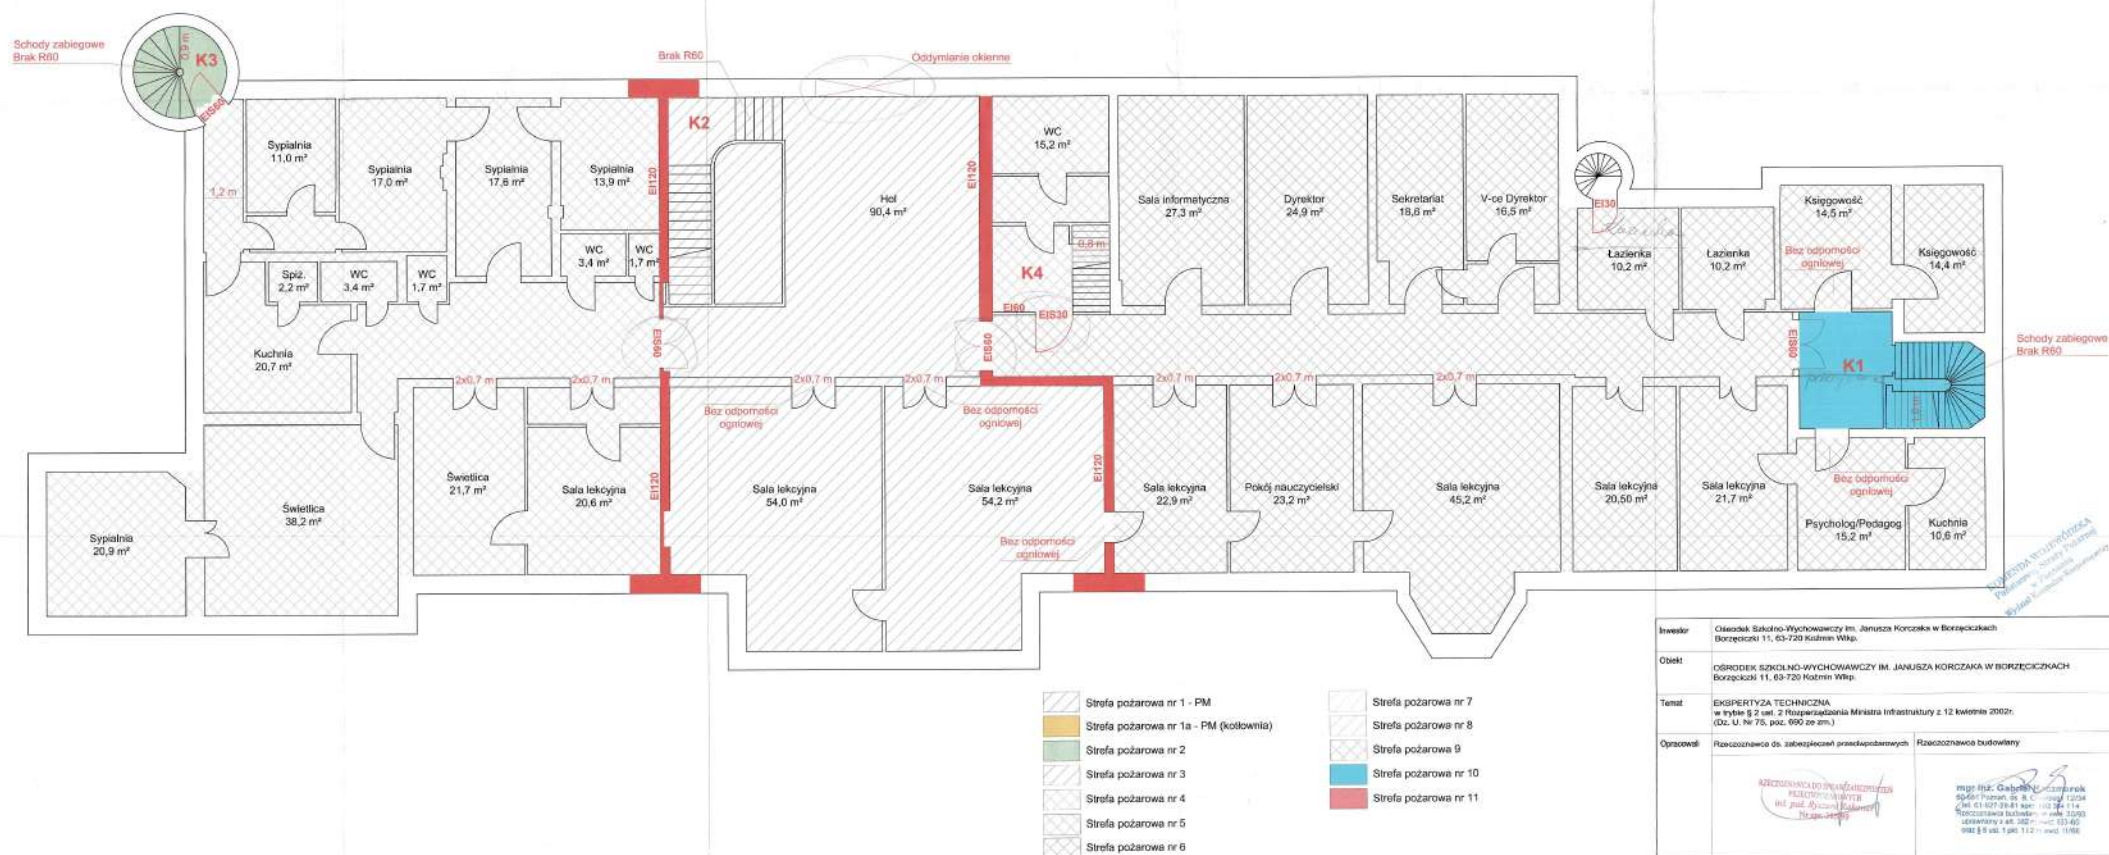


Inwestor	Główny Kierownik Wykonawczy: in. Janusza Korczaka w Borszczkach (Borszczki) 11, 63-720 Koźmin Wlkp.	
Objekt	OBRODEK SZKOLNO-WYCHOWAWCZY IM. JANUSZA KORZAKA W BORSZCZKACH Borszczaki 11, 63-720 Koźmin Wlkp.	
Temat	EKSPERTYZA TECHNICZNA w trybie § 2 ust. 2 Rozporządzenia Ministra Infrastruktury z 12 kwietnia 2002r. (Dz. U. nr 78, poz. 990 ze zm.)	
Opracował	Rzeczoznawca ds. zabezpieczania przedzapadaniem	Rzeczoznawca budowlany



RZUT I PIĘTRA

SKALA 1:100	NR RYS. 3
-------------	-----------

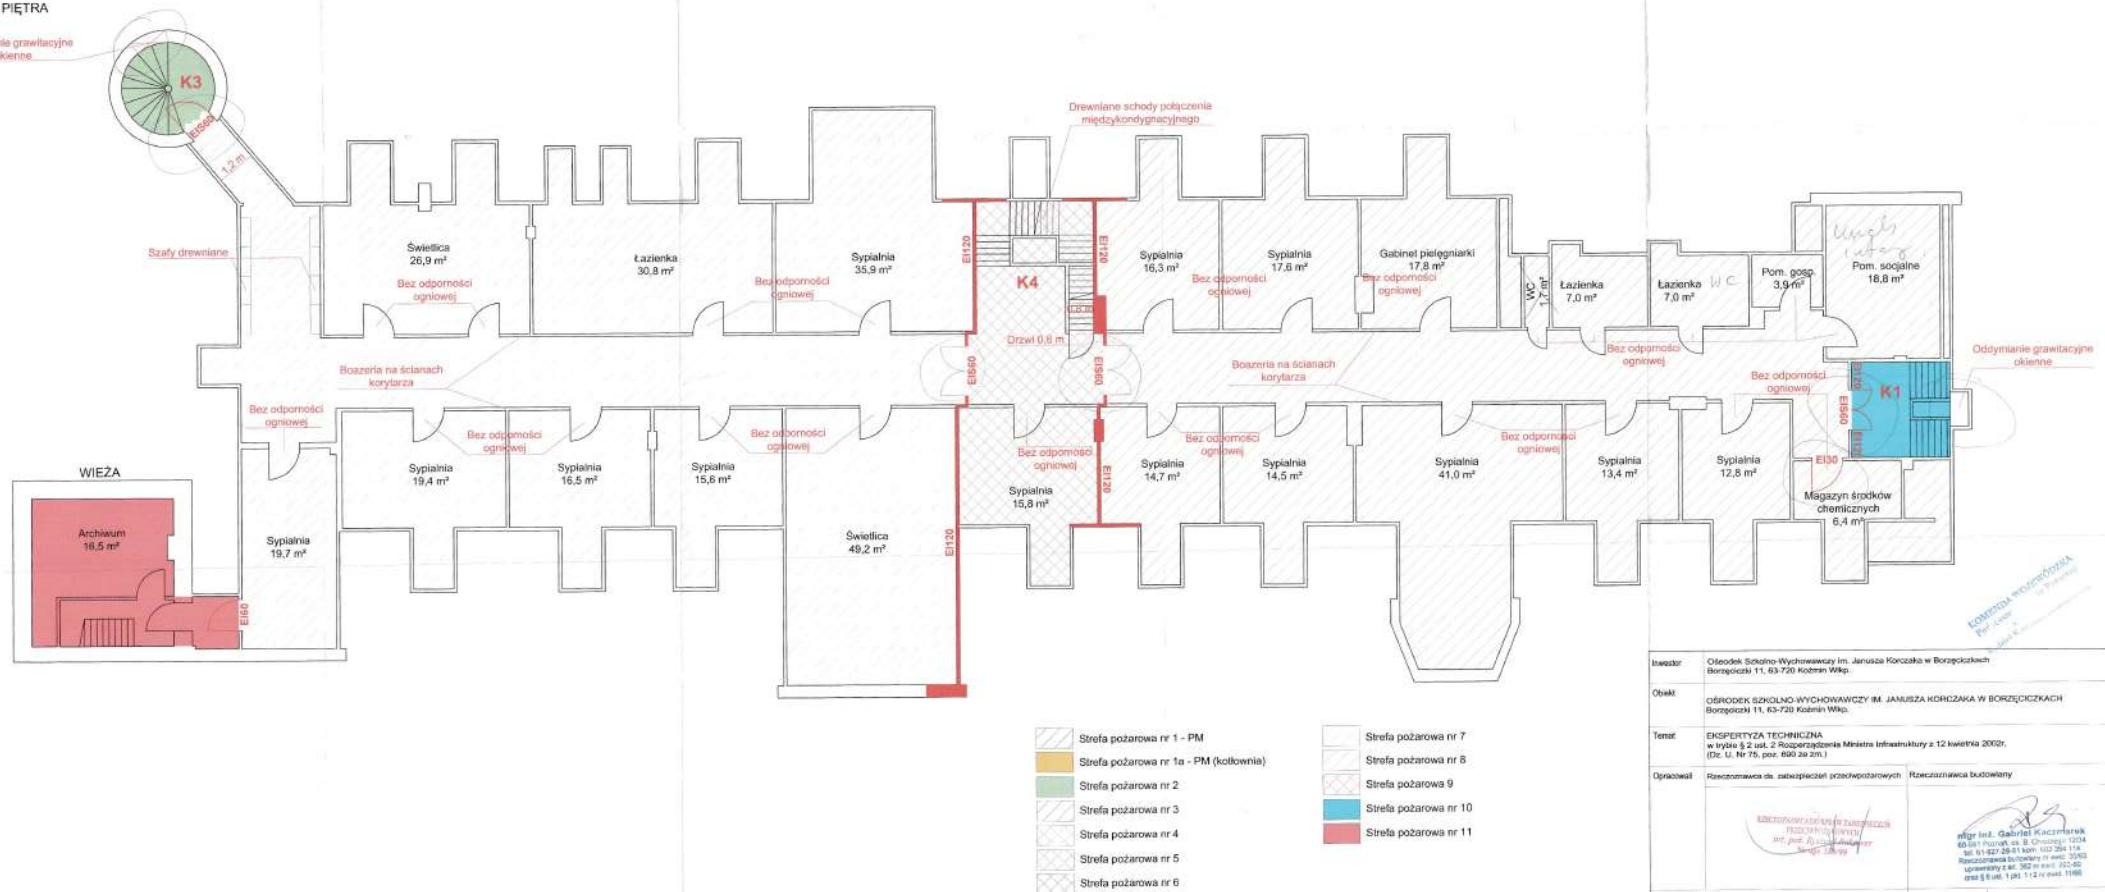
Oddymianie grawitacyjne
okienne



KOMENDA WOJEWÓDZKA
w Poznaniu


Inwestor	Ośrodek Szkolno Wychowawczy Im. Janusza Korczaka w Borzęcich Włocławskich 11, 63-720 Kozien Włoc.	
Obiekt	OŚRODEK SZKOLNO-WYCHOWAWCZY IM. JANUSZA KORCZAKA W BORZĘCICH WŁOCŁAWSKICH 11, 63-720 Kozien Włoc.	
Temat	EKSPERTYZA TECHNICZNA w trybie § 2 ust. 2 Rozporządzenia Ministra Infrastruktury z 12 kwietnia 2005r. (Dz. U. Nr 76, poz. 609 ze zm.)	
Opracował	Raczkowiczewa dr. inż. Zdzisława	Raczkowiczewa inż. budowlana
	 	
	<p>inż. inż. Gabriel RACZKOWICZ 65-031 Poznań ul. B. Chyba 101A tel. 0122-426 811 kom. 102 204 116 2015.05.08 Zamawiający: Zarząd Miasta Włocławek Zamawiany nr. 362 m w/15-22-03 Zamawiany nr. 1 pkt. 1 i 2 w/15-22-03</p>	
RZUT II PIĘTRA	SKALA 1:100	NR RYS. 4

RZUT PARTERU

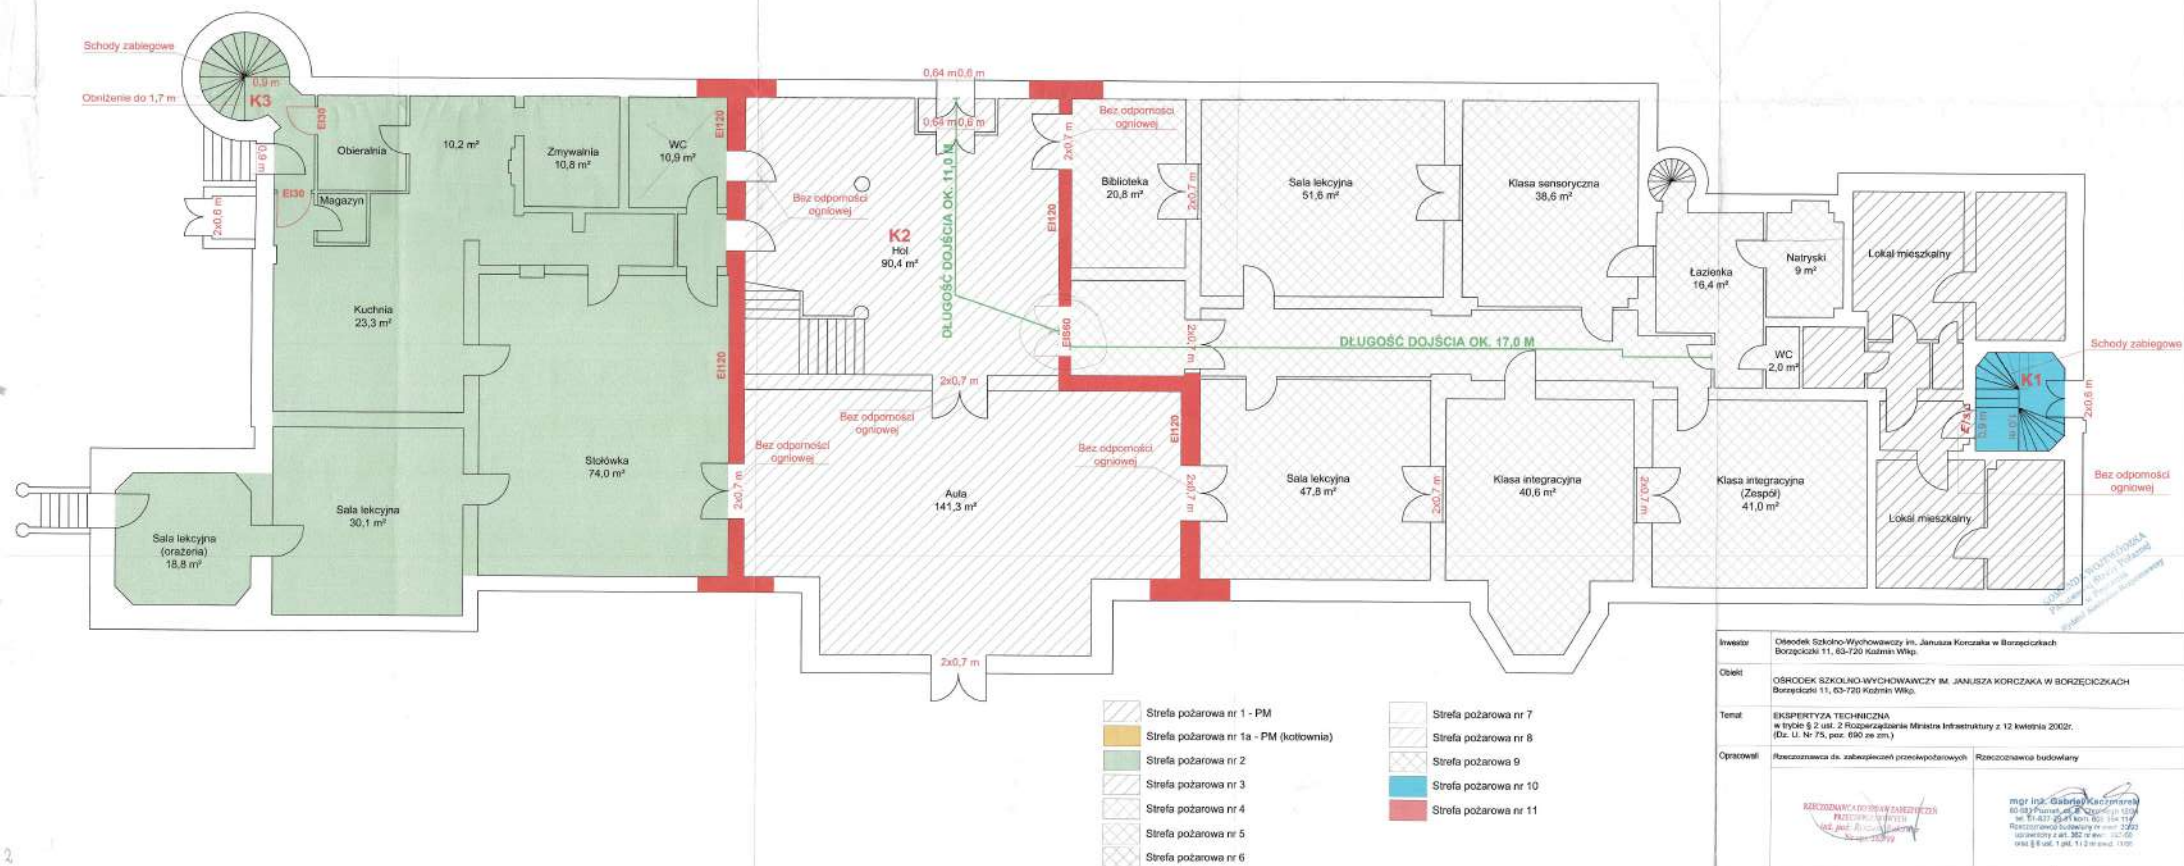

Inwestor	Ośrodek Szkolno-Wychowawczy im. Janusza Korczaka w Borzęciechach
Obiekt	OŚRODEK SZKOLNO-WYCHOWAWCZY IM. JANUSZA KORCZAKA W BORZĘCIECHACH
Temat	Ekspertyza techniczna w trybie § 2 ust. 2 Rozporządzenia Ministra Infrastruktury z 12 kwietnia 2002r. (Dz. U. Nr 75, poz. 690 ze zm.)
Opracował	Rozrachunek do zabezpieczeń przeciwpożarowych Rozrachunek budowlany
<div> <div>  </div> <div>  </div> </div>	
RZUT PARTERU	SKALA 1:100 NR RYS. 2

RZUT PIWNICY

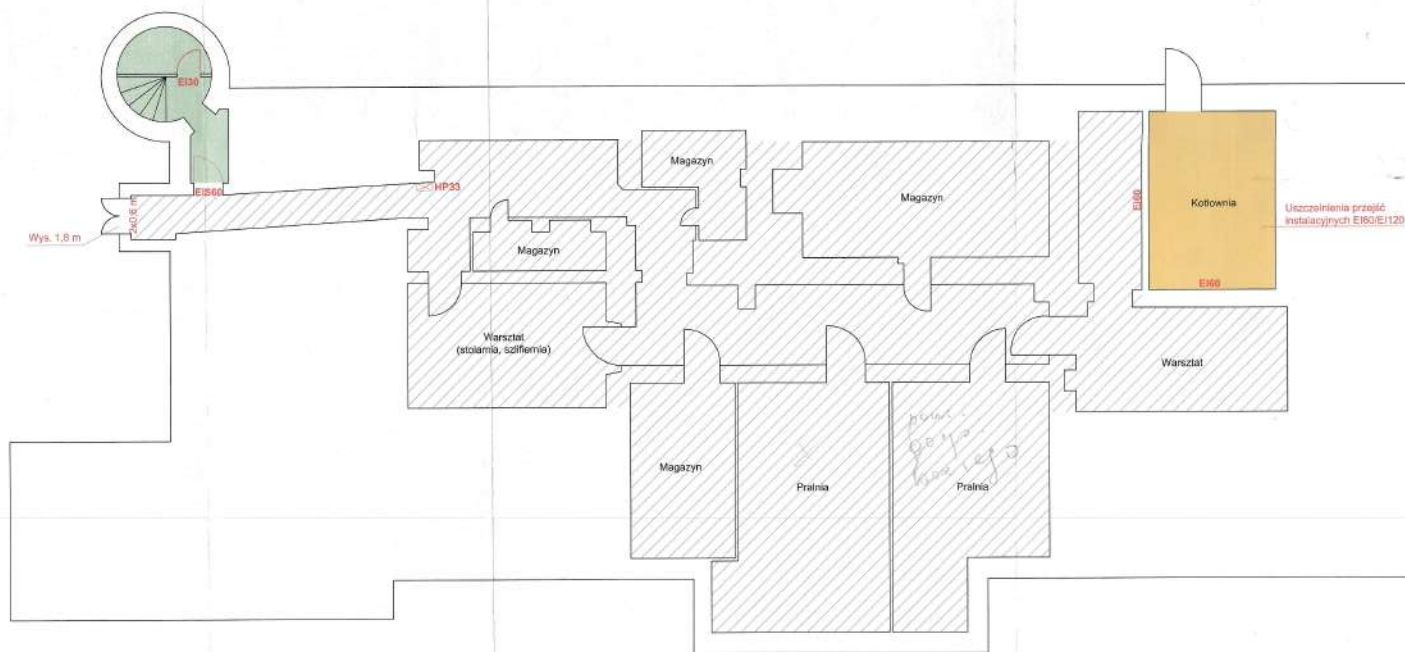

- Strefa pożarowa nr 1 - PM
- Strefa pożarowa nr 1a - PM (kuchnia)
- Strefa pożarowa nr 2
- Strefa pożarowa nr 3
- Strefa pożarowa nr 4
- Strefa pożarowa nr 5
- Strefa pożarowa nr 6

- Strefa pożarowa nr 7
- Strefa pożarowa nr 8
- Strefa pożarowa nr 9
- Strefa pożarowa nr 10
- Strefa pożarowa nr 11

KORCZAK WOPRZEDZIA
Polska w Polsce
Wydział Budownictwa

Inwestor	Ośrodek Szkolno-Wychowawczy Im. Janusza Korczaka w Borzęcicach Borzęcice 11, 63-720 Koźmin Wlkp.	
Obiekt	OŚRODEK SZKOLNO-WYCHOWAWCZY IM. JANUSZA KORCZAKA W BORZĘCICZKACH Borzęcice 11, 63-720 Koźmin Wlkp.	
Temat	EKSPERTYZA TECHNICZNA w trybie § 2 ust. 2 Rozporządzenia Ministra Infrastruktury z 12 kwietnia 2002r. (Dz. U. Nr 75, poz. 690 ze zm.)	
Opracował	Rozważanie o. zabezpieczeń przeciwpożarowych	Rozważanie budowlane

RZUT PODDASZA



- | | | | |
|--|--|--|-----------------------|
| | Strefa pożarowa nr 1 - PM | | Strefa pożarowa nr 7 |
| | Strefa pożarowa nr 1a - PM (kółtownia) | | Strefa pożarowa nr 8 |
| | Strefa pożarowa nr 2 | | Strefa pożarowa nr 9 |
| | Strefa pożarowa nr 3 | | Strefa pożarowa nr 10 |
| | Strefa pożarowa nr 4 | | Strefa pożarowa nr 11 |
| | Strefa pożarowa nr 5 | | |
| | Strefa pożarowa nr 6 | | |

Inwestor	Ośrodek Szkolno-Wychowawczy im. Janusza Korczaka w Borzęciskach Borzęcisk 11, 63-720 Kolonia Wąp.	
Obiekt	OŚRODEK SZKOLNO-WYCHOWAWCZY IM. JANUSZA KORCZAKA W BORZĘCISKACH (Borzęcisk 11, 63-720 Kolonia Wąp.)	
Temat	EKSPERTYZA TECHNICZNA w trybie § 2 ust. 2 Rozporządzenia Ministra Infrastruktury z 12 kwietnia 2002r. (Dz. U. Nr 75, poz. 690 ze zm.)	
Opracował	Rozpoznawca ds. zabezpieczeń przeciwpożarowych	Rozpoznawca budowlany
RZUT PODDASZA	SKALA 1:100	NR RYS. 5