



CH

PROJOWA

1\_1333, 321\_1334

Dokumentacji  
geodezyjnej  
uzgodnione w ZUP  
200P  
021R.

KO-POMORSKIE  
101-1, M. BYDGOSZCZ  
6  
EVRF2007-NH  
.2021  
A 29.12.2021R.  
ES AKTUALIZACJI

enia w terenie również  
h ułożonych, a nie  
staryzacji geodezyjnej.


na bez ustalenia  
ami gruntowymi  
ch wieczystych.

zeniem z dnia 18 sierpnia 2020r. w sprawie  
nych wykonywania geodezyjnych pomiarów  
1. 2020 poz. 1429) niniejsza mapa  
godnie z celem projektowym określonym przez  
osuwając opracowanie do projektowanej inwestycji.

Z A ZGODNOŚĆ Z ORYGINAŁEM  
MAPY DO CELÓW PROJEKTOWYCH

dr inż. Ryszard Okoński

uprawnienia budowlane  
do projektowania w szczególności instalacji  
w zakresie sieci, instalacji i urządzeń: wodociągowych  
i kanalizacyjnych, ciepłych i wentylacyjnych  
i gazowych bez ograniczeń nr GPKG-J-7342-71/98

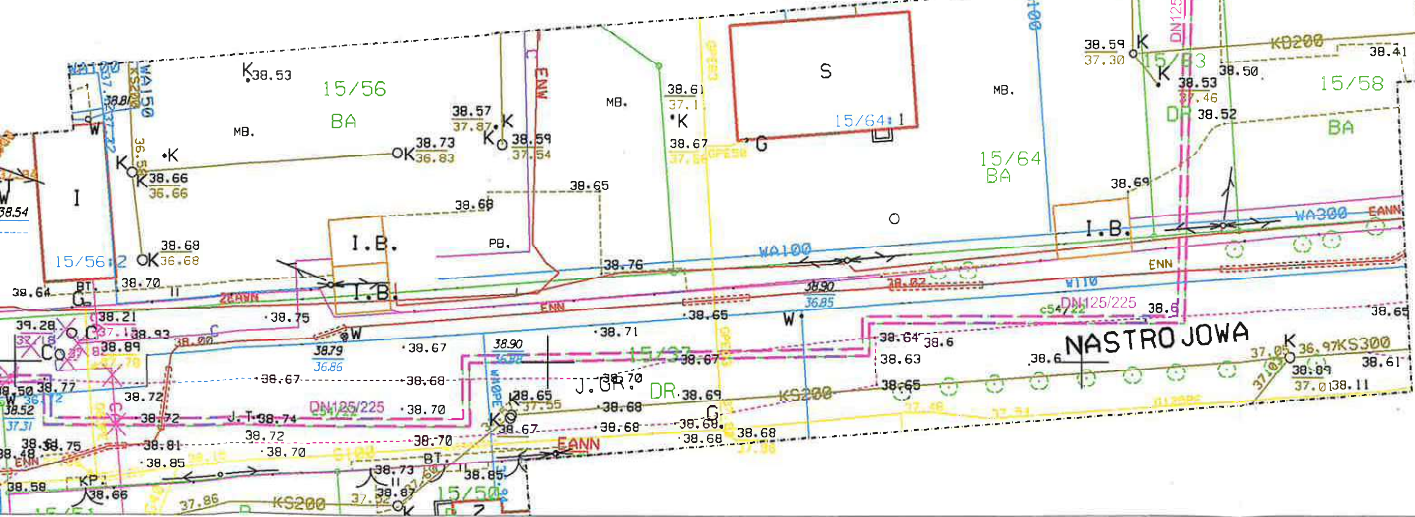

Legenda:

- Projektowana sieć ciepłownicza 2xc125/225
- Punkty załamania C4, C3, C2
- Studia zaworowa O
- Sieć ciepłownicza do demontażu X

Urząd Miasta Bydgoszczy  
Wydział Administracji Budowlanej  
Załącznik do zgłoszenia z dnia 12.05.2022  
Znak sprawy: MB.010.010.2022.001

URZĄD MIASTA  
Bydgoszczy  
Wydział Administracji Budowlanej

Projektant:  
06.2022  
dr inż. R. Okoński  
nr upr. GPKG-J-7342-71/98

Sprawdzik:  
06.2022  
dr inż. R. Pasfala  
nr upr. KUP/0168/2005/04

Projekt zagospodarowania terenu.  
Budowa sieci ciepłowniczej oraz przyłączy do budynków mieszkalnych wielorodzinnych nr 1 i 2 przy ul. Filmowej/Nastrojowej w Bydgoszczy

Objekt:	Komunalne Przedsiębiorstwo Energetyki Ciepłej Sp. z o.o.
Inwestor:	Projekt budowlany.
Temat:	

Skala 1:500  
Rys. 1  
Strona