

854/2025

(13)



WIELKOPOLSKI WOJEWÓDZKI KONSERWATOR ZABYTKÓW
WOJEWÓDZKI URZĄD OCHRONY ZABYTKÓW W POZNANIU
DELEGATURA W KALISZU

62-800 Kalisz
ul. Juliana Tuwima 10
tel. (62) 767 23 21
<http://poznan.wuoz.gov.pl/>
e-mail: kalisz.sekretariat@poznan.wuoz.gov.pl

Ka-WA.5183.2379.2.2025

Kalisz, dn. 03. 06. 2025 r.

Sekretariat PWiK Sp. z o.o. w KALISZU	
Wpł. dn. 05.06.2025	
L. dz. 1066	podpis

PWiK Sp. z o.o.
ul. Nowy Świat 2a
62-800 Kalisz

ET P. Mandy
05.06.2025

Dot. pisma:

z dnia: 12.05.2025 r.
data wpływu: 16.05.2025 r.
znak: ET/T-21/04/W/179/25

Dotyczy: prośby o zaopiniowanie projektu budowy sieci wodociągowej wraz z przebudową przyłączy wody w ul. Wioślarskiej w m. Kalisz, gm. Kalisz pow. Kalisz, woj. wielkopolskie, zgodnie z załącznikiem graficznym

Odpowiadając na pismo skierowane do tut. urzędu informuję, iż znajduje się na obszarze układu urbanistycznego miasta Kalisza, uznanego za zabytek decyzją Kl.IV-73/14/56 Wojewódzkiego Konserwatora Zabytków z dnia 28.02.1956 r. oraz na obszarze miasta Kalisza uznanego za zabytek decyzją Wojewódzkiego Konserwatora Zabytków w Poznaniu z dnia 18.02.1957 r. - Kl.IV-83/2/57 zmienionym orzeczeniem ministra Kultury i Dziedzictwa Narodowego z dnia 29.11.2013 r. - DOZ-OAiK-6700-310-2/12-13[KD], gdzie ochronie konserwatorskiej podlegają archeologiczne warstwy kulturowo - osadnicze zlokalizowane na danym obszarze, na terenie stanowiska archeologicznego nr 102 – Kalisz Stare Miasto, ujętego w Gminnej Ewidencji Zabytków Archeologicznych miasta Kalisza.

Ze względu na zakres robót i ich lokalizację, w trakcie realizacji robót budowlanych w zakresie całej inwestycji przeprowadzić należy badania archeologiczne. Pozwolenia na prowadzenie badań archeologicznych udziela zgodnie z posiadanymi kompetencjami Wielkopolski Wojewódzki Konserwator Zabytków.

Na prowadzenie robót budowlanych na obszarze układu urbanistycznego m. Kalisza oraz na zabytkowym obszarze miasta Kalisza pozyskać należy pozwolenie Wielkopolskiego Wojewódzkiego Konserwatora Zabytków.

Załączniki:

1. Projekt zagospodarowania terenu;

Egz. A/A.

ZA ZGODNOŚĆ
Z ORYGINAŁEM


2025-07-19

Wielkopolskiego Wojewódzkiego
Konserwatora Zabytków
mgr Tomasz Talar
Kierownik Delegatury w Kaliszu

Sprawę prowadzi:

Sebastian Nowak – inspektor ochrony zabytków ds. zabytków archeologicznych, tel. 62 767 23 21 w. 34

Administratorem Pani/Pana danych osobowych jest Wielkopolski Wojewódzki Konserwator Zabytków. Dalsze informacje dotyczące ochrony Pani/Pana danych osobowych znajdują się na stronie WWW pod adresem: <http://poznan.wuoz.gov.pl/ochrona-danych-osobowych-0>

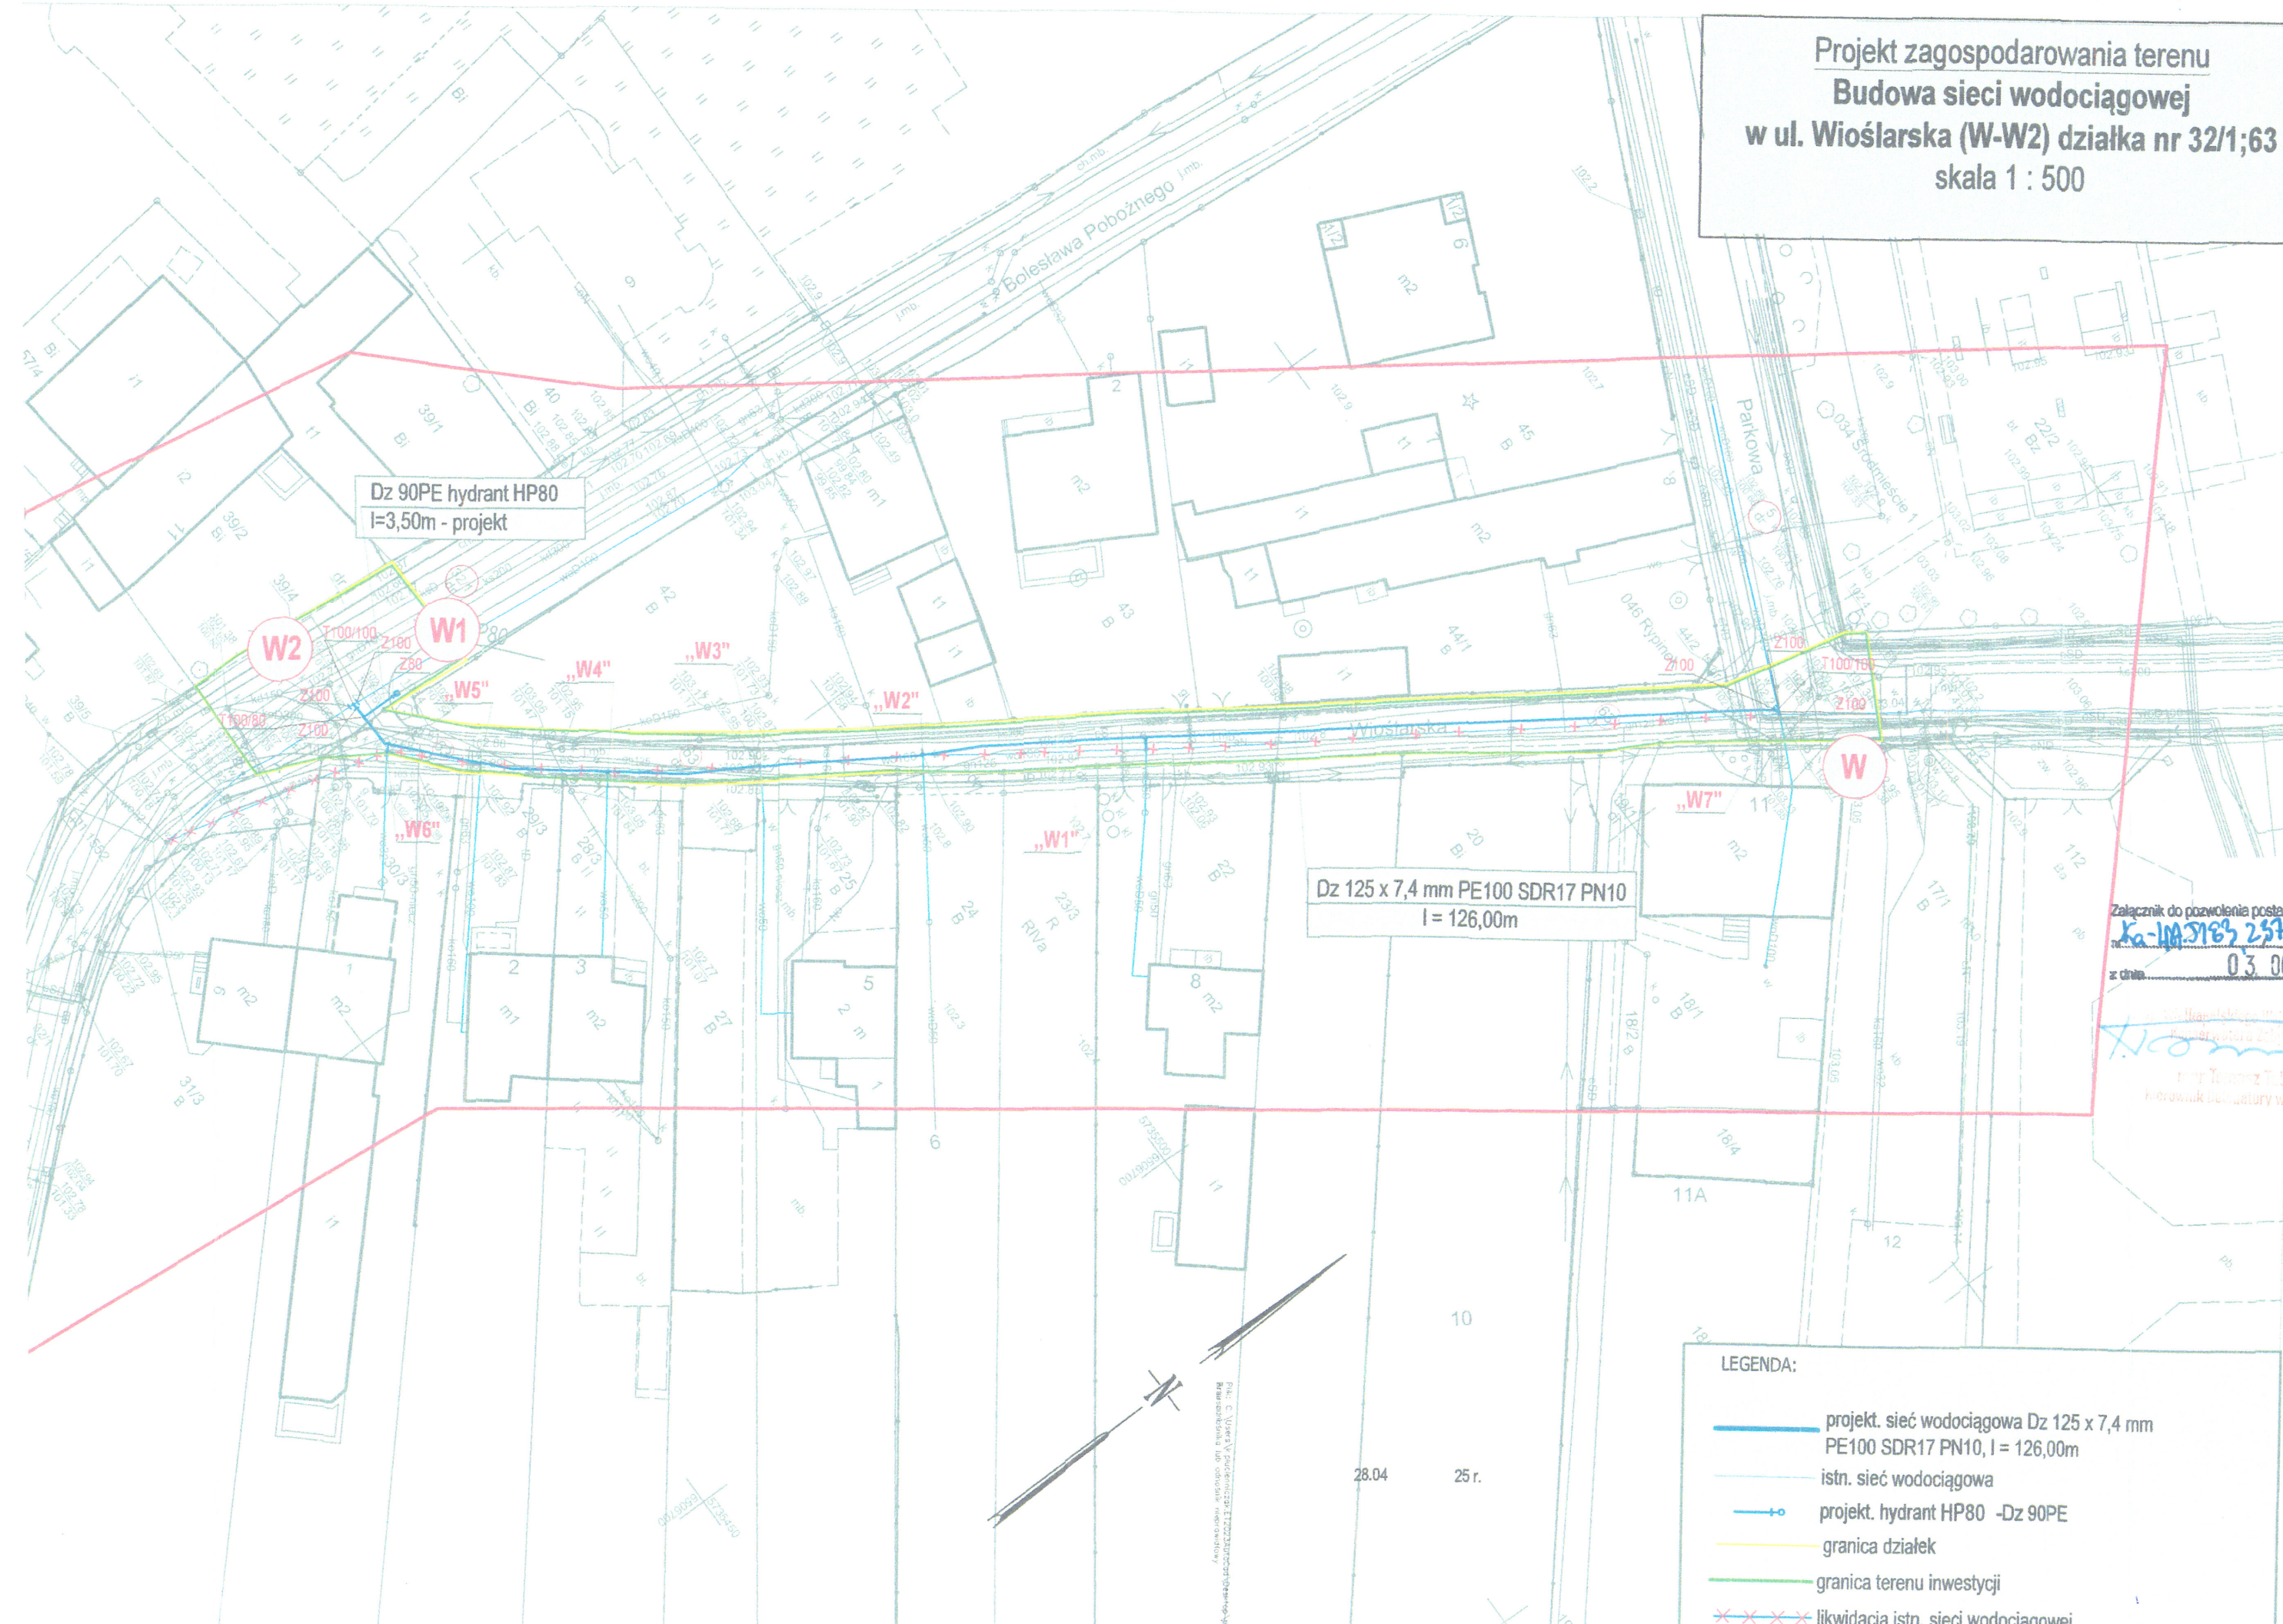

Projekt zagospodarowania terenu
Budowa sieci wodociągowej
w ul. Wioślarska (W-W2) działka nr 32/1;63
skala 1 : 500

MAPA DO CELÓW PROJEKTOWYCH	
Skala	1:500
Położenie obszaru opracowania	Kalisz ul. Wioślarska
Nazwa gminy	Miasto Kalisz
Identyfikator i nazwa obrębu ewidencyjnego	306101_1.0046, 046 Rypinek 306101_1.0034, 034 Śródmieście I
Nazwa wykonawcy prac geodezyjnych	Geodezja Pruchnik Sp. z o. o.
Identyfikator zgłoszenia prac geodezyjnych	WGK.6640.01.1554.2024
Imię i nazwisko kierownika prac geodezyjnych	Tomasz Pruchnik
Numer uprawnień zawodowych kierownika prac geodezyjnych	20982
Układu współrzędnych prostokątnych płaskich	2000/18
Układu wysokości	PL-EVRF2007-NH
Określenie obszaru, który był przedmiotem aktualizacji	
Data opracowania mapy	14.12.2024 r.
Imię i nazwisko osoby, która opracowała mapę	Tomasz Pruchnik
Geodezja Pruchnik Sp.z o. o. ul. Bolesława Pobożnego 9, 62-800 Kalisz tel.62 766 36 74, tel. 885 99 44 55 NIP 6182149939	
MAPA PODPISANA CYFROWO	
Nie wyklucza się istnienia w terenie innych nie wykazanych na niniejszej mapie urządzeń podziemnych, które nie były zgłoszone do inwentaryzacji.	

Załącznik do pozwolenia postępowania pisma
Ka-100.3163.2.3.3.2.2024
z dnia 03.06.2025
mgr Tomasz Talar
kierownik biuro w Kaliszu

Poświadczam, że niniejszy dokument został opracowany w wyniku prac geodezyjnych i kartograficznych, których rezultaty zawiera operat techniczny pozytywnie zweryfikowany. Jednocześnie informuję, że jestem świadomy odpowiedzialności karnej za złożenie fałszywego oświadczenia	
Identyfikator zgłoszenia prac geodezyjnych	WGK.6640.01.1554.2024
Organ służby geodezyjnej, który otrzymał zgłoszenie	Prezydent Miasta Kalisza
Wykonawca prac geodezyjnych	Geodezja Pruchnik Sp. z o.o.
Nr oraz data sporządzenia dokumentu zawierającego wyniki pozytywnej weryfikacji	Protokół weryfikacji nr 3 z dnia 31.01.2025 r.
Imię i nazwisko, podpis oraz nr uprawnień zawodowych kierownika prac	Tomasz Pruchnik Nr uprawnień 20982

ZA ZGODNOŚCIĄ
Z ORYGINAŁEM
2025-07-19

LEGENDA:	
	projekt. sieć wodociągowa Dz 125 x 7,4 mm PE100 SDR17 PN10, I = 126,00m
	istn. sieć wodociągowa
	projekt. hydrant HP80 -Dz 90PE
	granica działek
	granica terenu inwestycji
	likwidacja istn. sieci wodociągowej

PRZEDSIĘBIORSTWO WODOCIĄGÓW I KANALIZACJI SPÓŁKA Z O.O.	
62 - 800 KALISZ ul. Nowy Świat 2 a	
TEMAT	Projekt zagospodarowania terenu - budowa sieci wodociągowej
ADRES	ul. Wioślarska (W - W2) obręb 046,dz. 32/1;63, 62-800 Kalisz
INWESTOR	PWiK Sp.z o.o. ul. Nowy Świat 2 A 62-800 Kalisz
STANOWISKO	Imię i nazwisko Nr uprawnień Specjalność
PROJEKTANT	mgr inż. Małgorzata Lisiecka WKP10001/PW010505
ASISTENT PROJEKTANTA	mgr inż. Katarzyna Płodnicka