


Projekt zagospodarowania terenu
Budowa sieci wodociągowej
w ul. Wioślarska (W-W2) działka nr 32/1;63
skala 1 : 500

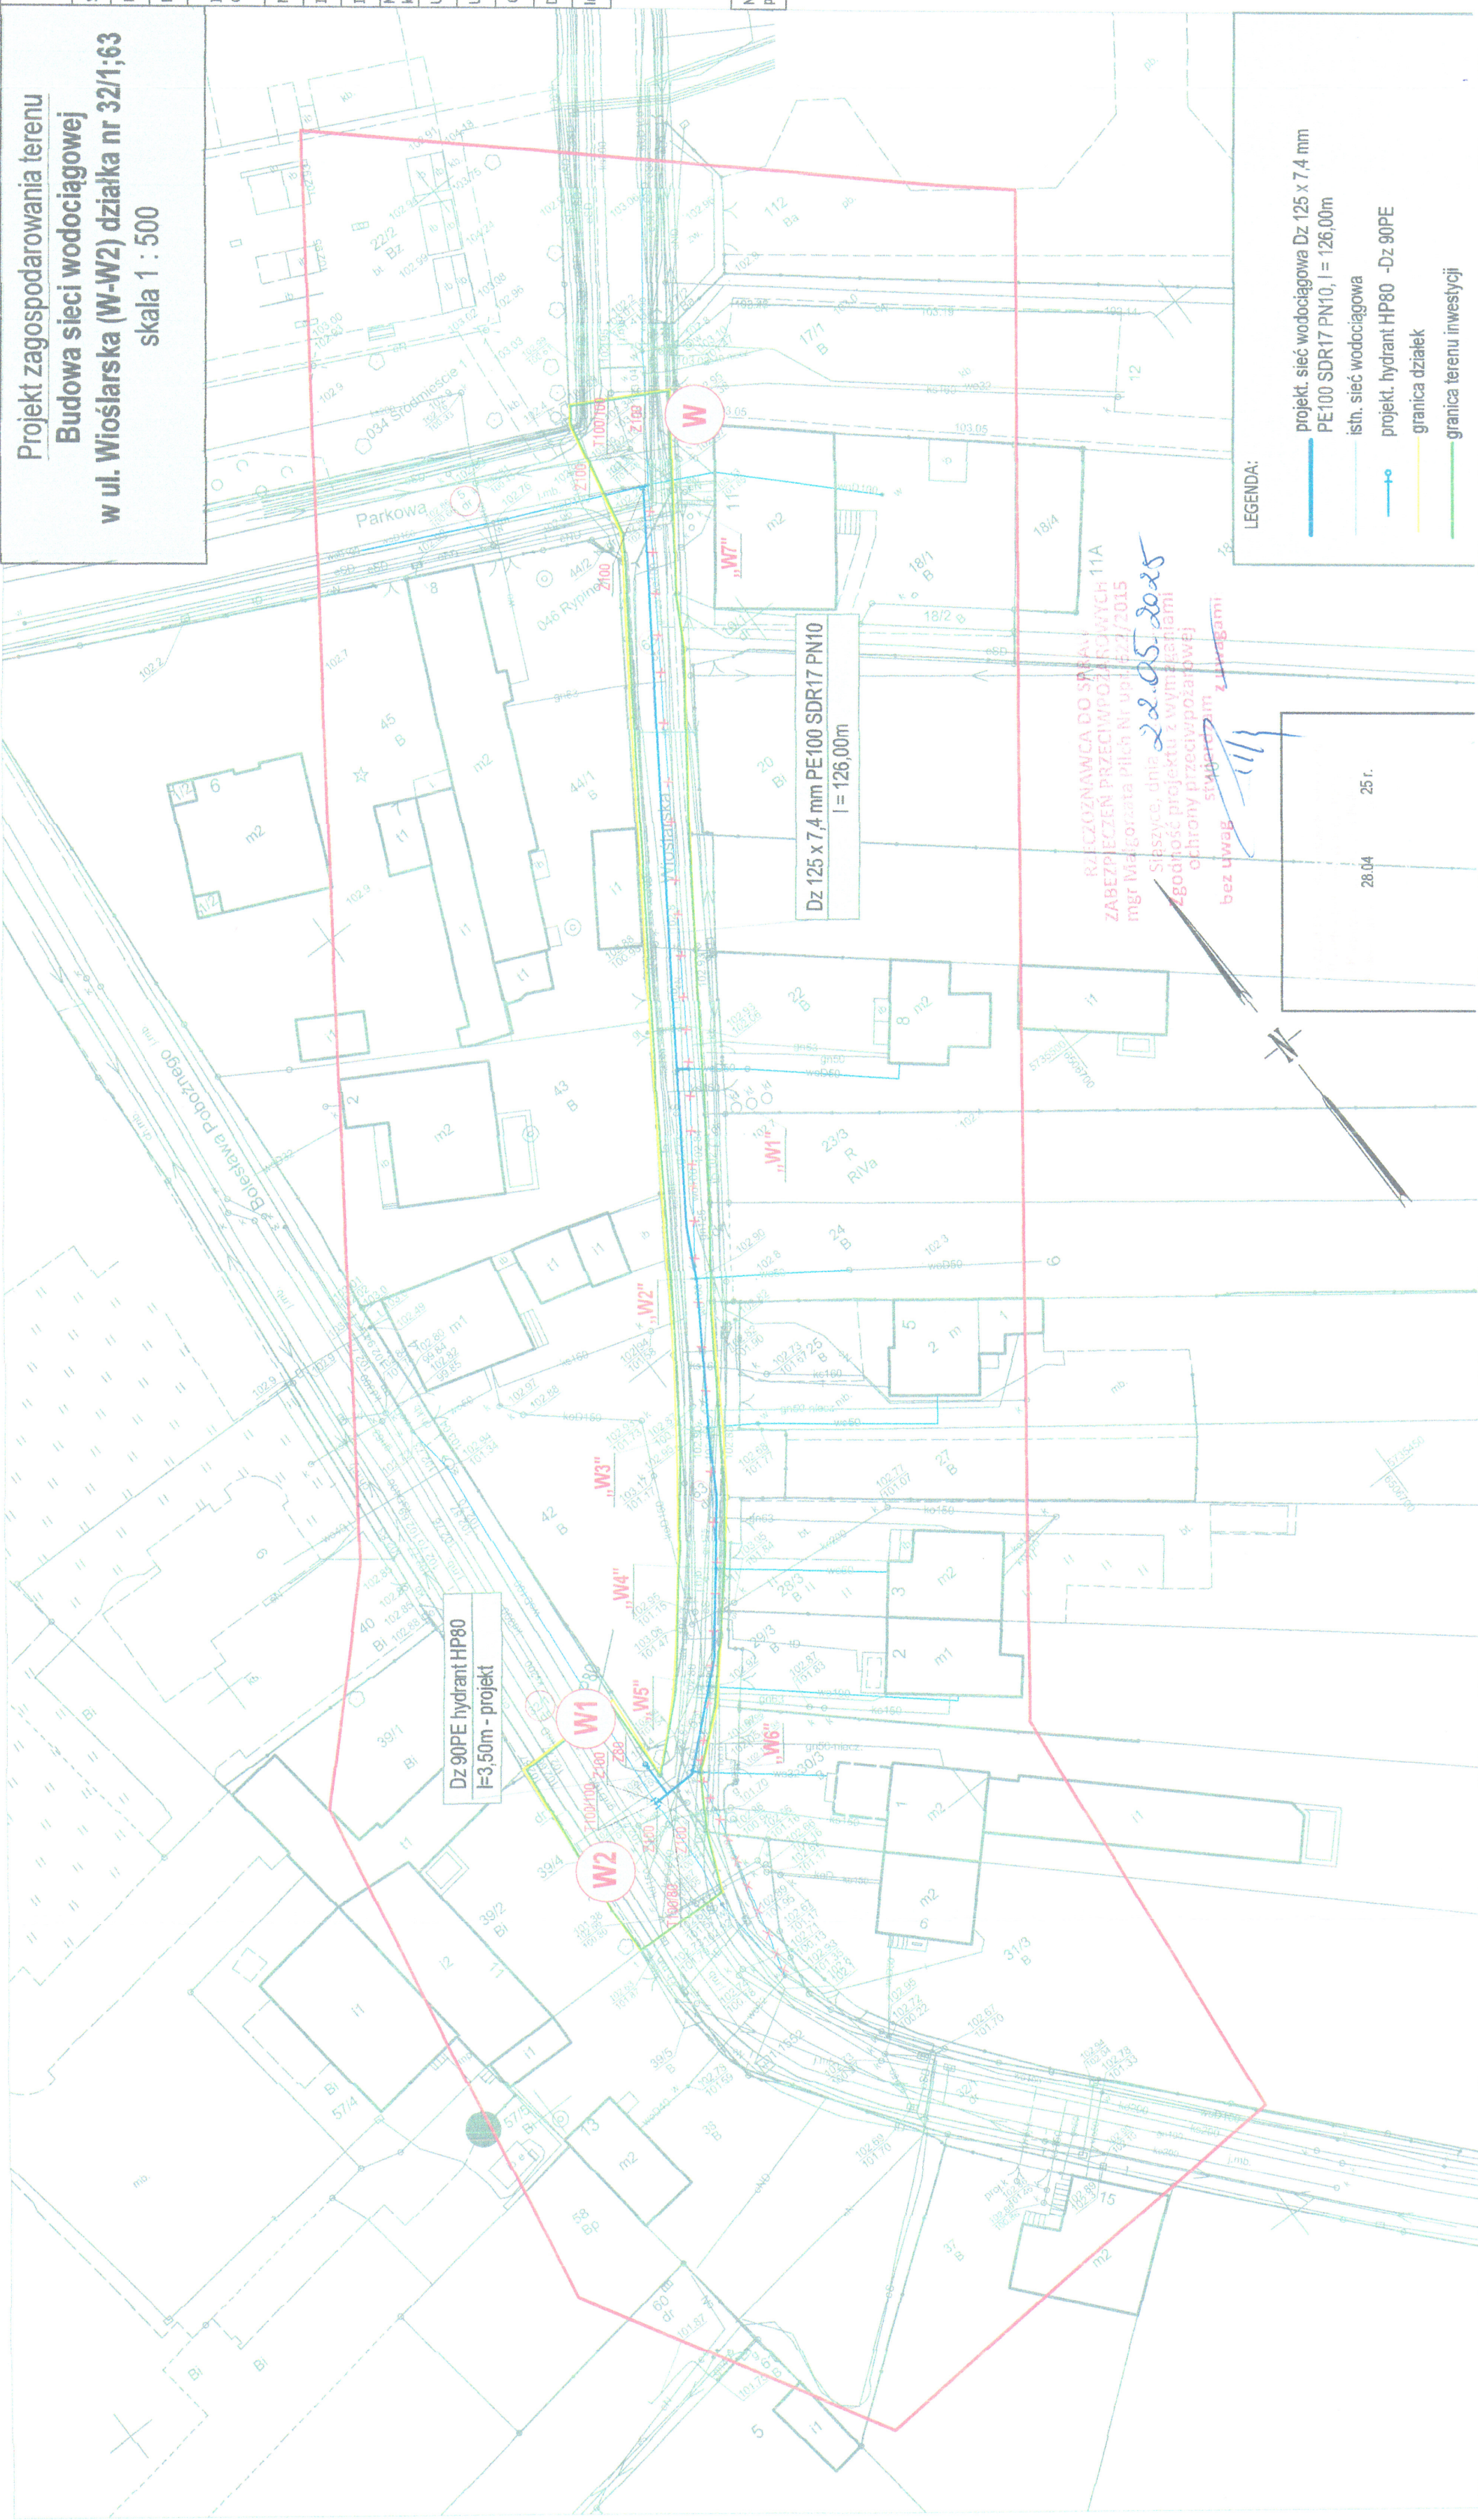

MAPA DO CELÓW PROJEKTOWYCH	
Skala	1:500
Położenie obszaru opracowania	Kalisz, ul. Wioślarska
Nazwa gminy	Miasto Kalisz
Identyfikator i nazwa obrębu ewidencyjnego	306101_1.0046, 046 Rybiek 306101_1.0034, 034 Środmiście I
Nazwa wykonawcy prac geodezyjnych	Geodezja Pruchnik Sp. z o. o.
Identyfikator zgłoszenia prac geodezyjnych	WGK.6640.01.1554.2024
Imię i nazwisko kierownika prac geodezyjnych	Tomasz Pruchnik
Numer uprawnień zawodowych kierownika prac geodezyjnych	20982
Układu współrzędnych prostokątnych płaski: 1	2000/18
Układu wysokości	PL-EVR2007-NH
Określenie obszaru, który był przedmiotem aktualizacji	
Data opracowania mapy	14.12.2024 r.
Imię i nazwisko osoby, która opracowała mapę	Tomasz Pruchnik
MAPA PODPISANA CYFROWO	
Geodezja Pruchnik Sp z o. o. ul. Bolesława Pobożnego 9, 62-800 Kalisz tel. 62 766 36 74, tel. 885 99 44 55 NIP 6182149539	

Nie wydłuża się stnienia w terenie innych nie wykazanych na niniejszej mapie urządzeń podziemnych, które nie były zgłoszone do inwentaryzacji.

Przekazujemy, że niniejszy dokument został opracowany w wyniku prac geodezyjnych i kartograficznych, których rezultaty zawierają opisy techniczny pożyteczne i wartościowe. Jednocześnie informuję, że jest to ostateczny odpowiednik alfabetycznej kartej za złożenie fałszywego oświadczenia.	
Identyfikator zgłoszenia prac geodezyjnych	WGK.6640.01.1554.2024
Organ służby geodezyjnej, który otrzymał zgłoszenie	Prezydent Miasta Kalisza
Wykonawca prac geodezyjnych	Geodezja Pruchnik Sp. z o. o.
Nr oraz data sporządzenia dokumentu zawierającego wyniki powyższej weryfikacji	Podkół weryfikacji nr 2 z dnia 31.01.2025 r.
Imię i nazwisko, podpis oraz nr uprawnień zawodowych kierownika prac	Tomasz Pruchnik Nr uprawnień 20982

ZAZGODNOŚĆ
Z ORYGINAŁEM

2025-07-19

PRZEDSIĘBIORSTWO WODOCIĄGÓW I KANALIZACJI SPÓŁKA Z O.O.	
Projekt zagospodarowania terenu - budowa sieci wodociągowej 62 - 800 KALISZ ul. Nowy Świat 2 a	
TEMAT	1
ADRES	ul. Wioślarska (W - W2) obręb 046, dz. 32/1;63, 62-800 Kalisz
INWESTOR	PWK Sp. z o.o. ul. Nowy Świat 2 A 62-800 Kalisz
STANOWISKO	Nr uprawnień
PROJEKTANT	mgr inż. Małgorzata Piłch
REWIZYJANT	mgr inż. Małgorzata Piłch

LEGENDA:	
projekt. sieć wodociągowa Dz 125 x 7,4 mm PE100 SDR17 PN10, l = 126,00m	28.04 25 r.
istn. sieć wodociągowa	
projekt. hydrant HP80 - Dz 90PE	
granica działek	
granica terenu inwestycji	