


UWAGA

1. Poziom  $\pm 0,00 = 218,30$  m n.p.m.
2. Wszystkie obudowy kanałów instalacyjnych wykonac sciankami w systemie PROMATECT zgodnie z wymogami proz
3. Rozpatrywac łącznie z projektem konstrukcji i pozostałymi projektami branżowymi
4. Instalacje i otwory w stropie wg projektów branżowych

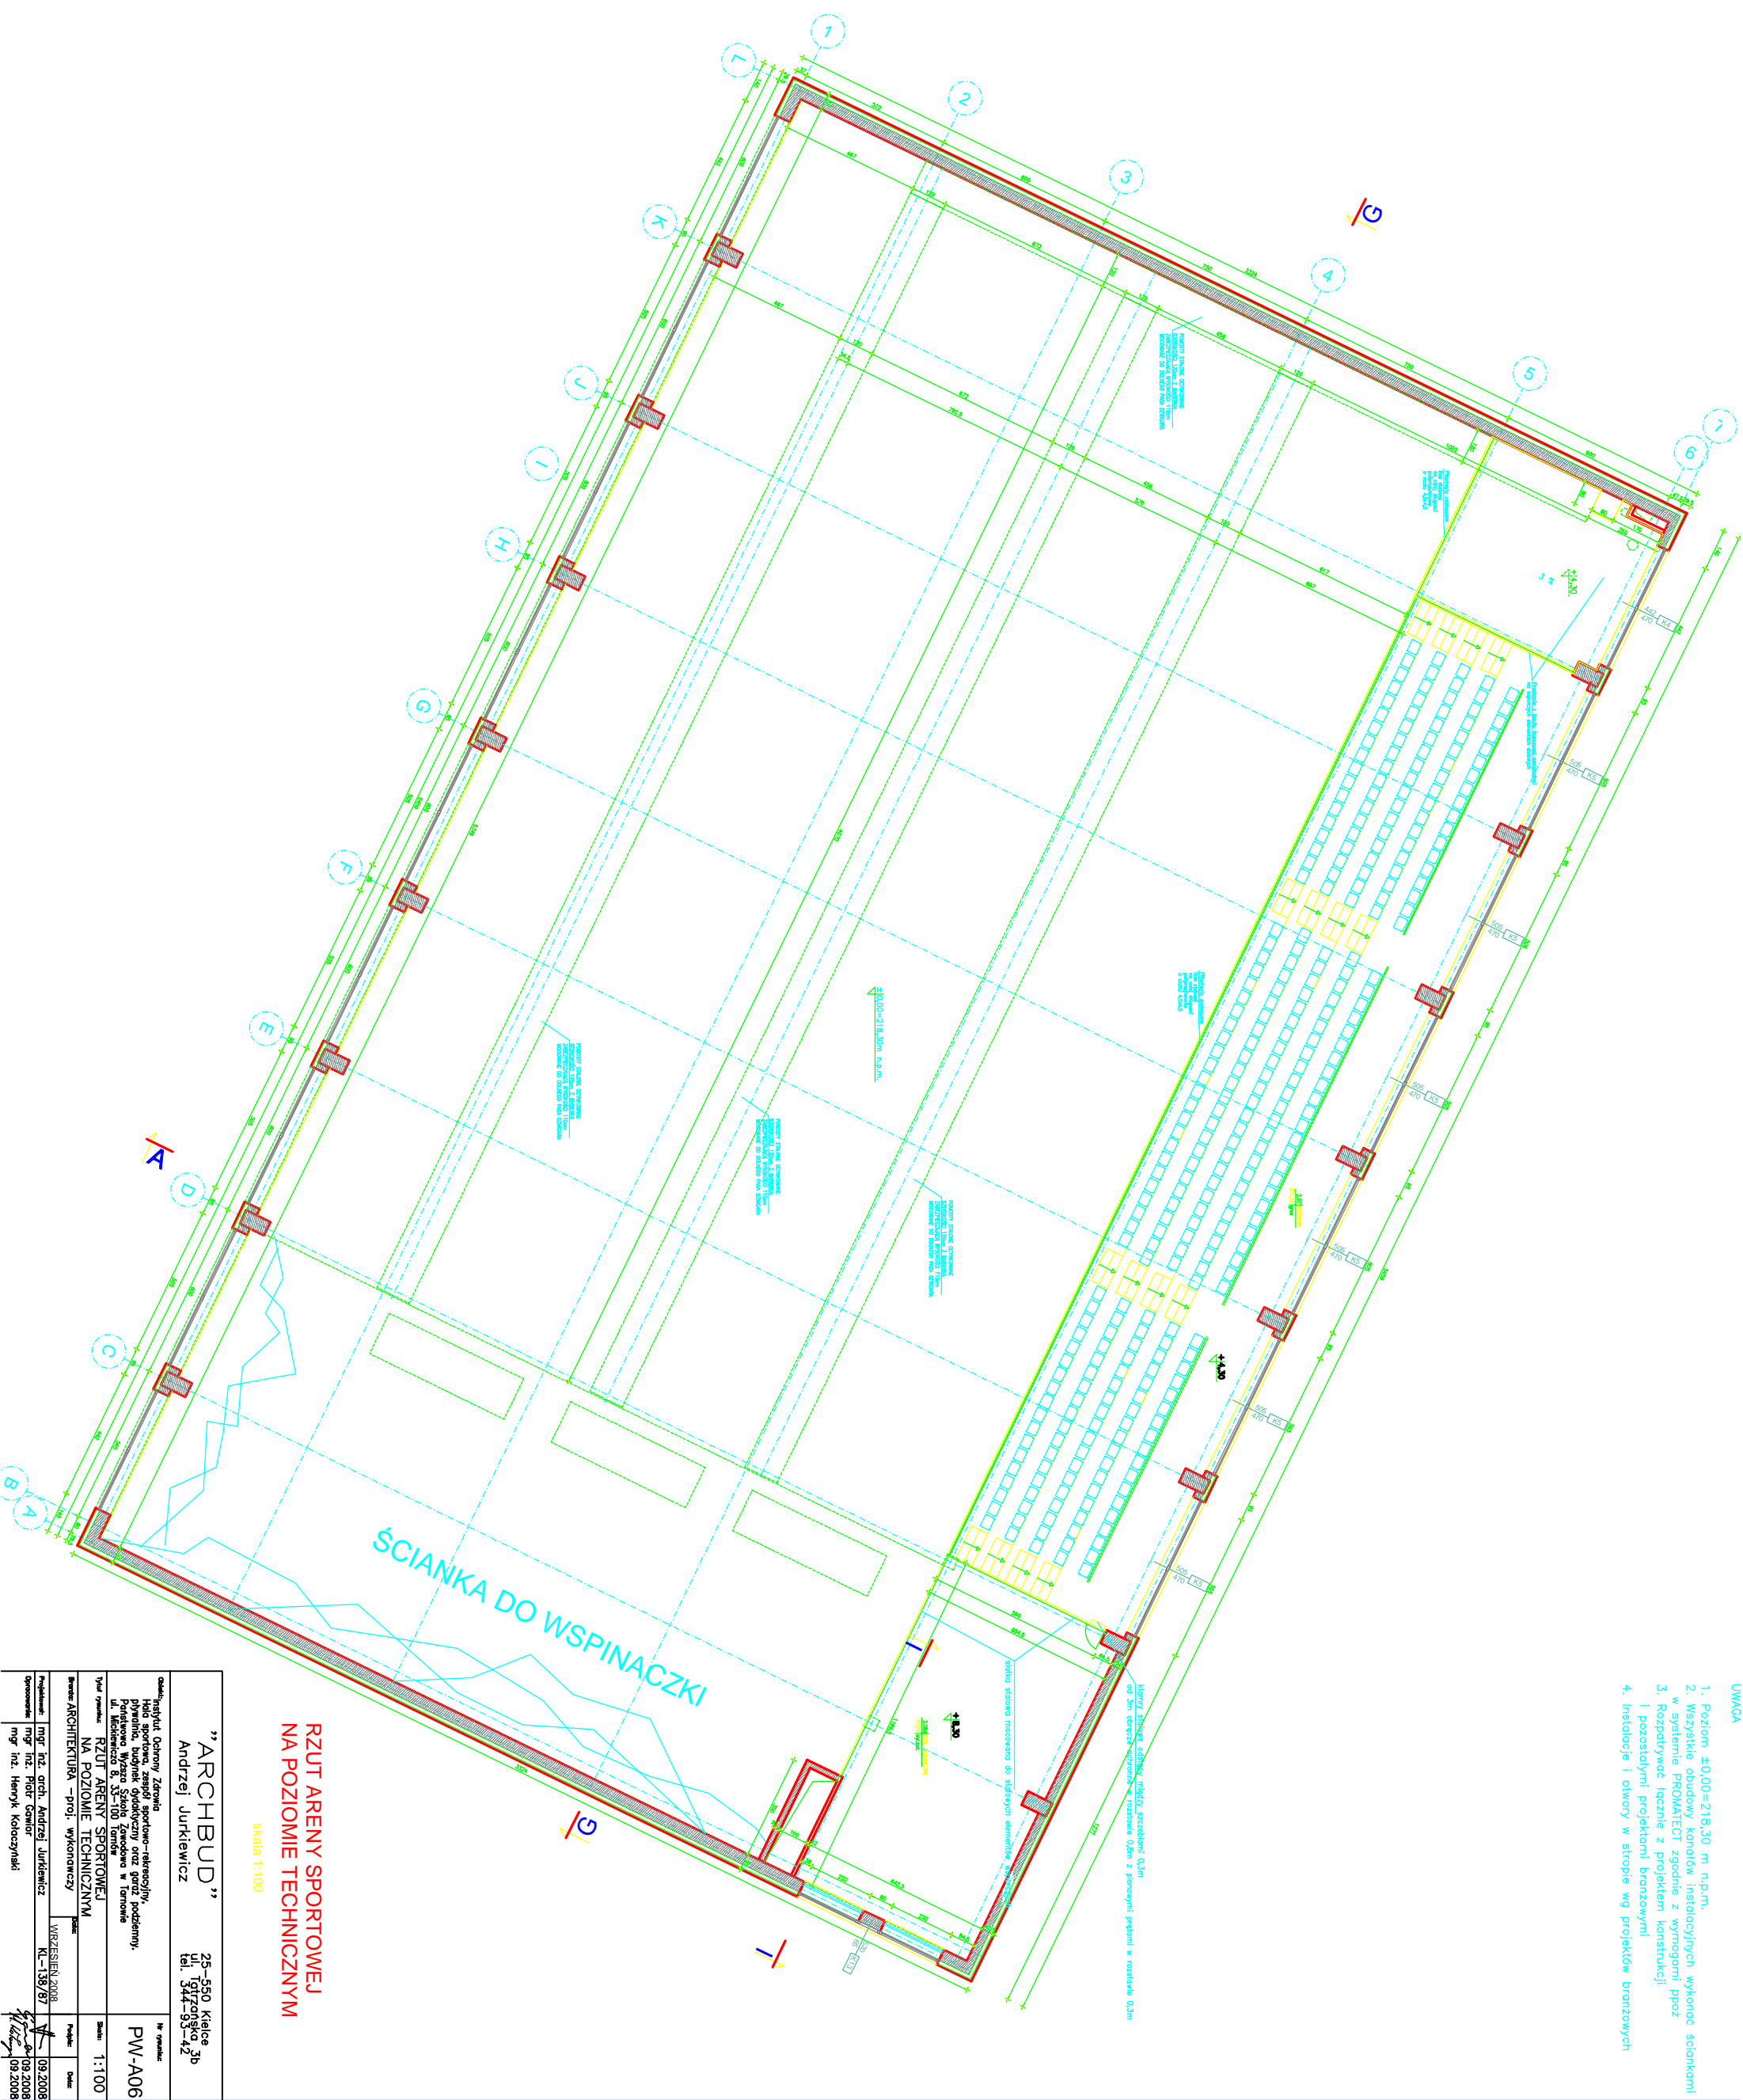

**RZUT ARENY SPORTOWEJ  
NA POZIOMIE TECHNICZNYM**

skala 1:100

"ARCHBUD" Andrzej Jurkiewicz		25-550 Kielce 3b ul. Głuchowska 42 tel. 344-93-42	
Ciepłota: Ukł. Ciepłoty Zasilania Instalacja wentylacji mechanicznej Płytkowa Wyższa Szkoła Zawodowa w Toroniu ul. Mickiewicza 8, 53-100 Toruń		Nr rysunku: <b>PW-A06</b>	
Typ rysunku: NA POZIOMIE TECHNICZNYM		Skala: 1:100	
Branża: ARCHITEKTURA - Proj.: Wykonawczy		Data: 09.2008	
Projektant: mgr inż. arch. Andrzej Jurkiewicz		WZRESZTEN 2008 KL-139/07	
Opis rysunku: mgr inż. Piotr Gawior		09.2008	
mgr inż. Henryk Kociołowski		09.2008	