


SEGMENT B

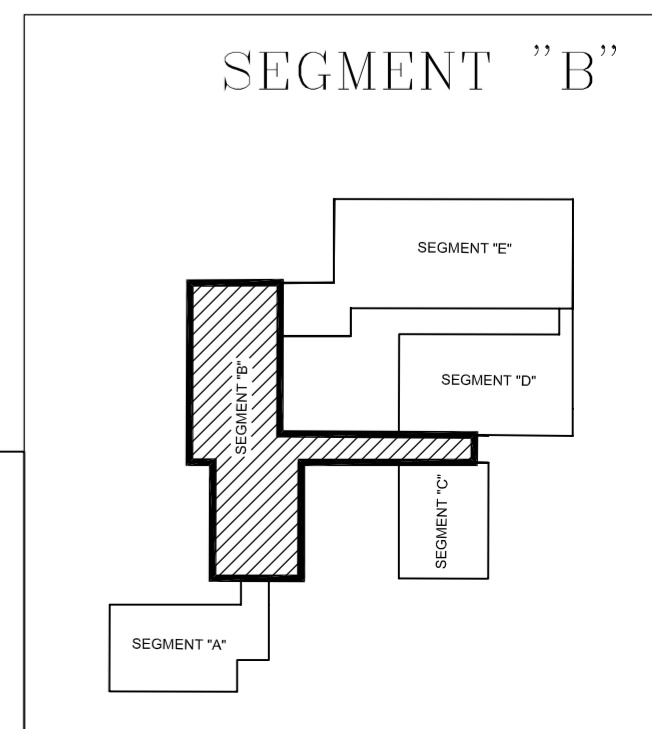

		<small>PRACOWNIA PROJEKTOWA HYDROMONT s.c. Nowak, Moderacki 09-402 Płock, Al. Jachowicza 17A - tel/fax: 024 269 23 75; kom. Maria Nowak 0601 318 370, Jarosław Moderacki 0604 401 012 e-mail: hydromont@op.pl, NIP 774-364-10-00 - REGON 141247642 Nr konta: PEKAO SA 1212403174-1111001016275198</small>	
INWESTOR: Gmina Płock ul. Stary Rynek 1 09-400 Płock		Nazwa proj.: Projekt wymiany instalacji wodociągowych, kanalizacji sanitarnej i deszczowej w budynku Szkoły Podstawowej nr 2, ul. Faustyna Piaska 5 w Płocku	
Branża: Sanitarna	Imię i Nazwisko nr uprawnień	Podpis	Nazwa rys.: INSTALACJA HYDRANTOWA - BUDYNEK SZKOŁY NR 2
Projektant: mgr inż. Maria Nowak upr. nr 43/89			RZUT PIĘTRA II
Sprawdził: mgr inż. Jarosław Moderacki upr. nr Wa-68/01	Data: 09.2022 r.	Nr rys.: IS/06	Skala: 1:100
Opracował:			

LEGENDA:
 INSTALACJA WODY PPOŻ