


MAPA DO CELÓW PROJEKTOWYCH	
Oznaczenie kancelaryjne zgłoszenia pracy geodezyjnej	6640.2092.2020
Miejscowość	m. Łomża, ul. Wspólna
Jednostka ewidencyjna	identyfikator nazwa
Obręb ewidencyjny	identyfikator nazwa
Skala mapy	1:500
Układ współrzędnych	prostokątnych płaskich wysokości
Data opracowania mapy	22.01.2021 r.
Sekcje mapy zasadniczej	7.195.29.25.3.4; 7.194.29.05.1.2
Oznaczenie granic obszaru, który był przedmiotem aktualizacji	-----
Służebności gruntowe mające wpływ na zagospodarowanie gruntów zlokalizowanych w granicach projektowanej inwestycji	Wykonanie niniejszej mapy nie było poprzedzone ustaleniami dotyczącymi ewentualnych służebności gruntowych obciążających grunty położone w granicach projektowanej inwestycji budowlanej
Kontur użytku gruntowego, który nie jest ujawniony w bazie danych ewidencji gruntów i budynków	Brak
<b>GEOPLAN S.C.</b> A. Toczyłowski, K. i S. Kołodziejczyk ul. Dworna 35, 18-400 Łomża tel. 86 216 55 55 602 507 457 NIP: 718 140 49 62	
<b>GEODETA UPRAWNIONY</b> Zaśw. G.U.G. nr 1458 Antoni Toczyłowski 18-400 Łomża, ul. Obronców Łomży 2c 602 507 457	
Nazwa / imię i nazwisko wykonawcy oraz data i podpis osoby reprezentującej wykonawcę	
Imię i nazwisko, nr uprawnień oraz data i podpis geodety uprawnionego, który opracował mapę	

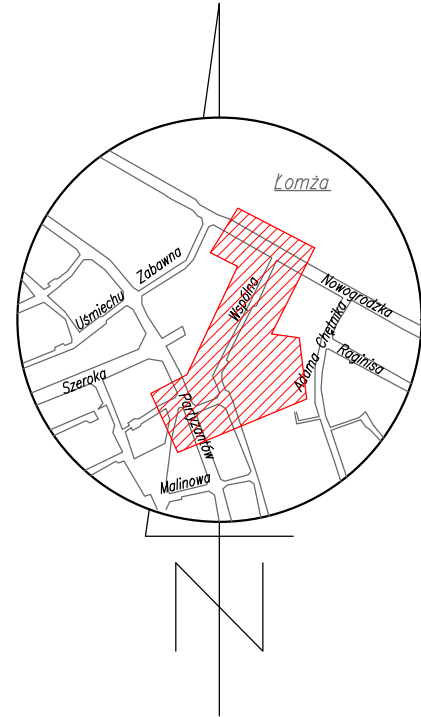


Szkic orientacyjny

Jestem świadomy odpowiedzialności karnej za złożenie fałszywych oświadczeń. Oświadczam, że operat techniczny zawierający rezultaty prac geodezyjnych w wyniku, których powstał niniejszy dokument uzyskał pozytywny wynik weryfikacji.	
Identyfikator zgłoszenia prac geodezyjnych	6640.2092.2020
Wykonawca prac geodezyjnych	GEOPLAN S.C. A. Toczyłowski, K. i S. Kołodziejczyk
Organ służby geodezyjnej, który otrzymał zgłoszenie	Starosta Łomżyński
Nr oraz data sporządzenia dokumentu zawierającego wynik pozytywnej weryfikacji	Protokół Weryfikacji nr 17433 z dnia 2021-01-27 ID operatu P.2062.2021.48
Imię i nazwisko oraz nr uprawnień zawodowych kierownika prac	Antoni Toczyłowski Zaśw. G.U.G. nr 1458

istn. słup linii napowietrznej nN nr 37

**GEODETA UPRAWNIONY**  
Zaśw. G.U.G. nr 1458  
Antoni Toczyłowski  
18-400 Łomża, ul. Obronców Łomży 2c  
602 507 457

6640.2090.2020, data sporządzenia 22.01.2021 r.  
Kierownik prac: Antoni Toczyłowski, nr upr. 1458  
Dokument podpisany elektronicznie

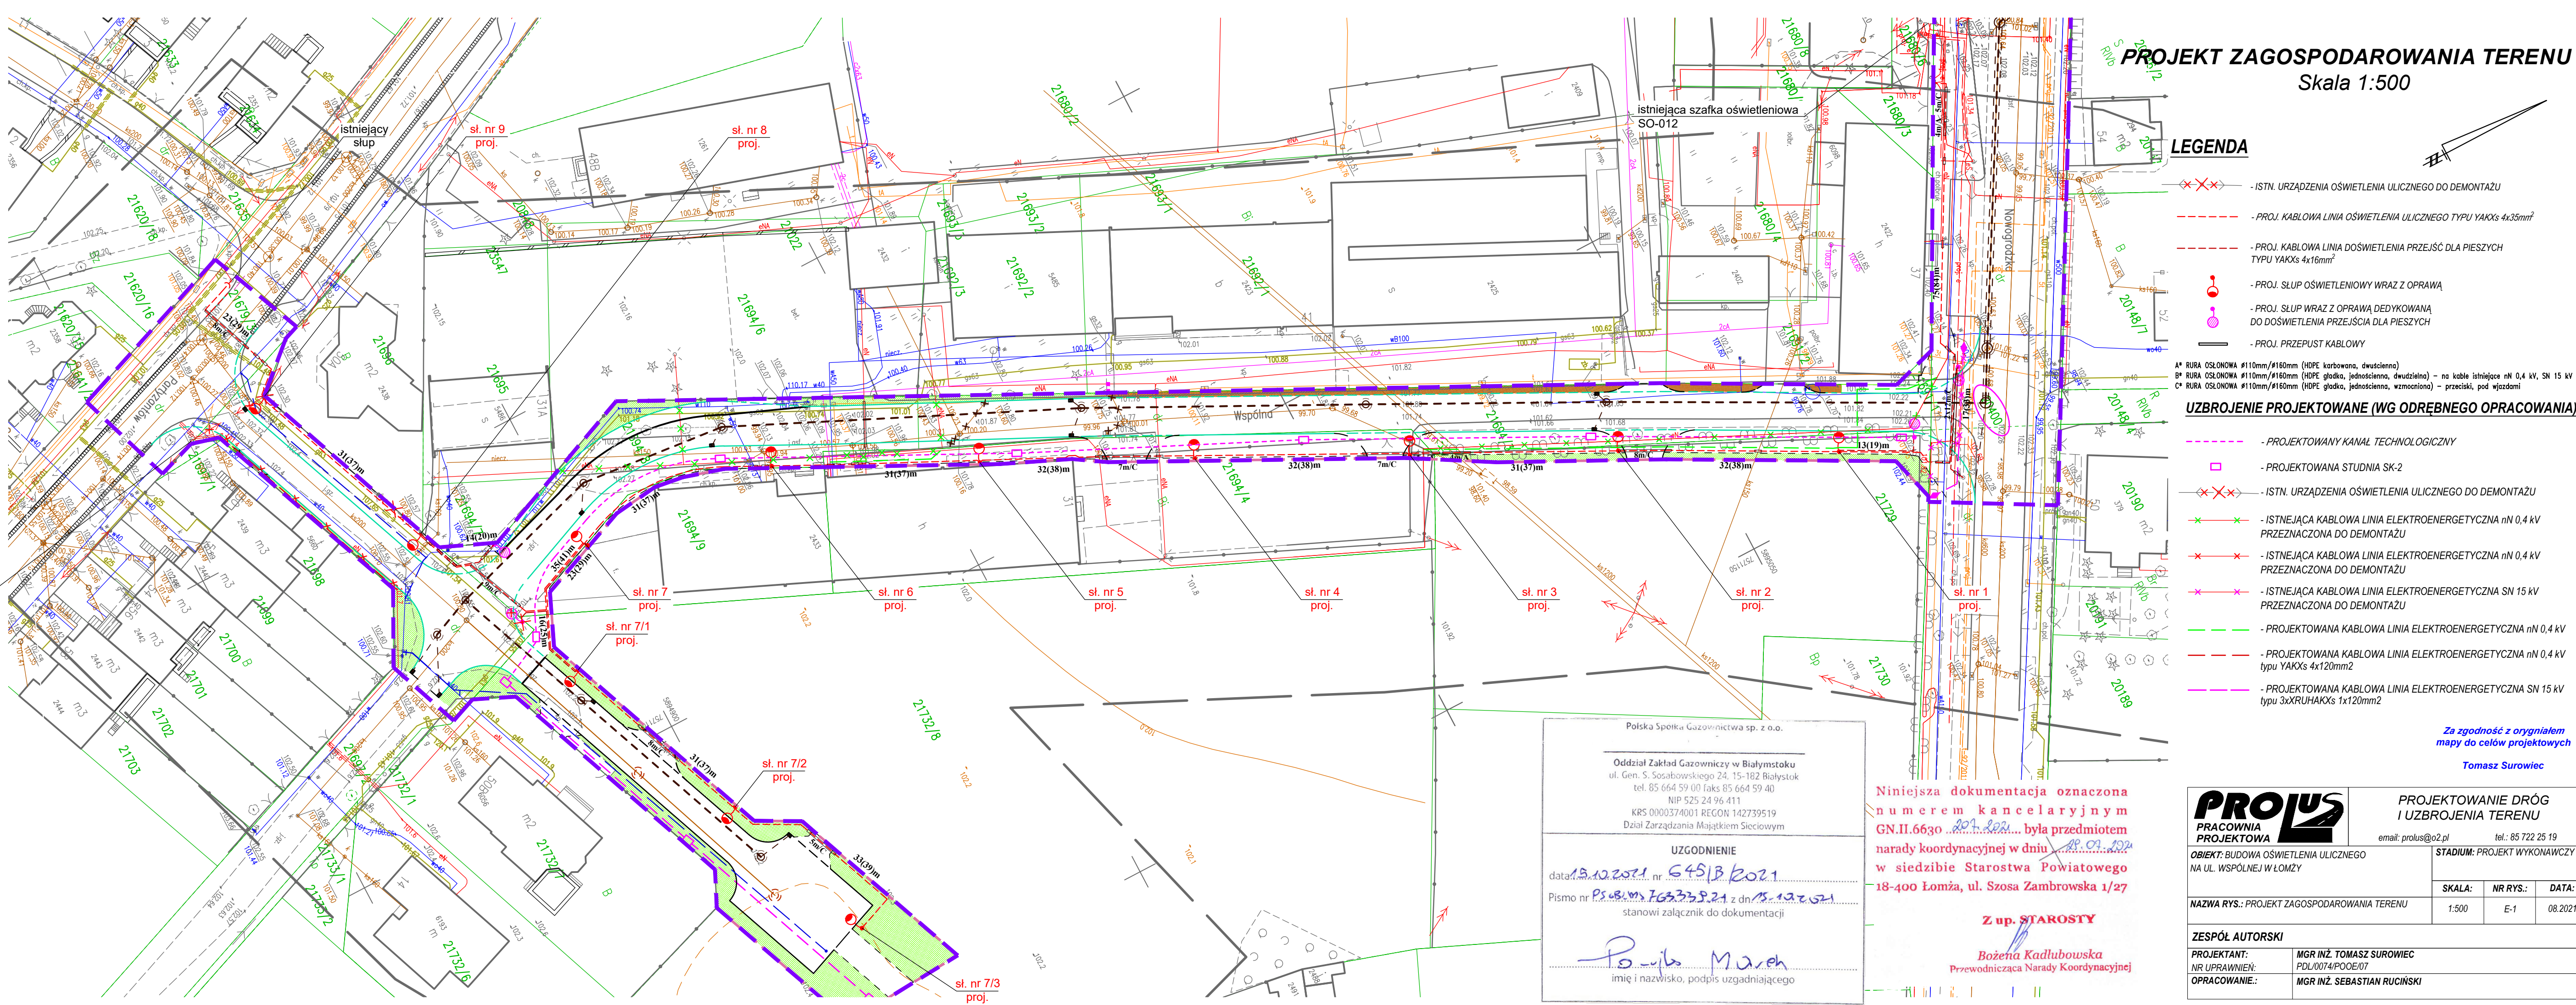

## PROJEKT ZAGOSPODAROWANIA TERENU

Skala 1:500

### LEGENDA

- ISTN. URZĄDZENIA OŚWIETLENIA ULICZNEGO DO DEMONTAŻU
- PROJ. KABLOWA LINIA OŚWIETLENIA ULICZNEGO TYPU YAKXs 4x35mm<sup>2</sup>
- PROJ. KABLOWA LINIA DOŚWIETLENIA PRZEJŚĆ DLA PIESZYCH TYPU YAKXs 4x16mm<sup>2</sup>
- PROJ. SŁUP OŚWIETLENIOWY WRAZ Z OPRAWĄ
- PROJ. SŁUP WRAZ Z OPRAWĄ DEDYKOWANĄ DO DOŚWIETLENIA PRZEJŚCIA DLA PIESZYCH
- PROJ. PRZEPUST KABLOWY

A\* RURA OSŁONOWA #110mm/#160mm (HDPE karbowana, dwucienna)  
B\* RURA OSŁONOWA #110mm/#160mm (HDPE gładka, jednocienna, dwucienna) – na kable istniejące nN 0,4 kV, SN 15 kV  
C\* RURA OSŁONOWA #110mm/#160mm (HDPE gładka, jednocienna, wzmocniona) – przejścia, pod wjazdami

### UZBROJENIE PROJEKTOWANE (WG ODRĘBNEGO OPACOWANIA)

- PROJEKTOWANY KANAŁ TECHNOLOGICZNY
- PROJEKTOWANA STUDNIA SK-2
- ISTN. URZĄDZENIA OŚWIETLENIA ULICZNEGO DO DEMONTAŻU
- ISTNIEJĄCA KABLOWA LINIA ELEKTROENERGETYCZNA nN 0,4 kV PRZEZNACZONA DO DEMONTAŻU
- ISTNIEJĄCA KABLOWA LINIA ELEKTROENERGETYCZNA nN 0,4 kV PRZEZNACZONA DO DEMONTAŻU
- ISTNIEJĄCA KABLOWA LINIA ELEKTROENERGETYCZNA SN 15 kV PRZEZNACZONA DO DEMONTAŻU
- PROJEKTOWANA KABLOWA LINIA ELEKTROENERGETYCZNA nN 0,4 kV
- PROJEKTOWANA KABLOWA LINIA ELEKTROENERGETYCZNA nN 0,4 kV typu YAKXs 4x120mm<sup>2</sup>
- PROJEKTOWANA KABLOWA LINIA ELEKTROENERGETYCZNA SN 15 kV typu 3xXRUHAKXs 1x120mm<sup>2</sup>

Za zgodność z oryginałem  
mapy do celów projektowych  
Tomasz Surowiec

Polska Spółka Gazownictwa sp. z o.o.

Oddział Zakład Gazowniczy w Białymstoku  
ul. Gen. S. Sosabowskiego 24, 15-182 Białystok  
tel. 85 664 59 00 faks 85 664 59 40  
NIP 525 24 96 411  
KRS 0000374001 REGON 142739519  
Dział Zarządzania Majątkiem Sieciowym

**UZGODNIENIE**  
data: 19.12.2021 nr: 64513/2021  
Pismo nr: P.508.m.163359.21 z dn. 15.12.2021  
stanowi załącznik do dokumentacji

*Bożena Kadłubowska*  
imię i nazwisko, podpis uzgadniającego

Niniejsza dokumentacja oznaczona numerem kancelaryjnym GN.II.6630 201.0221 była przedmiotem narady koordynacyjnej w dniu 19.07.2021 w siedzibie Starostwa Powiatowego 18-400 Łomża, ul. Szosa Zambrowska 1/27

Z up. STAROSTY

Bożena Kadłubowska  
Przewodnicząca Narady Koordynacyjnej

<b>PROLUS</b> PRACOWNIA PROJEKTOWA		PROJEKTOWANIE DRÓG I UZBROJENIA TERENU		
email: prolus@o2.pl		tel.: 85 722 25 19		
OBJEKT: BUDOWA OŚWIETLENIA ULICZNEGO NA UL. WSPÓLNEJ W ŁOMŻY		STADIUM: PROJEKT WYKONAWCZY		
		SKALA:	NR RYS.:	DATA:
NAZWA RYS.: PROJEKT ZAGOSPODAROWANIA TERENU		1:500	E-1	08.2021
ZESPÓŁ AUTORSKI				
PROJEKTANT:		MGR INŻ. TOMASZ SUROWIEC		
NR UPRAWNIENI:		PDL/0074/POOE/07		
OPACOWANIE:		MGR INŻ. SEBASTIAN RUCIŃSKI		