

Niniejsza dokumentacja oznaczona numerem kancelaryjnym GN.II.6630 ...~~201.202~~... była przedmiotem narady koordynacyjnej w dniu ~~20.09.2021~~ w siedzibie Starostwa Powiatowego 18-400 Łomża, ul. Szosa Zambrowska 1/27

Z up. STAROSTY
Bożena Kadlubowska
Przewodnicząca Narady Koordynacyjnej

ZA ZGODNOŚĆ Z ORYGINAŁEM MAPY DO CELÓW PROJEKTOWYCH
ZA ZGODNOŚĆ KOPII NA PROJEKCIE ZAGOSPODAROWANIA TERENU Z ICH ORYGINALAMI


MAPA DO CELÓW PROJEKTOWYCH	
Oznaczenie kancelaryjne zgłoszenia pracy geodezyjnej	6640.2092.2020
Miejscowość	m. Łomża, ul. Wspólna
Jednostka ewidencyjna	identyfikator 206201_1 nazwa Łomża- miasto
Obszar ewidencyjny	identyfikator 206201_1.0002 nazwa Łomża
Skala mapy	1:500
Układ współrzędnych	prostokątnych płaskich wysokości 2000/7 Kronsztadt 86
Data opracowania mapy	22.01.2021 r.
Sekcje mapy zasadniczej	7.195.29.25.3.4; 7.194.29.05.1.2
Oznaczenie granic obszaru, który był przedmiotem aktualizacji	
Służebności gruntowe mające wpływ na zagospodarowanie gruntów zlokalizowanych w granicach projektowanej inwestycji	Wykonanie niniejszej mapy nie było poprzedzone ustaleniami dotyczącymi ewentualnych służebności gruntowych obciążających grunty położone w granicach projektowanej inwestycji budowlanej
Kontur użytku gruntowego, który nie jest ujawniony w bazie danych ewidencji gruntów i budynków	Brak
GEOPLAN S.C. A. Toczyłowski, K. i S. Kołodziejczyk ul. Dworna 35, 18-400 Łomża tel. 86 216 55 55 602 507 457 NIP: 718 140 49 62	
GEODETA UPRAWNIONY Zaśw. G.U.G. i K. nr 1458 Antoni Toczyłowski 18-400 Łomża, ul. Oborników Łomży 2c 602 507 457	
Nazwa / imię i nazwisko wykonawcy oraz data i podpis osoby reprezentującej wykonawcę	
Imię i nazwisko, nr uprawnień oraz data i podpis geodety uprawnionego, który opracował mapę	

Jestem świadomy odpowiedzialności karnej za złożenie fałszywych oświadczeń. Oświadczam, że operat techniczny zawierający rezultaty prac geodezyjnych w wyniku, których powstał niniejszy dokument uzyskał pozytywny wynik weryfikacji.

Identyfikator zgłoszenia prac geodezyjnych	6640.2092.2020
Wykonawca prac geodezyjnych	GEOPLAN S.C. A. Toczyłowski, K. i S. Kołodziejczyk
Organ służby geodezyjnej, który otrzymał zgłoszenie	Starosta Łomżyński
Nr oraz data sporządzenia dokumentu zawierającego wynik pozytywnej weryfikacji	Protokół Weryfikacji nr 17433 z dnia 2021-01-27 ID operatu P.2062.2021.48
Imię i nazwisko oraz nr uprawnień zawodowych kierownika prac	Antoni Toczyłowski Zaśw. GUGiK Nr 1458

GEODETA UPRAWNIONY
Zaśw. G.U.G. i K. nr 1458
Antoni Toczyłowski
18-400 Łomża, ul. Oborników Łomży 2c
602 507 457

6640.2090.2020, data sporządzenia 22.01.2021 r.
Kierownik prac: Antoni Toczyłowski, nr upr. 1458
Dokument podpisany elektronicznie

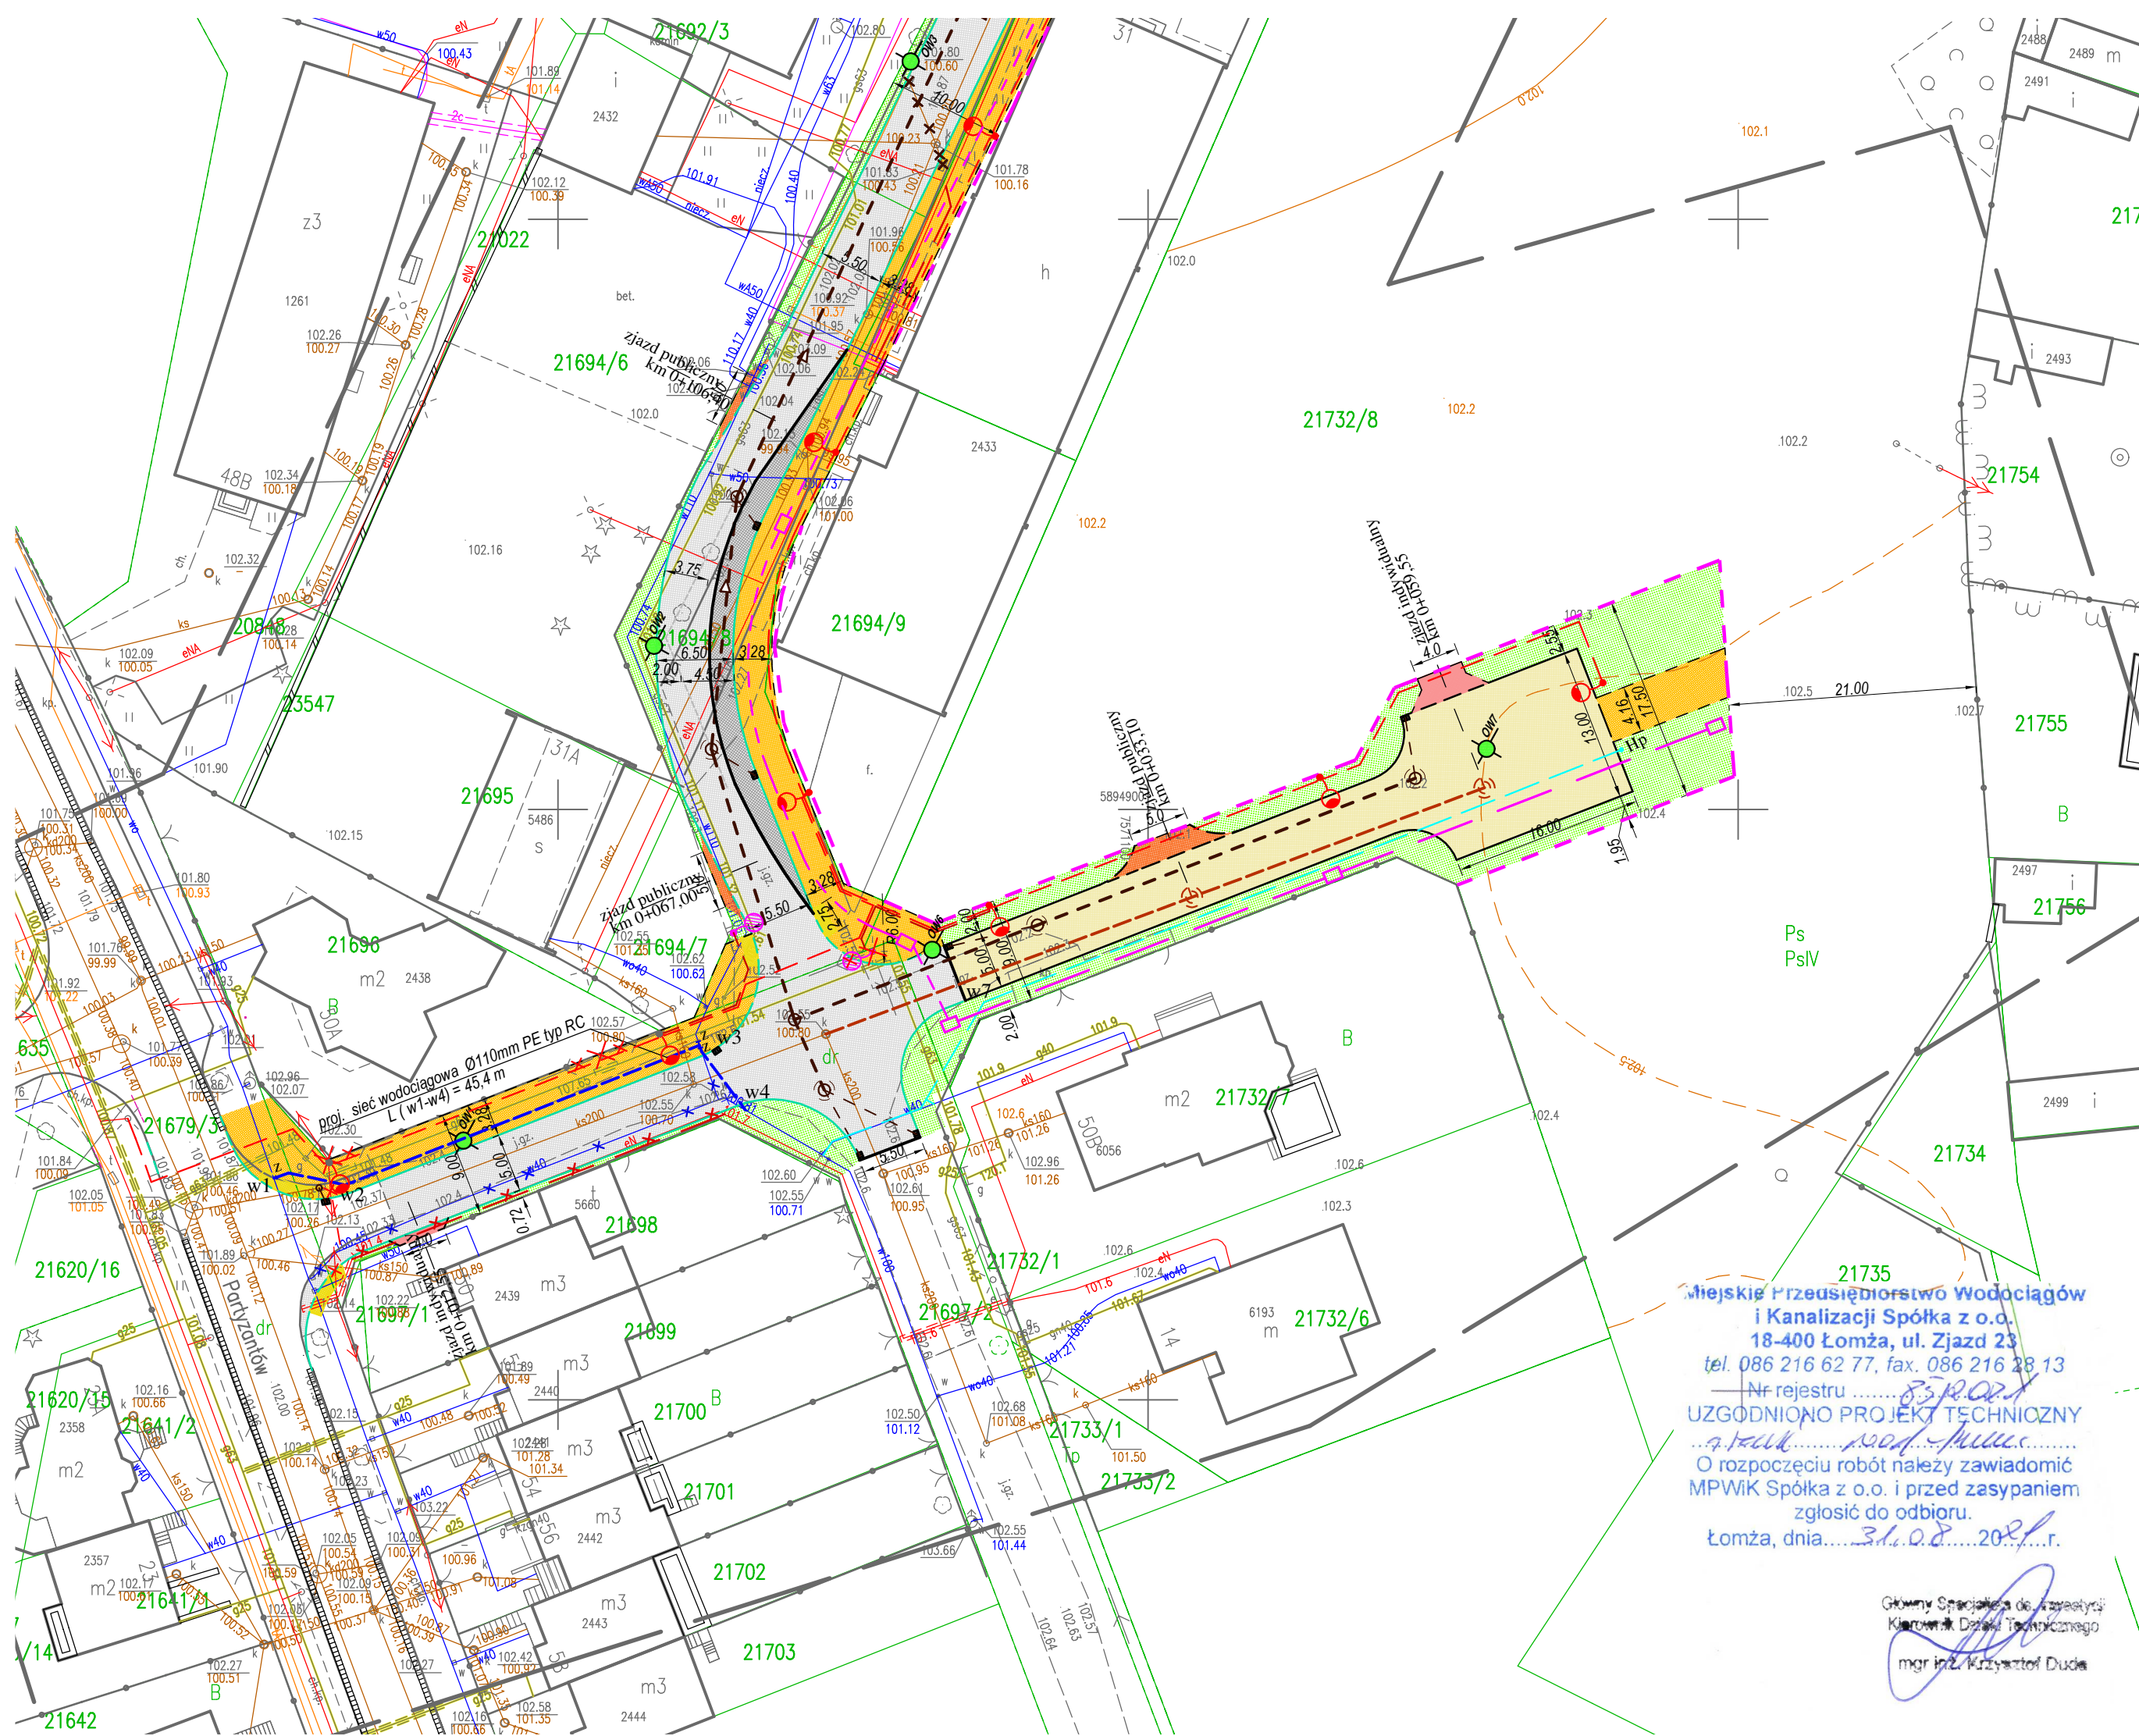

Miejskie Przedsiębiorstwo Wodociągów i Kanalizacji Spółka z o.o.
18-400 Łomża, ul. Zjazd 23
tel. 086 216 62 77, fax. 086 216 28 13
Nr rejestru
UZGODNIŁO PROJEKT TECHNICZNY
O rozpoczęciu robót należy zawiadomić MPWiK Spółka z o.o. i przed zasypaniem zgłosić do odbioru.
Łomża, dnia...~~31.08.2021~~...r.

Główny Specjalista ds. Inżynierii
mgr inż. Krzysztof Dudek

LEGENDA

DROGI WG ODREBNEGO OPRACOWANIA

- PROJEKTOWANA JEZDNIĄ Z MMA
- PROJEKTOWANY DOBRUK
- PROJEKTOWANY CIĄG PIESZO-JEZDNY Z KOSTKI BETONOWEJ BARWY GRAFITOWEJ
- PROJEKTOWANA ŚCIEŻKA PIESZO-ROWEROWA Z KOSTKI BETONOWEJ BARWY SZAREJ
- PROJEKTOWANE ZJAZDY Z KOSTKI BETONOWEJ BARWY CZERWONEJ
- PROJEKTOWANY ZJAZD Z KOSTKI BETONOWEJ O WZMOCNIONEJ KONSTRUKCJI
- PROJEKTOWANE RAMPY DLA PIESZYCH
- PROJEKTOWANA ZIELEŃ

- PROJEKTOWANY KRAWĘŻNIK 15x30
- PROJEKTOWANY KRAWĘŻNIK 20x30
- PROJEKTOWANY KRAWĘŻNIK 20x22
- PROJEKTOWANY KRAWĘŻNIK 15x22
- PROJEKTOWANE OBRZEŻA 6x20
- PROJEKTOWANE OBRZEŻA 8x30
- PROJEKTOWANE OPORNIKI 12x25

UZBROJENIE ISTNIEJĄCE DO ROZBIÓRKI

- ISTN. KABEL ELEKTRYCZNY
- ISTN. WODOCIĄG
- ISTN. KABEL TELEFONICZNY
- ISTN. KANAŁ SANITARNY
- ISTN. KANAŁ DESZCZOWY
- ISTN. GAZOCIĄG
- ISTN. KANAŁ CIEPŁOWNICZY
- ISTN. LINIA NAPOWIETRZNA ELEKTRYCZNA NN
- ISTN. LINIA NAPOWIETRZNA TELEFONICZNA

UZBROJENIE PROJEKTOWANE

- PROJ. SIĘĆ WODOCIĄGOWA W1-W4

UZBROJENIE PROJEKTOWANE WG ODREBNEGO OPRACOWANIA

- PROJ. SIĘĆ WODOCIĄGOWA
- PROJ. SIĘĆ KAN. SANITARNEJ S0-S2
- PROJ. HYDRANT P.POŻ.
- PROJ. SIĘĆ KANALIZACJI DESZCZOWEJ
- PROJ. PRZYKANALIKI KAN. DESZCZOWEJ
- PROJ. WPUSY KANALIZACJI DESZCZOWEJ
- PROJ. KABLOWA LINIA OŚWIETLENIA ULICZNEGO
- PROJ. SŁUP OŚWIETLENIOWY WRAZ Z OPRAWĄ
- PROJ. SŁUP WRAZ Z OPRAWĄ DEDYKOWANĄ DO DOŚWIETLENIA PRZEJŚCIA DLA PIESZYCH I PRZEJAZDU DLA ROWERÓW
- PROJ. KANAŁ TECHNOLOGICZNY
- PROJ. STUDIA (SK-2) KANAŁU TECHNOLOGICZNEGO
- PROJ. SIĘĆ ELEKTRYCZNA SN

UZBROJENIE ISTNIEJĄCE DO ROZBIÓRKI

- ISTN. SIĘĆ ELEKTRYCZNA SN
- ISTN. PRZYKANALIKI I WPUSY
- ISTN. SIĘĆ WODOCIĄGOWA

PROLUS PRACOWNIA PROJEKTOWA	PROJEKTOWANIE DRÓG I UZBROJENIA TERENU	
	email: prolus@o2.pl	tel.: 85 722 25 19
OBIEKT: PRZEBUDOWA SIECI WODOCIĄGOWEJ W UL. WSPÓLNEJ W ŁOMŻY		STADIUM: PROJEKT WYKONAWCZY SIECI WODOCIĄGOWEJ
NAZWA RYS.: PROJEKT ZAGOSPODAROWANIA TERENU		SKALA: 1:500
PROJEKTANT: MGR INŻ. STANISŁAWA NIETUPSKA		NR RYS.: 1
NR UPRAWNIENI: BL/444/74, BL/6/77, BL/186/89		DATA: 10.2021