



# SEGMENT B

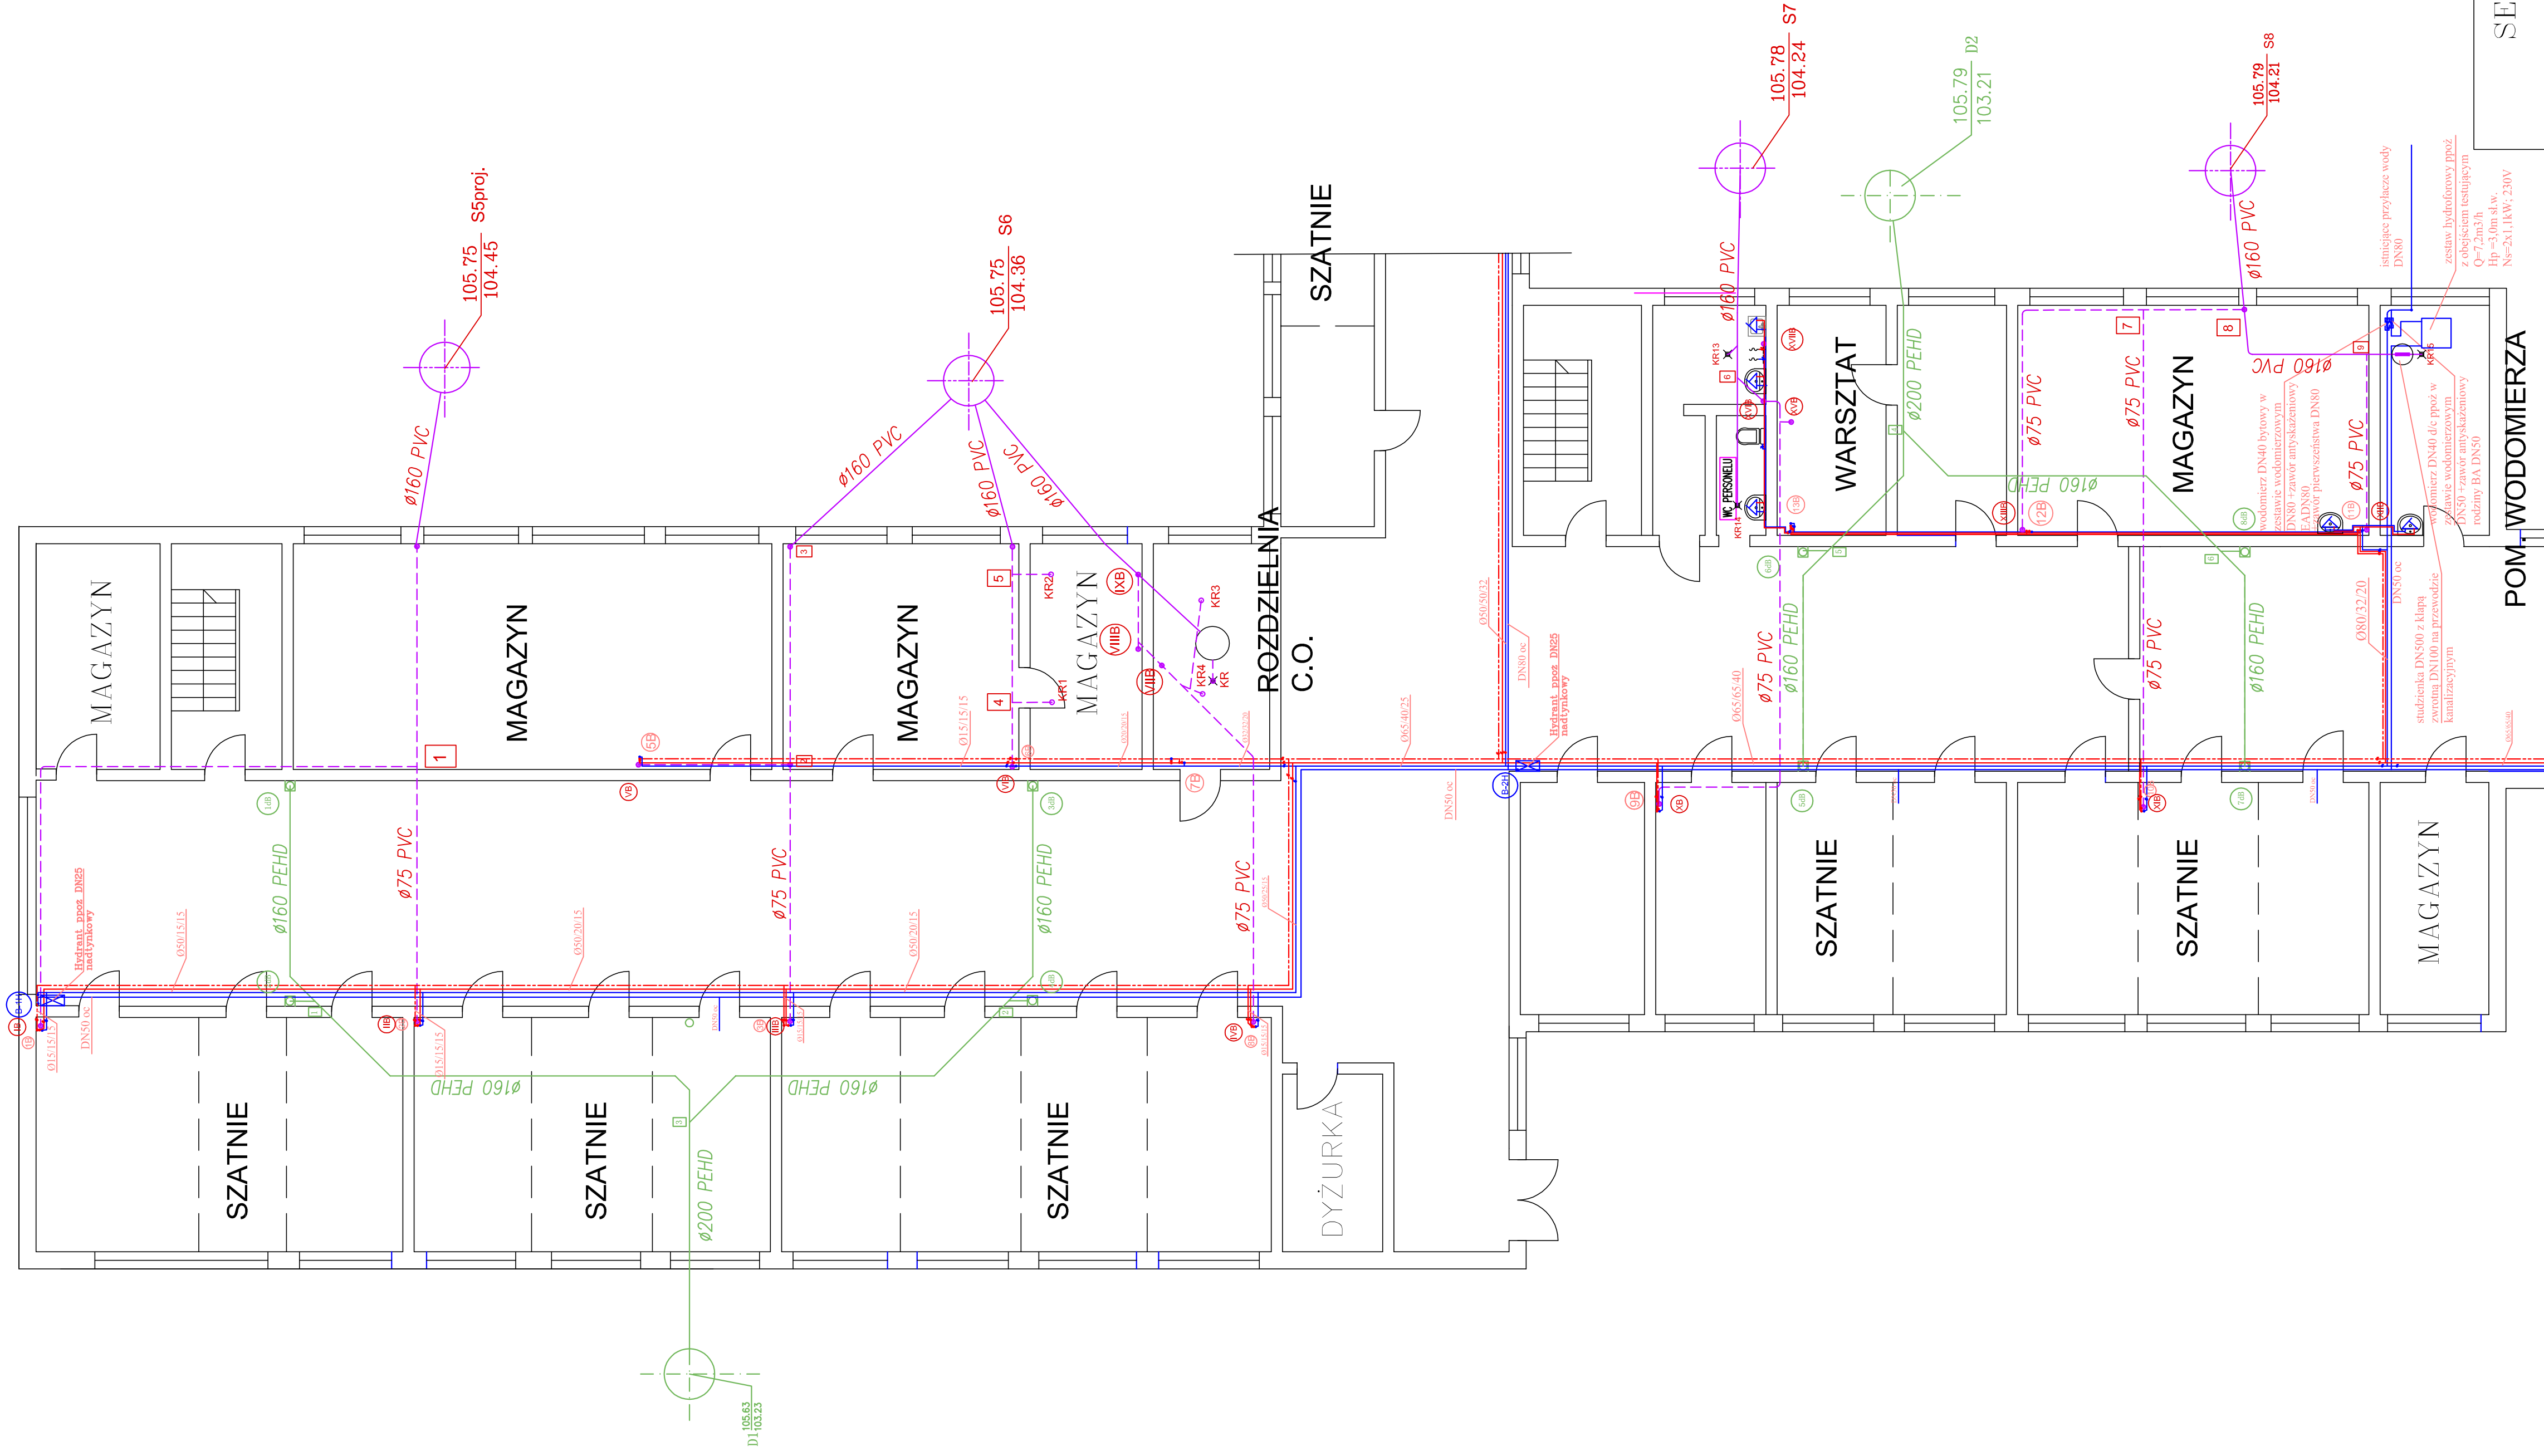

# SEGMENT "B"

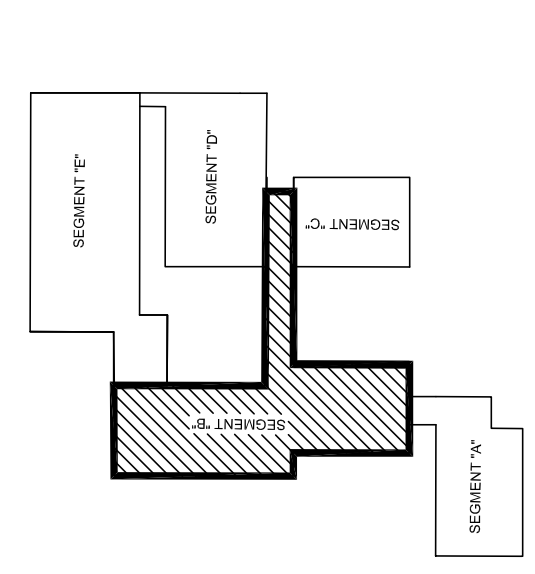

**LEGENDA:**

- INSTALACJA WODY POCZ.
- INSTALACJA WODY ZIMNEJ
- INSTALACJA WODY CIEPŁEJ
- INSTALACJA KANALIZACJI SANITARNEJ
- - - INSTALACJA KANALIZACJI DESzczOWEJ

<b>PRACOWNIA PROJEKTOWA</b> 		<b>PRACOWNIA INŻYNIERSKA I PROJEKTANT</b> <small>Imię i Nazwisko: Jarosław Moderański                  Nr uprawnień: 12170/0174-111000000571508</small>	
Gmina Płock ul. Stary Rynek 1 09-400 Płock		Projekt: Płock Nazwa rys.: BUDYNEK DYDAKTYCZNY - BUDYNEK "B" RZUT PIWNIC	
Branża: Sanitarna Imię i Nazwisko: Jarosław Moderański Nr uprawnień: 12170/0174-111000000571508	Projektant: mgr inż. Marek Nowak upr. nr 43189	Nr rys.: IS/B/01	Skala: 1:100
Sprawdził: mgr inż. Jarosław Moderański upr. nr 1164-6501	Data: 09.2022 r.		
Opracował:			

Projekt wykonany instalacji wodociagowych, kanalizacji sanitarnej i deszczowej w budynku Szkoły Podstawowej nr 2, ul. Faustyna Piłska 5 w Płocku

