


SEGMENT B

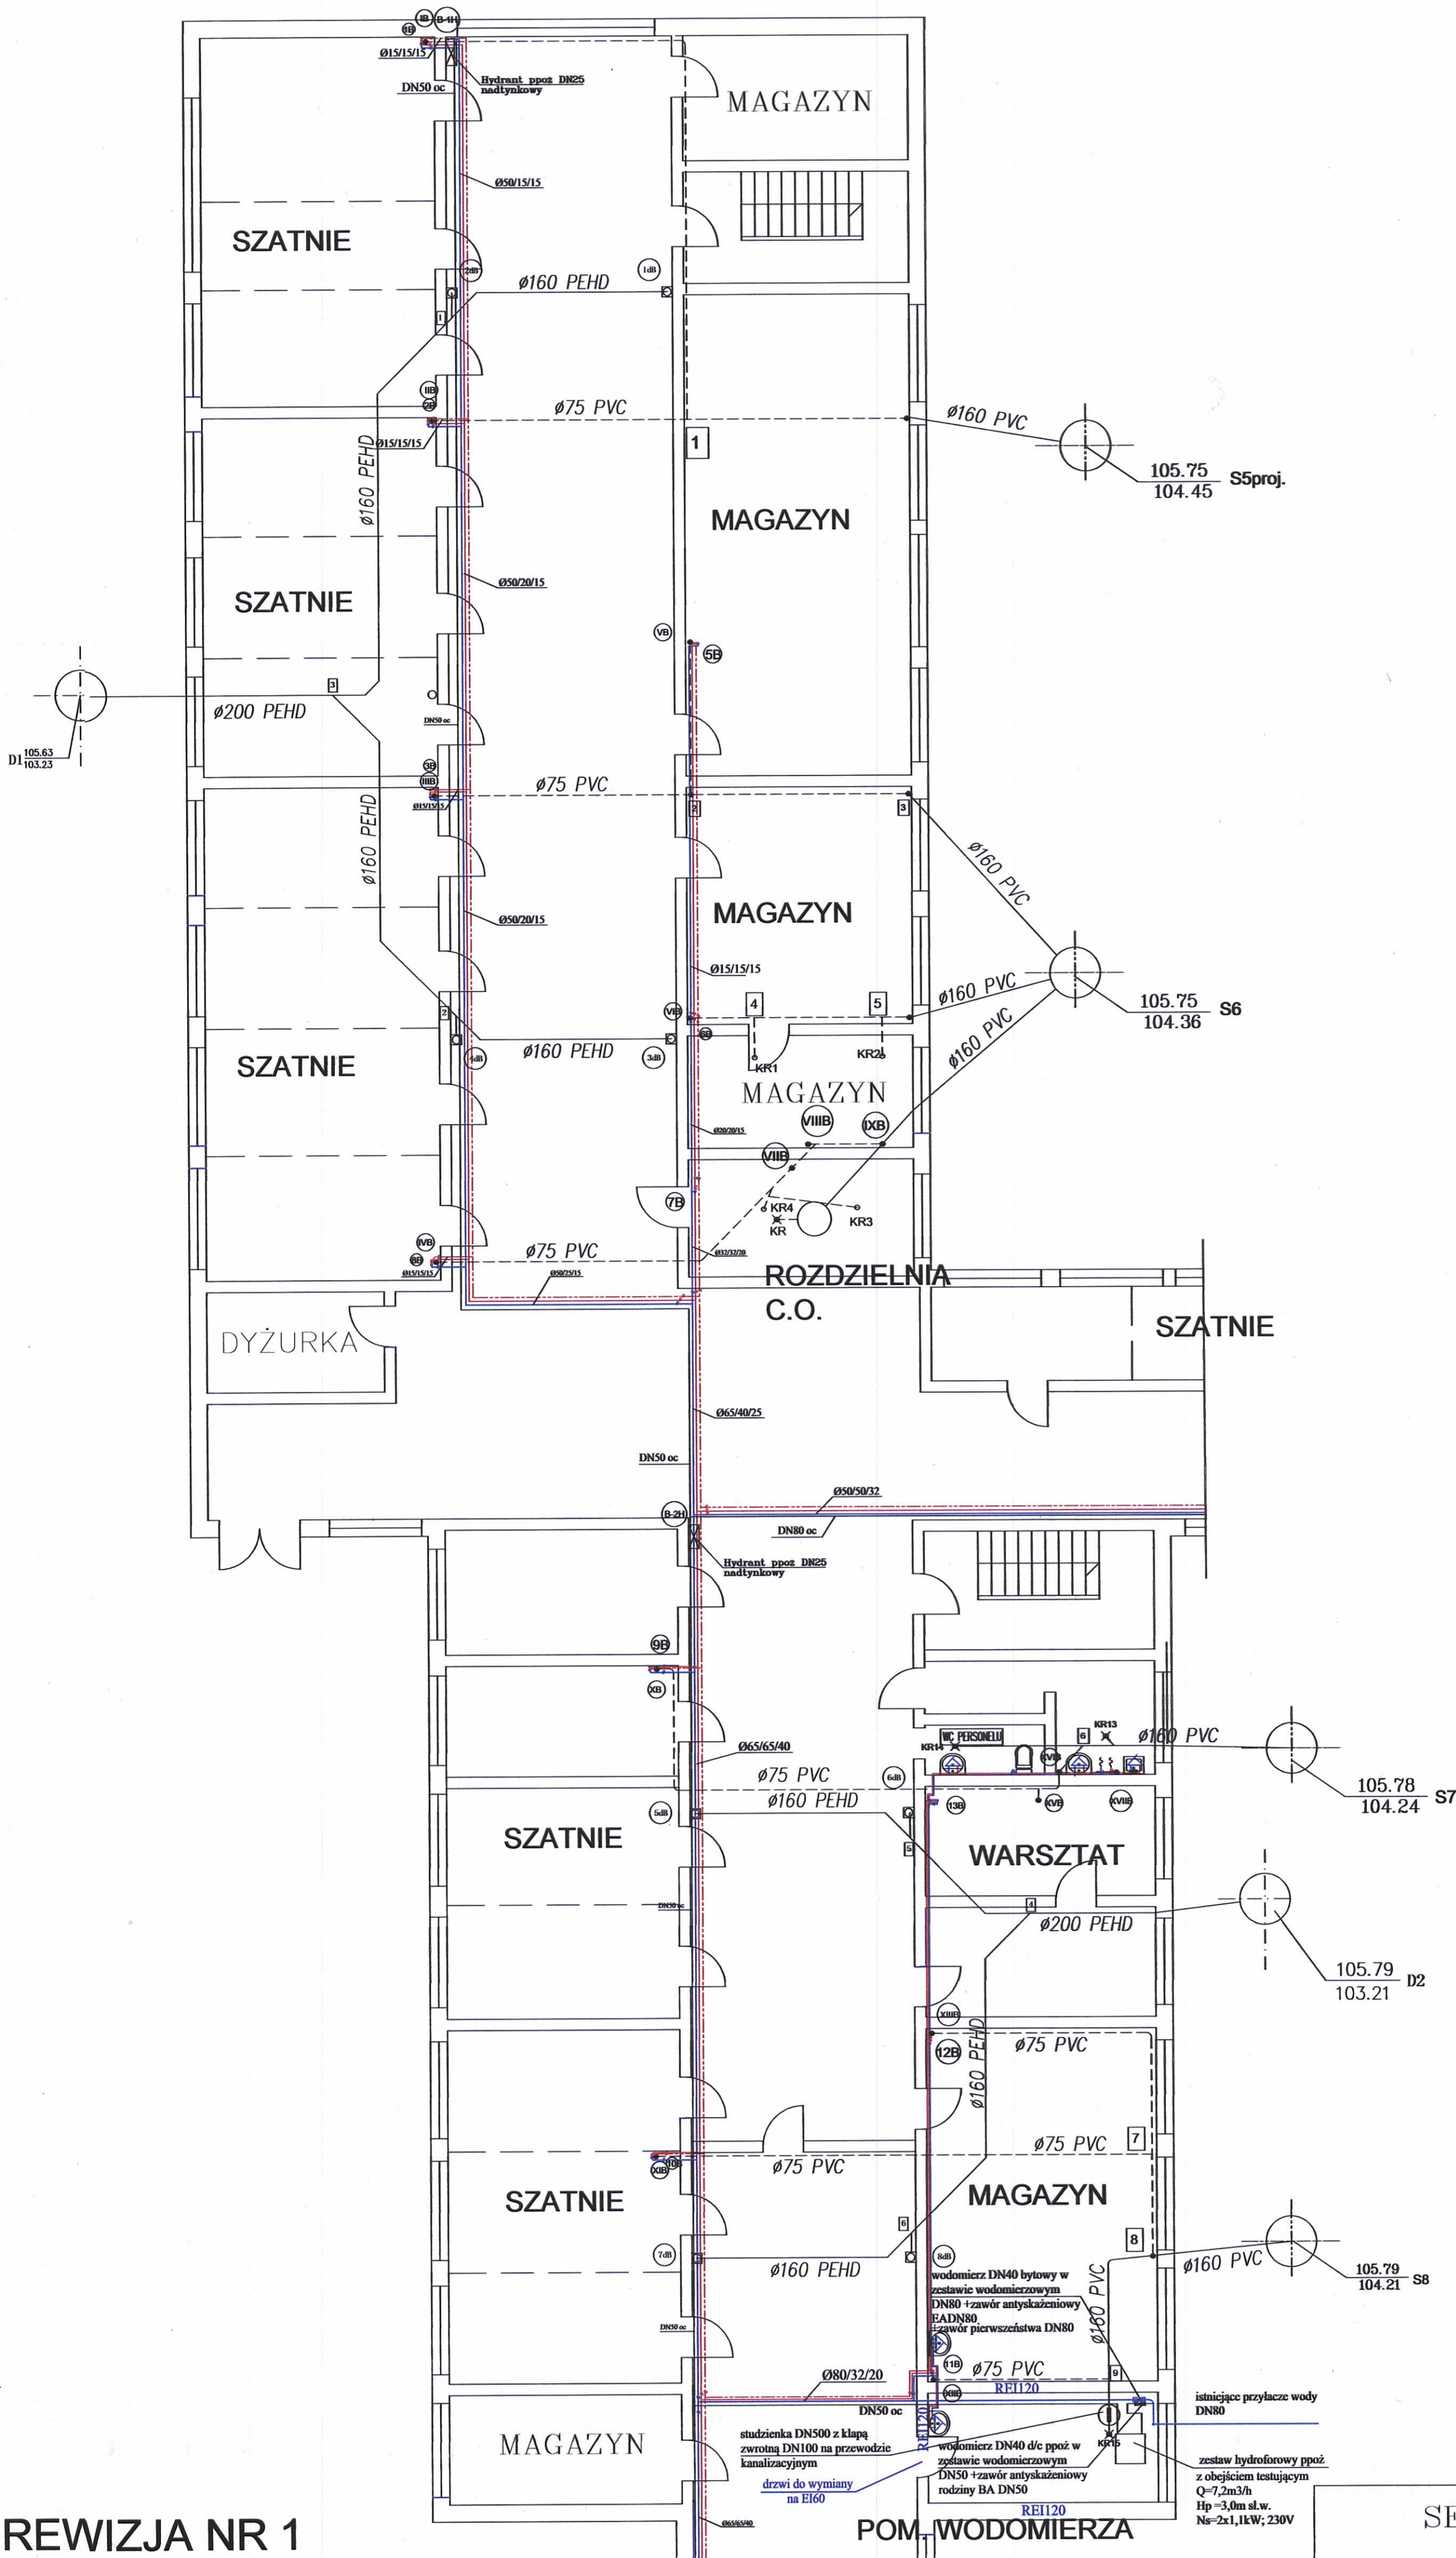

REWIZJA NR 1

Rewizja obejmuje opis ścian i drzwi w pomieszczeniu wodomierza

PRACOWNIA PROJEKTOWA Hydromont <small>PRACOWNIA PROJEKTOWA HYDROMONT s.c. Nowaki, Moderacki 09-402 Płock, Al. Jankowca 17A ; tel. 854 209 75 75 fax: 854 209 75 75; e-mail: biuro@hydromont.pl; NIP 774 304 10 00 ; REGON 141247643 Nrk konto: PKO SA, 1123403174-11100000000000000000</small>		Nazwa proj. Projekt wymiany instalacji wodociagowych, kanalizacji sanitarnej i deszczowej w budynku Szkoły Podstawowej nr 2, ul. Faustyna Piaska 5 w Płocku	
INWESTOR: Gmina Płock ul. Stary Rynek 1 09-400 Płock		Nazwa rys. BUDYNEK DYDAKTYCZNY - BUDYNEK "B" RZUT PIWNIC	
Branża: Sanitarna	Imię i Nazwisko nr uprawnień mgr inż. Maria Nowak upr. nr 43/89	Podpis 	Data: 05.2023 r.
Projektant: mgr inż. Jarosław Moderacki upr. nr Wa-68/01	Nr rys. S/B/01/R1	Skala 1:100	Opracował:

LEGENDA:

- INSTALACJA WODY PPOŻ
- INSTALACJA WODY ZIMNEJ
- INSTALACJA WODY CIEPŁEJ
- INSTALACJA CYRKULACJI
- INSTALACJA KANALIZACJI SANITARNEJ
- INSTALACJA KANALIZACJI DESZCZOWEJ

