


SEGMENT B

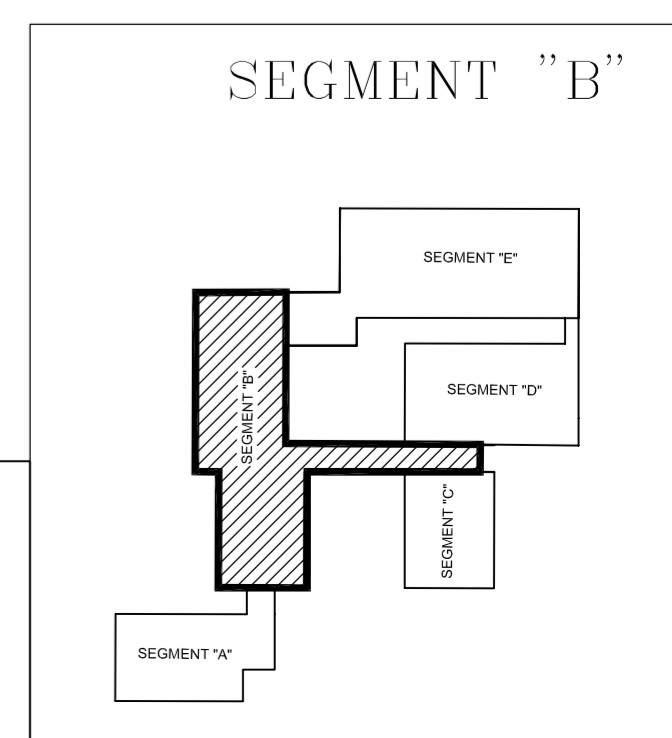

		PRACOWNIA PROJEKTOWA HYDROMONT s.c. Nowak, Moderacki <small>09-402 Płock, Al. Jachowicza 17A, tel/fax: 024 269 23 75, kom. Maria Nowak 0603 238 270, Jarosław Moderacki 0604 601 812, e-mail: hydromont@op.pl, NIP: 774 304 10 00, REGON: 142247642, Nr konta: PEKAO SA 1212403374 1111001016275996</small>	
INWESTOR: Gmina Płock ul. Stary Rynek 1 09-400 Płock		Nazwa proj.: Projekt wymiany instalacji wodociągowych, kanalizacji sanitarnej i deszczowej w budynku Szkoły Podstawowej nr 2, ul. Faustyna Piaska 5 w Płocku	
Branża: Sanitarna	Imię i Nazwisko nr uprawnień	Podpis	Nazwa rys.: INSTALACJA HYDRANTOWA - BUDYNEK SZKOŁY NR 2
Projektant:	mgr inż. Maria Nowak upr. nr 43/89		RZUT PIĘTRA I
Sprawdził:	mgr inż. Jarosław Moderacki upr. nr Wa-68/01		Data: 09.2022 r.
Opracował:			Nr rys.: IS/05
			Skala: 1:100

LEGENDA:
 INSTALACJA WODY PPOŻ