






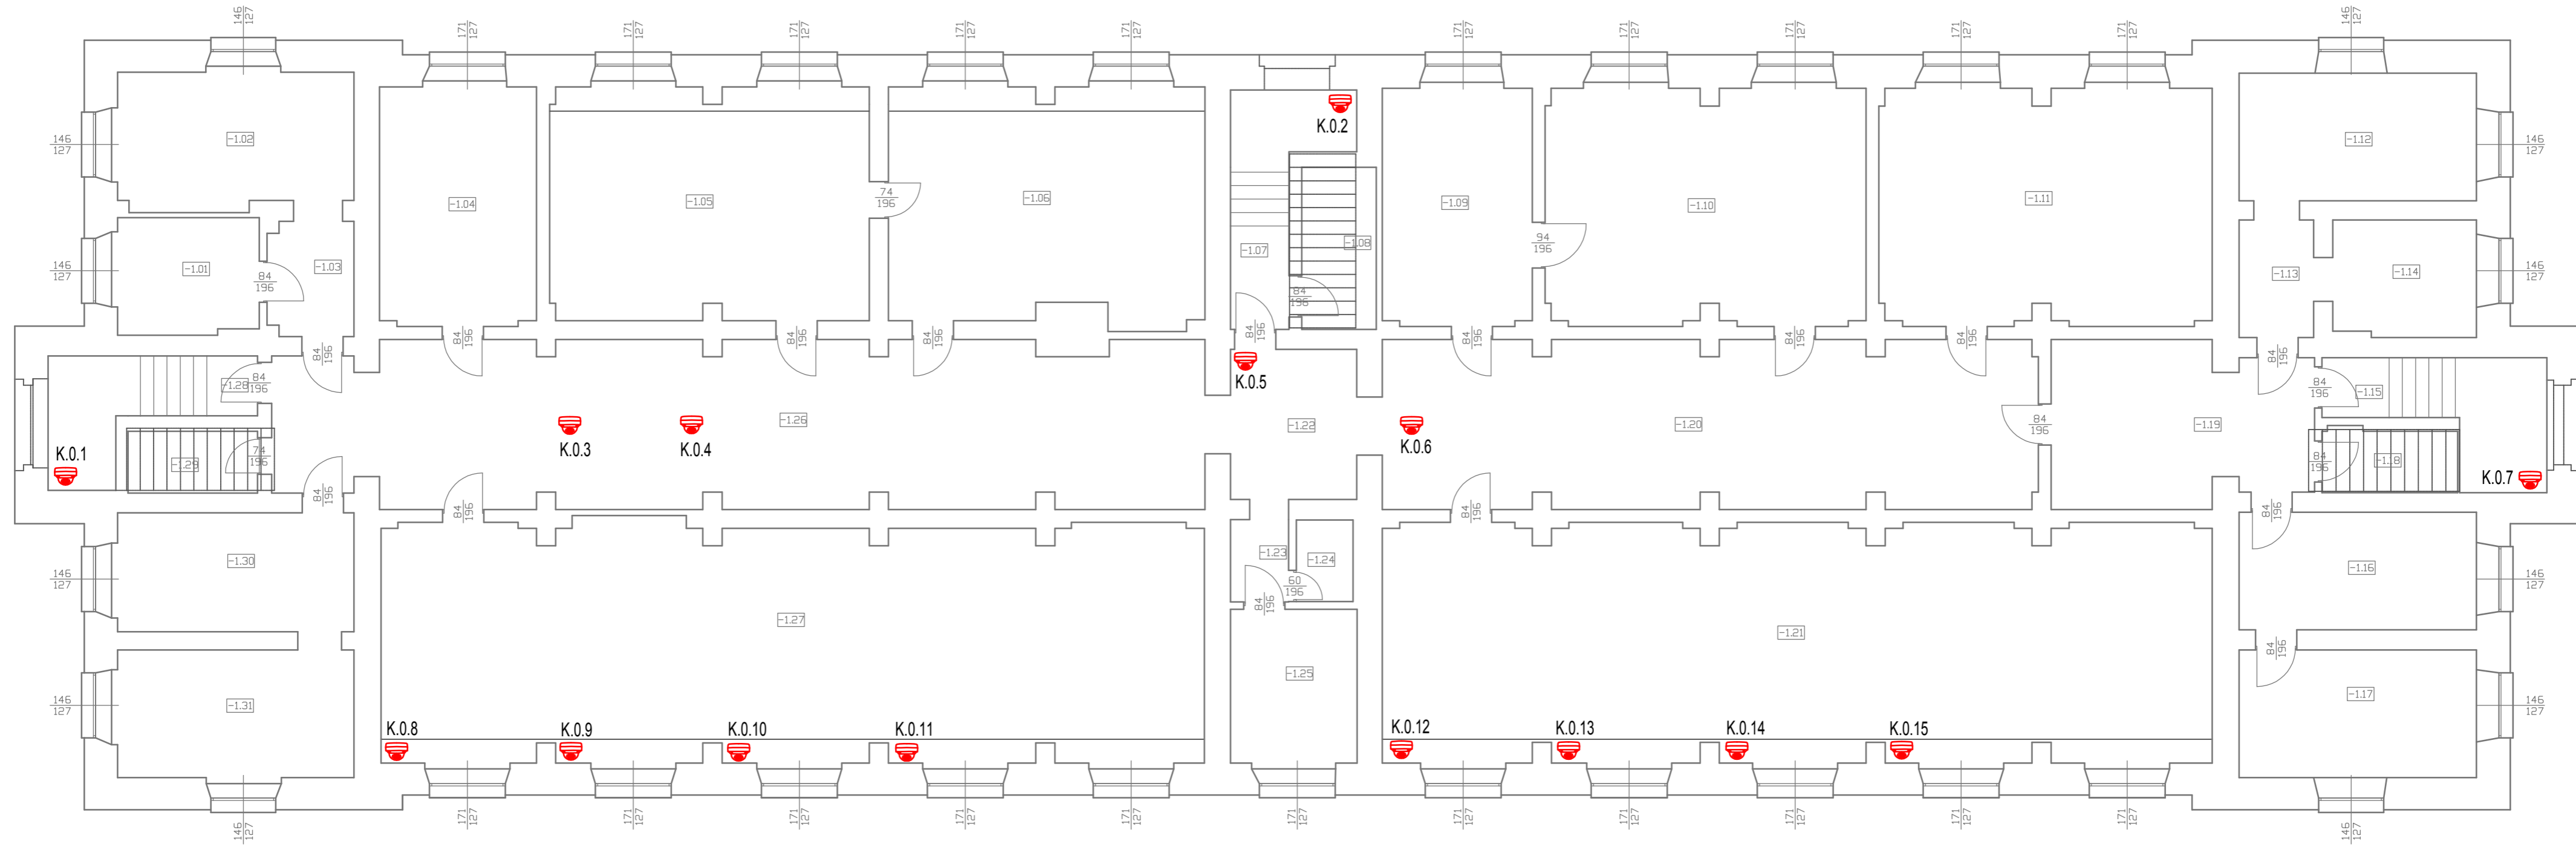

RZUT PIWNICY

SKALA 1:100



LEGENDA INSTALACJI MONITORINGU CCTV:

-  Kamera kopułkowa IP, IP65
-  Kamera kopułkowa IP, IP65, specjalna
-  Zestaw komputerowy typu AiO z monitorem 27" FHD IPS oraz peryferiami: klawiaturą, myszą
-  Zestaw komputerowy z 3 monitorami 42.5" FHD 24/7 oraz peryferiami
-  Punkt dystrybucyjny w szafie Rack 19" dedykowany instalacji CCTV
-  Rozdzielnia elektryczna



ELB Łukasz Bobkowski
ul. Św. Rocha 41 E, 83-425 Kalisz
tel. 503 403 424

NAZWA I ADRES PROJEKTOWANEGO OBIEKTU BUDOWLANEGO: ZAKUP URZĄDZEŃ DO MONITORINGU WIZYJNEGO CCTV WRAZ Z MONTAŻEM W BUDYNKU INTERNATU SCHRONISKA DLA NIELETNICH W CHOJNICACH, PRZY UL. IGIELSKIEJ 8

INSTALACJA SYSTEMU MONITORINGU CCTV	SKALA	1:100
RZUT PIWNICY - INSTALACJA SYST. MONIT. CCTV	NR RYS	1

PROJEKTANT INST. ELEKTRYCZNYCH:
MGR INŻ. ŁUKASZ BOBKOWSKI
U. B. NR POM/0006/POOE/13
w specjalności instalacyjnej

06.2023