


- Uwagi:
- przed przystąpieniem do robót zapoznać się z treścią uzgodnień zawartych w pismach, protokołach i decyzjach uzgodniających trasę sieci,
 - Podane rzędne zagłębienia sieci są orientacyjne, rzeczywiste zagłębienie istniejącego uzbrojenia może być inne,
 - Budowę rurociągów i studni należy rozpocząć po sprawdzeniu rzędnych miejsc włączenia oraz wszystkich innych rzędnych mających wpływ na zakres wykonywanych robót.
 - w miejscach skrzyżowań z istniejącym uzbrojeniem wykonać przekopy kontrolne
 - Skrzyżowania sieci kanalizacyjnej z kablami energetycznymi i teletechnicznymi istniejącymi zabezpieczyć rurami ochronnymi np. Arot

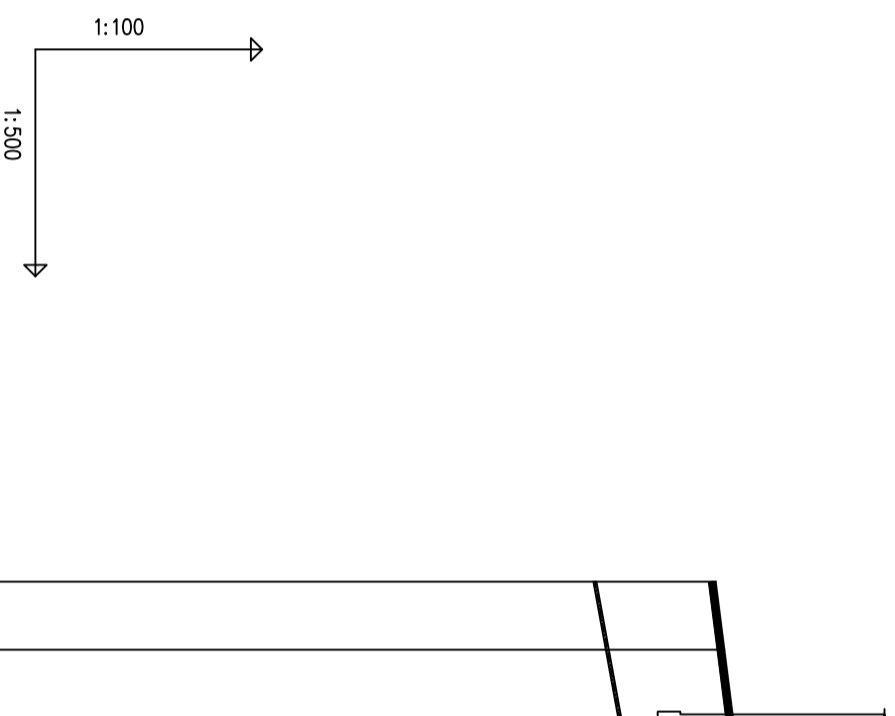

POZIOM PORÓWNAWCZY		270.00 m n.p.m.	
RZĘDNA TERENU ISTN.		284.00	Proj. zasowa typ Combi
RZĘDNA OSI RUROCIĄGU		282.40	
ZAGŁĘBIENIE OSI RUROCIĄGU		1.60	
SPADKI, DŁUGOŚCI			
ŚREDNICA, MATERIAŁ			
ODLEGŁOŚCI			
HEKTOMETRY			

Proj. chodnik/droga dojazdowa	282.56		
budynek	282.73	284.23	1.50

	36.5 ‰		
	9.0m		
	Ø 400		
	PE100		
	SDR11		
	0.0	4.5	9.0
Combi			
Bud			

Generacja rysunków: Z-03 (www.gis-soft.com.pl)
Nazwa pliku: kobyliana_projekt_projekt.mxd

PROJEKTANT - BRANŻA SANITARNA: mgr inż. MICHAŁ KOŚCISZ up. PDK.0125/POOS.07 Specjalność instalacyjna w zakresie sieci, instalacji i urządzeń sanitarnych
SPRAWDZAJĄCY - BRANŻA SANITARNA: inż. JERZY PŁOCHOCKI 35-818 Rzeszów, ul. Soltarza 4/44 Upr. S-254/79 UW w Rzeszowie Specjalność Instalacyjno - inżynierska Sieci i Instalacje sanitarne
OPRACOWANIE: Weronika Łoboda
OBIEKT: Specjalny Ośrodek Szkolno Wychowawczy im. Marii Grzegorzewskiej w Kobylance
ADRES: dz. nr 907, 906/2, 1338 obr.0005 Kobylanka, gm. Gorlice
INWESTOR: Powiat Gorlicki ul. Biecka 3 38-300 Gorlice
DATA: 2022.07 SKALA: 1:100/500 NR RYS.: Z-03
NAZWA RYS.: PROFIL WODOCIĄGU
KOD RYS.: Z-03
Jednostka projektowa: F-PROJEKT mgr inż. Marek Fijałkowski 33-300 Nowy Sącz, ul. Słowacka 31, tel. 606 702 851