
 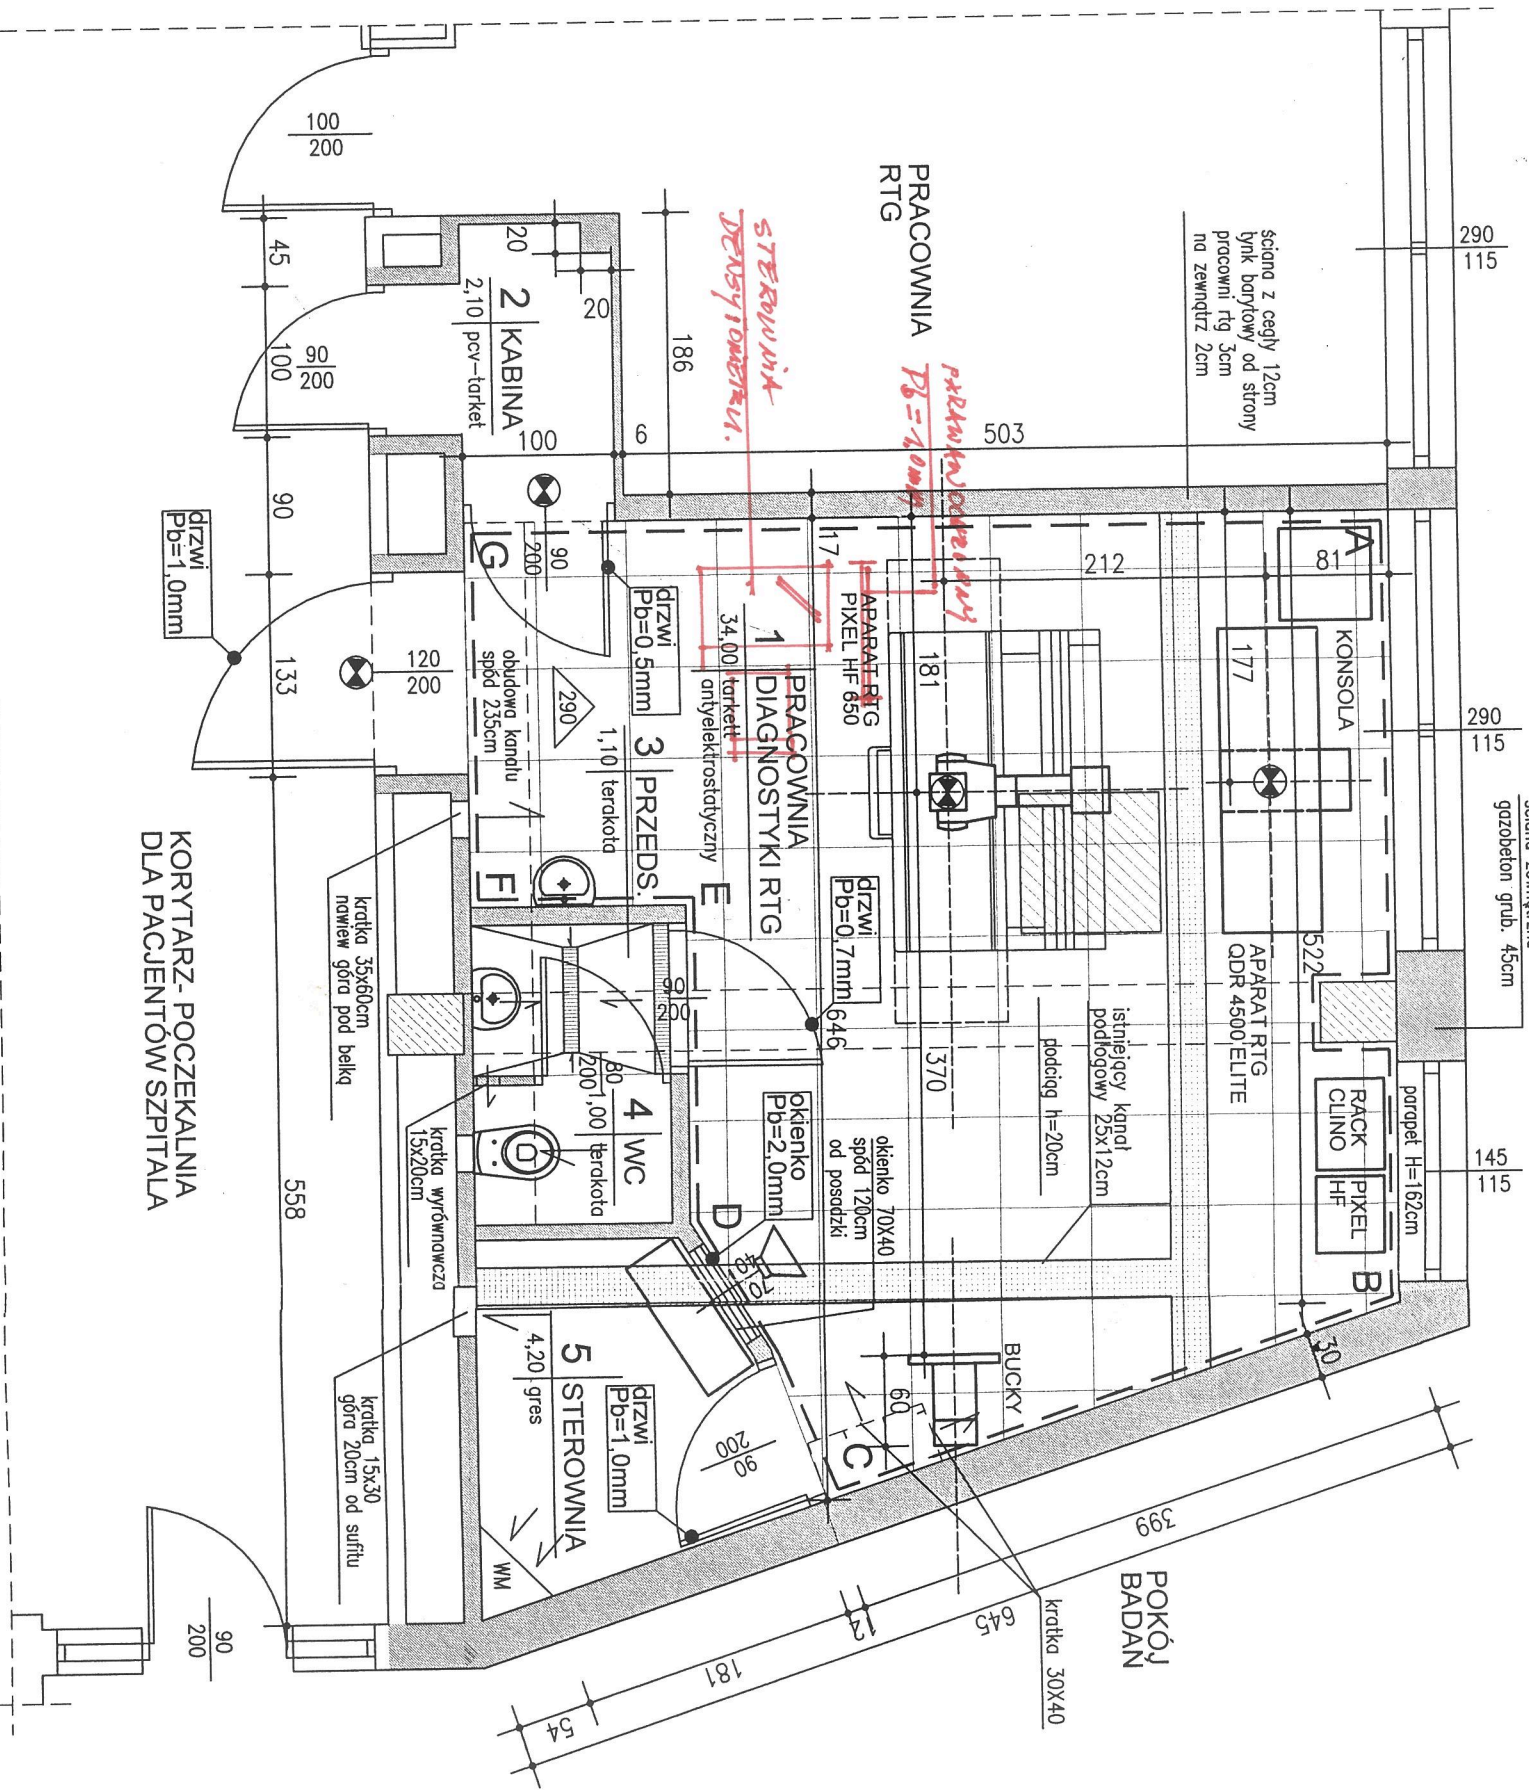


WOLNA PRZESTRZEŃ - WJAZD DO MAGAZYNÓW I STACJI TRAF0



KORYTARZ - POCZEKALNIA DLA PACJENTÓW SZPITALA

*ZMIANY DROGIENIE WYKONANO PRZEZ SPRZĘTOWNICZ. 7. KRZYWICKI.*

SZPITAL SPECJALISTYCZNY IM. J. DIETLA  
31-121 KRAKÓW, UL. SKARBOWA 4  
RZUT PARTERU - PROJEKT OSŁON  
RADIOLOGICZNYCH SKALA 1:50  
PROJEKT PRACOWNI DIAGNOSTYKI RTG

PAŃSTWOWY WOJEWÓDZKI INSPEKTOR  
INSPEKTOR SANITARNY  
W KRAKOWIE  
31-202 Kraków, ul. Pędzicka 76  
tel. 012 416 21 24, 012 420 64 30, 012 25 49 500  
fax 012 416 20 93  
WSE.NNZ. 432 1433/09  
Uzgodniono na podstawie Ustawy  
z dnia 14.03.1985 r. o Inspekcji  
Sanitarnej (jedn. tekst Dz.U. nr 122  
poz. 851)  
Kraków ..... 07 WRZ. 2009

LEGENDA:

- A,B,C,D,E,F,G - STREFA OCHRONY RADIOLOGICZNEJ
  - SASIEDZTWO: DÓŁ - PIWNICE, STROP ŻELBETOWY
  - GORĄ - POKOJE ŁÓZKOWE, STROP ŻELBETOWY
  - - SYGNALIZACJA ZAJĘTOŚCI POMIESZCZENIA - ELOKADA W CZASIE ZAŁĄCZANIA LAMPY RTG
  - - GŁOŚNIK - INSTALACJA GŁOSOWA MIĘDZY PACJENTEM A OPERATOREM
  - WYSOKOŚĆ POMIESZCZENIA - 321 CM
  - SPÓD STROPU PODWIESZONEGO - 290CM
- UWAGA:  
PRZED WYKONANIEM POWIERZCHNI PODŁÓG, ŚCIAN I SUFITU WYKONAĆ WSZYSTKIE INSTALACJE I PODŁĄCZENIA APARATURY RTG

PRAWA AUTORSKIE ZASTRZEŻONE  
WG USTAWY O PRAWIE AUTORSKIM I PRAWACH POKREWNYCH (Dz.U. nr 80 poz. 904 z 2000r.)

<b>ARCHIMED</b>		OBIEKT SZPITAL SPECJALISTYCZNY IM. J. DIETLA 31-121 KRAKÓW, UL. SKARBOWA 4		SKALA 1:50
TERESA STRYZY 30-019 KRUKÓW, ul. Mazowiecka 21		TEMA PROJEKT PRACOWNI DIAGNOSTYKI RTG		
TYTUŁ RZUT PARTERU - PROJEKT OSŁON RADIOLOGICZNYCH		NR ARCHIW.		NUMER RYS. 1
FAZA		SPECJALNOŚĆ NR UPR.		DATA 07.2009
PROJEKTOWAŁ mgr inż. arch. Jan Krasnicki		CZEBIKIANO		GP 14.8388/75
OPRACOWAŁ technolog Teresa Stryz		technologia		PODPIS