



ZESTAWIENIE POMIESZCZEN			
WG PN-70/B-02385			
MIESZKANIE NR 2			
Nr pom.	Nazwa pom.	Posadzka	Pow. użytkowa pom.
[--]	[--]	[--]	[m ²]
1/01	Komunikacja	Wykładzina PCV	2,85
1/02	Pokój	Panele	18,96
1/03	Kuchnia	Wykładzina PCV	10,86
1/04	Łazienka	Terakota	2,53
RAZEM			34,98

AKSONOMETRIA INSTALACJI GAZOWEJ

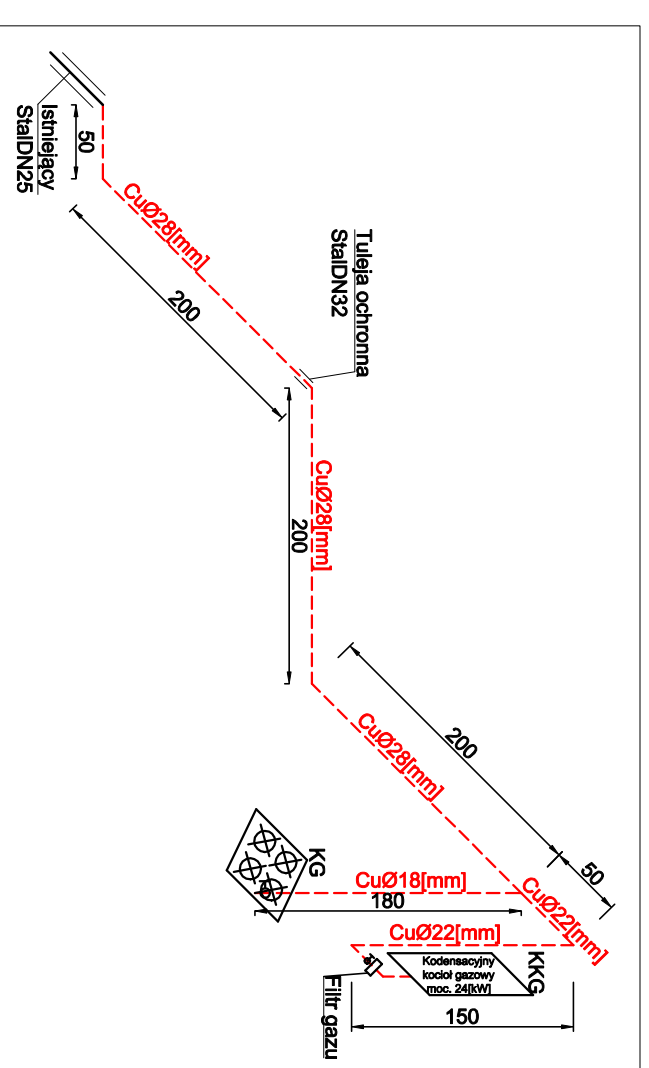

LEGENDA

- Przewód powietrzno spalinowy (pionowy)
- Stalowy Ø125/80[mm]
- Projektowany kondensacyjny kocioł gazowy, o mocy 24[kW]
- Istniejąca kuchenka gazowa z piekarnikiem, moc 9,0[kW]
- Projektowana instalacja gazowa
- Istniejąca instalacja gazowa
- △ Nawiewnik okienny, min. V=25[m³/h]
- ▽ Nawiewnik okienny w kuchni, min. V=70[m³/h]
- ▽ Kratka nawiewna w drzwiach, 220cm²
- ▽ Kratka ścienna wentylacyjna Ø150[mm], bez zaizolacji
- ▽ KVV Kratka ścienna wentylacyjna 14x14[cm], bez zaizolacji

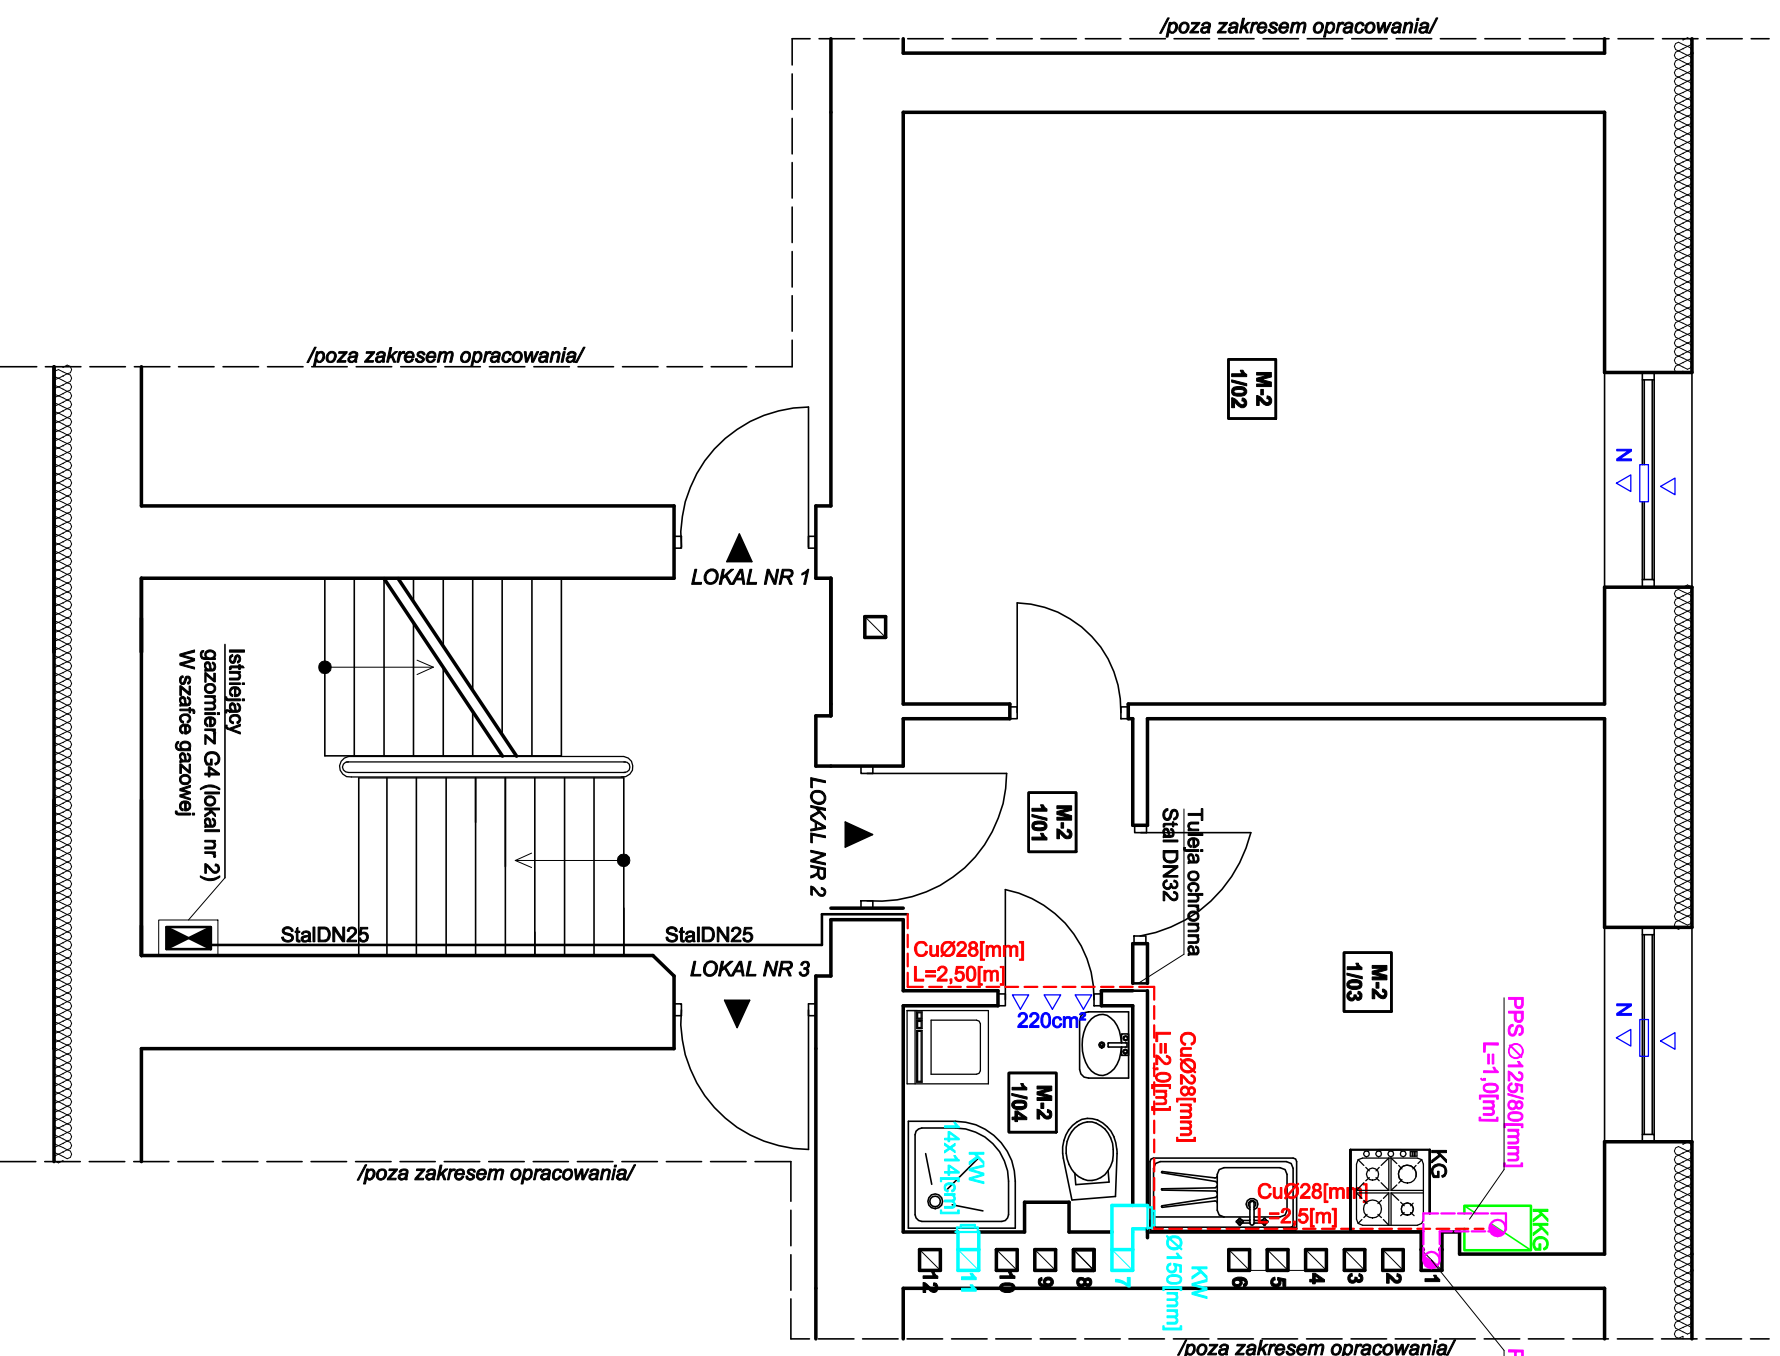

BIURO PROJEKTOWO - USŁUGOWE "INSTAL-TECH"			
MGR INŻ. JAN DROZDŹ			
Investor:	78-320 Pokczyn-Zdrój, ul. B. Chrobrego 24, tel., fax./94-36-620-91/		
	TBS LOKUM sp.z.o.o Świnoujście	ul. Wyspiańskiego 35C, 72-600 Świnoujście	
Objekt:	Lokal mieszkalny nr 2 w budynku mieszkalnym wielorodzinnym	Kategoria obiektu budowlanego XIII	
Adres:	ul. S.Jaracza 54, lokal mieszkalny nr 2, dz. nr 266, obr.0012	jedn.ewid.:326301_1.0012.72-600 Świnoujście	
Investycja:	Przebudowa instalacji sanitarnych		
Stadium:	Projekt techniczny, Budowlano-Wykonawczy	Data: 09.10.2021	
Treść rysunku:	RZUT PARTERU /Instalacja gaz. i wentylacja/	Rys. nr: 4	Skala: 1: 50
Projektował:	mgr inż. Jan Drozdź	Nr uprawnień:	ZAP/0211/PWBS/18
	/specjalność: instalacyjna w zakresie sieci, instalacji i urządzeń ciepłych, wentylacyjnych, gazowych, wod-kan/		
Sprawił:	mgr inż. Arkadiusz Kosłowski	Nr uprawnień:	ZAP/0165/PWBS/17
	/specjalność: instalacyjna w zakresie sieci, instalacji i urządzeń ciepłych, wentylacyjnych, gazowych, wod-kan/		