


Zbrojenie dolne


Gr. płyty = 40 cm

Zbrojenie górne

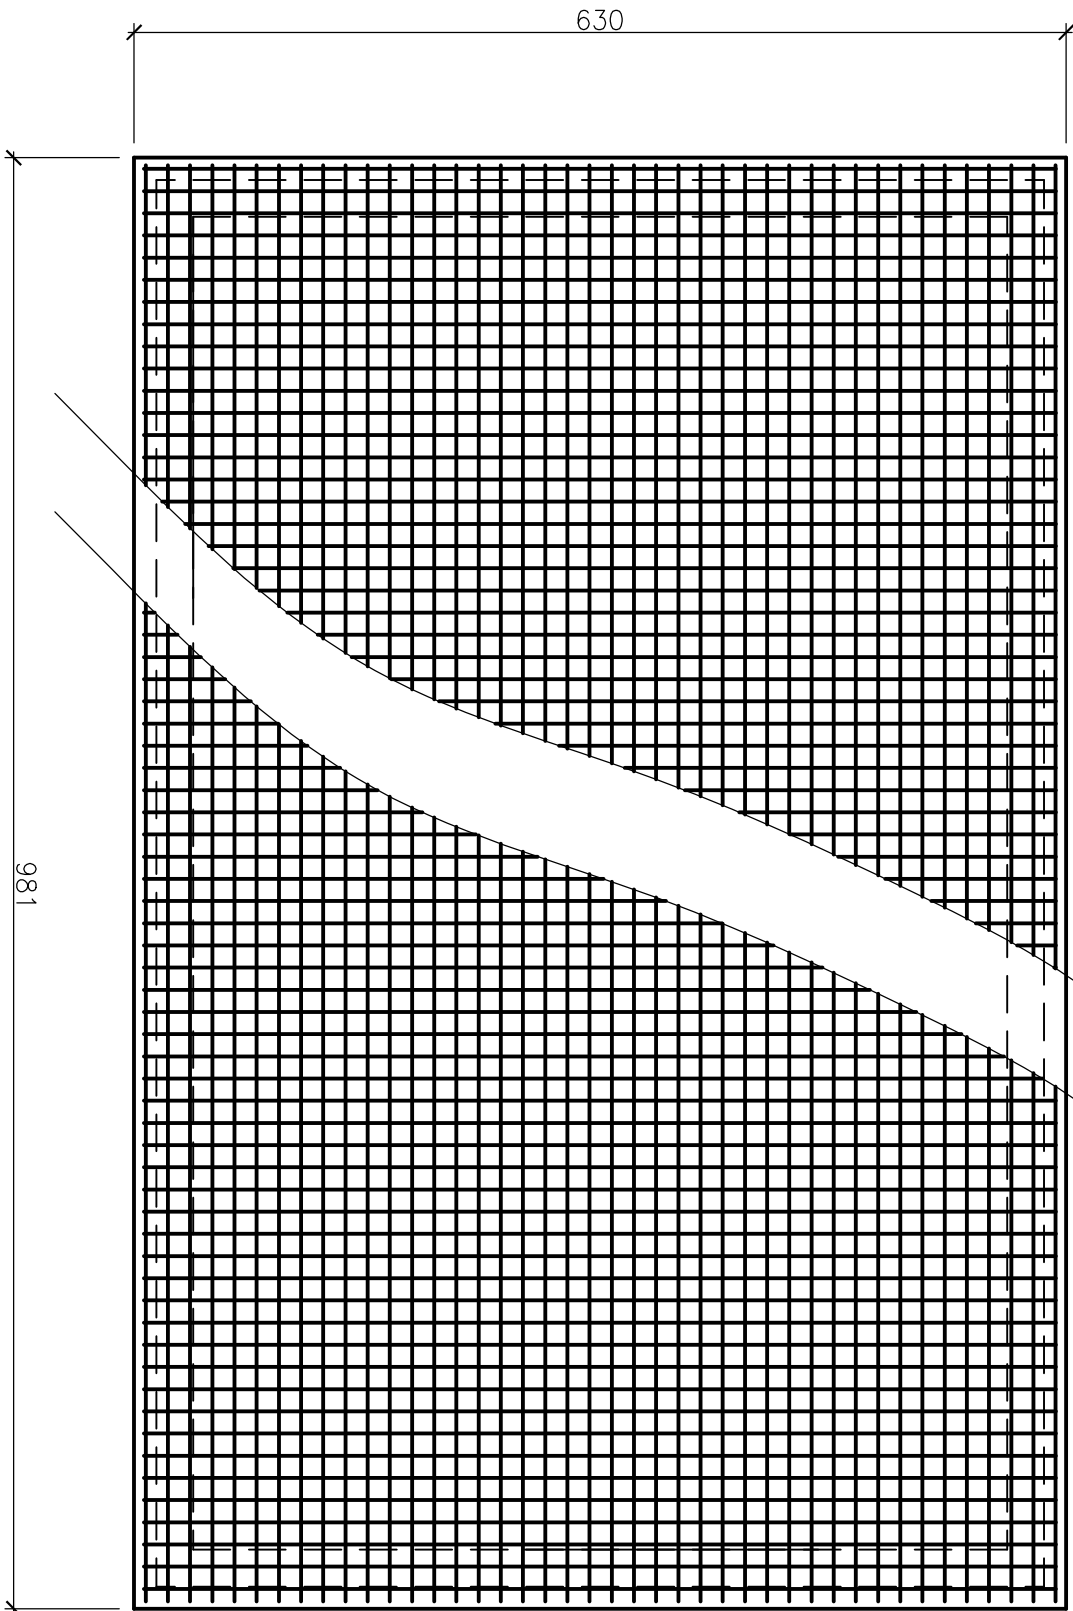

1 Ø16 L=970cm A-IIIIN

42 szt.

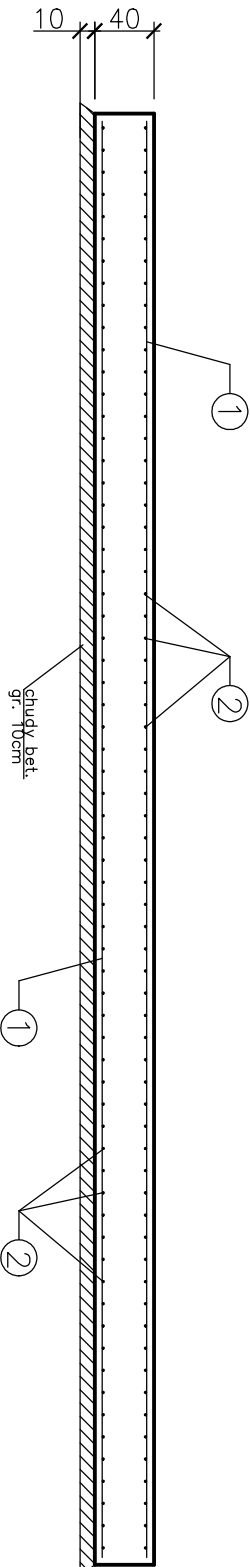

INWESTOR		PUK TPO Sp. z o.o. W LIPNIE 87 - 600 Lipno, ul. Wyszyńskiego 47	
JEDNOSTKA AUTORSKA OPRACOWANIA		Bogumił Czerwiński USŁUGI W BUDOWNICTWIE "PERSPEKTYWA" 87-300 BRODNICA tel.: 512 494 511 e-mail: bogumil.czerwinski@gmail.com	
PRZEDSIĘWZIĘCIE BUDOWA INSTALACJI TERMICZNEGO PRZESZTAŁCANIA OSADÓW ŚCIEKOWYCH WZBOGACONYCH PALIWEM ALTERNATYWNYM O MOCY 5MW Z ODZYSKANIEM ENERGII W POSTACI CIEPŁA			
STADIUM	PROJEKT BUDOWLANY	BRANŻA	KONSTRUKCJA
TYTUŁ RYSUNKU RZUT FUNDAMENTÓW - ZBROJENIE PŁYT FUND.Pf2			
	IMIĘ I NAZWISKO	NR UPRAWNIENI	PODPIS
PROJEKTANT	inż. Andrzej Krynłuk		
	Nr upr. ABT-OT/71318/2000 specjalność konstrukcyjno - budowlana bez ograniczeń		
ASYSTENT PROJEKTANTA	inż. Bogumił Czerwiński		
SPRAWDZAJĄCY	mgr inż. Daniel Kaplarny		
	Nr upr. KUP/0002/P/00K/12 specjalność konstrukcyjno - budowlana bez ograniczeń		
			SKALA 1:50 NR ZLECENIA DATA 05.05.2025 NR RYS. K5