


# MAPA DO CELÓW PROJEKTOWYCH

województwo: śląskie  
 powiat: m. Piekary Śląskie  
 jednostka ewidencyjna: 247101\_1.m.Piekary Śląskie  
 obiekt: Piekary Śląskie ul. Biskupa Nankera, Ks. Józefa Krupy  
 GK.6640.342.2019  
 obręb ewidencyjny: 0003, Brzozowice Kamień, k.m. 1-2KAM, 1-10KAM  
 skala: 1:500  
 arkusz mapy: 6.132.29.20.1.3, 6.132.29.20.3.1  
 układ współrzędnych prostokątnych (2000\_18), wysokościowy Kranształt 86  
 Uwaga: Granice wniesiono na podstawie bazy danych EGIB otrzymanej z ODGK.  
 Mapa powstała na podstawie bazy danych z P.Z.G.J.K. oraz pomiaru bezpośredniego.  
 Wykazane na niniejszej mapie do celów projektowych granice nieruchomości nie są określone z wymaganą dokładnością. Mapa może służyć do projektowania obiektów kubaturowych usytuowanych w odległości większej niż 4,0 od granic działek przedmiotowych.  
 W zakresie opracowania istnieją niezrealizowane projekty ZUD, brak niezrealizowanych obiektów objętych prawnym pozwoleniem na budowę na dzień podpisania mapy.  
 Służebności nie badano, ponieważ charakter projektowanej inwestycji nie wpływa na sposób zagospodarowania gruntów objętych mapą do celów projektowych.  
 Użytków gruntowych nie aktualizowano.  
 Stan na dzień 01.10.2019

Niniejsza dokumentacja projektowa, dotycząca sytuowania projektowanej sieci/projektowanych przyłączy: **SIĘĆ KANALIZACJI SANITARNEJ I SIĘĆ WODOCIĄGOWA** była przedmiotem narady koordynacyjnej, która odbyła się na spotkaniu w Urzędzie Miasta Piekary Śląskie, Ośrodka Dokumentacji Geodezyjno-Kartograficznej w Piekarach Śląskich, przy ul. Bytomskiej 92 / za pośrednictwem środków komunikacji elektronicznej w dniu 28.11.2019  
 Zgodnie z zapisami Protokołu z narady koordynacyjnej podpisanej przez: *[Podpis]*  
 mgr inż. Mariusza Danieckiego

## LEGENDA:

- sieć elektroenergetyczna
- sieć gazowa
- sieć wodociągowa
- sieć kanalizacyjna
- sieć telekomunikacyjna
- 1387/138 - numery działek
- granice działek
- linie rozgraniczające tereny o różnym przeznaczeniu wg. MRZP
- F96MN - symbole stref oznaczające tereny o różnym przeznaczeniu
- granica opracowania

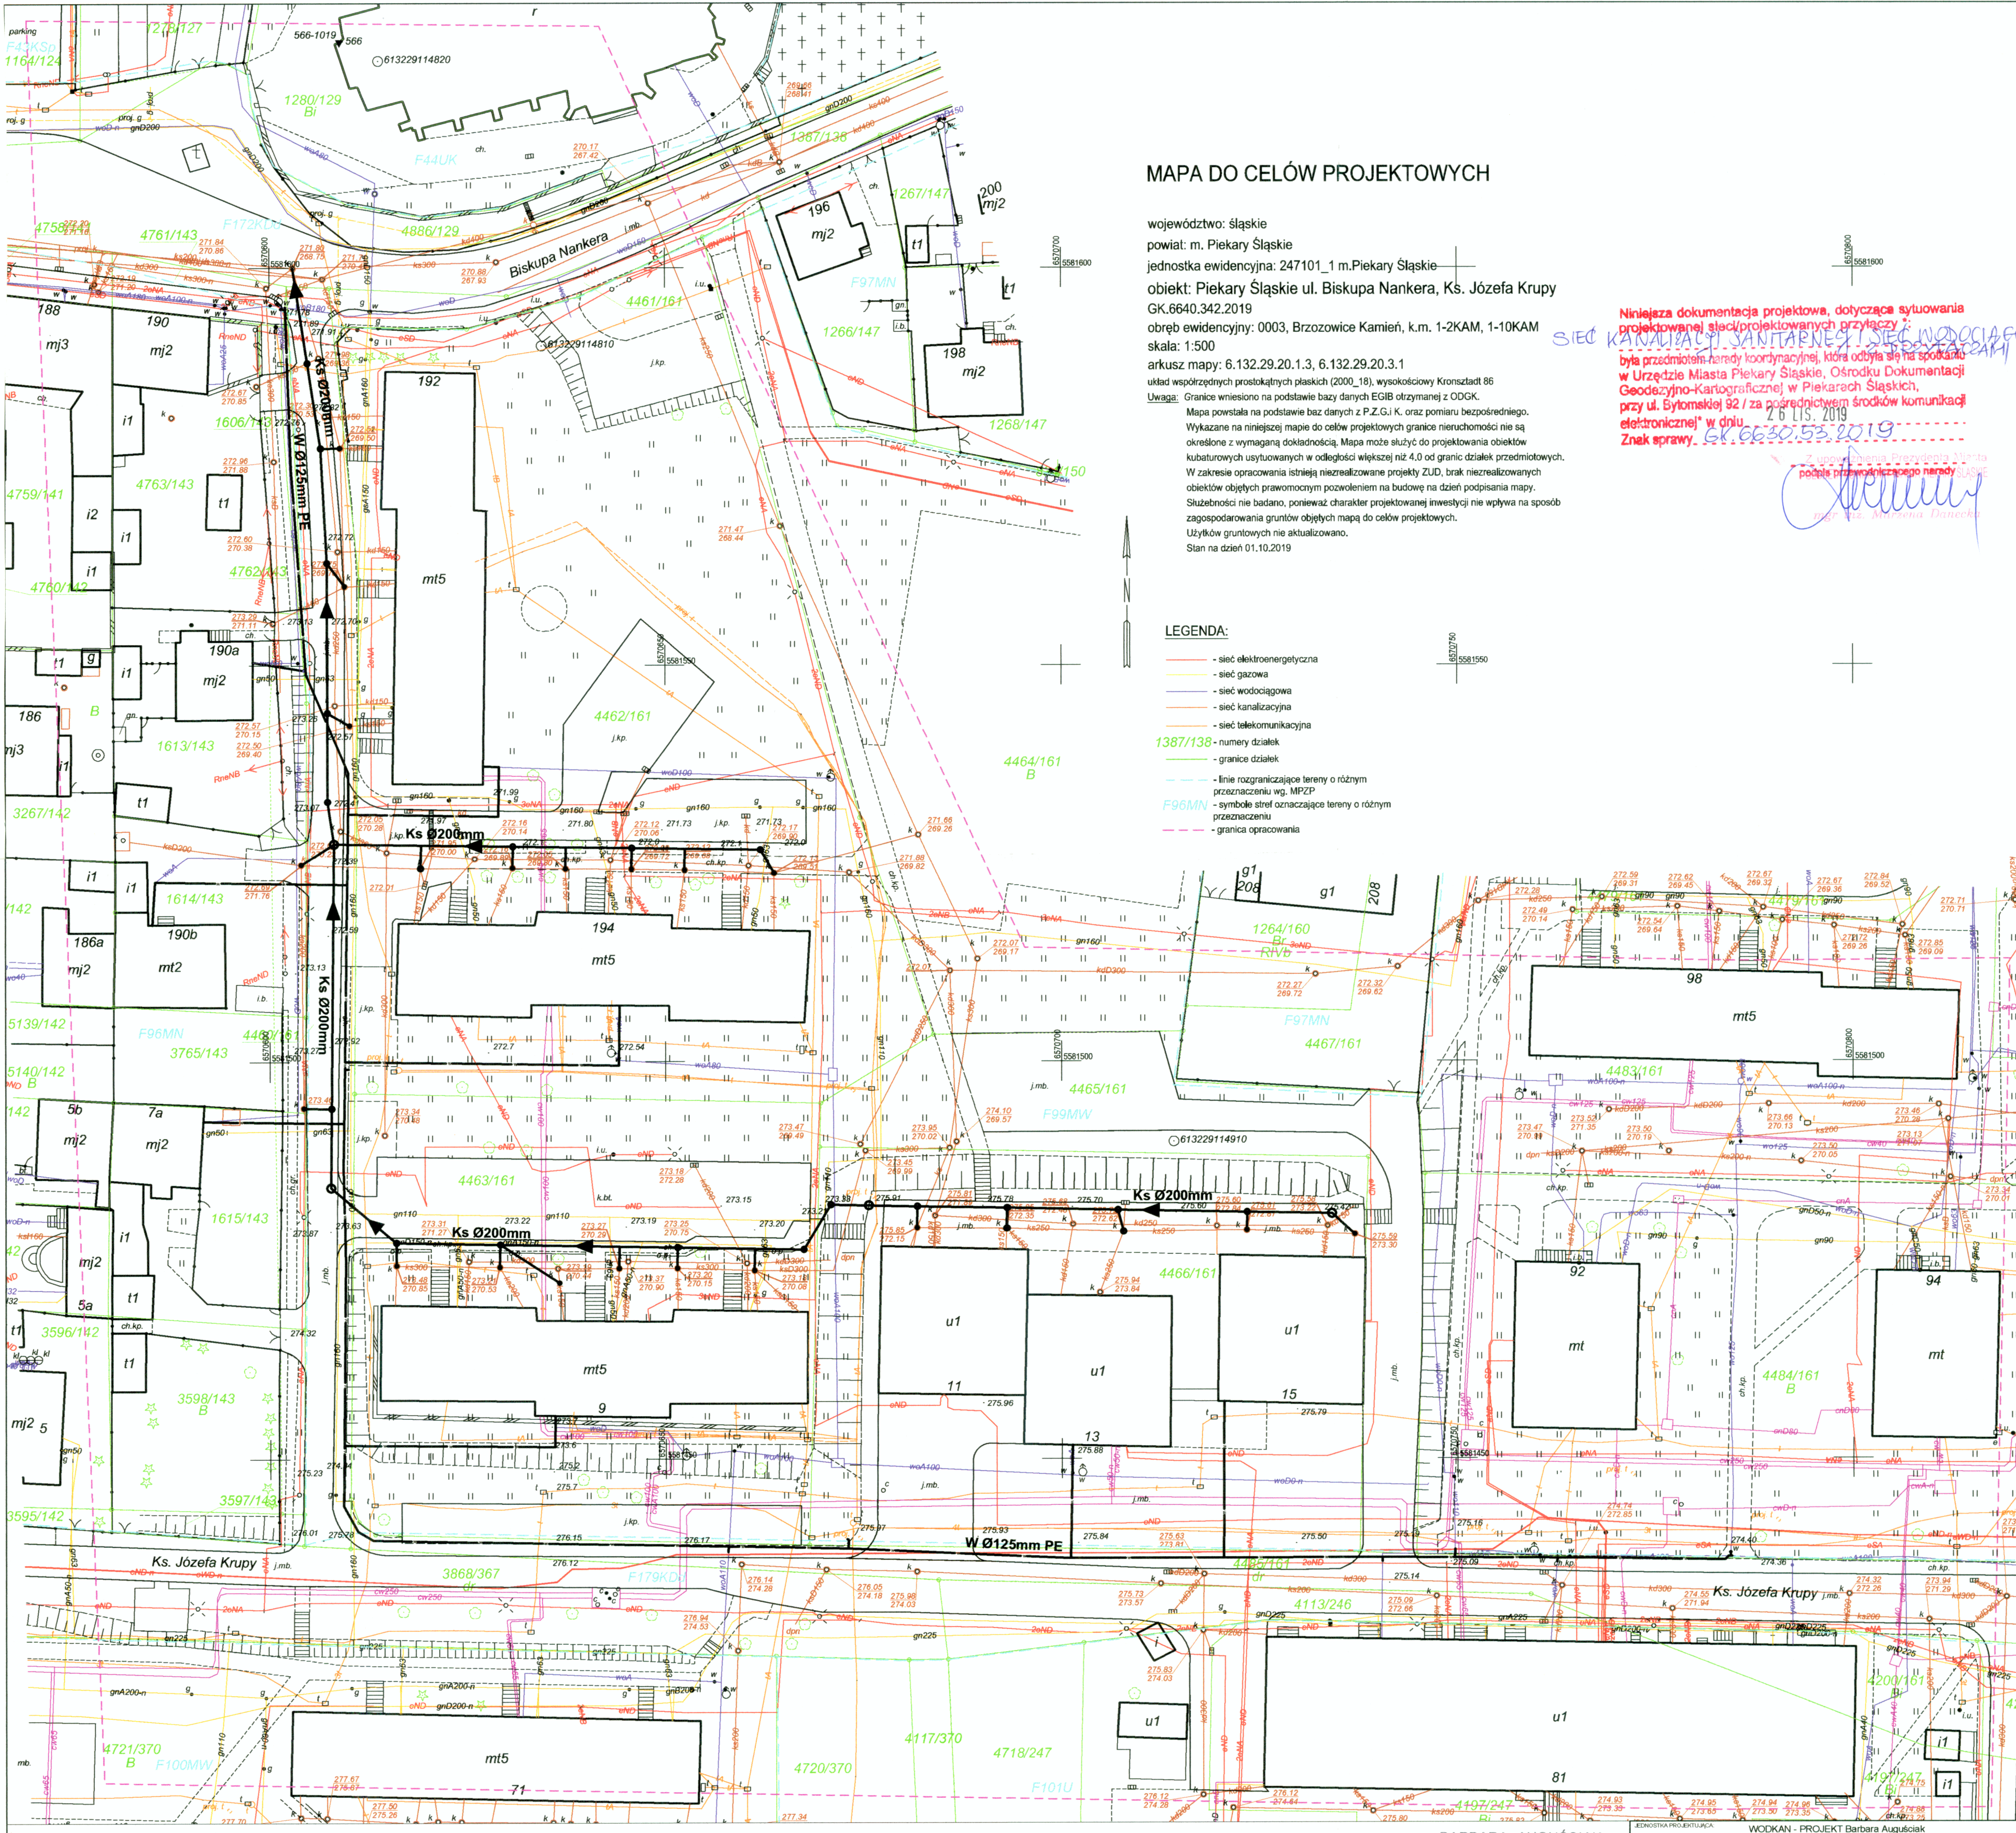

- ## LEGENDA:
- projektowany wodociąg Dz 125mm
  - projektowane przyłącza do budynków Dz 90, Dz 50, Dz 40mm
  - projektowana kanalizacja sanitarna Ø200mm
  - projektowane studzienki kanalizacyjne Ø1000mm
  - projektowane studzienki kanalizacyjne Ø600mm
  - projektowane studzienki kanalizacyjne Ø400mm

BARBARA AUGUŚCIAK  
 mgr inż. inżynierii środowiska  
 Upr. WZUIA nr 13284  
 Upr. WOŚ nr OS-TV.720/D/292/84

Za zgodność z oryginałem

JEDNOSTKA PROJEKTOWA		WODKAN - PROJEKT Barbara Auguściak	
41-200 Sosnowiec, ul. Patriotów 7B/1, tel. 885 04 55 55, barbara_auguściak@poczta.onet.pl			
INWESTOR		Miejskie Przedsiębiorstwo Wodociągów i Kanalizacji spółka z o.o. 41-946 Piekary Śląskie ul. Rozdzińskiego 38	
NAZWA INWESTYCJI		"Budowa sieci wodociągowej i kanalizacji sanitarnej w rejonie ulicy Nankera 194 i Krupy w rejonie budynków 9-15 w Piekarach Śląskich"	
RODZAJ OPRACOWANIA		PROJEKT BUDOWLANY	
TYTUŁ RYSUNKU		PROJEKT ZAGOSPODAROWANIA TERENU (uzgodnienie na Naradzie Koordynacyjnej)	
SKALA		1:500	
PROJEKTANT	NR LPR	OPIS	SPRACOWAŁ
mgr inż. Barbara Auguściak	WZUIA nr 13284	mgr inż. Marek Wilczok	SLK2075PO0508
DATA OPRACOWANIA		11.2019r.	
NR RYSUNKU		2	