


### LEGENDA

- Projektowana rozdzielnica elektryczna
- Szafa zasil.-ster. w dostawie z urzędzeniem
- Centrala sterowania oddymianiem
- Szyna uziemiająca (GSU - główna, LSWP - lokalna szyna wyrównywania potencjału)
- WLZ
- Uziom fundamentowy - bednarka Fe/Zn 30x4mm
- Przycisk wyłącznika pożarowego budynku

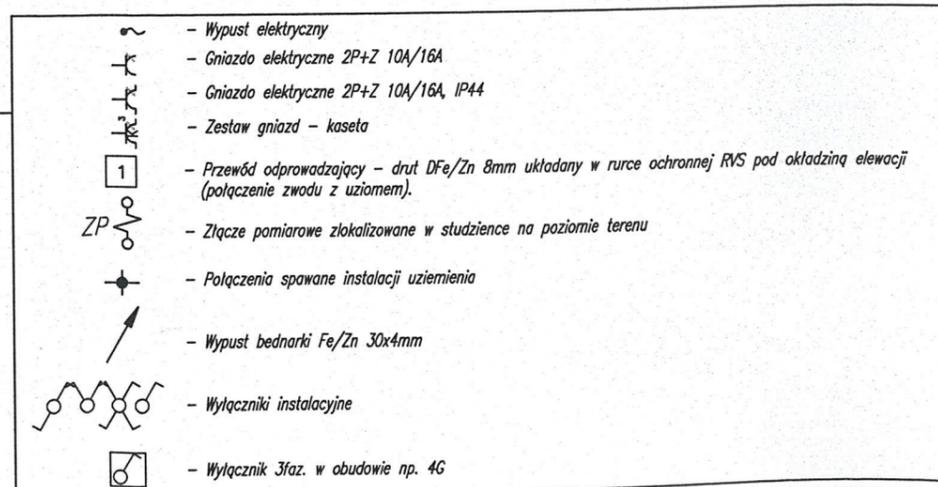

### ZESTAWIENIE POWIERZCHNI

CZĘŚĆ PROJEKTOWANA BUDYNKU REMIZY OSP			
NR	POW.	NAZWA	POSADZKA
101	4,42	WC D	GRES
102	7,36	WC M	GRES
103	24,34	KOMUNIKACJA	GRES
104	16,07	DYŻURKA	PCV
105	15,73	BIURO	PCV
106	16,07	POKÓJ WYPOCZYNKOWY	PCV
107	16,07	ZAPLECZE KUCHENNE	PCV
108	91,53	SALA SPOTKAŃ	PCV
109	34,60	POMIESZCZENIE GOSPODARCZE	PCV
KL	18,65	KŁATKA SCHODOWA	GRES
	251,70	RAZEM	

**DOLNOŚLĄSKA AGENCJA ENERGI I ŚRODOWISKA S.C.**

Bożena Żurawska, Jerzy Żurawski  
ul. Pelczyńska 11, 51-180 Wrocław

PROJEKT WYKONAWCZY REMONTU, PRZEBUDOWY I ROZBUDOWY  
BUDYNKU REMIZY OCHOTNICZEJ STRAŻY POŻARNEJ W SIECHNICACH

NR RYSUNKU:  
**IE-5**

**RZUT PIĘTRA - INSTALACJA GNIAZD I SIŁY**

SKALA:  
**1:100**

OBIEKT: BUDYNEK REMIZY OCHOTNICZEJ STRAŻY POŻARNEJ

LOKALIZACJA: UL. PIASTÓW ŚLĄSKICH, SIECHNICE  
NR DZ. 347; OBRĘB 0001, SIECHNICE

DATA:  
**09.2021**

INWESTOR: GMINA SIECHNICE  
UL. JANA PAWŁA II 12, 55-011 SIECHNICE

PROJEKTANT: SŁAWOMIR PUCEK nr upr. 81/99/DUW

SPRAWDZAJĄCY: ZBIGNIEW CYBULSKI nr upr. 124/80/WBPP

OPRACOWANIE:

PODPISY: