




 
ZALĄCZNIK Nr. 1

BUDYNEK ASTNIEJACY - RYNEK 4



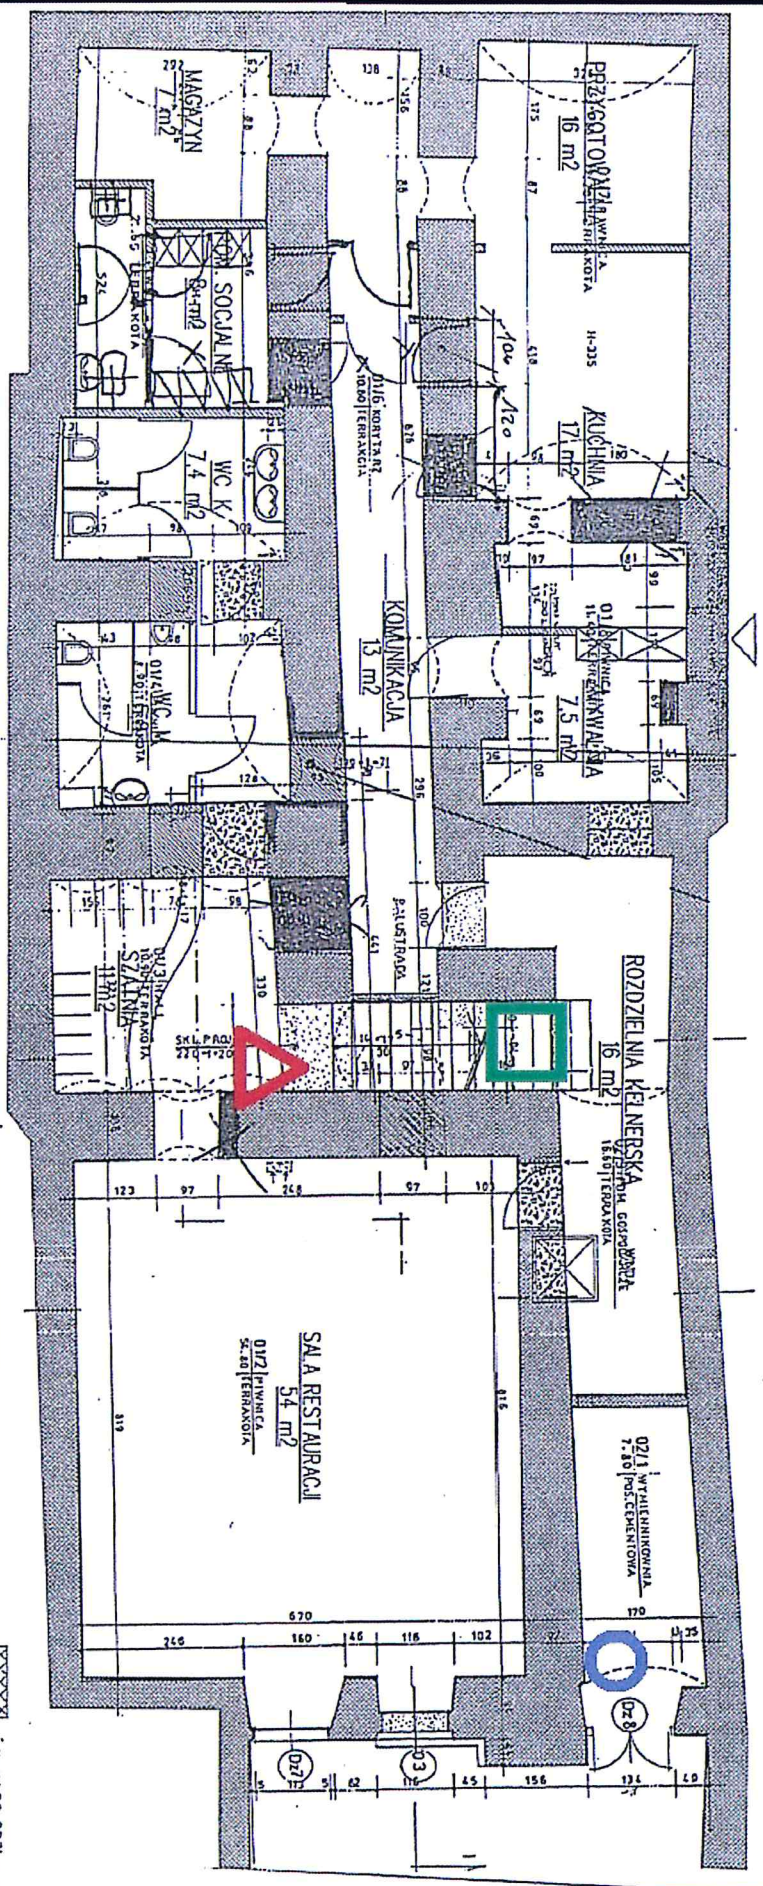


BUDYNEK ASTNIEJACY - RYNEK 4
RZUT PIWNIC
SKALA 1 : 400

UWAGA: WYKONAC WENTYLACJĘ GRAWITACYJNĄ

-  ŚCIANY DO PRZ.
-  ŚCIANY DO ZAH.
-  ŚCIANY DO WYH.

PROJEKTANT
OPROJEKOWAŁ
arch. Ulaa Tahaat
arch. Wanda Łopus
arch. Wanda Wiaton

-  - przyłącz wodociągowy
-  - planowane miejsce lokalizacji zestawu hydroforowego (pod schodami)
-  - hydrant wewnętrzny HW-25 DN10 (pomieszczenie piwniczne)