



Skala 1:100

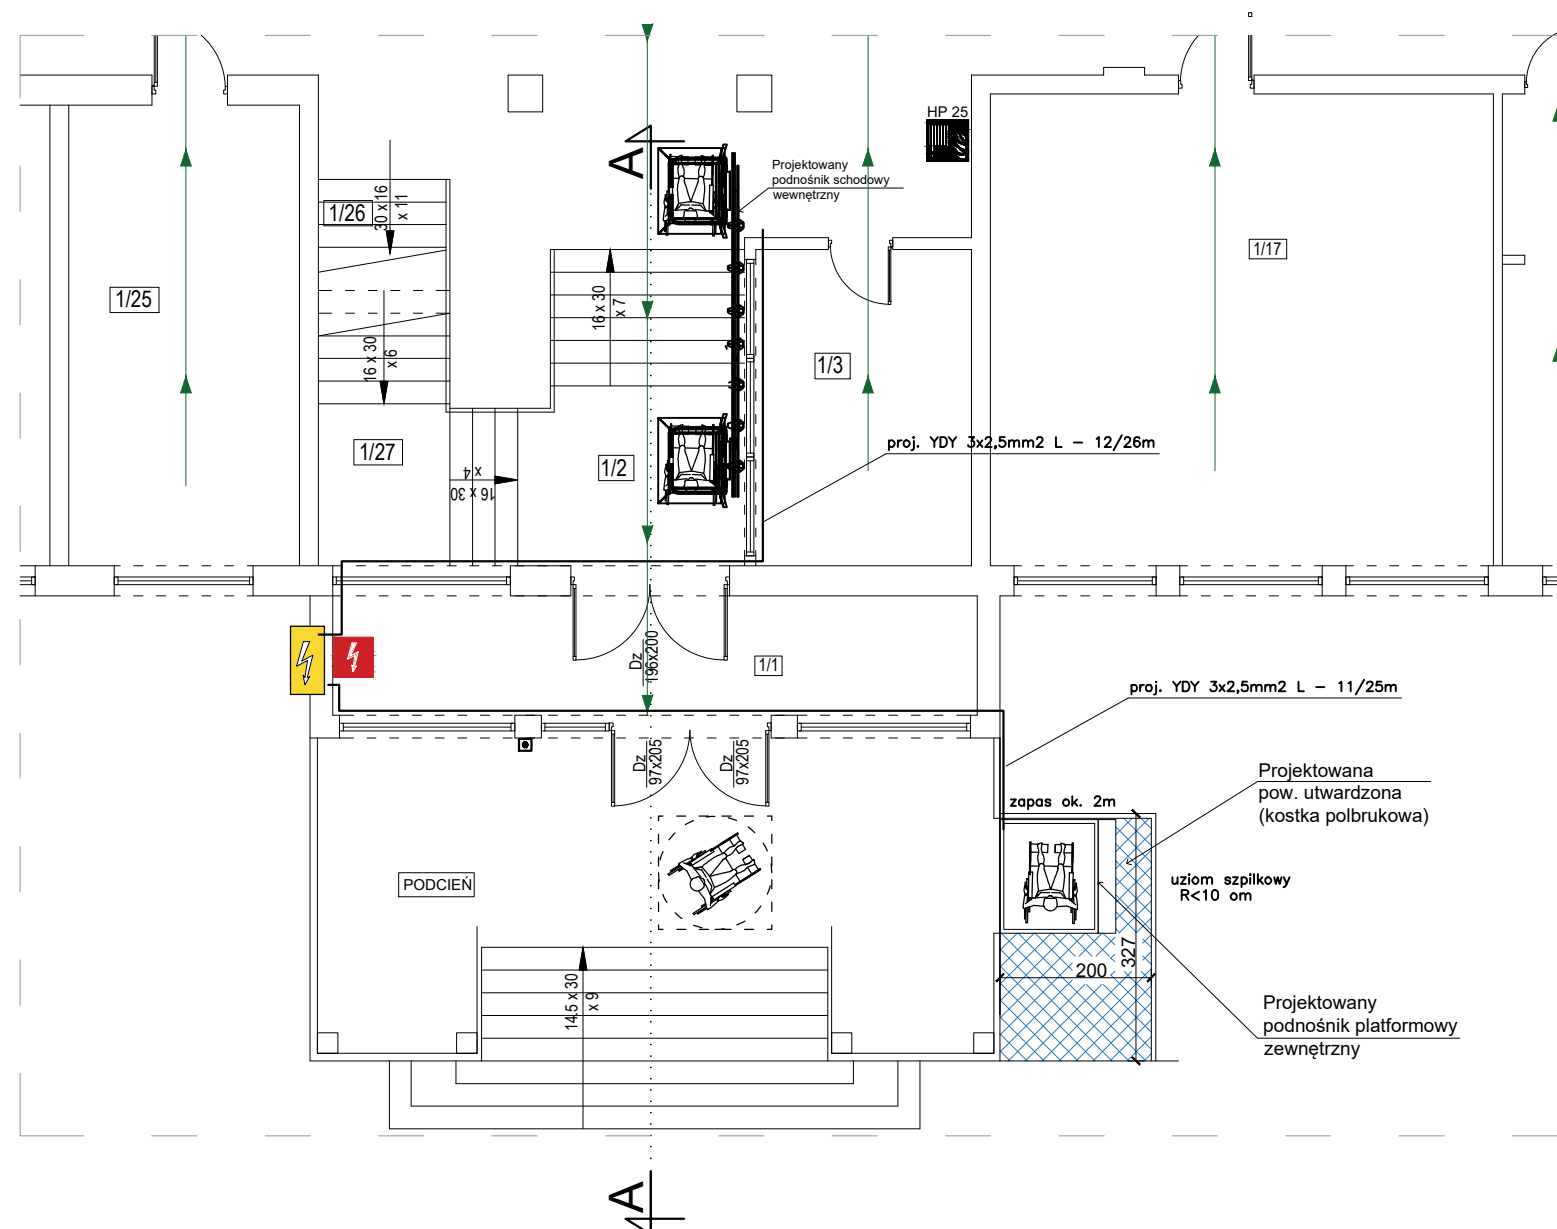

_____ przewód YDY 3x2,5mm²

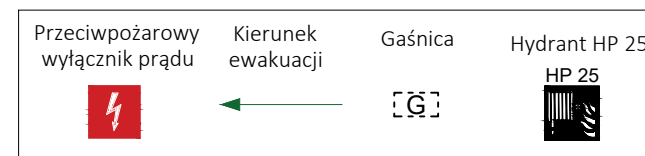

| | | | |
|--|--|--|----------|
| BIURO PROJEKTOWE: | | Biuro projektowe Konsul- Bud mgr inż. arch. Jacek Minkiewicz ul. H. Kołłątaja 9A lok. 3, 16-100 Sokółka, tel. 500 192 405 | |
| OPRACOWANIE: | | MONTAŻ PODNOŚNIKA PLATFORMOWEGO PRZY BUDYNKU SZKOŁY PODSTAWOWEJ W SZUZDZIALOWIEJ WRAZ Z BUDOWĄ PŁYTY FUNDAMENTOWEJ ORAZ PRZEBUDOWĄ I REMONTEM CZĘŚCI POMIESZCZENIA | |
| PRZEDMIOT I SKALA RYS.: | | RZUT PRZYZIEMIA (FRAGMENT DOTYCZĄCY MONTAŻU PODNOŚNIKÓW) | Rys. E.1 |
| data: 06 / 10 / 2023r. | | SKALA 1 : 100 | PODPIS: |
| AUTOR OPRACOWANIA: | | | |
| AUTOR INSTALACJE ELEKTRYCZNE: Nr. upr. bud. | | mgr inż. Krzysztof Fikiewicz Upr. bud. do proj. bez ogr. w spec. inst. w zakr. sieci, inst. 1 rz. elektr. i elektroenerg. nr upr. PDL/0184/PWBE/15 | |