



PS/1831/403/2021/3

Katowice, 02 marca 2021 r.

MW Projekt
Marek Wilczok
ul. Żniwna 5
41 - 103 Siemianowice Śląskie

W odpowiedzi na Państwa pismo z dnia 26.01.2021 r., dotyczące uzgodnienia dokumentacji projektowej pn.: „Budowa sieci wodociągowej wraz z przyłączami w ul. Damrota na odcinku od Jana Pawła II do ul. Konstytucji 3-go Maja i w ul. Bocznej w Piekarach Śląskich”, Górnos Śląskie Przedsiębiorstwo Wodociągów Spółka Akcyjna z siedzibą w Katowicach przesyła w załączeniu rysunek pn.: „Projekt zagospodarowania terenu - ul. Damrota”, sporządzony na arkuszu kopii mapy zasadniczej terenu w rejonie ulic: Damrota, Jana Pawła II w Piekarach Śląskich, z wkreśloną orientacyjnie (kolorem niebieskim) trasą wodociągu magistralnego PE 450 mm w rurze osłonowej DN 600 mm. Strefa ochronna (techniczna) dla ww. wodociągu wynosi po min. 4,0 mb z obu stron - licząc od jego osi. Zastrzegamy sobie prawo dostępu w ramach strefy technicznej w celach związanych z usuwaniem awarii oraz konserwacją wodociągu. Zaprojektowana sieć wodociągowa wraz z przyłączami nie koliduje z urządzeniami wodociągowymi eksploatowanymi przez naszą Spółkę. Uzgadniamy budowę sieci wodociągowej w przedmiotowym obszarze, zgodnie z przedłożonym ww. projektem zagospodarowania terenu, rys nr. 2. Na etapie realizacji zaplanowanych zamierzeń inwestycyjnych, w przypadkach prowadzenia prac w obszarze ww. strefy technicznej magistrali wodociągowej, należy do naszej Spółki zlecać nadzory nad robotami. Nadzory są wykonywane odpłatnie. Przed przystąpieniem do robót należy pisemnie powiadomić Spółkę o terminie rozpoczęcia prac. Uzgodnienie jest ważne przez okres 3 lat od daty wydania.

Przy dalszej korespondencji w tej sprawie prosimy powoływać się na znak niniejszego pisma.

Otrzymują:

1. Adresat
2. OES Czarny Las
3. PS a/a


Dyrektor
Pionu Sieci Dystrybucji
Jerzy W. Muszar

Kierownik
Wydziału Eksploatacji Sieci

Anarzte Skrzypczyk

Osoba do kontaktu: Dominika Kardasz tel. 32 60 38 799, e-mail: d.kardasz@gpw.katowice.pl

Strona 1 z 1

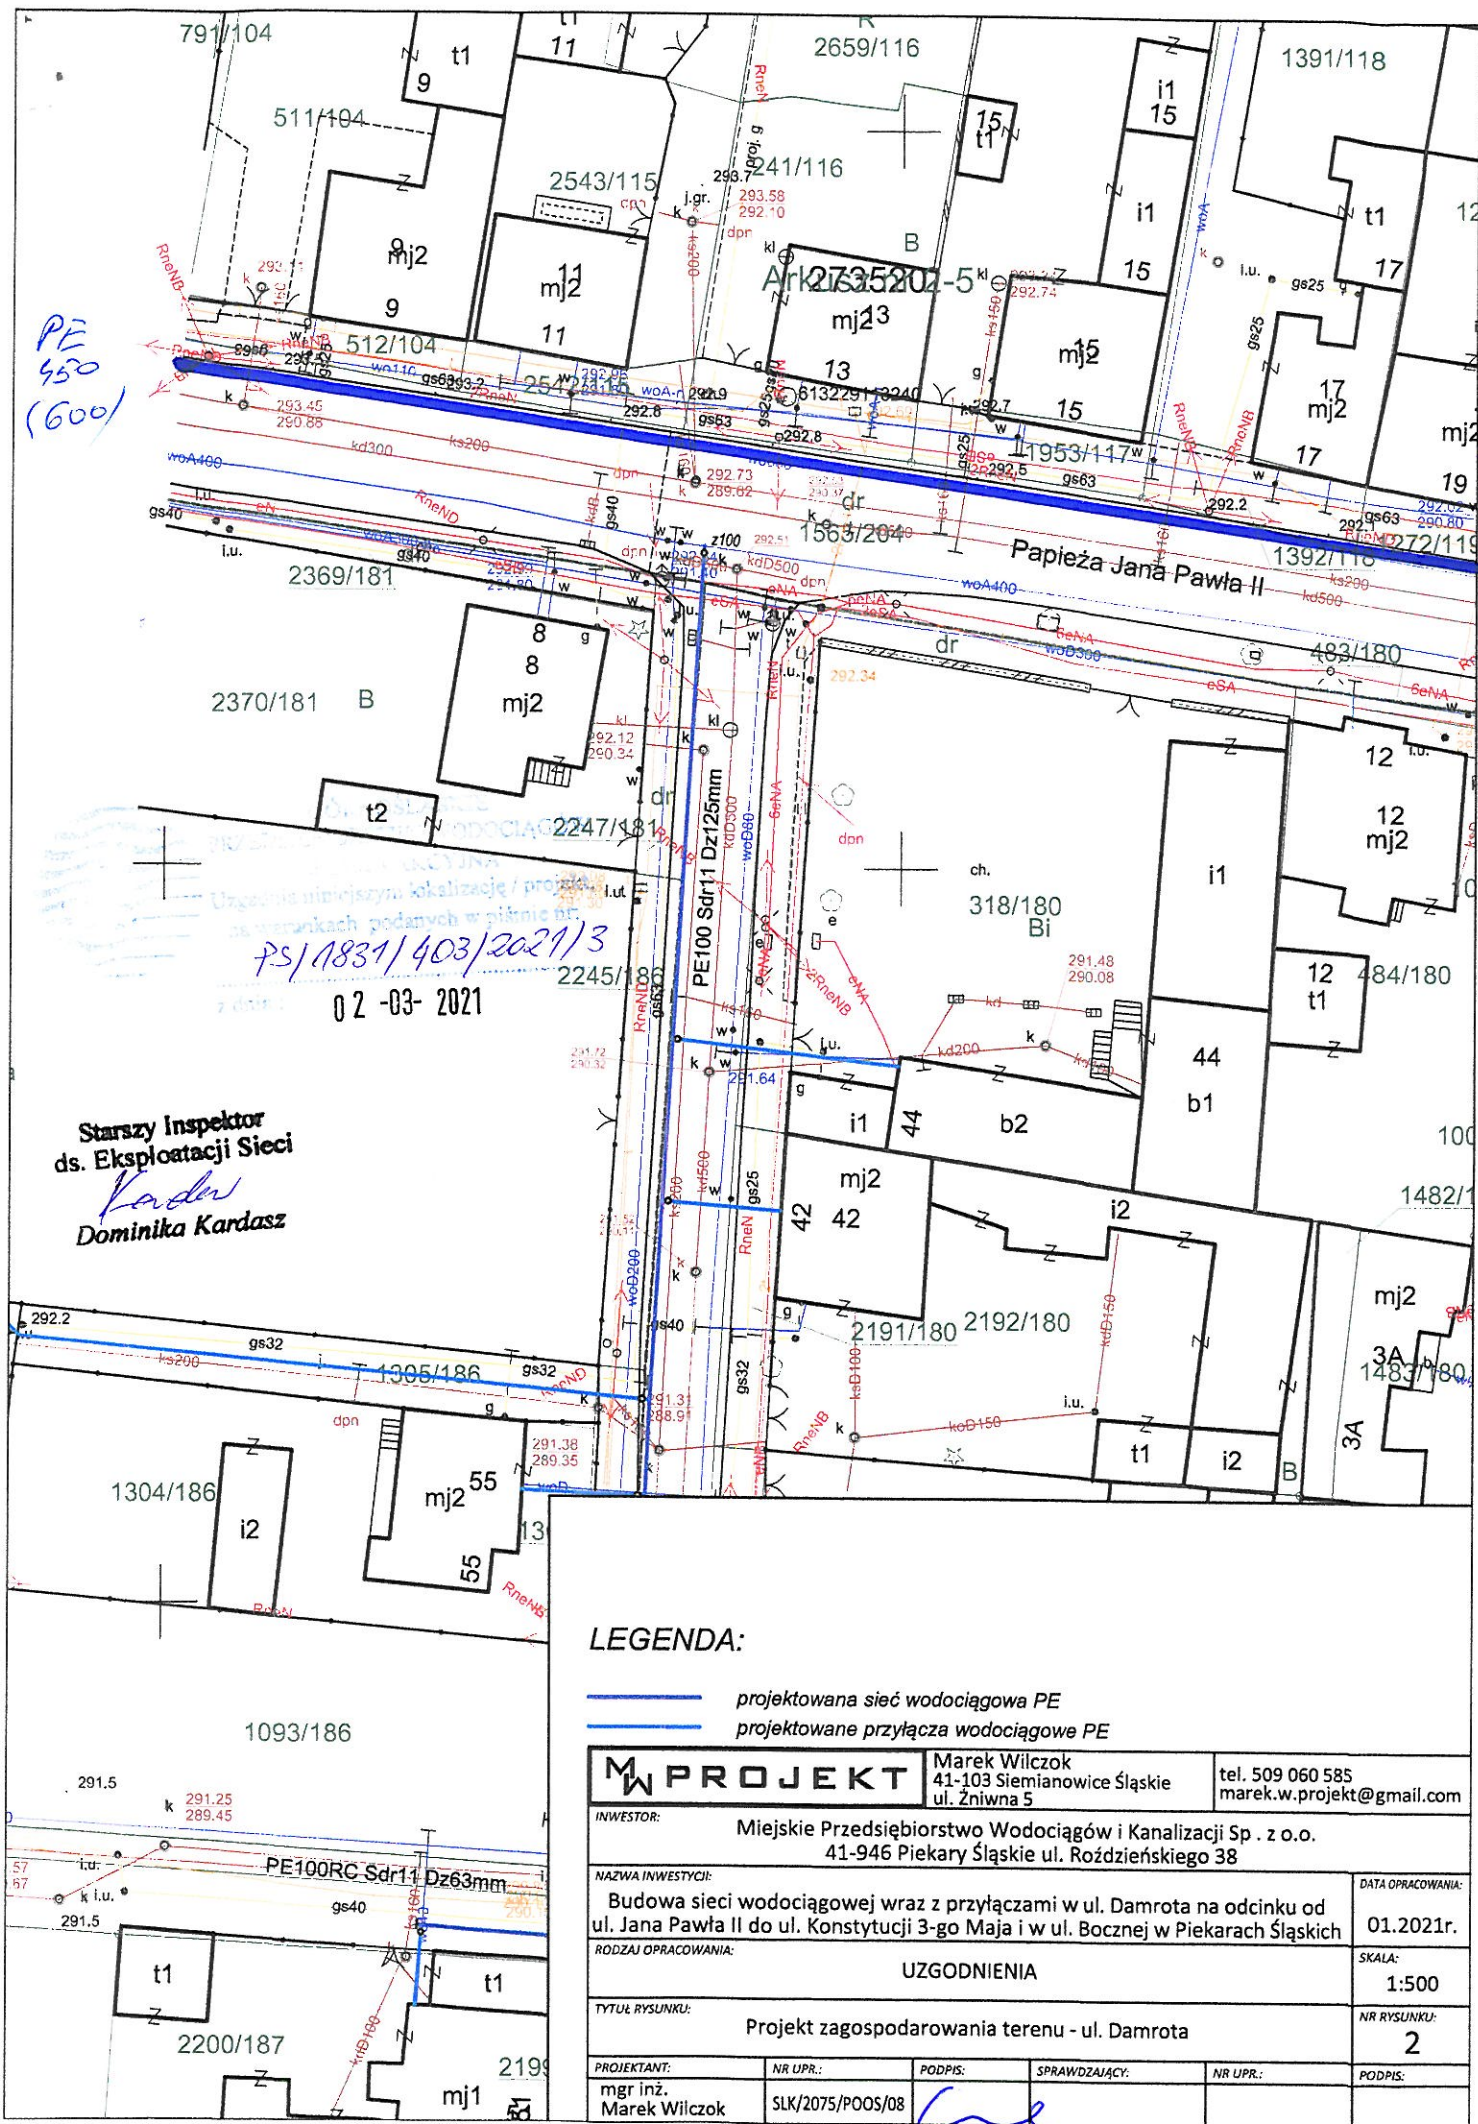

PE
550
(600)

Uzasadnienie niniejszym katalizację / projekt
na warunkach podanych w plikie nr
PS/1831/403/2021/3
02-03-2021

Starszy Inspektor
ds. Eksploatacji Sieci
Kardasz
Dominika Kardasz

LEGENDA:

- projektowana sieć wodociągowa PE
- projektowane przyłącza wodociągowe PE

MW PROJEKT		Marek Wilczok 41-103 Siemianowice Śląskie ul. Żniwna 5	tel. 509 060 585 marek.w.projekt@gmail.com
INWESTOR: Miejskie Przedsiębiorstwo Wodociągów i Kanalizacji Sp. z o.o. 41-946 Piekary Śląskie ul. Różdzieńskiego 38			
NAZWA INWESTYCJI: Budowa sieci wodociągowej wraz z przyłączami w ul. Damrota na odcinku od ul. Jana Pawła II do ul. Konstytucji 3-go Maja i w ul. Bocznej w Piekarach Śląskich			DATA OPRACOWANIA: 01.2021r.
RODZAJ OPRACOWANIA: UZGODNIENIA			SKALA: 1:500
TYTUŁ RYSUNKU: Projekt zagospodarowania terenu - ul. Damrota			NR RYSUNKU: 2
PROJEKTANT: mgr inż. Marek Wilczok	NR UPR.: SLK/2075/POOS/08	PODPIS: <i>[Signature]</i>	SPRAWDZAJĄCY: NR UPR.: PODPIS: