



Skala: 1:500
 Wojewodztwo: wielkopolskie
 Powiat: Wyrzysk - miasto
 Gmina: M. Wyrzysk
 Miejscowosc: 6.194.14.15.1.3, 6.194.14.15.1.4, 6.194.14.15.3.1, 6.194.14.15.3.2, 6.194.14.15.3.3
 Gabc: 30.03.2022
 Uklad wspolrzadkowy: S T Y
 Sygnatura: WPK 0269/POOS/04
 WVK 5642.1.1346.2022

MAPA ZASADNICZA
 (Nazwa materialu zasobu)
 P. 3019.2014.21
 STAROSTA PILSKI
 (Imie, nazwisko i podpis osoby reprezentujacej organ)

OZNACZENIA:

-  kolektor kanalizacji sanitarnej z rur PCV Ø200 mm SN 8 (lita)
-  studnia kanalizacji sanitarnej Ø600 mm - S₁
-  studnia kanalizacji sanitarnej Ø1000 mm - S₄

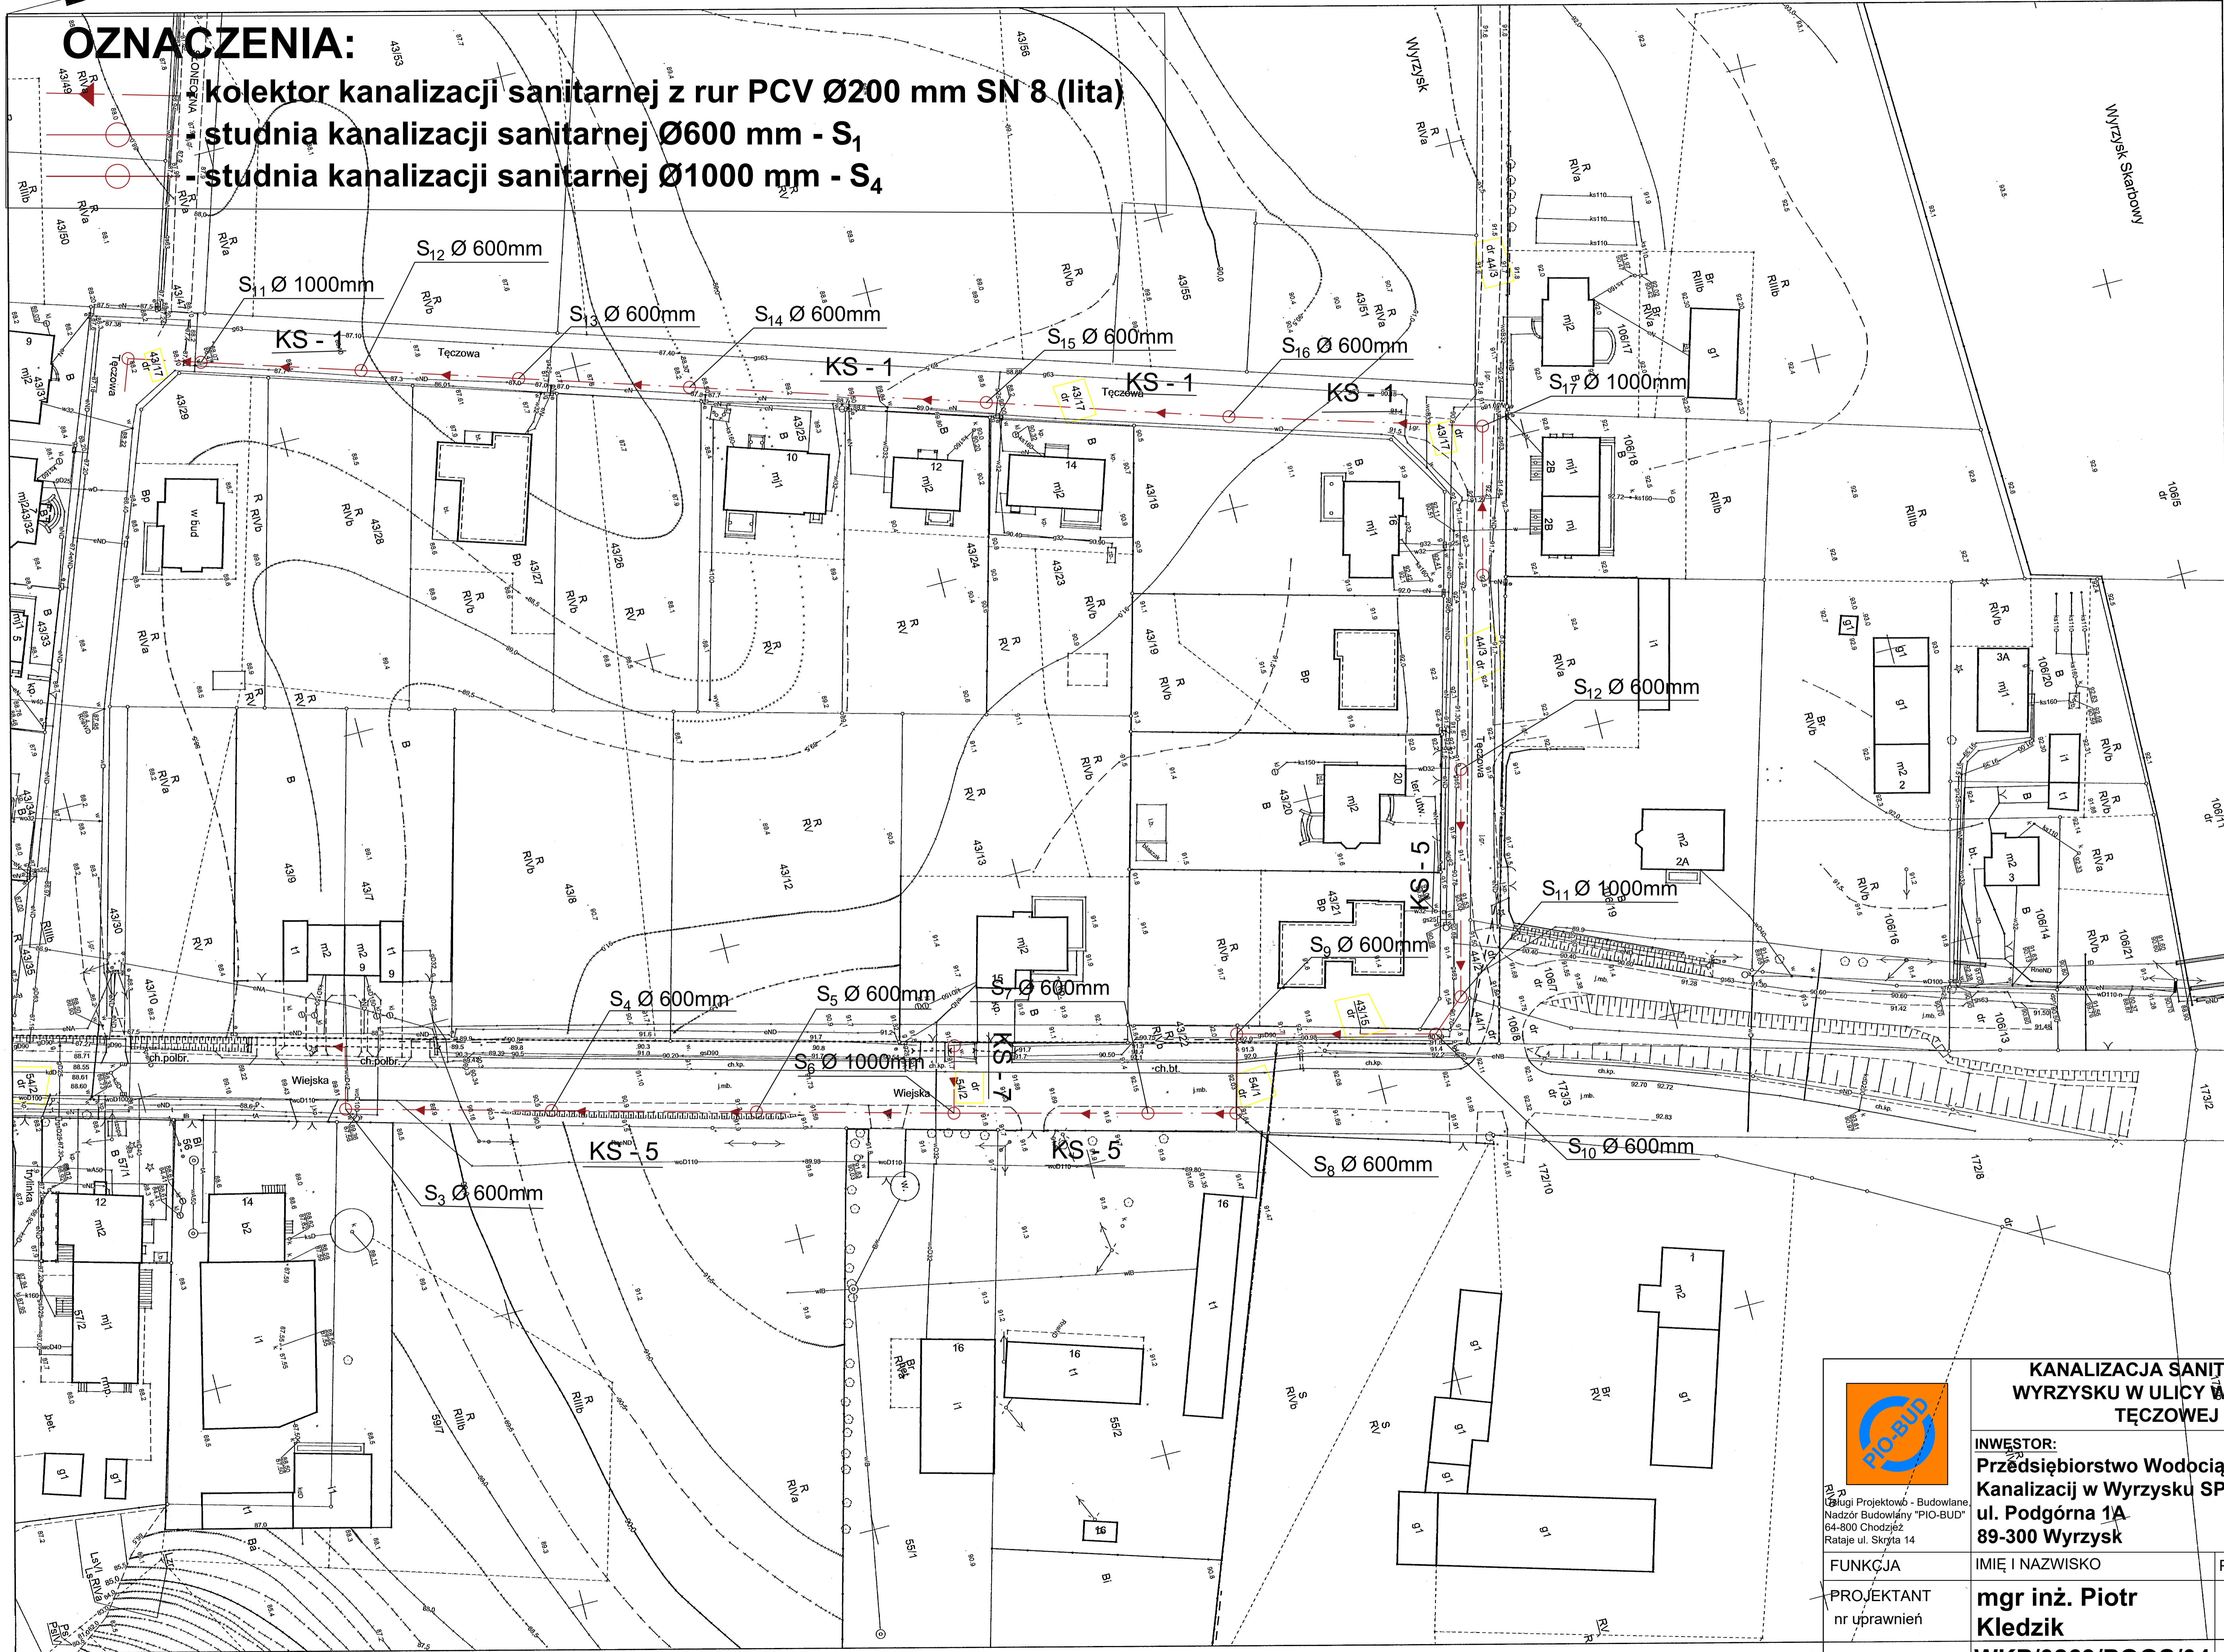

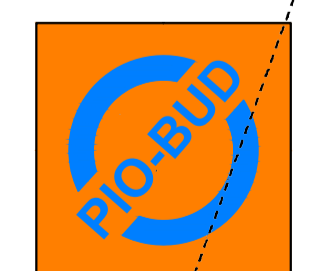 Usługi Projektów - Budowlane Nadzór Budowlany "PIO-BUD" 64-800 Chodzież Rataje ul. Skryta 14	KANALIZACJA SANITARNA W WYRZYSKU W ULICY WIEJSKIEJ I TĘCZOWEJ		STADIUM
	INWESTOR: Przedsiębiorstwo Wodociągów i Kanalizacji w Wyrzysku SP. Z O.O ul. Podgórna 1A 89-300 Wyrzysk		PFU BRANŻA sanitarna DATA 10.04.2022
FUNKCJA	IMIĘ I NAZWISKO	PODPIS	SKALA
PROJEKTANT nr uprawnień	mgr inż. Piotr Kledzik		1:500
TEMAT	PROJEKT ZAGOSPODAROWANIA TERENU		NR RYSUNKU 2
	WKP/0269/POOS/04		