


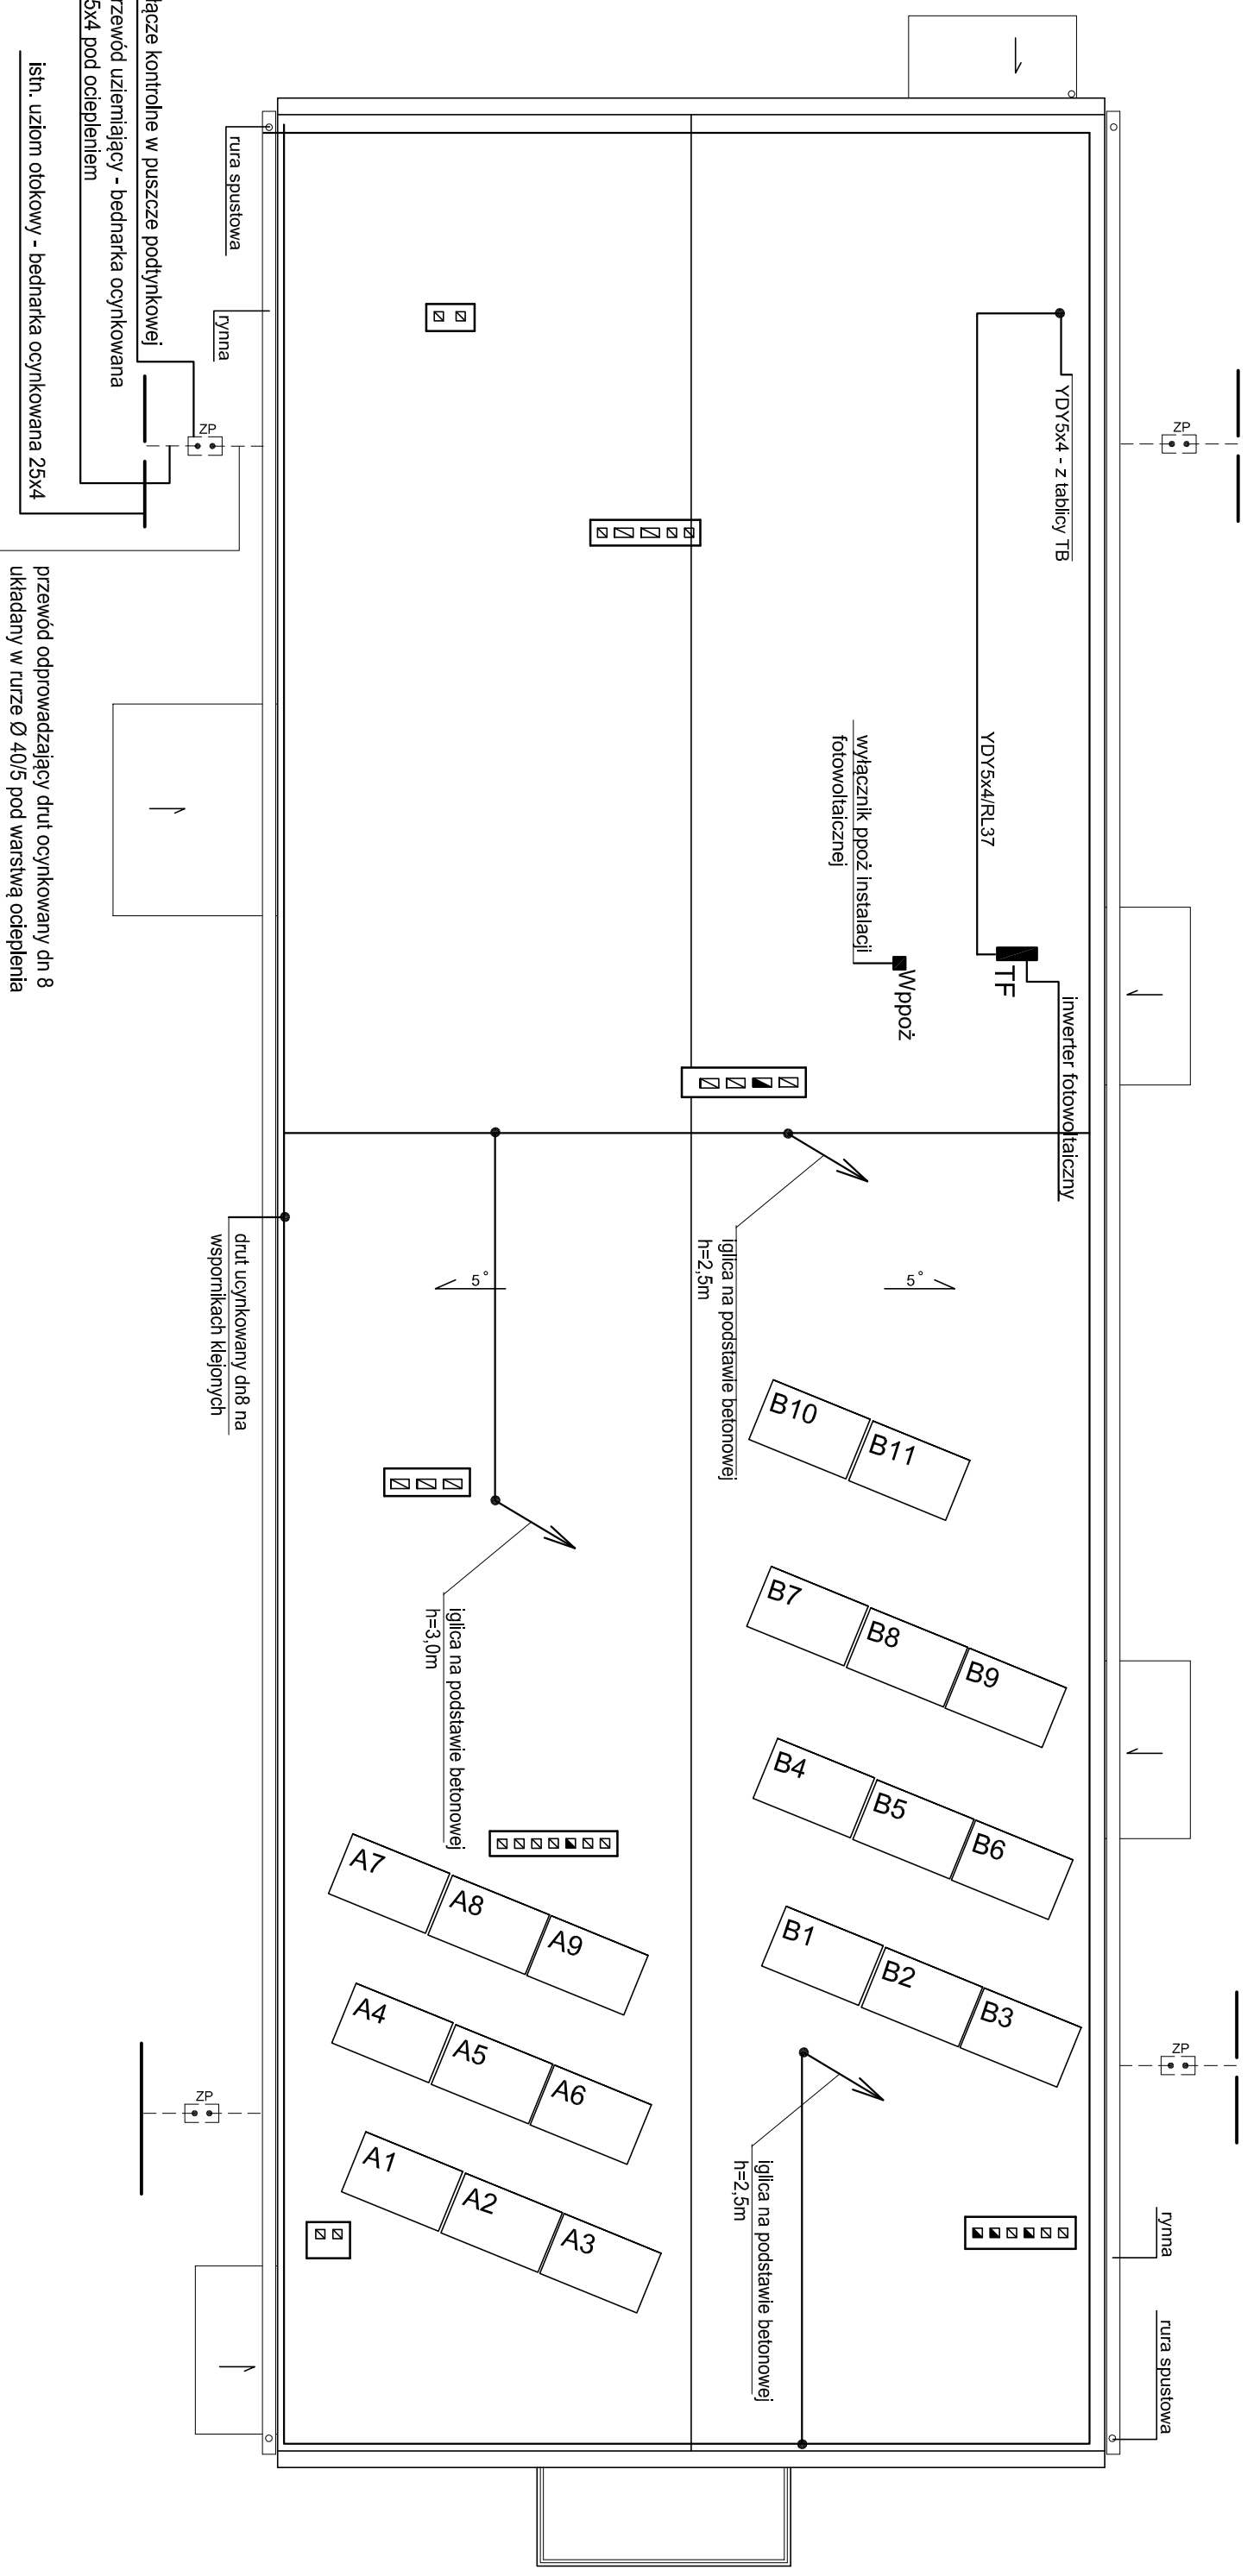

RZUT DACHU

Oddział Przedszkolny w Czempiniu

skala 1:100



Pracownia Projektowa J&J Sp. z o.o. ul. Zielona 6 24-100 Pulew tel. kom. 667 633 003, 667 433 026		nr projektu E4		branża INST. ELEKTRYCZNA		skala 1:100	
Projektant: Zdzisław Włgoek	nr.ż. KL-14/99	Inst. elektryczne		Inwestor Urząd Gminy Oddział Przedszkolny ul. ks. Józego Popłuski 25 nr ew. 679, 680/1 : obręb 64-020 Czempin		Adres budowy zlokalizowany na działkach o nr ew. 679, 680/1 : obręb Czempin, adres ul. Borowko Stare 12	
Asystent projektanta: Jacek Stepień		Kosztorys projektu		Tytuł rysunku PROJEKT BUDOWLANY RZUT DACHU	
Imię i nazwisko:		Specjalność / Nr uprawnień		Podpis:		Data opracowania: 17 sierpnia 2021r.	