

PROJEKTOWANA WENTYLACJA GRAWITACYJNA

WpkM2 - projektowana wentylacja grawitacyjna kuchni mieszkania M2

WptM2 - projektowana wentylacja grawitacyjna łazienki mieszkania M2

ISTNIEJĄCA WENTYLACJA GRAWITACYJNA


WkM3 - wentylacja grawitacyjna kuchni mieszkania M3

WpM1 - wentylacja grawitacyjna pokoju mieszkania M1

Wkott.M1 - wentylacja grawitacyjna kotłowni dla M1 w pomieszczeniu piwnicy

CDWpiw.M1 - przewod dymowy dla kotła CD węglowego mieszkanie M1

NR POM.	PRZEZNACZENIE	PÓW. (m ²)
1	Klatka schodowa	—
2	Przedpokój	0,91
3	Łazienka z WC	3,69
4	Kuchnia	10,98
5	Pokój	18,64
6	Pokój	10,98
7	Pom. gosp.	5,17
8	Pom. gosp.	1,80
9	Pom. gosp.	1,15
10	Strych	4,68
RAZEM		58,00

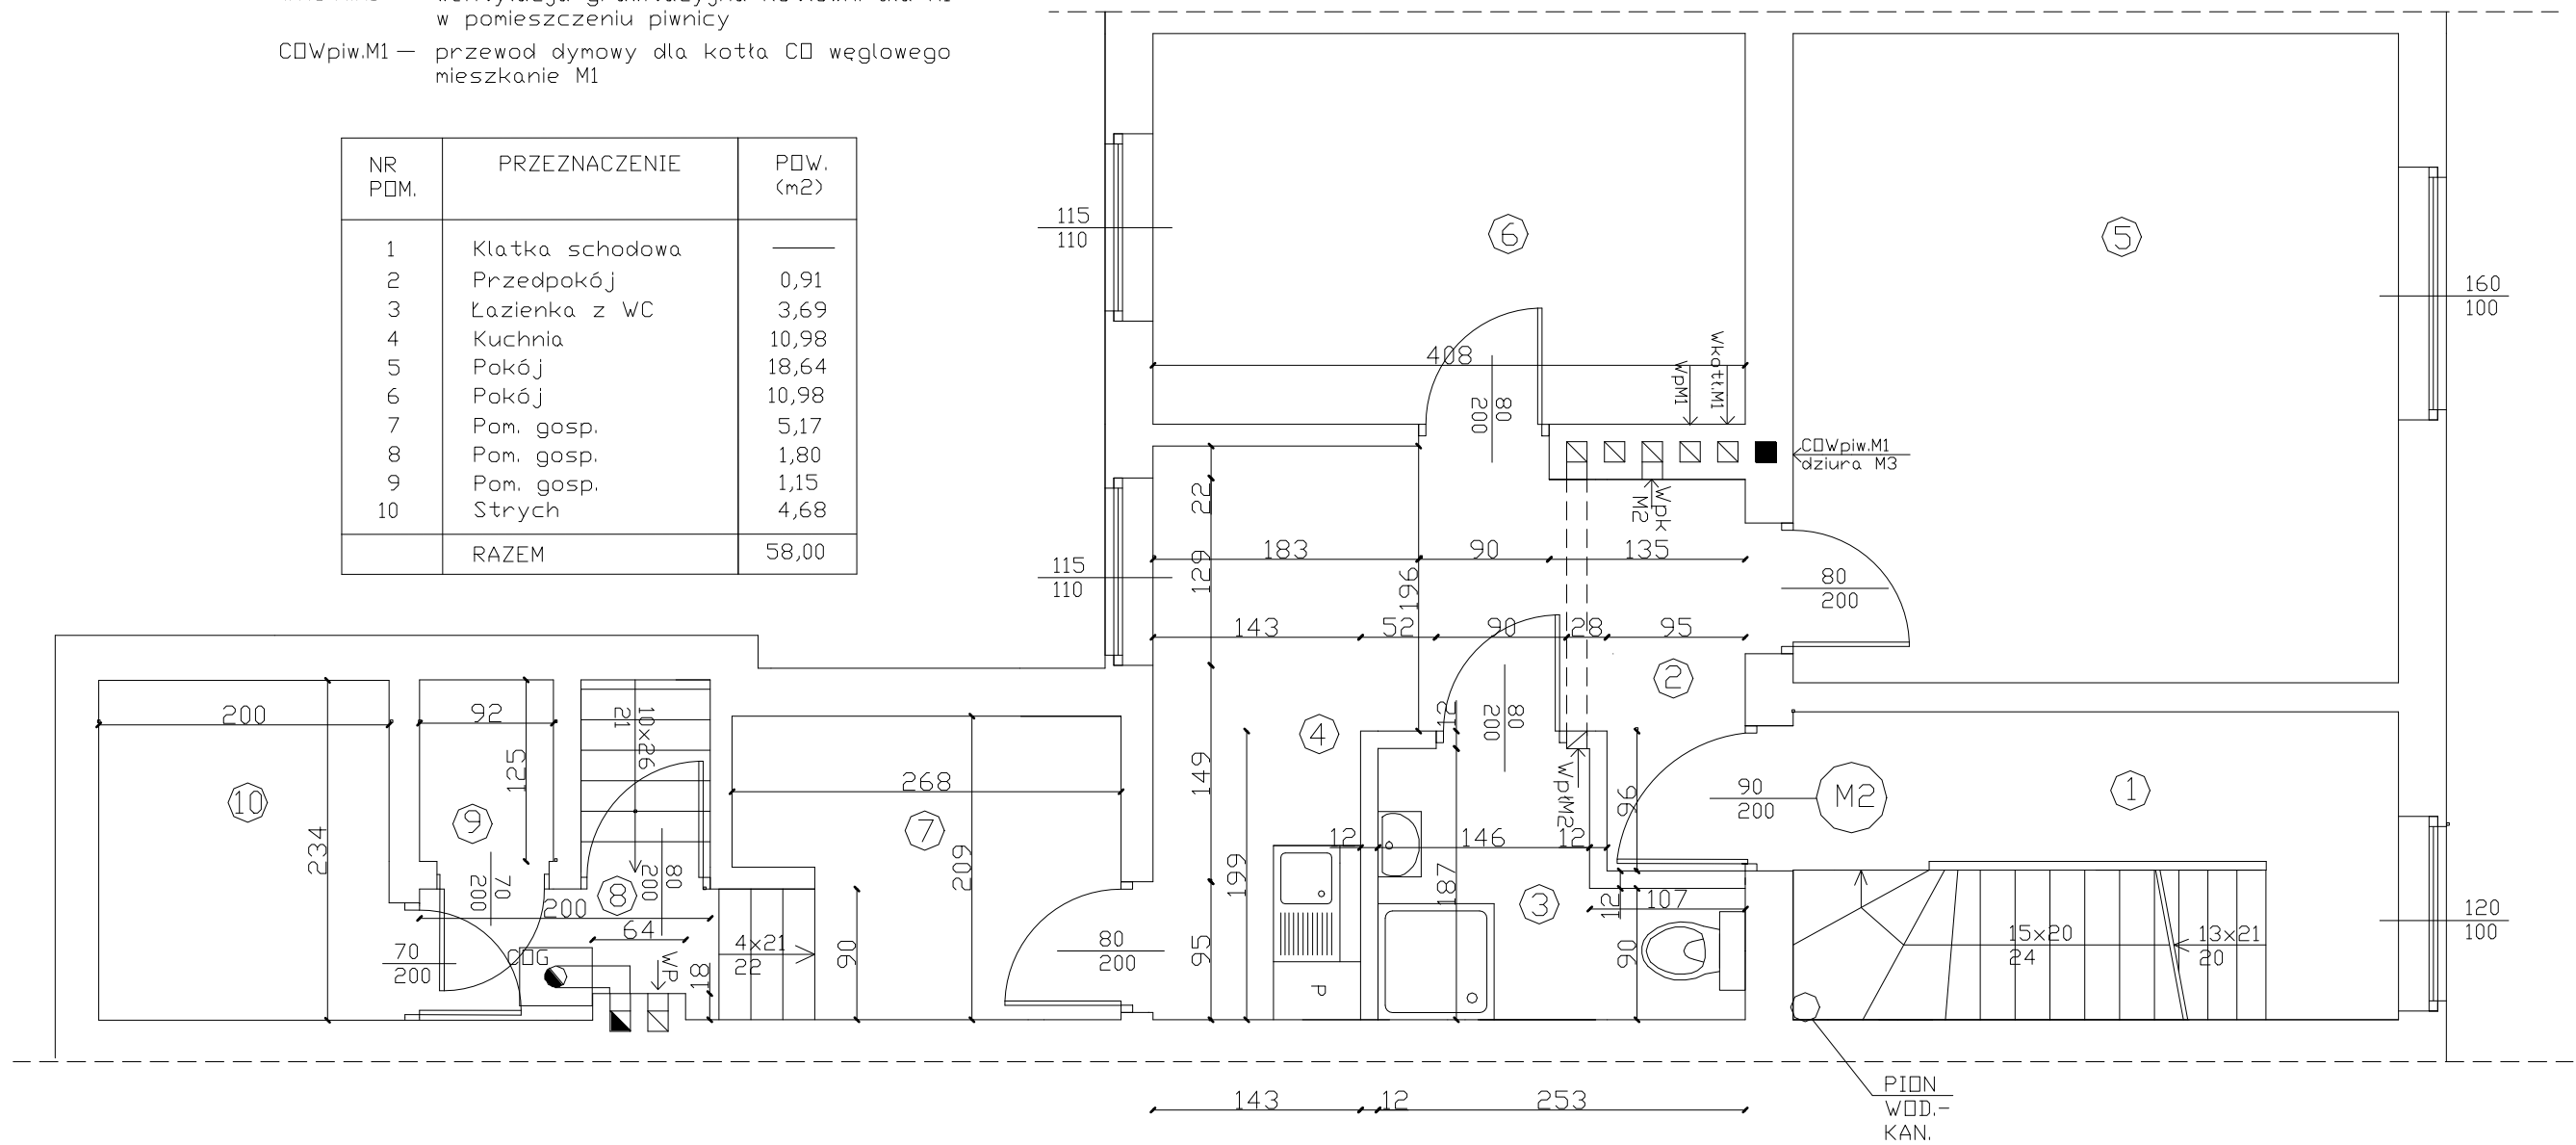

PRO-INVEST Anna Chaberko-Luczak 44-105 Gliwice, ul. Ogrodowa 1		
INWESTOR	Zarząd Budynków Miejskich II TBS Sp.zo.o. 44-100 Gliwice, ul. Warszawska 35 b	
TEMAT	Projekt przebudowy mieszkań gminnych nr 2i3 polegającej na wydzieleniu pomieszczeń łazienek w budynku przy ul. Wita Stwosza 30 w Gliwicach	
ADRES	44-100 Gliwice, ul. Wita Stwosza 30	DATA 04.2020r.
TREŚĆ RYS.	Rzut mieszkania nr2- projekt	BRANŻA Arch. SKALA 1:50
PROJEKTANT	mgr inż. arch. Anna Chaberko-Luczak	UPR. BUD. NR NR RYS. 8/SLOKK/13 05