




LEGENDA LAN	
	PUNKT DYSTRYBUCYJNY SIECI LAN i CCTV (SZAFKA RACK STÓJĄCA 19" 800x800 42U)
	GNIAZDO SIECI LAN 2xRJ45 kat.6
	GNIAZDO HDMI
ADRESACJA GNIAZD LAN: NUMER SZAFY / NUMER PANELU / NUMER PORTU	
LEGENDA KD+RCP	
	KONTROLER PRZEJŚCIA SYSTEMU KD
	CZYNNIK REJESTRACJI CZASU PRACY
	ELEKTROZACZEP REWERSYJNY 12VDC (NISKOPRĄDOWY)
	CZUŁKA MAGNETYCZNA (KONTAKTRON)
	CZYNNIK KART ZBLIŻENIOWYCH

LEGENDA CCTV	
	KAMERA IP TYPU DOME WANDALOODPORNA (MONTAŻ STROP/SUFIT PODWIESZANY)
	KAMERA IP TYPU BULLET ZEWNĘTRZNA (MONTAŻ ELEWACJA/SŁUP OŚWIETLENIOWY)
	STACJA OPERATORSKA SYSTEMU CCTV

LEGENDA WIDEODOMOFON	
	PANEL WEJŚCIOWY Z KŁAWIATURĄ NUMERYCZNĄ I KOLOROWĄ KAMERĄ
	WIDEOUNIFON
	CENTRALA PORTIERSKA

LEGENDA SSWIN	
	CENTRALA SYSTEMU SSWIN
	EKSPANDER (ROZSZERZENIE WEJŚĆ/WYJŚĆ)
	ZASILACZ BUFOROWY 12V Z AKUMULATOREM
	CZUŁKA RUCHU PIR+MV
	PRZYCIŚK NAPADOWY
	KŁAWIATURA SYSTEMOWA (MANIPULATOR)
	SYGNALIZATOR OPTYCZNO-AKUSTYCZNY WEWNĘTRZNY
	SYGNALIZATOR OPTYCZNO-AKUSTYCZNY ZEWNĘTRZNY
	KONTAKTRON DRZWIOWY
	KONTAKTRON OKIENNY

LEGENDA PRZYZYWOWY	
	CENTRALA SYSTEMU PRZYZYWOWEGO (DLA 14x WC NIEPEŁNOSPRAWNYCH)
	LAMPKA SYGNALIZACYJNA Z SYGN. AKUSTYCZNYM
	KASOWNIK
	PRZYCIŚK POCIĄGOWO-KŁAWISZOWY

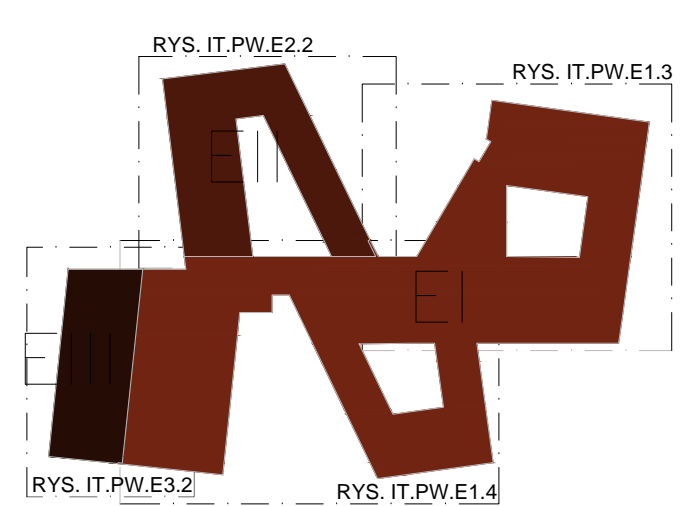

SCHEMAT ETAPOWANIA

PRACOWNIA PROJEKTOWA: BCM ARCHITEKCI SP. Z O.O. ul. Purkyniego 1/413, 50-155 Wrocław		
INWESTOR: GMINA CZERNICA ul. Kolejowa 3, 55-003 Czernica		
ADRES INWESTYCJI: NADOLICE WIELKIE ul. Wiedzy, 55-003 Nadolice Wielkie działki nr: 309/1026, 309/1027; AM-01; Nadolice Wielkie	STADIUM: PROJEKT WYKONAWCZY	
TEMAT: ZESPÓŁ SZKOLNO-PRZEDSZKOLNY WRAZ Z NIEZBĘDNĄ INFRASTRUKTURĄ TECHNICZNĄ	DATA OPRACOWANIA: 09.2024	
PROJEKTANT INSTALACJI ELEKTRYCZNYCH: mgr inż. Marcin Gruchoj	NR UPRAWNIENI: 178/DOŚ/14	PODPIS:
SPRAWDZAJĄCY INSTALACJI ELEKTRYCZNYCH: mgr inż. Michał Urbanowicz	203/DOŚ/15	
SKALA: 1:100	TEMAT RYSUNKU: RZUT PIĘTRO – BLOK SZKOLNY 4-8 – INSTALACJE TELETECHNICZNE	NR RYSUNKU: IT.PW.E2.2