

1:100  
1:500

Rura osłonowa  
dwudzielna dn110

taśma ostrzegawcza  
PE koloru niebieskiego

proj. kabel elektroen.

proj. gazociąg

proj. kanalizacja deszczowa

proj. gazociąg

proj. przyłącz. kanalizacyjny

proj. kanalizacja deszczowa

taśma ostrzegawcza  
PE koloru niebieskiego

POZIOM PORÓWNAWCZY 272.00 m n.p.m.

PROJEKTOWANA RZĘDNA TERENU	278.00	278.00	278.70	278.70	278.70	278.80
RZĘDNA TERENU ISTNIEJĄCEGO	277.30	277.30	278.00	278.00	278.40	278.20
RZĘDNA DNA RUROCIĄGU	276.60	276.60	277.30	277.30	277.30	277.30
ZAGŁĘBIENIE DNA RUROCIĄGU	1.40	1.40	1.40	1.40	1.40	1.50
SPADKI, DŁUGOŚCI	0.00%	1.57%	44.70m	0.00%	40.30m	
MATERIAŁ, ŚREDNICA	PE 90.0x3.50mm					
ODLEGŁOŚĆ	1.00	0.00	45.70	54.36	78.39	86.00

T3

Bud2

HP1


Bud1

PE 90.0x3.50mm

HP1

PE 90.0x3.50mm

Bud2

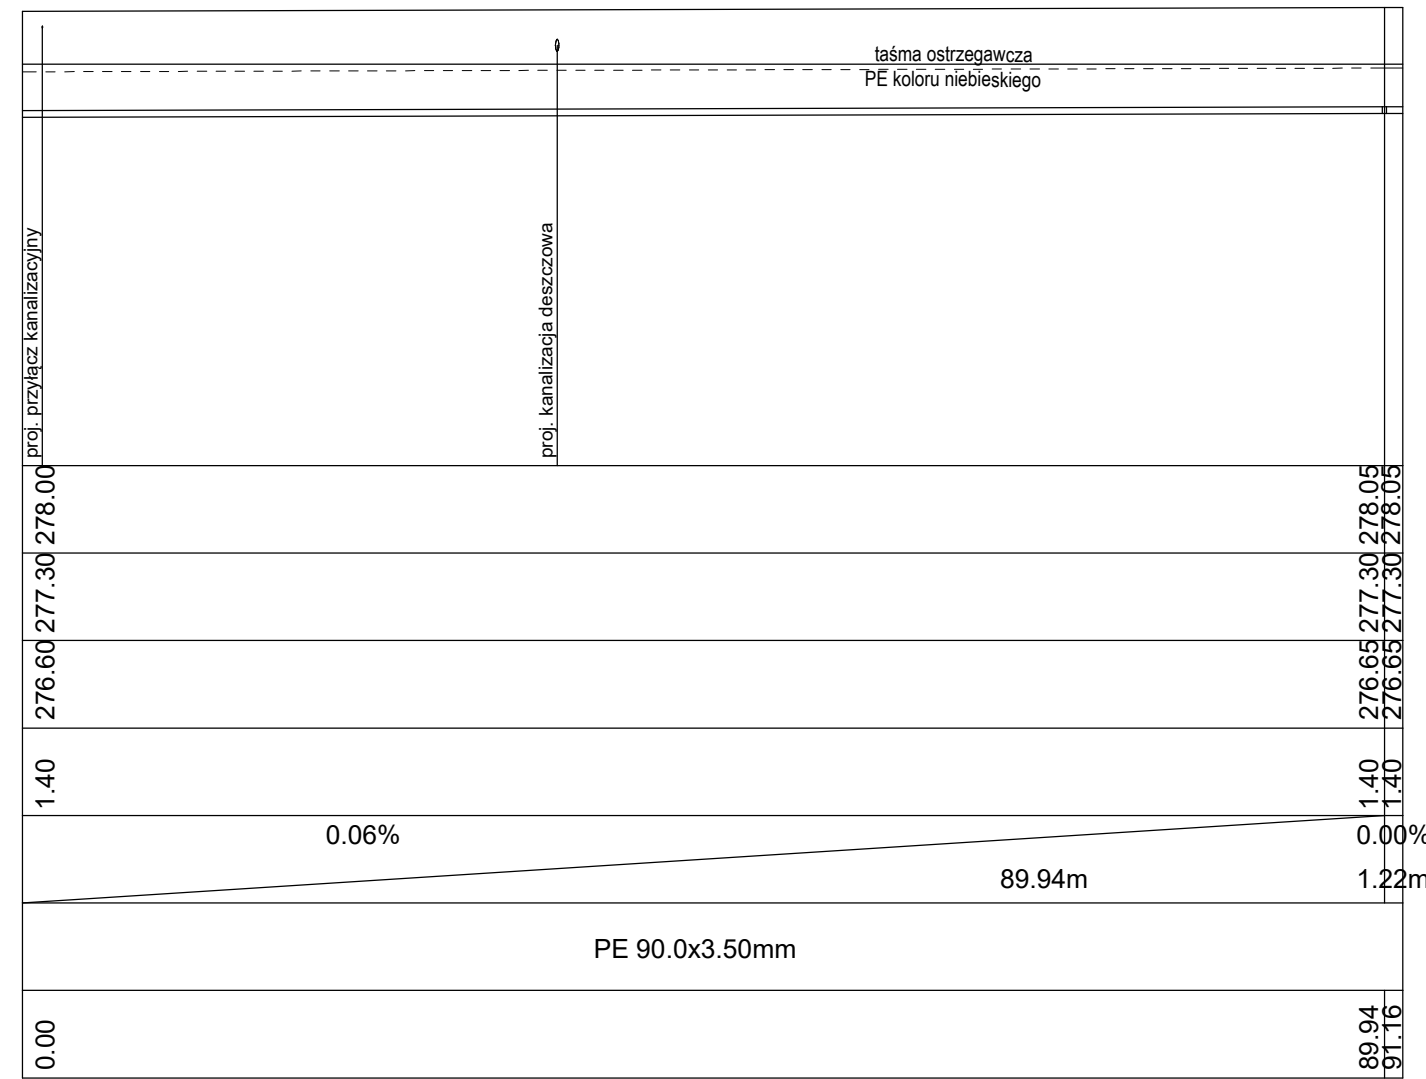

HP2

Uwaga.

- Głębokość posadowienia uzbrojenia istniejącego podano orientacyjnie i należy liczyć się z tym, że w rzeczywistości wystąpią odstępstwa od podanych lokalizacji i głębokości, które przedstawiono na profilach.
- W miejscu skrzyżowania projektowanej sieci z istniejącym uzbrojeniem podziemnym, przed przystąpieniem do robót należy wykonać przekopy kontrolne w celu dokładnego zlokalizowania uzbrojenia.

UWAGA!  
Rysunek należy rozpatrywać z rysunkami rzutów i elewacji oraz rysunkami branżowymi.  
Wszystkie wymiary i wielkości należy sprawdzić na budowie.

RYSUNEK: PROFIL INSTALACJI KANALIZACJI SANITARNEJ PT

INWESTYCJA:  
BUDOWA BUDYNKU KOMENDY POWIATOWEJ PAŃSTWOWEJ STRAŻY POŻARNEJ I JEDNOSTKI RATOWNICZO-GAŚNICZEJ W BRZOSZOWIE WRAZ Z NIEZBĘDNĄ INFRASTRUKTURĄ TECHNICZNĄ ORAZ ZAPLECZEM SZKOLENIOWYM

ADRES:  
Brzozów, gm. Brzozów, powiat brzozowski  
jednostka ewidencyjna 180201\_4.0001  
dz. nr 58/42, 58/43, 58/16

INWESTOR:  
Komenda Powiatowej Państwowej Straży Pożarnej w Brzozowie  
ul. Adama Mickiewicza 1  
36 - 200 Brzozów

**ARPA PROJEKT**

ul. 3 Maja 55, 36 - 200 Brzozów  
tel. 013 424 13 52  
biuro@arpaprojekt.pl

BRANŻA: PROJEKT INSTALACJI SANITARNYCH

PROJEKTANT:  
mgr inż. Paweł KUŹNIAR  
Uprawnienia budowlane do projektowania i kierowania robotami budowlanymi bez ograniczeń w specjalności instalacyjnej w zakresie sieci, instalacji i urządzeń cieplnych, wentylacyjnych, gazowych, wodociągowych i kanalizacyjnych nr weid. PDK/0272/PW05/13

SPRAWDZAJĄCY:  
mgr inż. Jarosław BODNAR  
Uprawnienia budowlane do projektowania i kierowania robotami budowlanymi bez ograniczeń w specjalności instalacyjnej w zakresie sieci, instalacji i urządzeń cieplnych, wentylacyjnych, gazowych, wodociągowych i kanalizacyjnych nr weid. PDK/0093/PW05/13

DATA: 09.2022  
FORMAT: 297x650  
SKALA: 1:100/1:500  
REWIZJA:  
NR RYS: PTIWK-8  
KREŚLIŁ: PK