


SEGMENT A

SEGMENT B

SEGMENT C

SEGMENT D

RZUT PARTERU

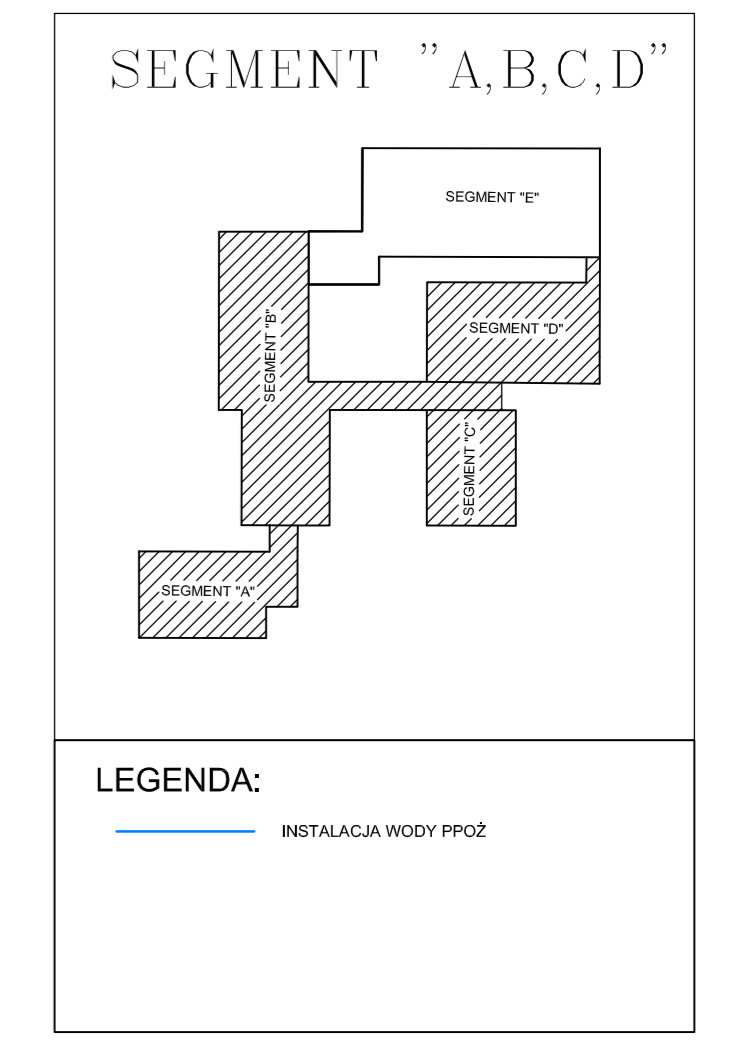

SEGMENT A, B, C, D

PRACOWNIA PROJEKTOWA
Hydromont

PRACOWNIA PROJEKTOWA I HYDROMONT s.c. Toruń, ul. Mickiewicza 10, 87-100 Toruń, NIP: 780-100-62-24, REGON: 141832696, KRS: 0000376546, Sąd Rejonowy dla M. St. Torunia, XII KRS, 141832696, 0000376546

INWESTOR:
Gmina Płock
ul. Stary Rynek 1
09-400 Płock

PROJEKTANT:
mgr inż. Marek Nowak
UPC nr 43399

SPRACOWUJĄCY:
mgr inż. Jacek Modrzejcki
UPC nr 46450

PROJEKT: Instalacja hydrantowa - budynek Szkoły nr 2

TYTUŁ: RZUT PARTERU

DATA: 09.2022 r.

SKALA: 1:100

IS/02