


RZUT DACHU

SKALA 1:100

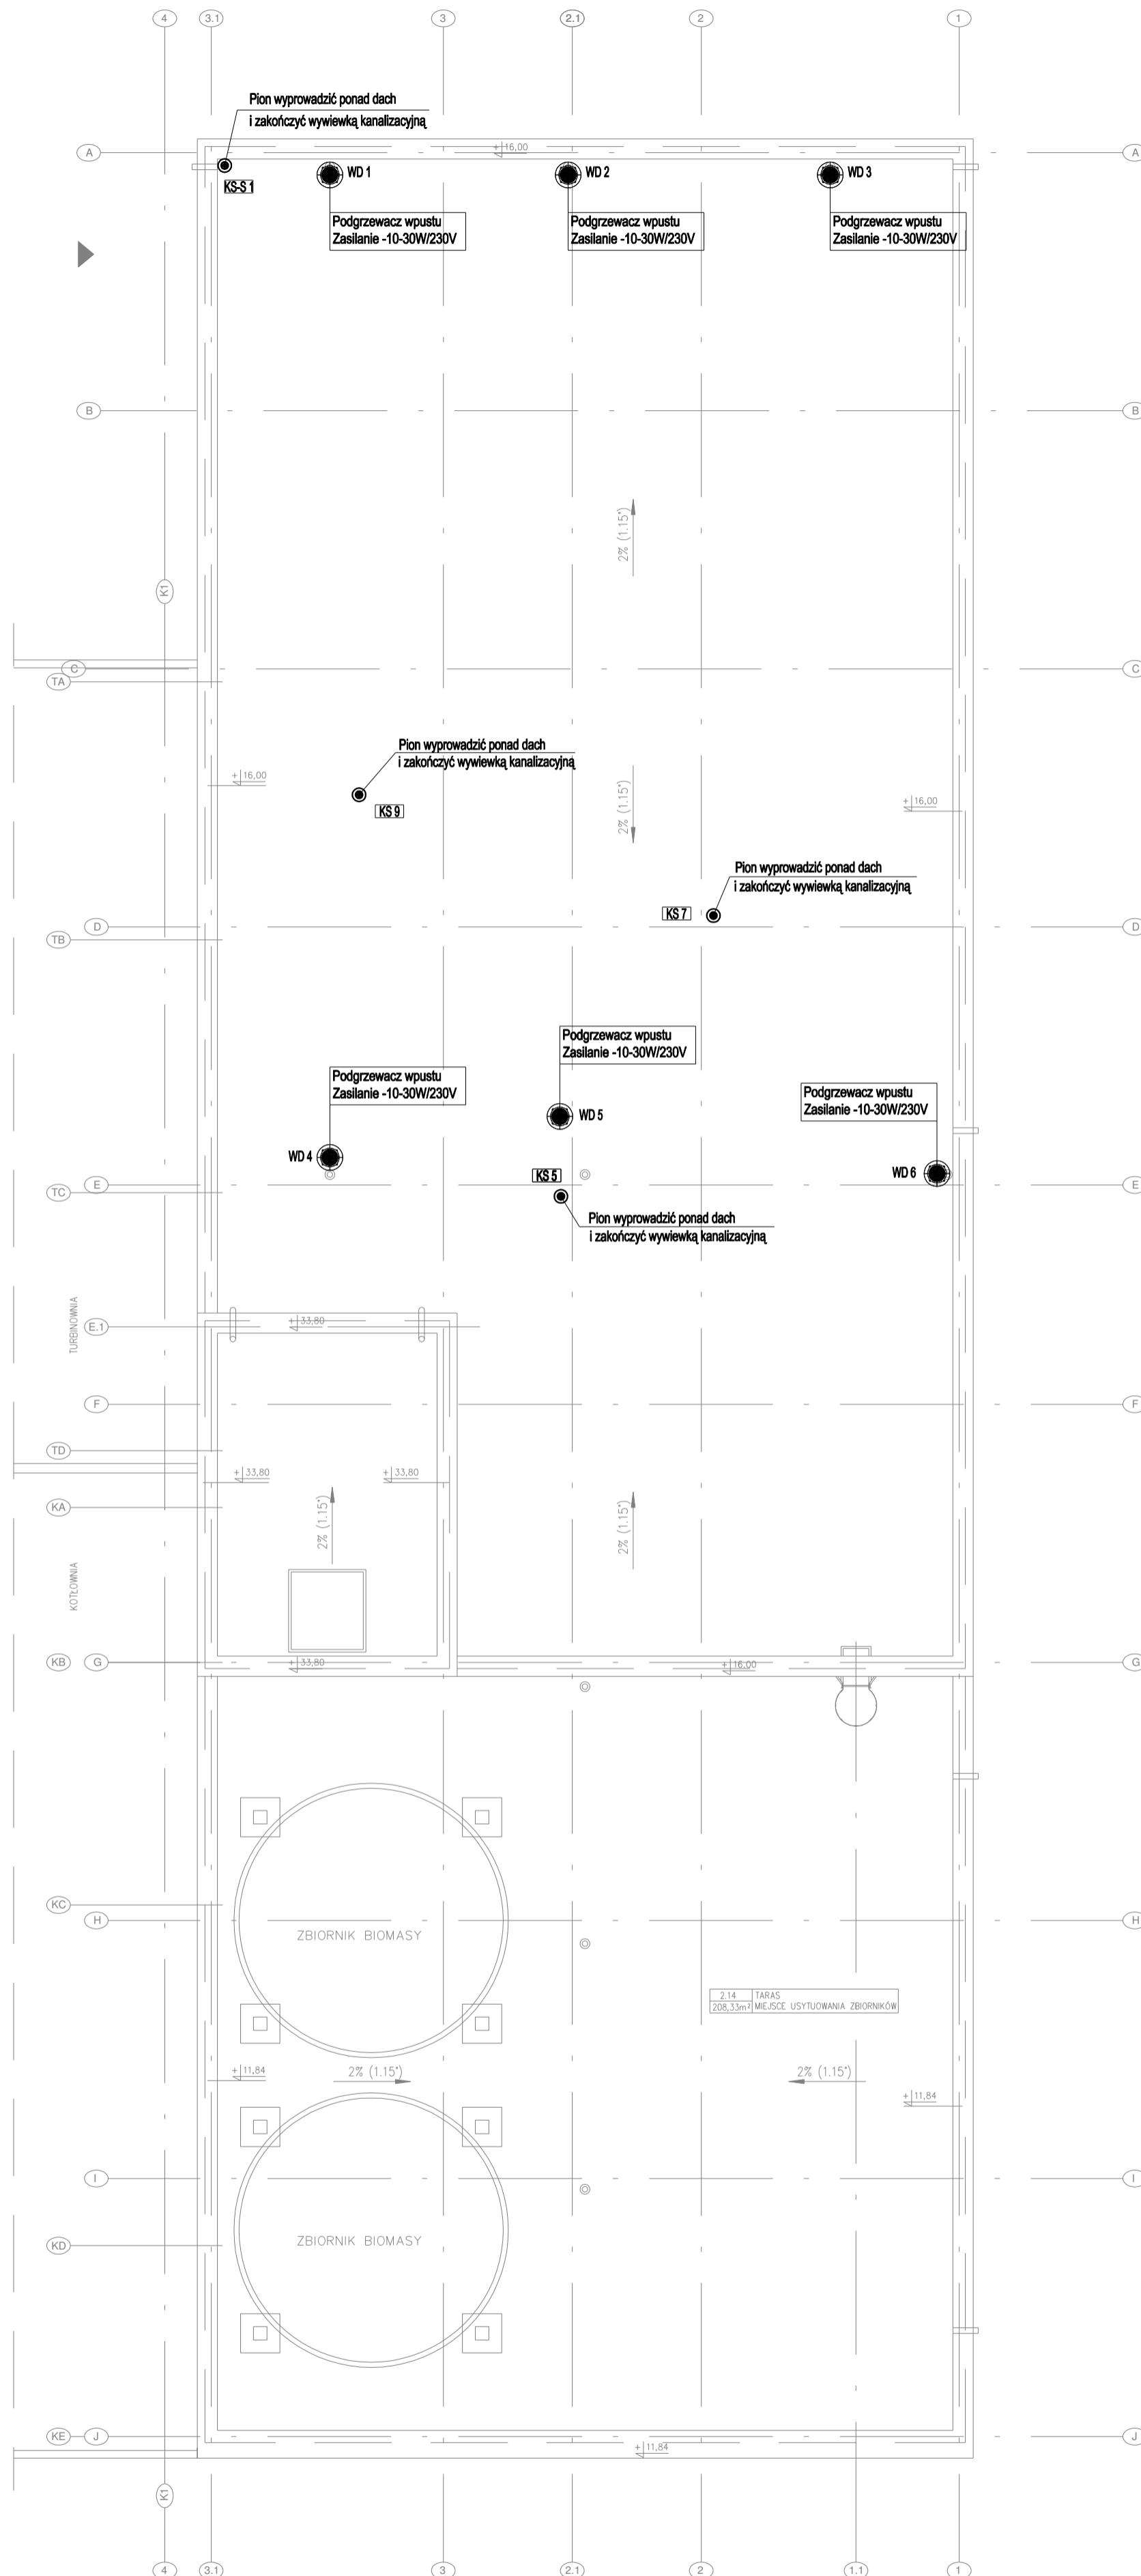

LEGENDA:

- KS 2 ● Pion kanalizacyjny zakończony wywiewką
- WD 1 ● Wpust dachowy pionowy DN110 podgrzewany

UWAGA:

- UKŁAD ODNIESIENIA DLA POZIOMU 0.00:
 - poziom 0.00 = 268,50m n.p.m. (w układzie Kronstadt)
 - poziom 0.00 = 268,67m n.p.m. (w układzie Amsterdam)
1. Przed przystąpieniem do robót instalacyjnych wszystkie wymiary, trasy, poziomy prowadzenia instalacji należy sprawdzić na budowie.
 2. Przed montażem ustalić na naradzie kolejność wykonywanych prac montażowych wszystkich instalacji.
 3. Zabrania się brudzenia ścian i rdzeni żelbetonowych
 4. Rysunek rozpatrywać łącznie z innymi rysunkami
 5. Wszelkie prace budowlane wykonać zgodnie z przepisami budowlanymi, warunkami technicznymi oraz zgodnie z kartami technicznymi i wytycznymi wybranego systemu, producenta

Nr rew.:	Nazwa czynnika / zespołu			Projektant	Data	Podpis
INWESTOR:	ORLEN POŁUDNIE S.A. 32-540 TRZEBINIA UL. FABRYCZNA 22					
INWESTYCJA:	BUDOWA INSTALACJI BIOETANOLU II GENERACJI (B2G)					
OBIEKT:	BUDYNEK SOCJALNO-TECHNICZNY					
Opracował	T.TOTOŚ			Tytuł rysunku		
Projektował	11.2022r			INSTALACJA WOD-KAN - RZUT POZIOMY DACHU		
Sprawił	G.RECHTON			11.2022r		
Prac.				Podpis		
Podz.	Zastępuje ry.			Nr prz.		
1:100	Zastąpiony przez			02.01-SBCB-2.1.3-ME-1.05-PW REV0		
						Nr arch.
						594 x 420
						Arkusz 0 0 0 Nr rewizji