


PIĘTRO

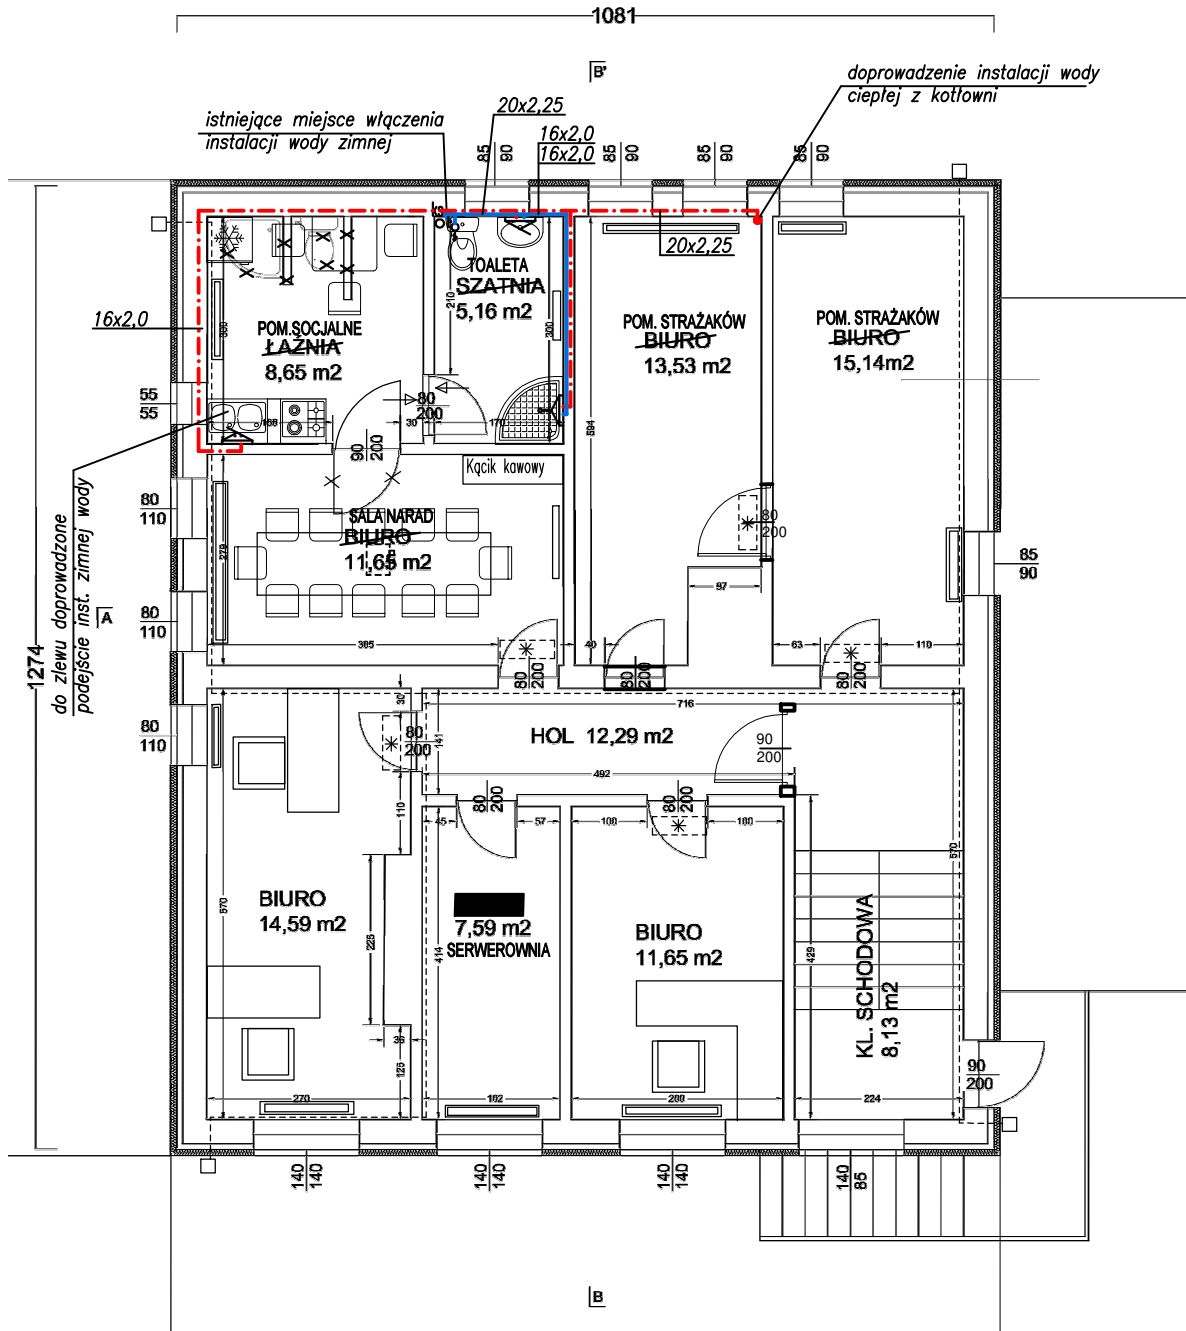

OZNACZENIA:

- proj. inst. zimnej wody
- . - . - proj. inst. ciepłej wody użytkowej

DN65 — zimna woda
DN50 — ciepła woda użytkowa

Modernizacja pomieszczeń biurowych z przystosowaniem na Centrum Zarządzania Kryzysowego Gminy Stegna		
TYTUŁ RYSUNKU: RZUT PIĘTRA - INST. WODOCIĄGOWA	NR RYSUNKU: S-1	
LOKALIZACJA: ul. Gdańska 7, 82-103 Stegna	SKALA: 1:100	
OPRACOWAŁ: mgr inż. Igor Zasadziński Upewnienie budowlane do projektowania bez ograniczeń w szczególności instalacyjnej w zakresie elektryczności, instalacji i urządzeń elektrycznych, wentylacyjnych, gazowych, wodociągowych i kanalizacyjnych nr ewid. WAM00080PCOS/13		BRANŻA: SANITARNA
DATA: 10-2024		PODPIS: