


PIETRO

5 pionów instalacji freonowej prowadzonych w wolnym przewodzie kominowym

jednostka zewnętrzna zlokalizowana na dachu budynku,
obok kominów wentylacyjnych
Wydajność chłodnicza: 12,30 [kW]
Wydajność grzewcza: 9,50 [kW]

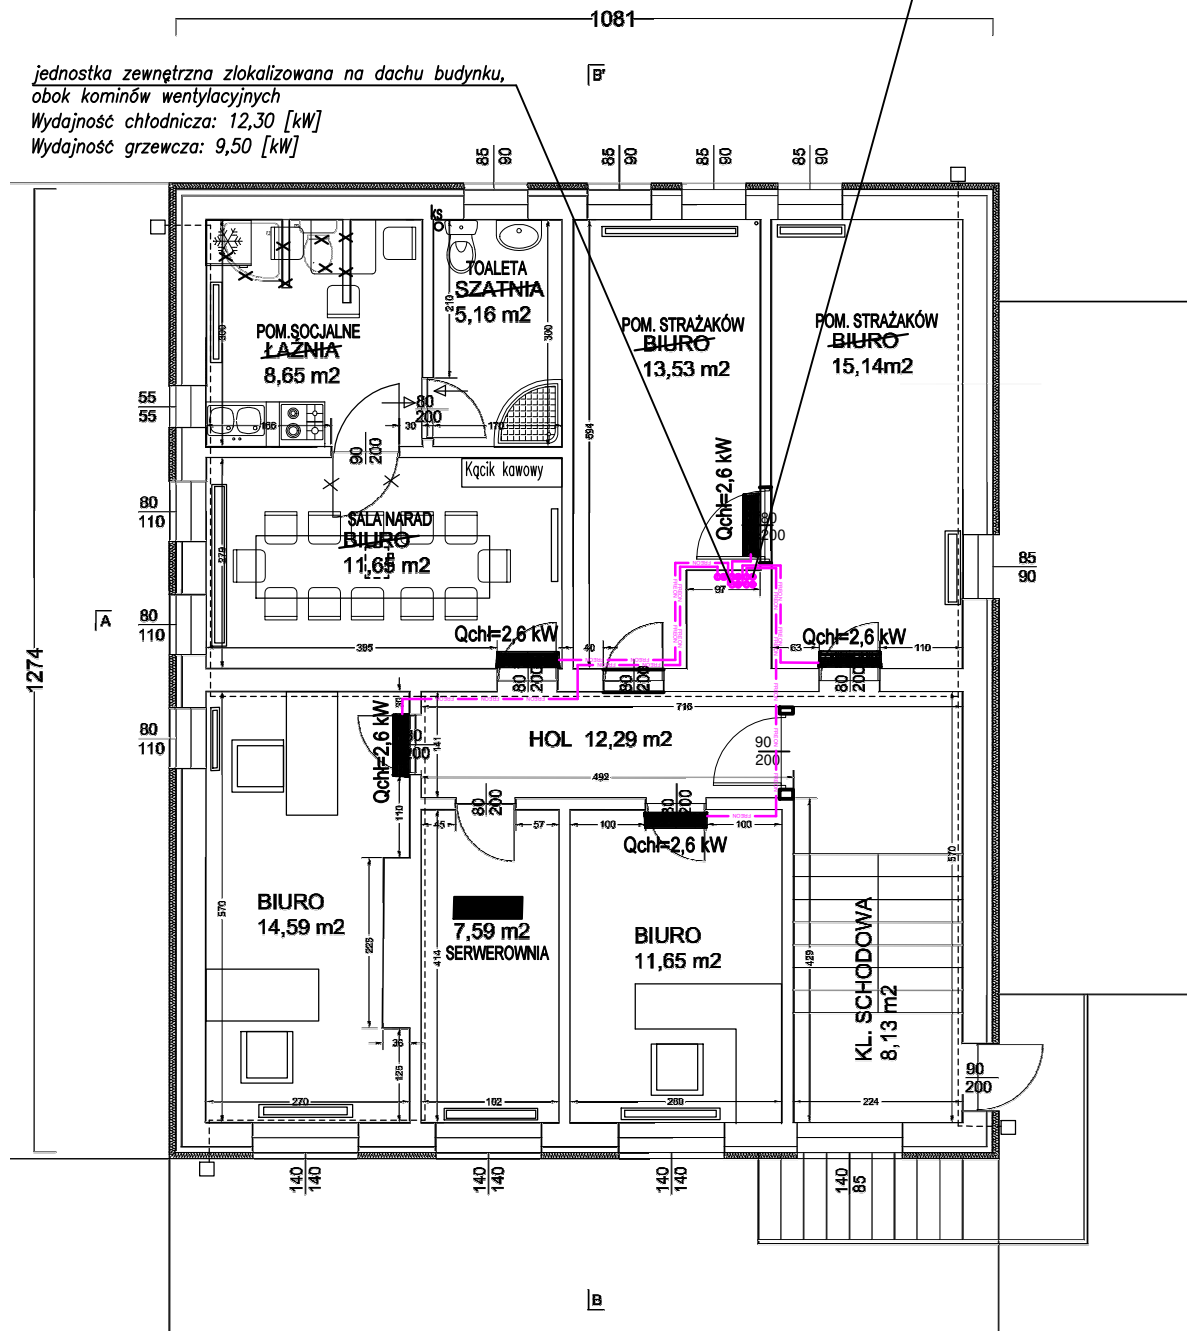

OZNACZENIA:

— FREON — — *proj. inst. freonowa*

██████ - proj. jedn. wewnętrzna

Qchł=2,6 kW

<p align="center">Modernizacja pomieszczeń biurowych z przystosowaniem na Centrum Zarządzania Kryzysowego Gminy Stegna</p>	
<p>TYTUŁ RYSUNKU: RZUT PIĘTRA - INST. KLIMATYZACJI</p>	<p>NR RYSUNKU: S-4</p>
<p>LOKALIZACJA: ul. Gdańska 7, 82-103 Stegna</p>	<p>SKALA: 1:100</p>
	<p>BRANŻA: SANITARNIA</p>
<p>OPRACOWAŁ: mgr inż. Igor Zasadziński</p> <p><i>Uproszczenia budowlane do projektowania bez ograniczeń w szczególności instalacyjnej w zakresie elek., instalacji i urządzeń cieplnych, wentylacyjnych, gazowych, wodociągowych i sanitacyjnych nr ewid.: WAM/0008/P-008/S13</i></p>	<p>PODPIS:</p> <p>DATA: 10-2024</p>