


1:100  
1:2000

OZNACZENIE PROFILU:  
POZIOM PORÓWNAWCZY

RZĘDNA TERENU ISTN.
RZĘDNA DNA KANAŁU
ZAGŁĘBIENIE DNA KANAŁU
SPADKI, DŁUGOŚCI
ŚREDNICA, MATERIAŁ
ODLEGŁOŚCI
HEKTOMETRY

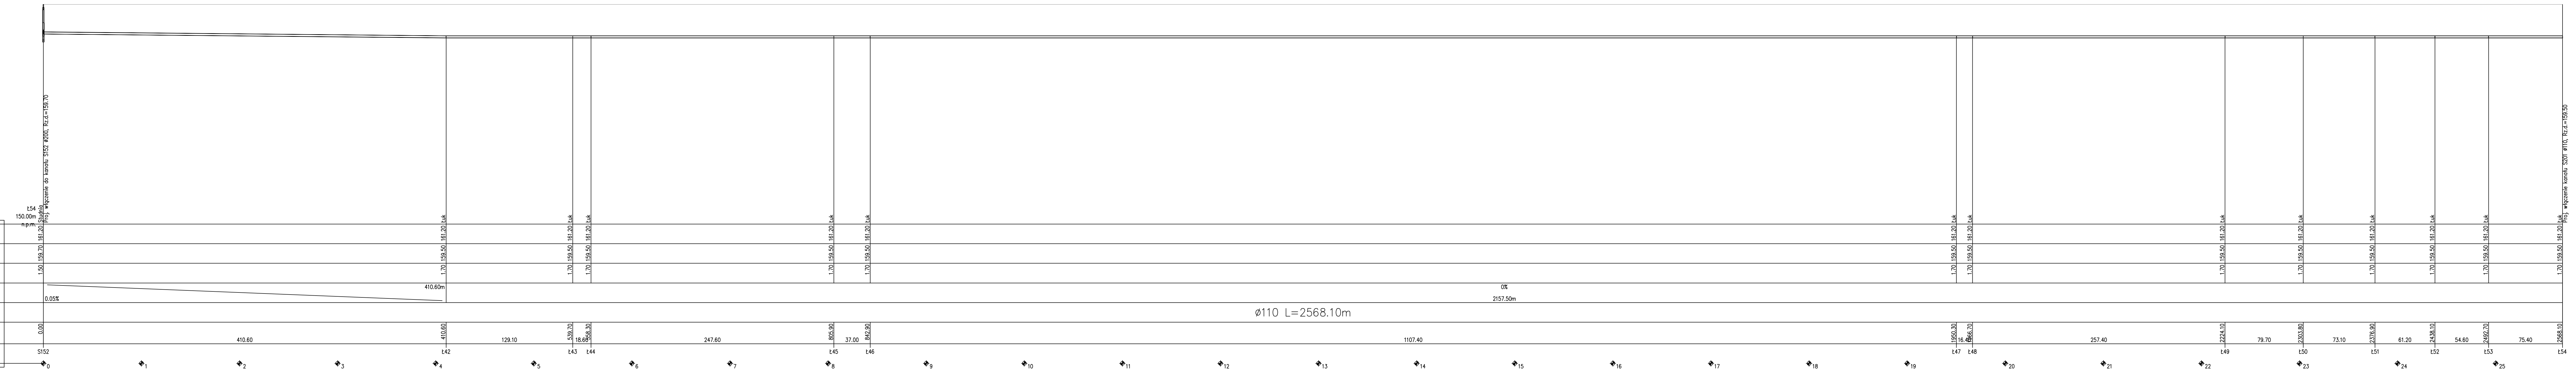

<b>Przedsiębiorstwo Wielobranżowe "BUDEX"</b> 59-400 Jawor ul. Morcinka 7 tel./fax 74 850 17 08			
Opis:	Budowa sieci kanalizacji sanitarnej w Pichorowicach, w ramach programu "Uprządkowanie gospodarki wodno-ściekowej na terenie gminy Udanów". Etap 1 - zadanie 1	Tytuł rysunku:	Projekt zagospodarowania terenu
Projektant:	mgr inż. Paweł Pabisiak uprawniony do projektowania w spec. instalacyjnej - Nr upr. 307/DOS/10	Podpis:	Investor: Gmina Udanów
Sprawdził:	mgr inż. Bogdan Sznajder uprawniony do projektowania w spec. instalacyjnej - Nr upr. 5094/Lw	Podpis:	Stadium: KONCEPCJA Branża: sanitarne
Opracował:	mgr inż. Maria Falińska	Podpis:	Nr rys.: Skala: 1:100/200 Data: 12.07.2021r.

P6