



SEGMENT "A"

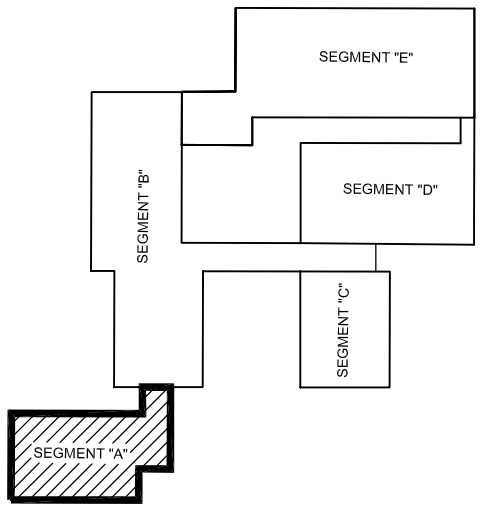

LEGENDA:
 INSTALACJA WODY PPOŻ

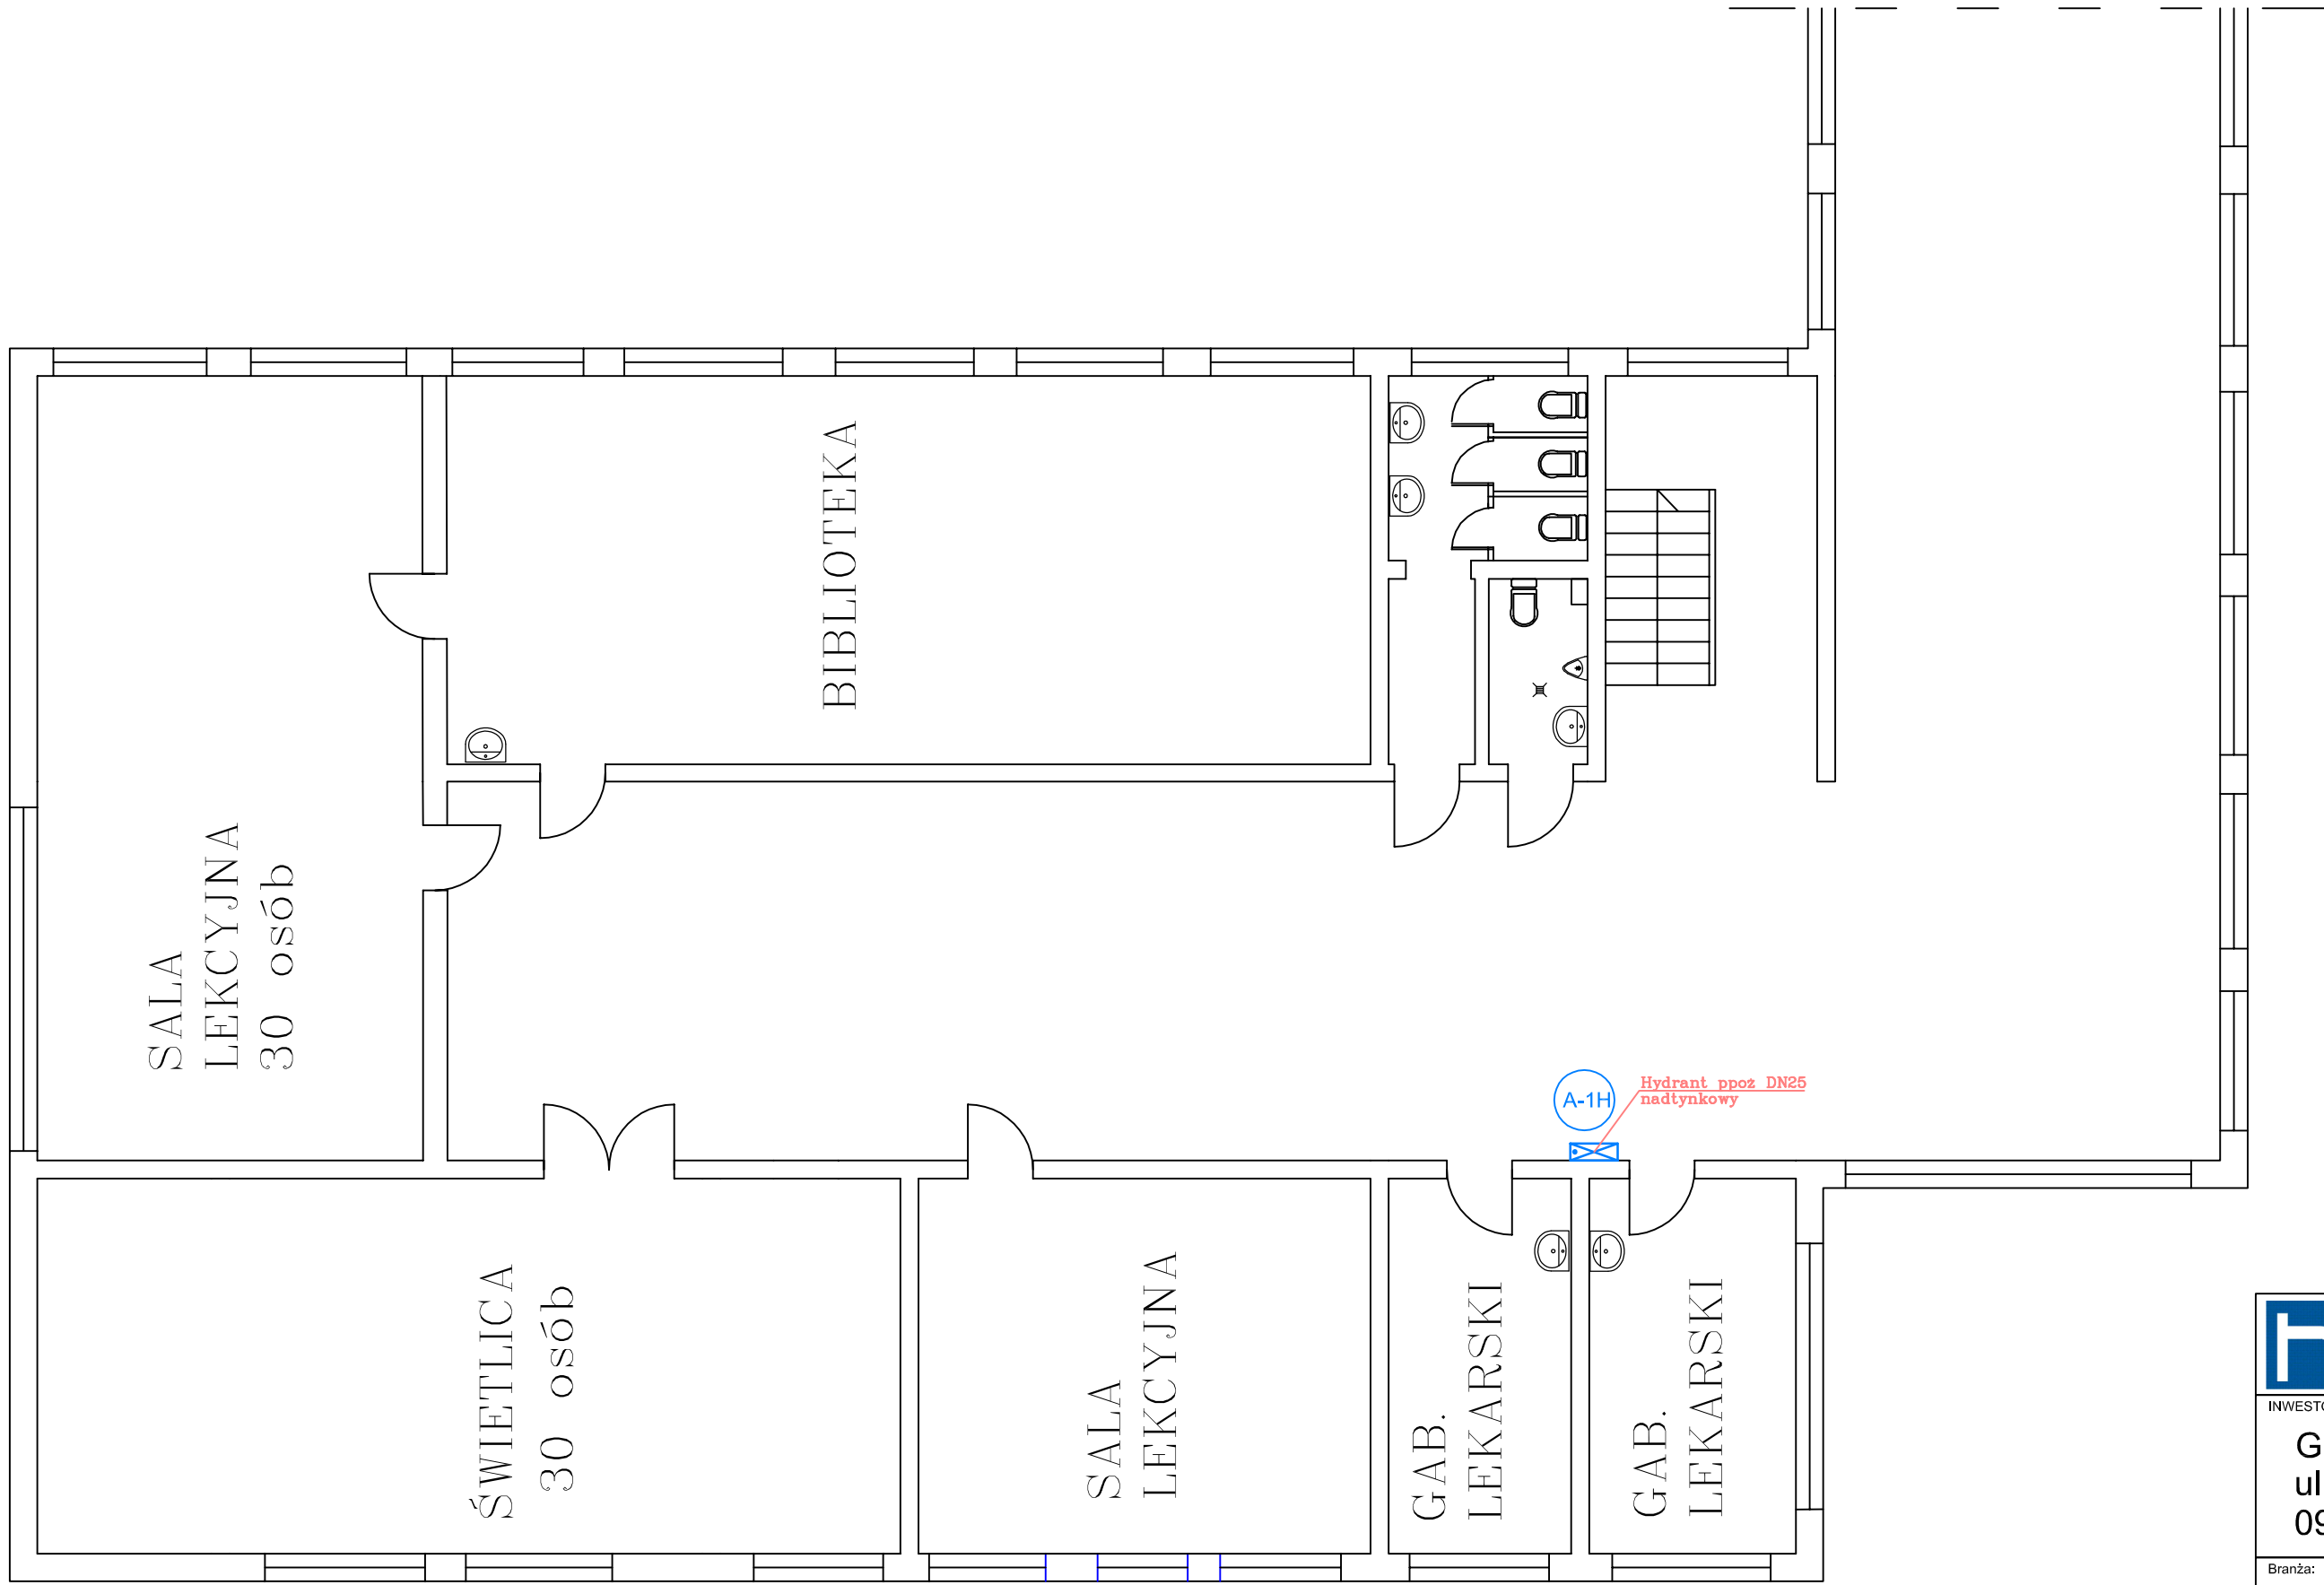

SEGMENT A

		PRACOWNIA PROJEKTOWA HYDROMONT s.c. Nowak, Moderacki <small>09-402 Płock, Al. Jachowicza 17A ; tel/fax: 024 269 25 75; kom: Maria Nowak 0601 338 370, Jarosław Moderacki 0604 401 012 e-mail: hydromont@op.pl; NIP 774-304-10-00 ; REGON 141247642 Nr konta: PEKAO SA 1212403174-1111001016275198</small>	
INWESTOR: Gmina Płock ul. Stary Rynek 1 09-400 Płock		Nazwa proj. Projekt wymiany instalacji wodociągowych, kanalizacji sanitarnej i deszczowej w budynku Szkoły Podstawowej nr 2, ul. Faustyna Piaska 5 w Płocku	
Branża: Sanitarna	Imię i Nazwisko nr uprawnień mgr inż. Maria Nowak upr. nr 43/89	Podpis	Nazwa rys. INSTALACJA HYDRANTOWA - BUDYNEK SZKOŁY NR 2 RZUT PIĘTRA II
Projektant: mgr inż. Jarosław Moderacki upr. nr Wa-68/01	Data: 09.2022 r.	Nr rys. IS/04	Skala 1:100
Opracował:	09.2022 r.	IS/04	1:100