

Posiadać się zgodność niniejszej kopii z treścią materiału zasobu państwowego

Organ prowadzący państwowy zasób geodezyjny i kartograficzny	PREZYDENT MIASTA TYCHÓW
Nazwa materiału zasobu geodezyjny i kartograficzny	mapa zasadnicza
Identyfikator ewidencyjny materiału zasobu	P.2477.2002.1
Data wykonania kopii	2021.03.24
Imię, nazwisko i podpis osoby reprezentującej organ	



Miejski Zarząd Ulic i Mostów w Tychach
Dział Administracji Dróg i Mostów
załącznik do pisma nr:
DDA-S.236.CH.218.21.MAS
z dnia:
23 czerwca 2021r.
podpis wystawiającego:
Al. Neda

LEGENDA PROJ. SIECI:

SK2/5 STUDNIA TELETECHNICZNA SK2 1500x100
SK1/6 STUDNIA TELETECHNICZNA SK1 600x600
 KANALIZACJA TELETECHNICZNA 2x110+2x40


LEGENDA ISTN. SIECI:

- — ISTNIEJĄCE SIEĆ ELEKTRYCZNE KABLOWE
- — ISTNIEJĄCY WODOCIĄG
- — ISTNIEJĄCA LINA TELEFONICZNA
- — ISTNIEJĄCA KANALIZACJA DESZCZOWA
- — ISTNIEJĄCA KANALIZACJA SANITARNA
- — ISTNIEJĄCY GAZOCIĄG
- — ISTNIEJĄCY OCEPCOĄG

TYTUL RYSUNKU:
PROJEKT ZAGOSPODAROWANIA TERENU

TEMAT:	KANALIZACJA KABLOWA (TELETECHNICZNA)
OBIEKT:	MIĘSKA KANALIZACJA TELETECHNICZNA TYCHY, UL. DŃOWSKIEGO ETAP 2
PROJEKTANT: NR UPRAW.	dr. inż. Artur Cywiński SLK/8141/PWBT/18
DATA: 06/21	SKALA: 1:500
	Rys. 1

Posiadać się zgodność z treścią materiału zasobu państwowego	
Organ prowadzący państwowy zasob geodezyjny i kartograficzny	
PREZYDENT MIASTA TYCHY	
mapa zasadnicza	
P2477.2002.1	
Nazwa materiału zasobu geodezyjny i kartograficzny	
Identyfikator ewidencyjny materiału zasobu	
Data wykonania kopii	
2021.03.24	
Imię, nazwisko i podpis osoby reprezentującej organ	

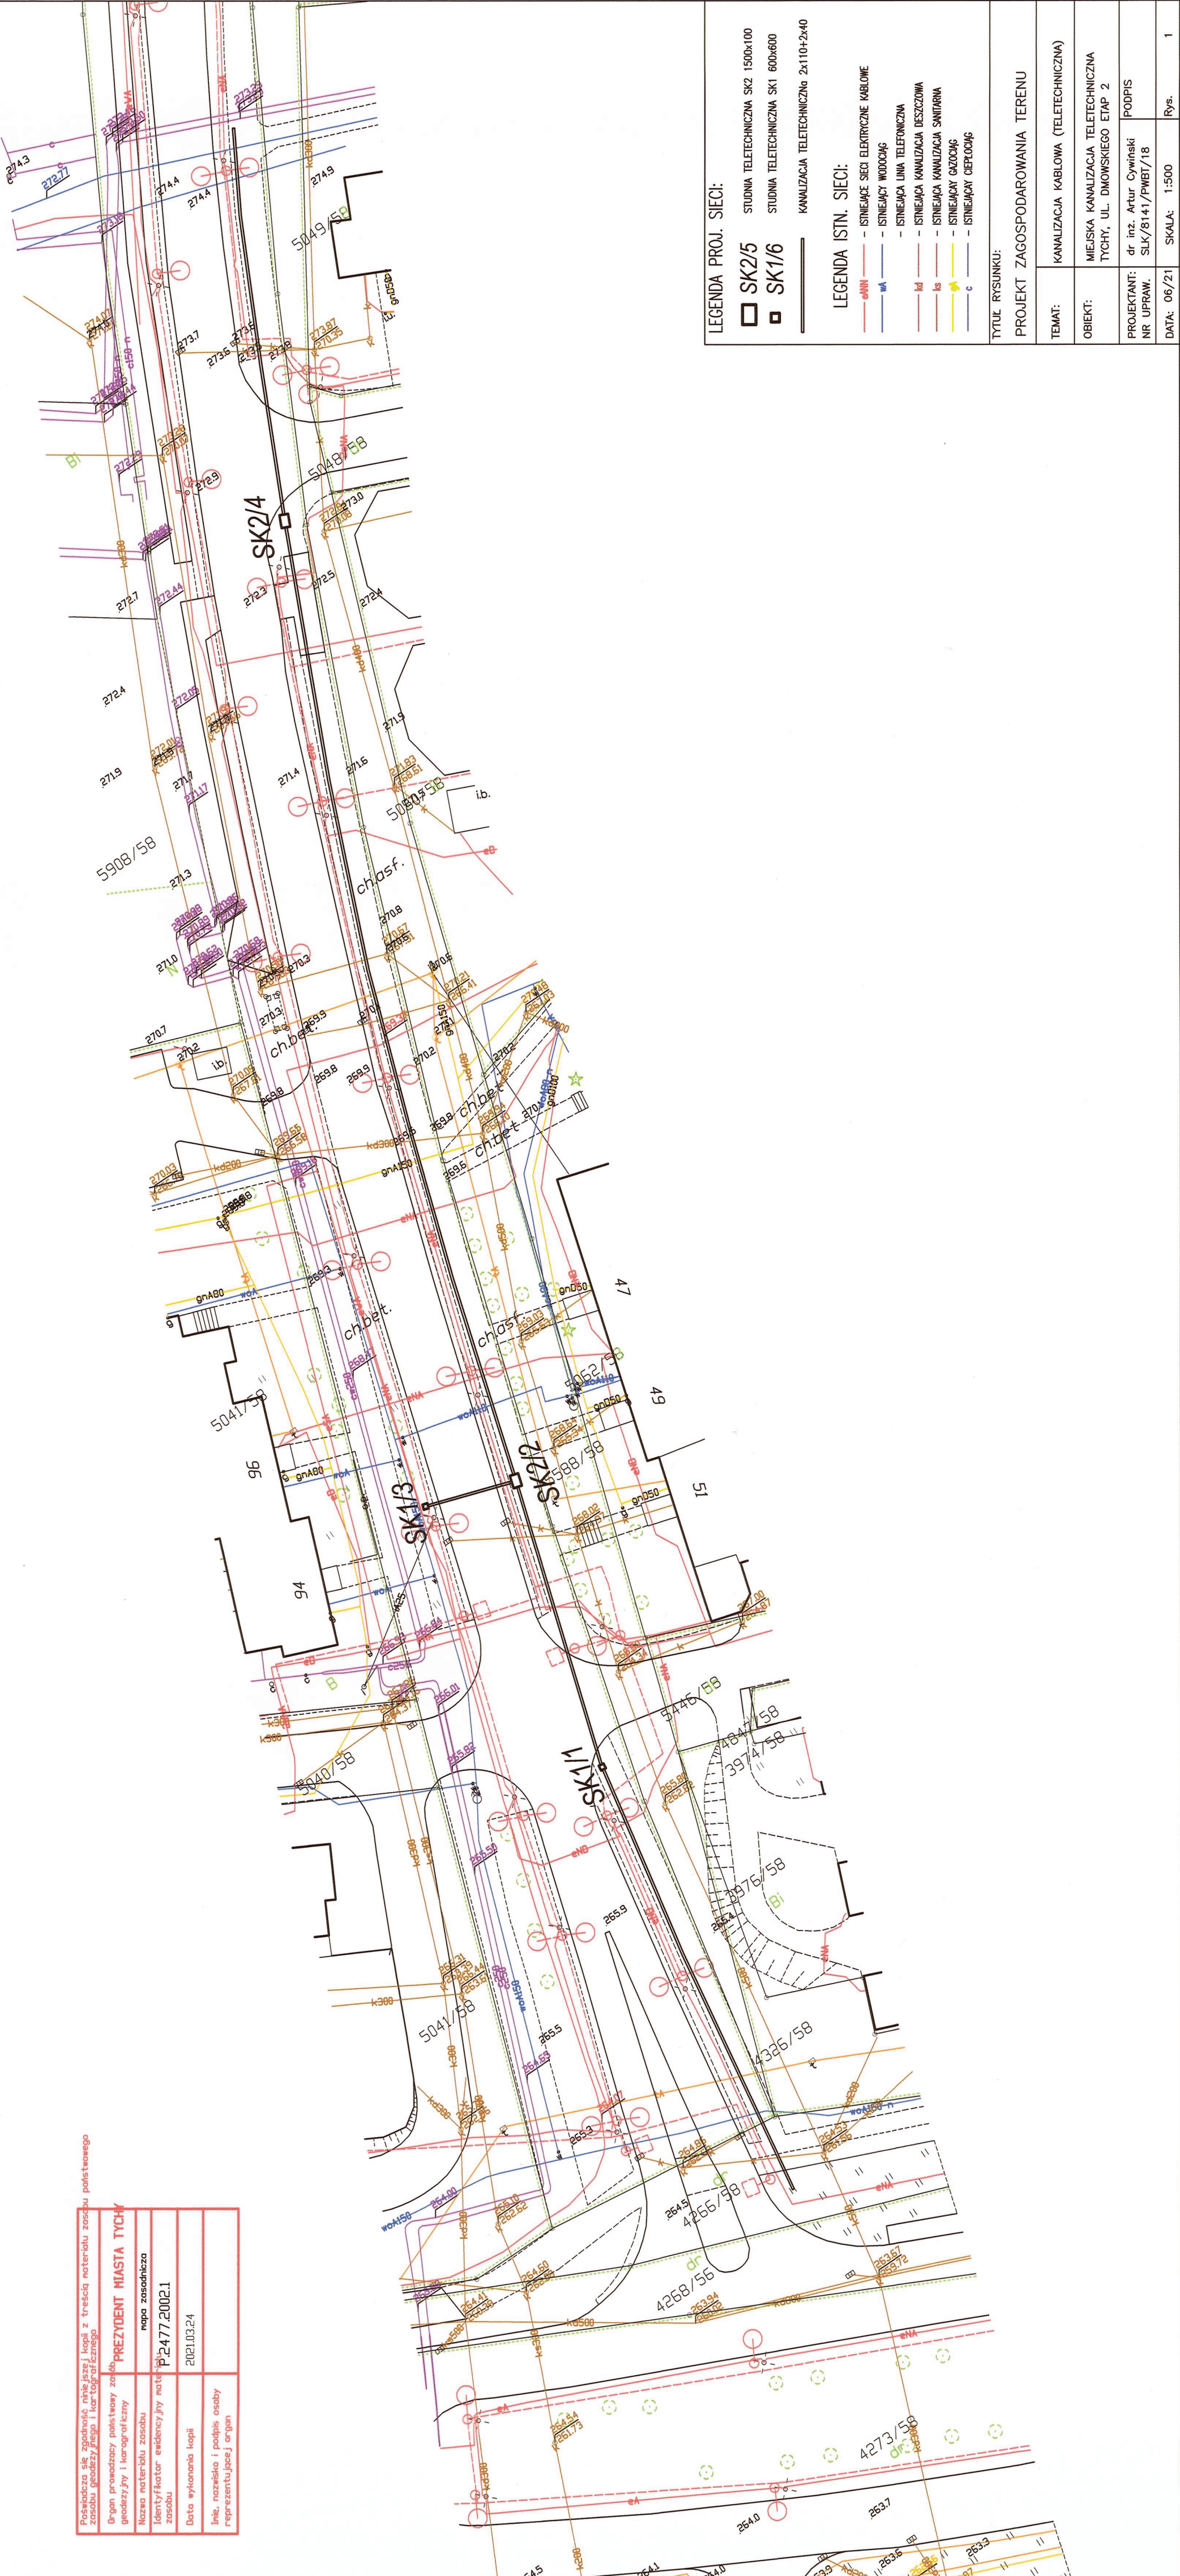

LEGENDA PROJ. SIECI:
 SK2/5 STUDNIA TELETECHNICZNA SK2 1500x100
 SK1/6 STUDNIA TELETECHNICZNA SK1 600x600
 KANALIZACJA TELETECHNICZNA 2x110+2x40

LEGENDA ISTN. SIECI:
 - istniejące sieci elektryczne kablowe
 - istniejący wodociąg
 - istniejąca linia telefoniczna
 - istniejąca kanalizacja deszczowa
 - istniejąca kanalizacja sanitarna
 - istniejący gazociąg
 - istniejący ciepłociąg

TYTUŁ RYSUNKU:
 PROJEKT ZAGOSPODAROWANIA TERENU

TEMAT:
 KANALIZACJA KABLOWA (TELETECHNICZNA)

OBIEKT:
 MIEJSKA KANALIZACJA TELETECHNICZNA TYCHY, UL. DMOWSKIEGO ETAP 2

PROJEKTANT:
 dr inż. Artur Cywiński

NR UPRAW.
 SLK/8141/PWBT/18

DATA:
 06/21

SKALA:
 1:500

Rys.
 1