

Odcinek wykonany
nie podlega wycenie w przetargu

Poświadczam się zgodność niniejszej kopii z treścią materiału zasobu państwowego zasobu geodezyjnego i kartograficznego

Organ prowadzący państwowy zasob geodezyjny i kartograficzny	PREZYDENT MIASTA TYCHY
Nazwa materiału zasobu	mapa zasadnicza
Identyfikator ewidencyjny materiału zasobu	P.2477.2002.1
Data wykonania kopii	2021.04.29
Imię, nazwisko i podpis osoby reprezentującej organ	

LEGENDA PROJ. SIECI:

- SK1/1 STUDNIA TELETECHNICZNA SK1 600x600
- KANALIZACJA TELETECHNICZNA 1x110(2x40)


LEGENDA ISTN. SIECI:

- istniejące sieci elektryczne kablowe
- istniejący wodociąg
- istniejąca linia telefoniczna
- istniejąca kanalizacja deszczowa
- istniejąca kanalizacja sanitarna
- istniejący gazociąg
- istniejący ciepłociąg

TYTUŁ RYSUNKU:
PROJEKT ZAGOSPODAROWANIA

TEMAT:	PT. KANALIZACJI TELETECHNICZNEJ
OBIEKT:	MIEJSKA KANALIZACJA TELETECHNICZNA TYCHY, UL. DMOWSKIEGO
PROJEKTANT:	dr inż. Artur Cywiński
NR UPRAW.	SLK/8141/PWB1/18
DATA:	05/21
SKALA:	1:500
Rys.	1

Odcinek wykonany
nie podlega wycenie w przetargu

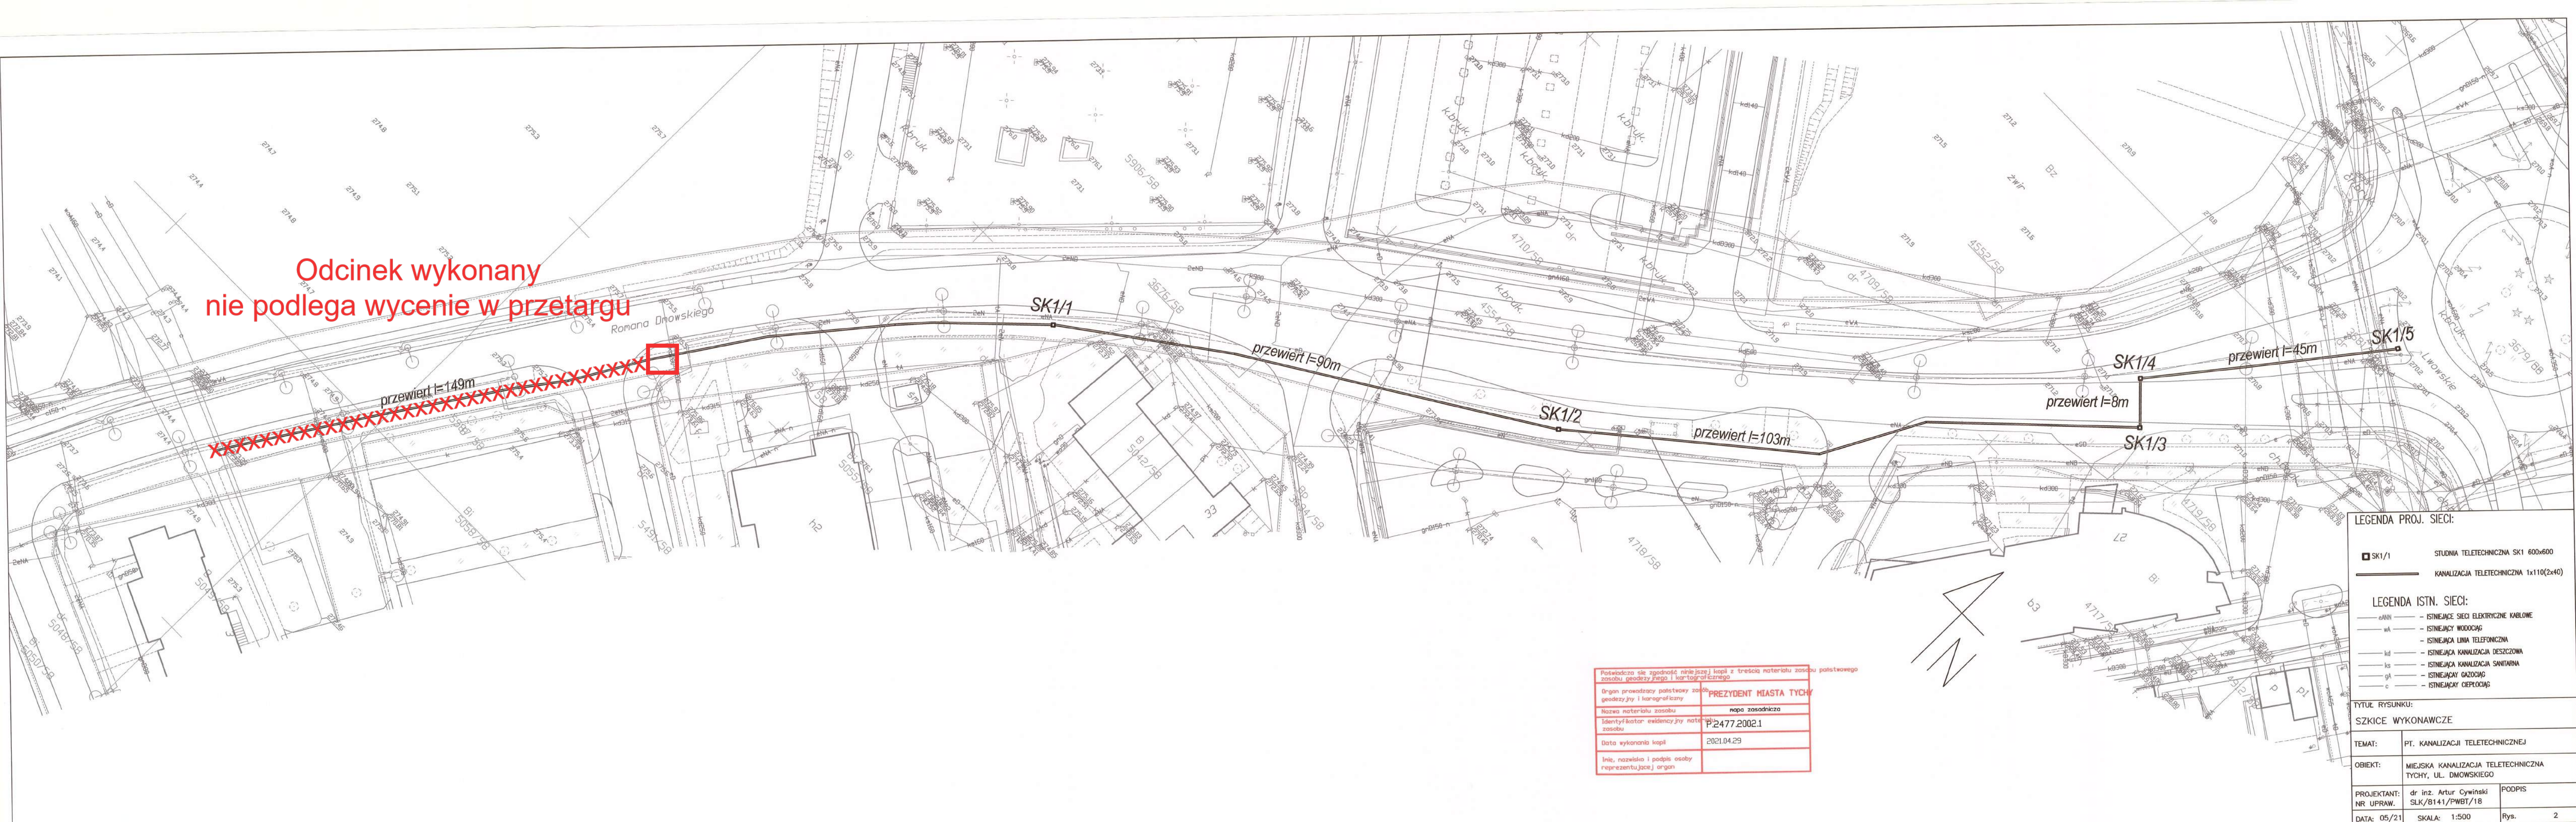

Poswiadcza sie zgodnosc niniejszej kopii z trescia materialu zasobu państwowego zasobu geodezyjnego i kartograficznego

Organ prowadzacy państwowy zasob geodezyjny i kartograficzny	PREZYDENT MIASTA TYCHY
Nazwa materialu zasobu	napięciomierz
Identyfikator ewidencyjny materialu zasobu	P.2477.2002.1
Data wykonania kopii	2021.04.29
Imię, nazwisko i podpis osoby reprezentujacej organ	

LEGENDA PROJ. SIECI:



- SK1/1 - STUDNIA TELETECHNICZNA SK1 600x600
- SK1/1-5 - KANALIZACJA TELETECHNICZNA 1x110(2x40)

LEGENDA ISTN. SIECI:

- eMN - ISTNIEJĄCE SIECI ELEKTRYCZNE KABLOWE
- WA - ISTNIEJĄCY WODOCIĄG
- LT - ISTNIEJĄCA LINA TELEFONICZNA
- kd - ISTNIEJĄCA KANALIZACJA DESZCZOWA
- ks - ISTNIEJĄCA KANALIZACJA SANITARNA
- ga - ISTNIEJĄCY GAZOCIĄG
- c - ISTNIEJĄCY CIEPŁOCIĄG

TYTUŁ RYSUNKU:
SZKICE WYKONAWCZE

TEMAT:	PT. KANALIZACJI TELETECHNICZNEJ
OBIEKT:	MIEJSKA KANALIZACJA TELETECHNICZNA TYCHY, UL. DMOWSKIEGO
PROJEKTANT: NR UPRAW.	dr inż. Artur Cywiński SLK/B141/PWB1/18
DATA: 05/21	SKALA: 1:500
	Rys. 2

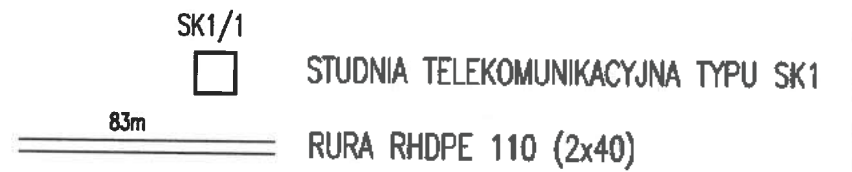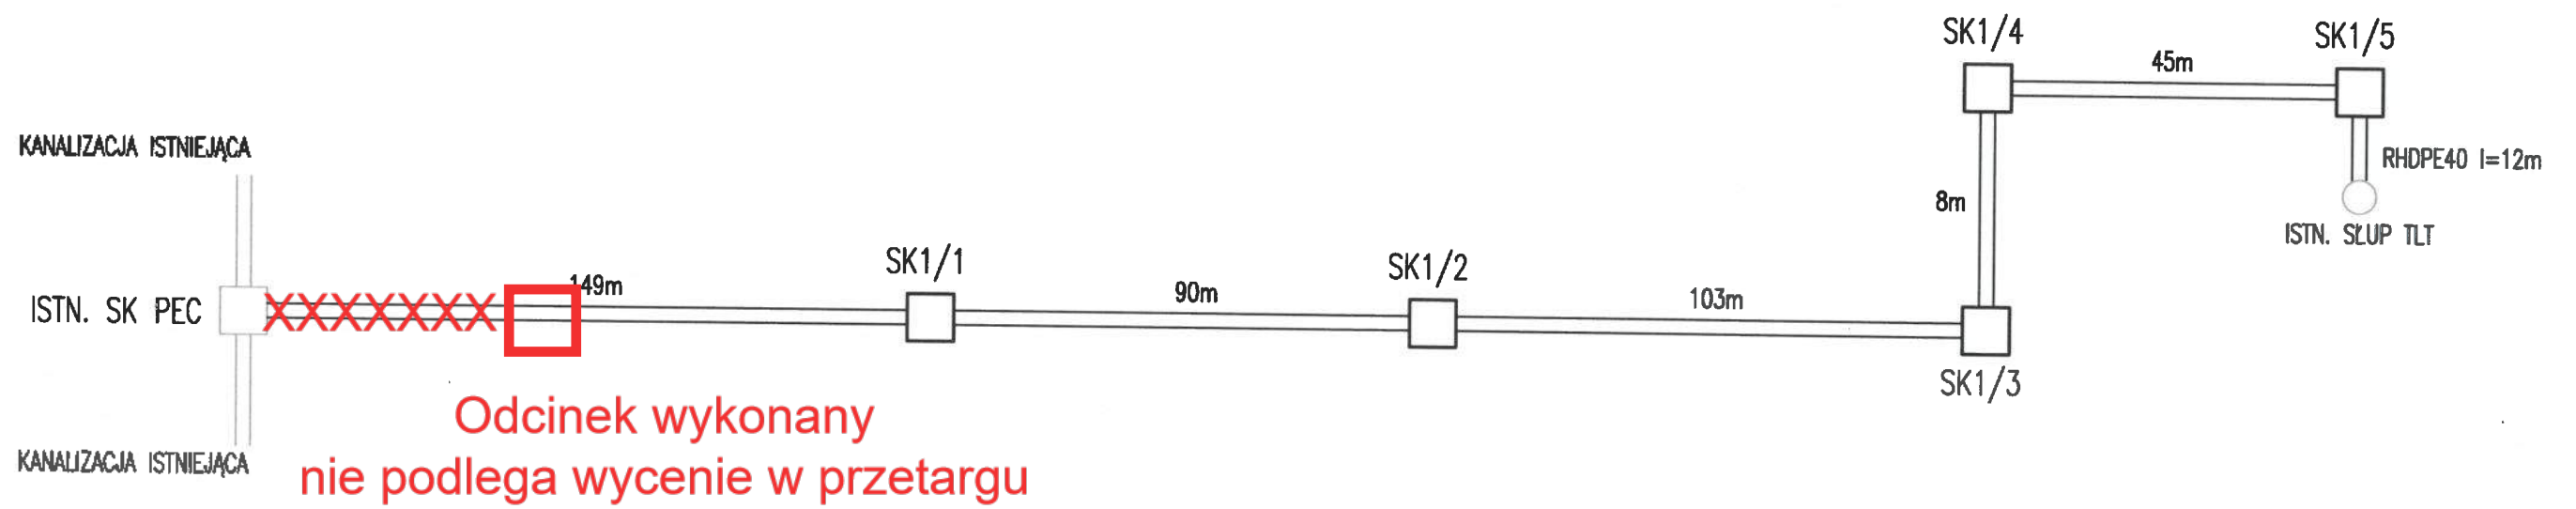

		PRACOWNIA PROJEKTOWA OMEGA - PROJEKT	
		43-100 Tychy, ul. Topolowa 1 tel. 32- 4446507 fax. 32-7206810	
TYTUŁ RYSUNKU: SCHEMAT KANALIZACJI TELETECHNICZNEJ			
TEMAT:	PT. KANALIZACJI TELETECHNICZNEJ		
OBIEKT:	MIEJSKA KANALIZACJA TELETECHNICZNA TYCHY, UL. DMOWSKIEGO		
PROJEKTANT: NR UPRAW.	dr inż. Artur Cywinski SLK/8141/PWBT/18	PODPIS	
DATA: 05/21	SKALA: -	NR RYS. 3	