
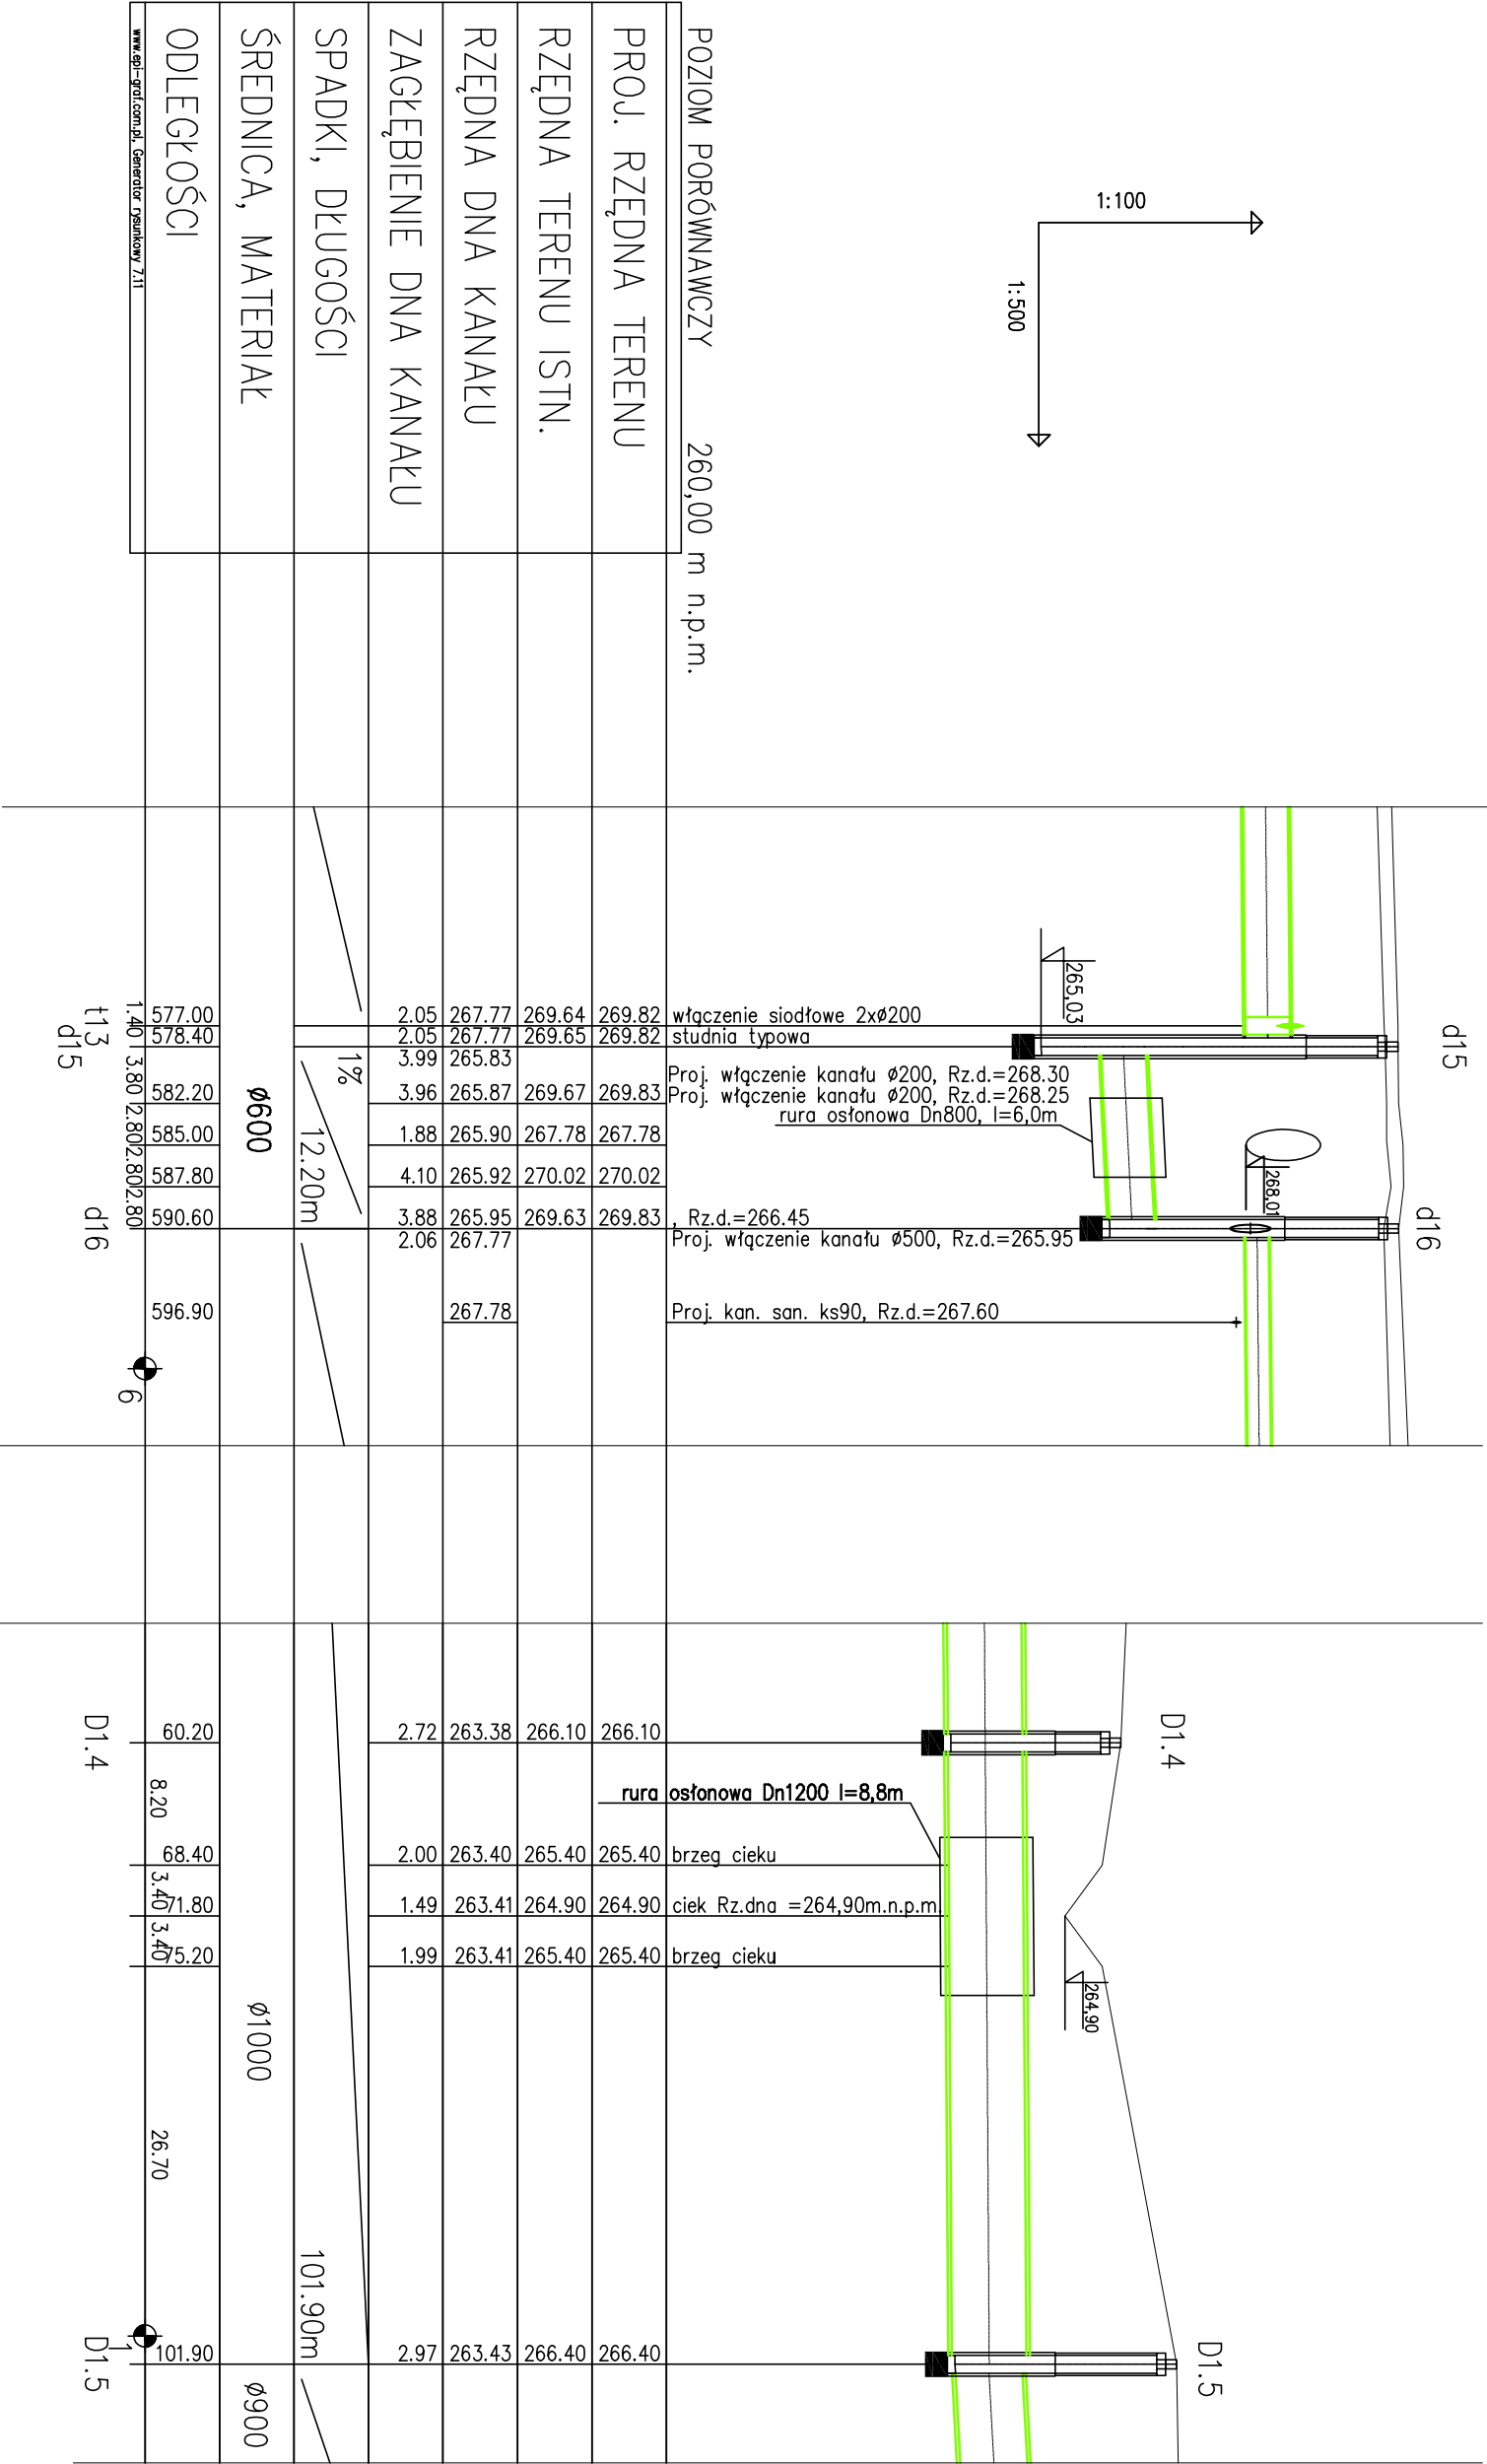


SIEĆ KANALIZACJI DESZCZOWEJ

SIEĆ KANALIZACJI DESZCZOWEJ

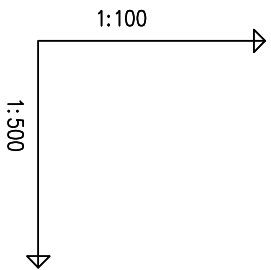

POZIOM PORÓWNAWCZY	260,00 m n.p.m.				
PROJ. RZĘDNA TERENU					
RZĘDNA TERENU ISTN.					
RZĘDNA DNA KANAŁU					
ZAGŁĘBIENIE DNA KANAŁU					
SPADKI, DŁUGOŚCI					
ŚREDNICA, MATERIAŁ					
ODLEGŁOŚCI					

OBIEKT:
Budowa dróg i chodników wraz z uzbrojeniem
na terenie aktywizacji gospodarczej przy
Strzegomskiej - Przemysłowej

IMIE I NAZWISKO: mgr inż. Ewa Mikoś	PODPIS:
PROJEKTANT: mgr inż. Teresa Szmogara	
OPRACOWAŁ: mgr inż. Miłena Grodzka	

PRACOWNIA PROJEKTOWANIA
I USŁUG INWESTYCYJNYCH
"ALFA"

59-220 LEGNICA, ul. ŁOKIETKA 18
tel/fax +48 76 / 682 56 71
pracownia@alfa.pl

NR FRYZ.:
05.1/S

INDeksu zmian:
-

DATA:
11.2009 r.

SKALA:
1:500

NR ZLECENIA:
X-09

STADIUM:
P.B.

PRAMA AUTORSKIE ZASTRZEŻENIE:
KOPLOWANIE BEZ PISEMNEJ ZGODY AUTORA ZABRONIONE

Strona