
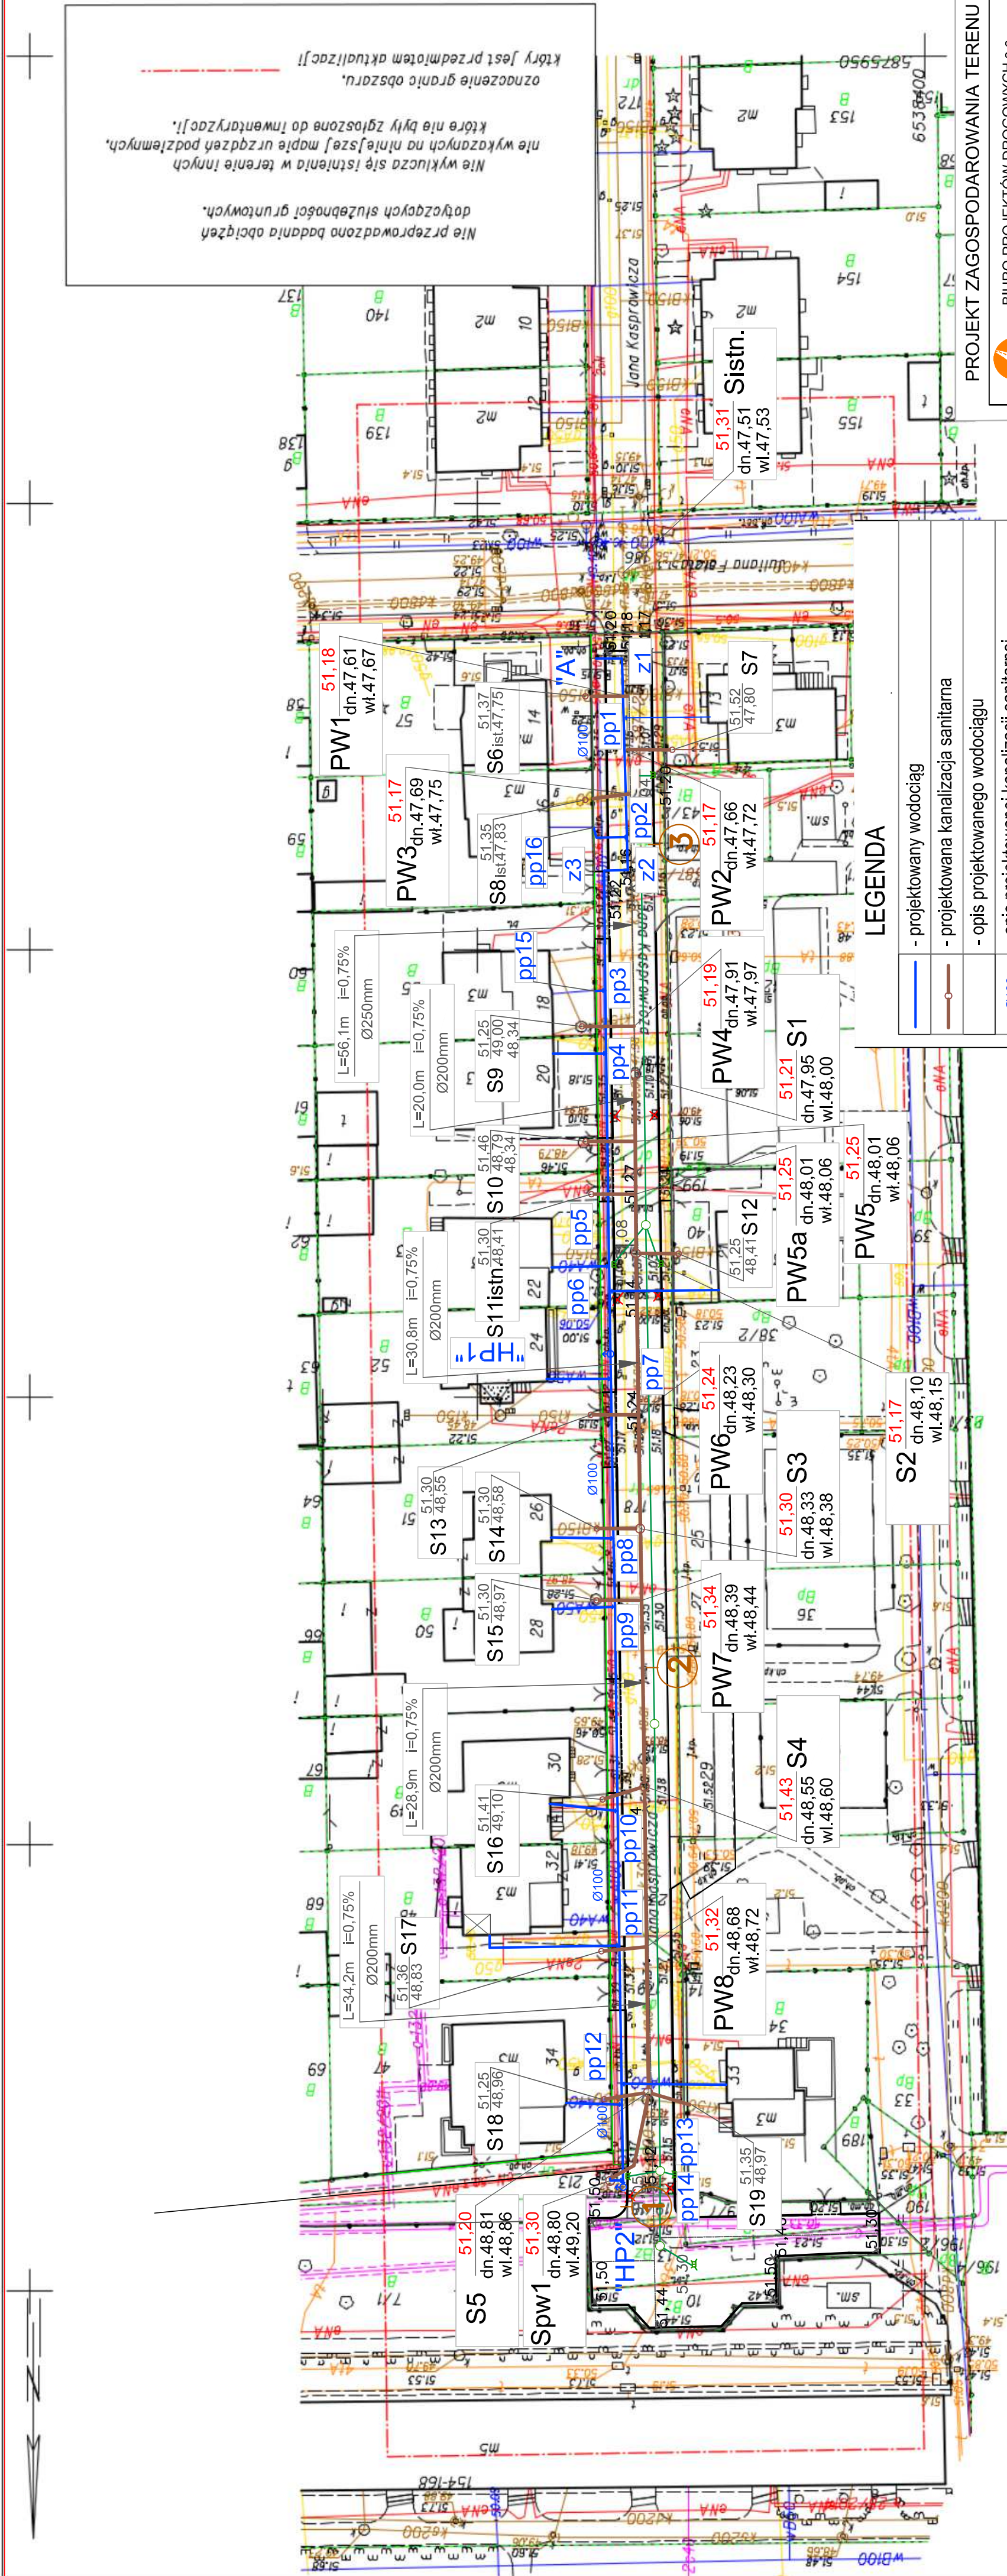


Województwo: kujawsko-pomorskie
Powiat: miasto Toruń
Jednostka ewidencyjna: 046301_Toruń
Obręb: 0006

MAPA DO CELÓW PROJEKTOWYCH
SKALA 1:500
układ współrzędnych płaskich 2000/6, poziom odniesienia Amsterdam 55
Nr ewidencyjny zgłoszenia WGIK.6640.221.2017
Mapa aktualna na dzień 15.02.2017 r.

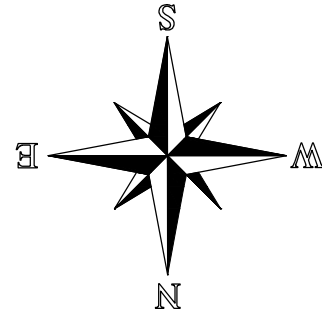

LEGENDA

	- projektowany wodociąg
	- projektowana kanalizacja sanitarna
	- opis projektowanego wodociągu
	- opis projektowanej kanalizacji sanitarnej
	- rzędne projektowane wg. odrębnego zadania
	- wpusty uliczne projektowane wg. odrębnego zadania
	- krawężnik betonowy 12/25cm na lawie z oporem
	- krawężnik 15/30cm na lawie z oporem
	- granice działek
	- kanalizacja deszczowa proj. wg. odrębnego zadania
	- nr otworu badawczego

GEODETA UPRAWNIONY
inż. Barbara Plocharska
upraw. zawod. nr 22056
tel. 505 327 355

PZT SPORZĄDZONO NA KOPII MAPY
DO CELÓW PROJEKTOWYCH
IDENTYFIKATOR EWID. 2016.1856
z dnia 14.02.2017r.
za zgodność z oryginałem Zdzisław Zalewski

PROJEKT ZAGOSPODAROWANIA TERENU

BIURO PROJEKTÓW DROGOWYCH s.c.
ul. Bema 12/1, 87-100 Toruń

OBIEKT:	PRZEBUDOWA (WYMIANA) SECI WODOCIĄGOWEJ Z PRZYŁĄCZAMI (KAZIŁCZKI SANITARNE) W PRZĄZ Z ODNIELEZIAMI UL. KASPROWICZEW TORUNIU
INWESTOR:	TORUNSKIE WODOCIĄGI SPÓŁKA Z O.O. UL. RYBAKI 31-35, 87-100 TORUŃ
BRANŻYSTADYUM:	SANITARNA/PROJEKT BUDOWLANY I WYKONAWCZY PODPIS
PROJEKTANT:	ZDZISŁAW ZALEWSKI upr. G-8346/III/17/070 specjalność: instalacyjno - inżynierska w zakresie sieci i instalacji sanitarnych
SPRAWDZAJĄCY:	inżynier MONIKA LEWANDOWSKA specjalność: instalacyjna w zakresie sieci instalacji urządzeń elektrycznych, wodociągowych i kanalizacyjnych (b.o.)
DATA: 06. 2017 r.	SKALA: 1:500 RYS. NR.: S1

Nie wykluca się istnienia w terenie innych, dotyczących służebności gruntowych, nie wykazanych na niniejszej mapie urzędowej, która nie były zgłoszone do Inwentaryzacji, oznaczenie granic obszaru, który jest przedmiotem aktualizacji.