
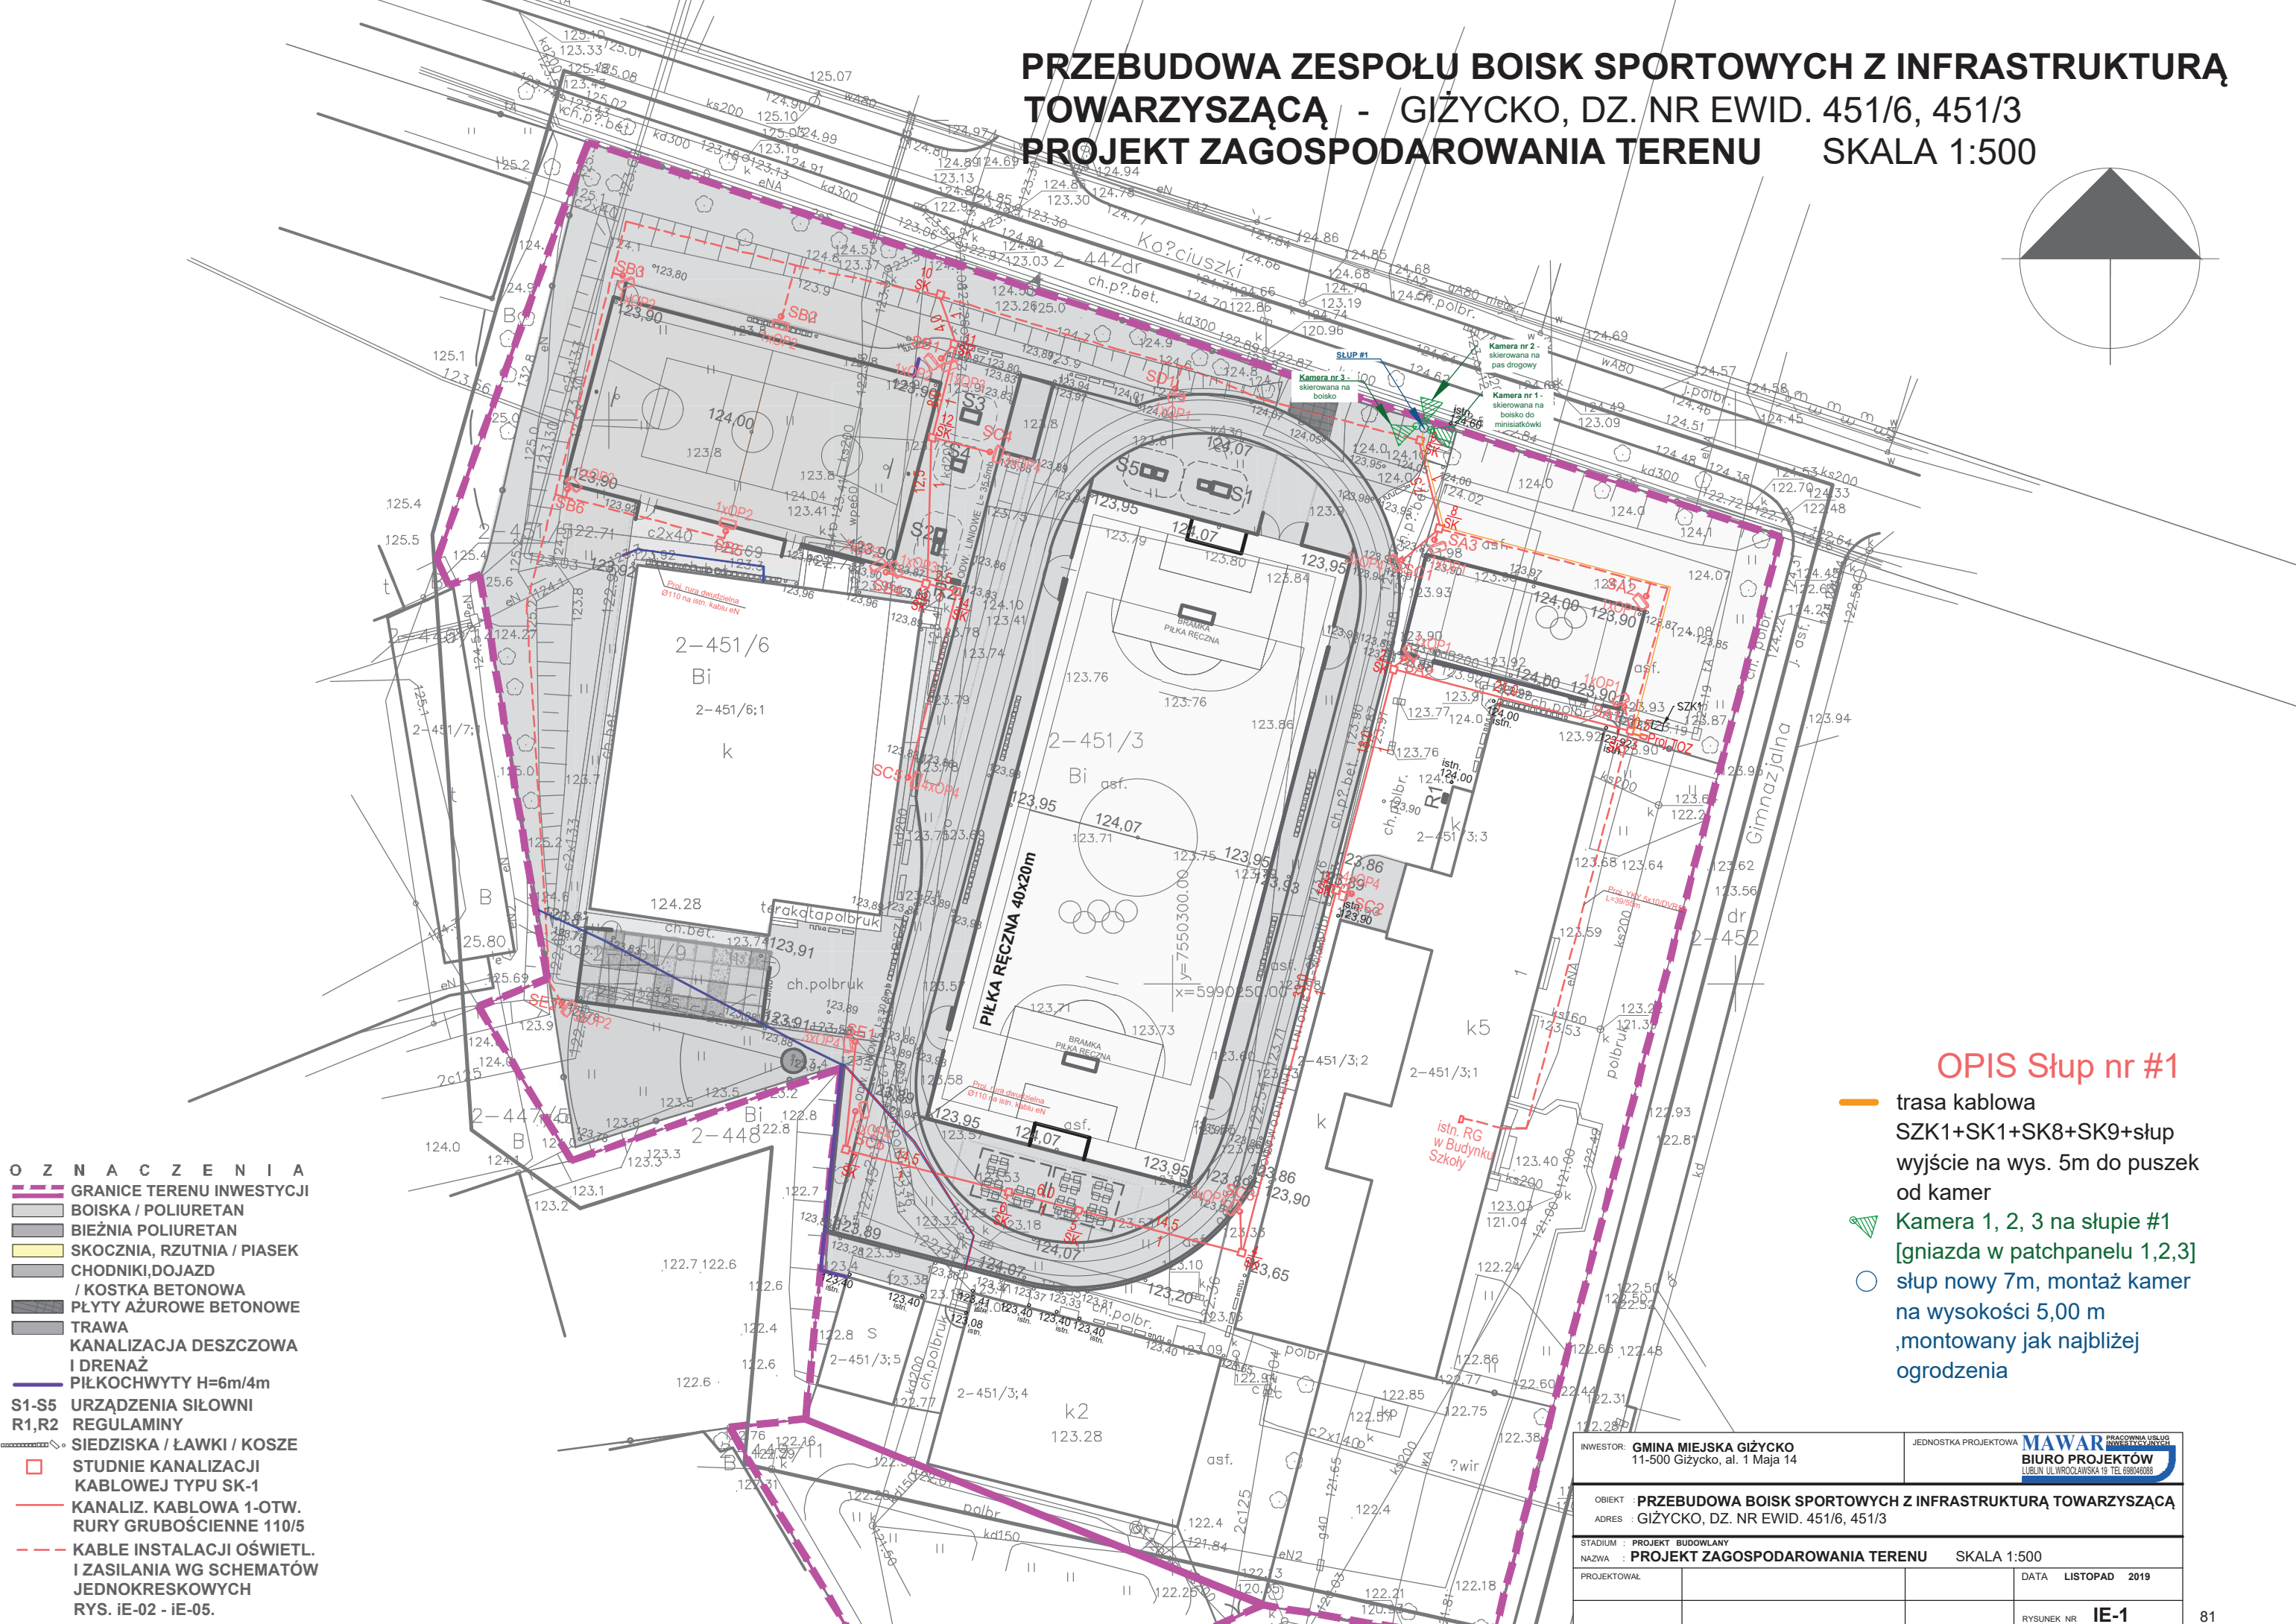


PRZEBUDOWA ZESPOŁU BOISK SPORTOWYCH Z INFRASTRUKTURĄ TOWARZYSZĄCĄ - GIŻYCKO, DZ. NR EWID. 451/6, 451/3 PROJEKT ZAGOSPODAROWANIA TERENU SKALA 1:500


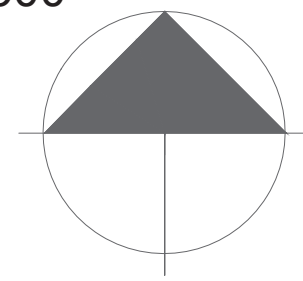


- OZNACZENIA**
- GRANICE TERENU INWESTYCJI
 - BOISKA / POLIURETAN
 - BIEŻNIA POLIURETAN
 - SKOCZNIA, RZUTNIA / PIASEK
 - CHODNIKI, DOJAZD / KOSTKA BETONOWA
 - PŁYTY AŻUROWE BETONOWE
 - TRAWA
 - KANALIZACJA DESZCZOWA I DRENAŻ
 - PIŁKOCHWYTY H=6m/4m
 - S1-S5 URZĄDZENIA SIŁOWNI
 - R1,R2 REGULAMINY
 - SIEDZISKA / ŁAWKI / KOSZE
 - STUDNIE KANALIZACJI KABLOWEJ TYPU SK-1
 - KANALIZ. KABLOWA 1-OTW. RURY GRUBOŚCIENNE 110/5
 - KABLE INSTALACJI OŚWIETL. I ZASILANIA WG SCHEMATÓW JEDNOKRESKOWYCH
- RYS. IE-02 - IE-05.

- OPIS Słup nr #1**
- trasa kablowa
 - SZK1+SK1+SK8+SK9+słup
 - wyjście na wys. 5m do puszek od kamer
 - ▶ Kamera 1, 2, 3 na słupie #1 [gniazda w patchpanelu 1,2,3]
 - słup nowy 7m, montaż kamer na wysokości 5,00 m ,montowany jak najbliżej ogrodzenia

INWESTOR: GMINA MIEJSKA GIŻYCKO 11-500 Giżycko, al. 1 Maja 14	JEDNOSTKA PROJEKTOWA: MAWAR PRACOWNIA USŁUG INŻYNIERSKICH BIURO PROJEKTÓW LUBLIN UL.WROCŁAWSKA 19 TEL.69849388
OBIEKT: PRZEBUDOWA BOISK SPORTOWYCH Z INFRASTRUKTURĄ TOWARZYSZĄCĄ ADRES: GIŻYCKO, DZ. NR EWID. 451/6, 451/3	
STADIUM: PROJEKT BUDOWLANY NAZWA: PROJEKT ZAGOSPODAROWANIA TERENU SKALA 1:500	
PROJEKTOWAŁ:	DATA: LISTOPAD 2019
RYSUNEK NR IE-1	

PRZEBUDOWA ZESPOŁU BOISK SPORTOWYCH Z INFRASTRUKTURĄ TOWARZYSZĄCĄ - GIŻYCKO, DZ. NR EWID. 451/6, 451/3 PROJEKT ZAGOSPODAROWANIA TERENU SKALA 1:500

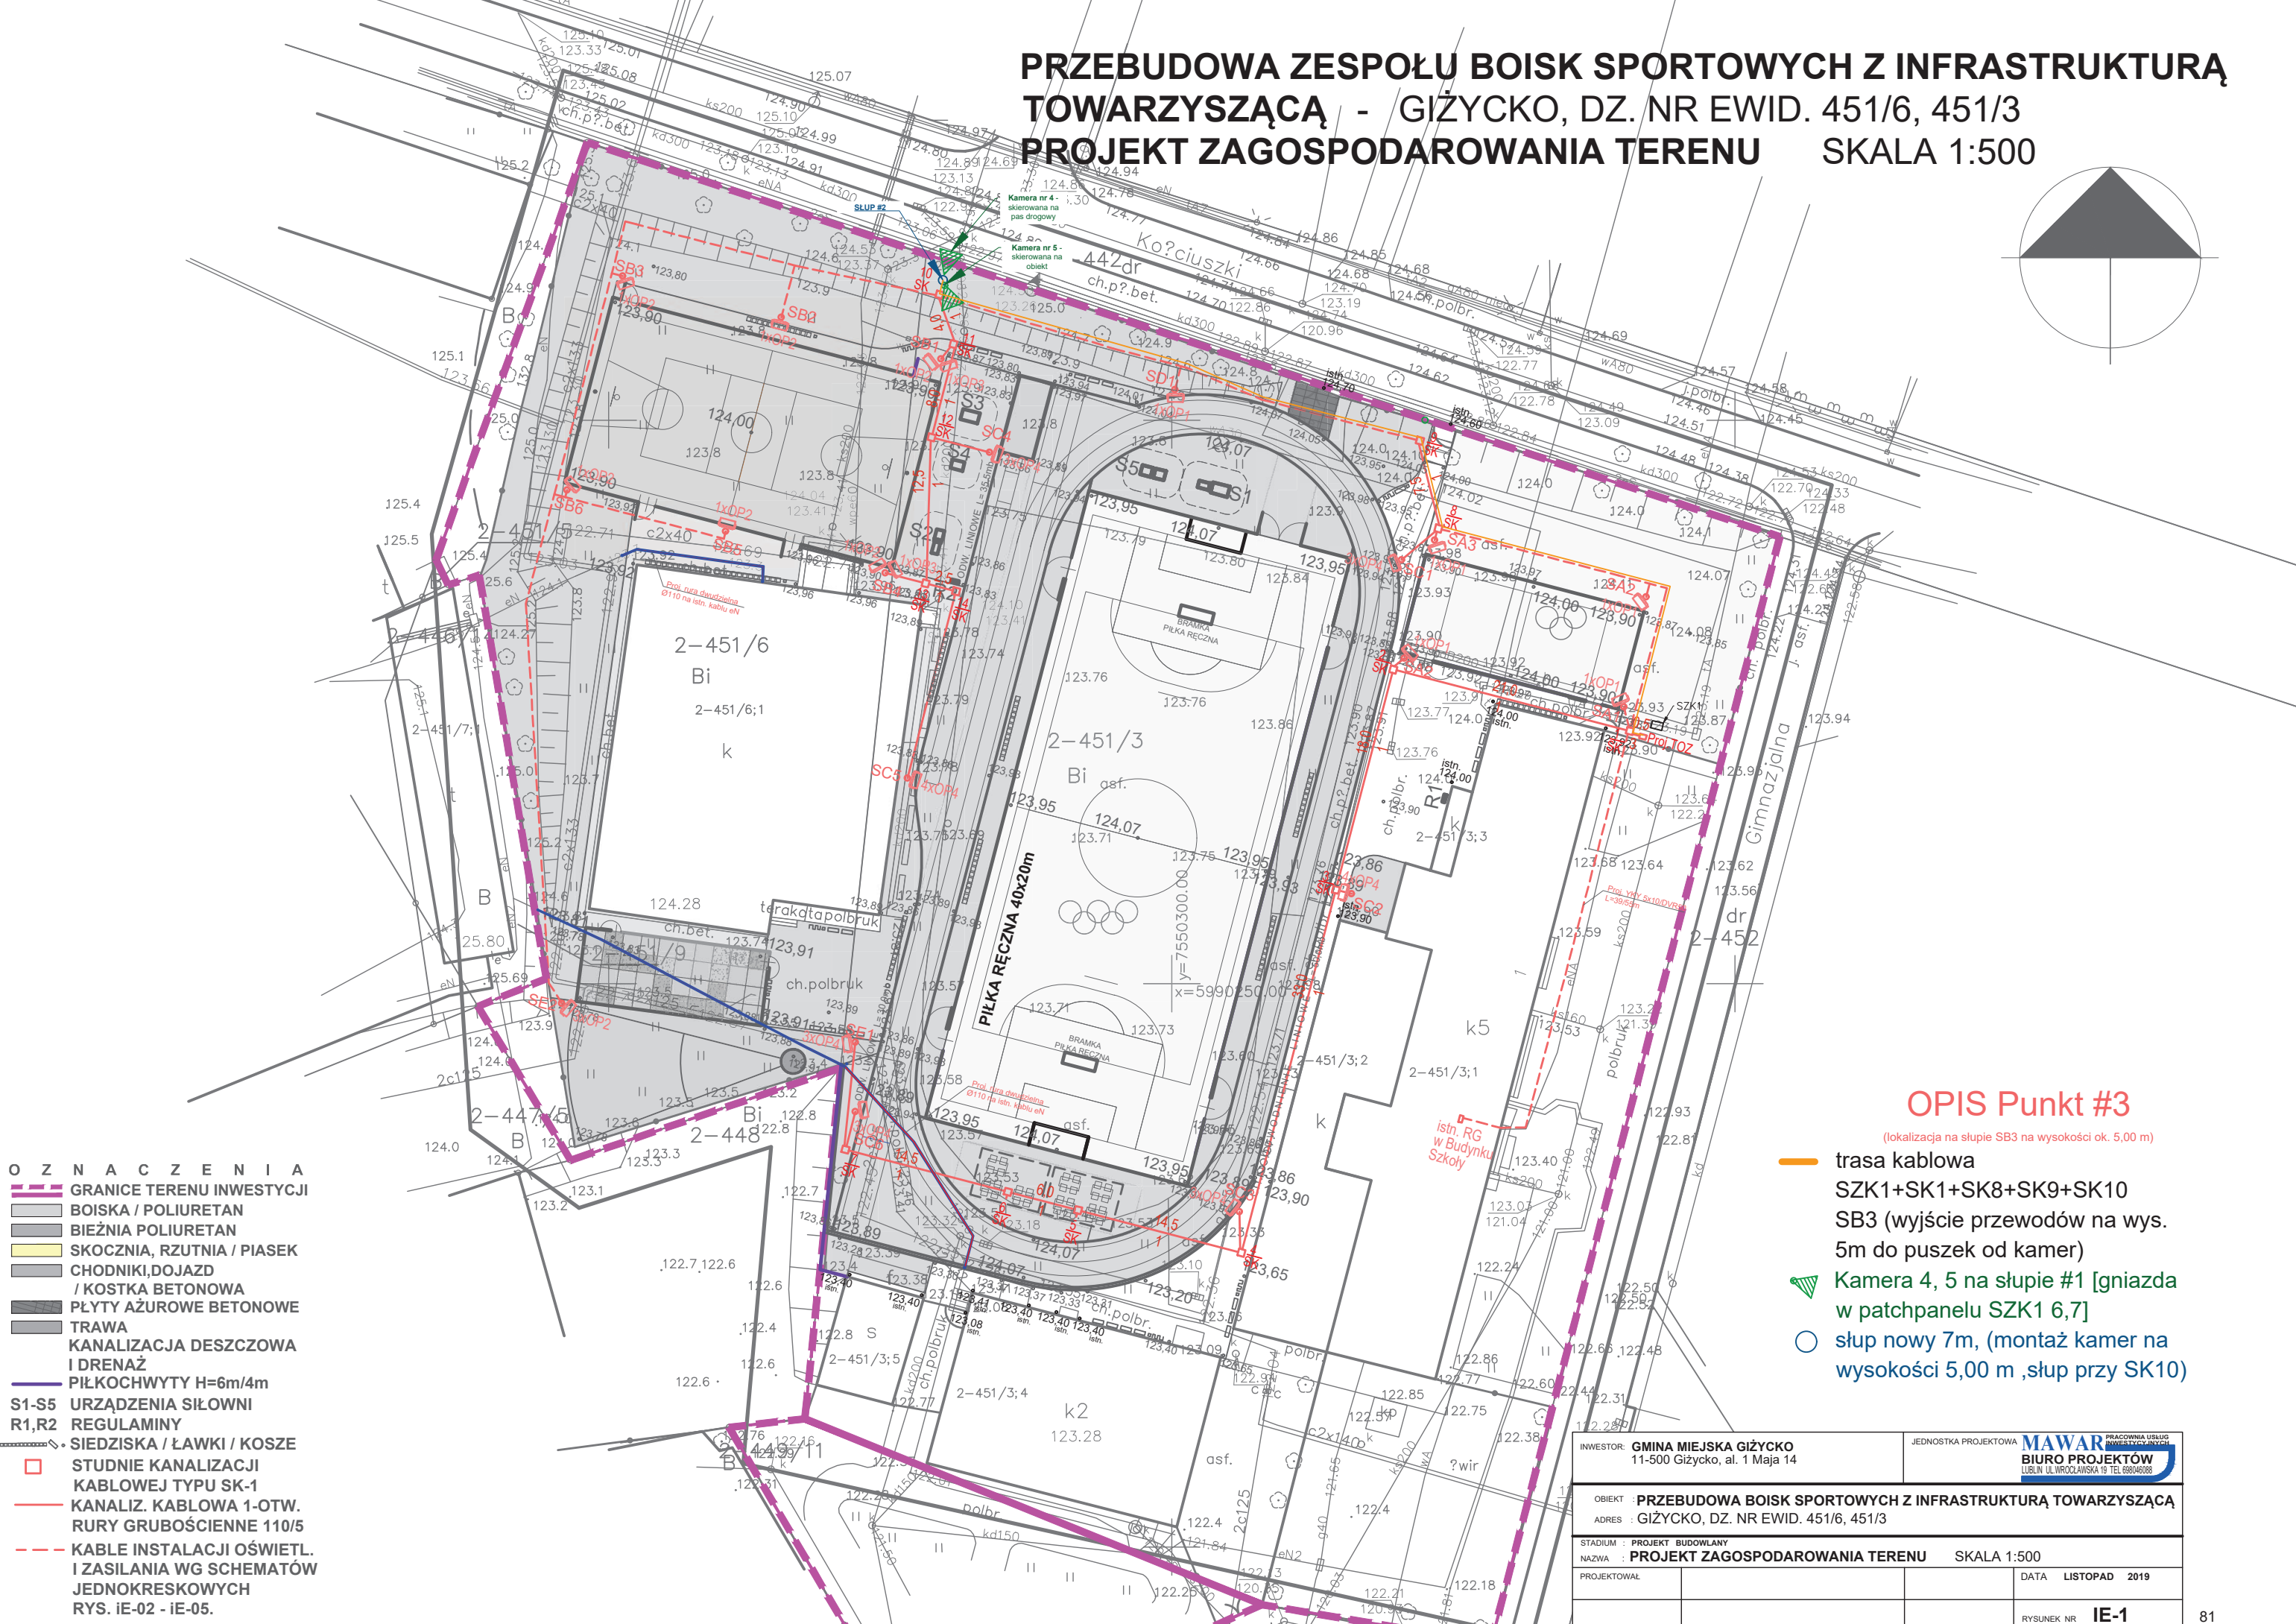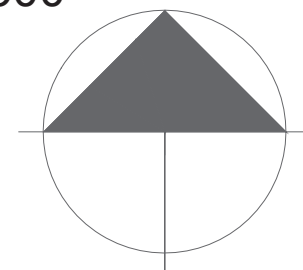



- OZNACZENIA**
- GRANICE TERENU INWESTYCJI
 - BOISKA / POLIURETAN
 - BIEŻNIA POLIURETAN
 - SKOCZNIA, RZUTNIA / PIASEK
 - CHODNIKI, DOJAZD / KOSTKA BETONOWA
 - PŁYTY AŻUROWE BETONOWE
 - TRAWA
 - KANALIZACJA DESZCZOWA I DRENAŻ
 - PIŁKOCHWYTY H=6m/4m
 - S1-S5 URZĄDZENIA SIŁOWNI
 - R1,R2 REGULAMINY
 - SIEDZISKA / ŁAWKI / KOSZE
 - STUDNIE KANALIZACJI KABLOWEJ TYPU SK-1
 - KANALIZ. KABLOWA 1-OTW. RURY GRUBOŚCIENNE 110/5
 - KABLE INSTALACJI OŚWIETL. I ZASILANIA WG SCHEMATÓW JEDNOKRESKOWYCH RYS. IE-02 - IE-05.

OPIS Punkt #3

- trasa kablowa SZK1+SK1+SK8+SK9+SK10
- SB3 (wyjście przewodów na wys. 5m do puszek od kamer)
- ▲ Kamera 4, 5 na słupie #1 [gniazda w patchpanelu SZK1 6,7]
- słup nowy 7m, (montaż kamer na wysokości 5,00 m ,słup przy SK10)

INWESTOR: GMINA MIEJSKA GIŻYCKO 11-500 Giżycko, al. 1 Maja 14	JEDNOSTKA PROJEKTOWA: MAWAR <small>PRACOWNIA USŁUG INŻYNIERSKICH</small> BIURO PROJEKTÓW <small>LUBLIN UL. WROCŁAWSKA 16 TEL. 66040386</small>
OBIEKT: PRZEBUDOWA BOISK SPORTOWYCH Z INFRASTRUKTURĄ TOWARZYSZĄCĄ ADRES: GIŻYCKO, DZ. NR EWID. 451/6, 451/3	
STADIUM: PROJEKT BUDOWLANY NAZWA: PROJEKT ZAGOSPODAROWANIA TERENU SKALA 1:500	
PROJEKTOWAŁ:	DATA: LISTOPAD 2019 RYSUNEK NR: IE-1

PRZEBUDOWA ZESPOŁU BOISK SPORTOWYCH Z INFRASTRUKTURĄ TOWARZYSZĄCĄ - GIŻYCKO, DZ. NR EWID. 451/6, 451/3 PROJEKT ZAGOSPODAROWANIA TERENU SKALA 1:500

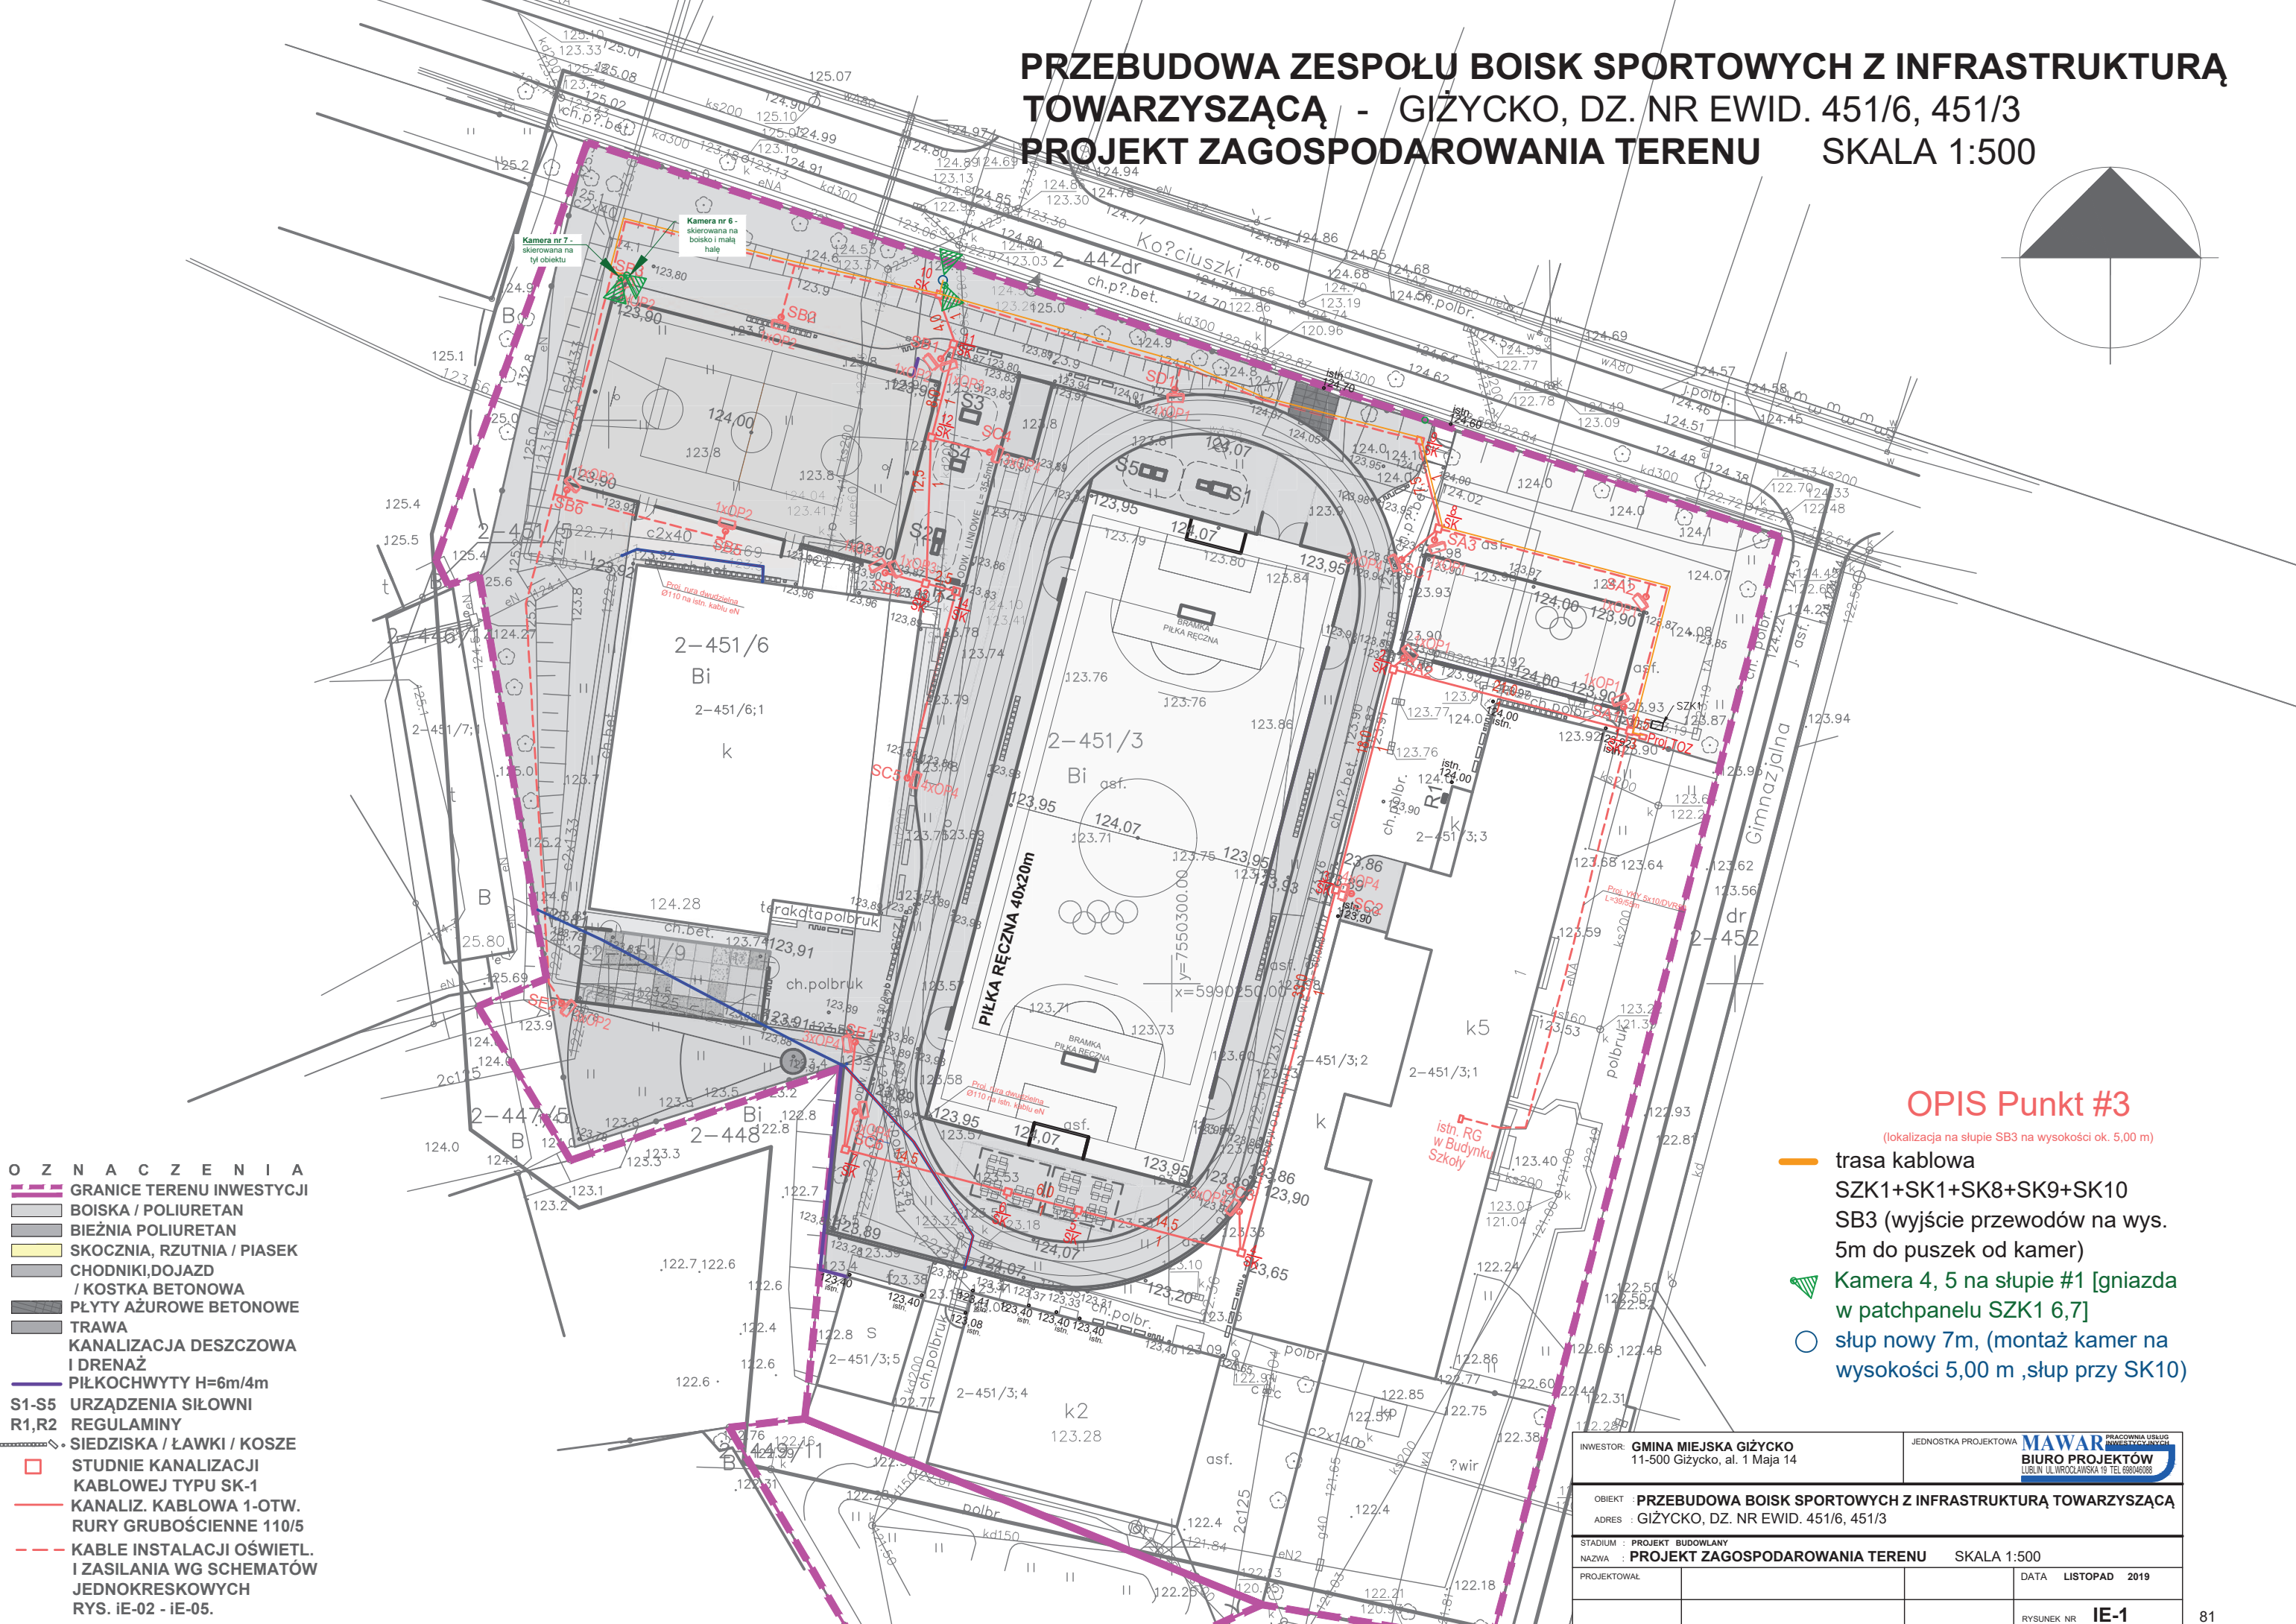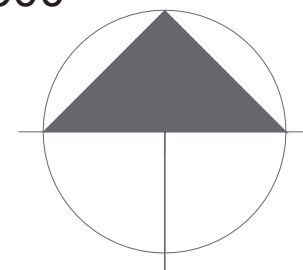



- OZNACZENIA**
- GRANICE TERENU INWESTYCJI
 - BOISKA / POLIURETAN
 - BIEŻNIA POLIURETAN
 - SKOCZNIA, RZUTNIA / PIASEK
 - CHODNIKI, DOJAZD / KOSTKA BETONOWA
 - PŁYTY AŻUROWE BETONOWE
 - TRAWA
 - KANALIZACJA DESZCZOWA I DRENAŻ
 - PIŁKOCHWYTY H=6m/4m
 - S1-S5 URZĄDZENIA SIŁOWNI
 - R1,R2 REGULAMINY
 - SIEDZISKA / ŁAWKI / KOSZE
 - STUDNIE KANALIZACJI KABLOWEJ TYPU SK-1
 - KANALIZ. KABLOWA 1-OTW. RURY GRUBOŚCIENNE 110/5
 - KABLE INSTALACJI OŚWIETL. I ZASILANIA WG SCHEMATÓW JEDNOKRESKOWYCH RYS. IE-02 - IE-05.

OPIS Punkt #3

- trasa kablowa SZK1+SK1+SK8+SK9+SK10
- SB3 (wyjście przewodów na wys. 5m do puszek od kamer)
- ▲ Kamera 4, 5 na słupie #1 [gniazda w patchpanelu SZK1 6,7]
- słup nowy 7m, (montaż kamer na wysokości 5,00 m ,słup przy SK10)

INWESTOR: GINIA MIEJSKA GIŻYCKO 11-500 Giżycko, al. 1 Maja 14	JEDNOSTKA PROJEKTOWA: MAWAR PRACOWNIA USŁUG INŻYNIERSKICH BIURO PROJEKTÓW LIBLIN UL. WROCŁAWSKA 16 TEL. 66040386
OBIEKT: PRZEBUDOWA BOISK SPORTOWYCH Z INFRASTRUKTURĄ TOWARZYSZĄCĄ	
ADRES: GIŻYCKO, DZ. NR EWID. 451/6, 451/3	
STADIUM: PROJEKT BUDOWLANY	
NAZWA: PROJEKT ZAGOSPODAROWANIA TERENU SKALA 1:500	
PROJEKTOWAŁ:	DATA: LISTOPAD 2019
RYSUNEK NR: IE-1	

PRZEBUDOWA ZESPOŁU BOISK SPORTOWYCH Z INFRASTRUKTURĄ TOWARZYSZĄCĄ - GIŻYCKO, DZ. NR EWID. 451/6, 451/3 PROJEKT ZAGOSPODAROWANIA TERENU SKALA 1:500

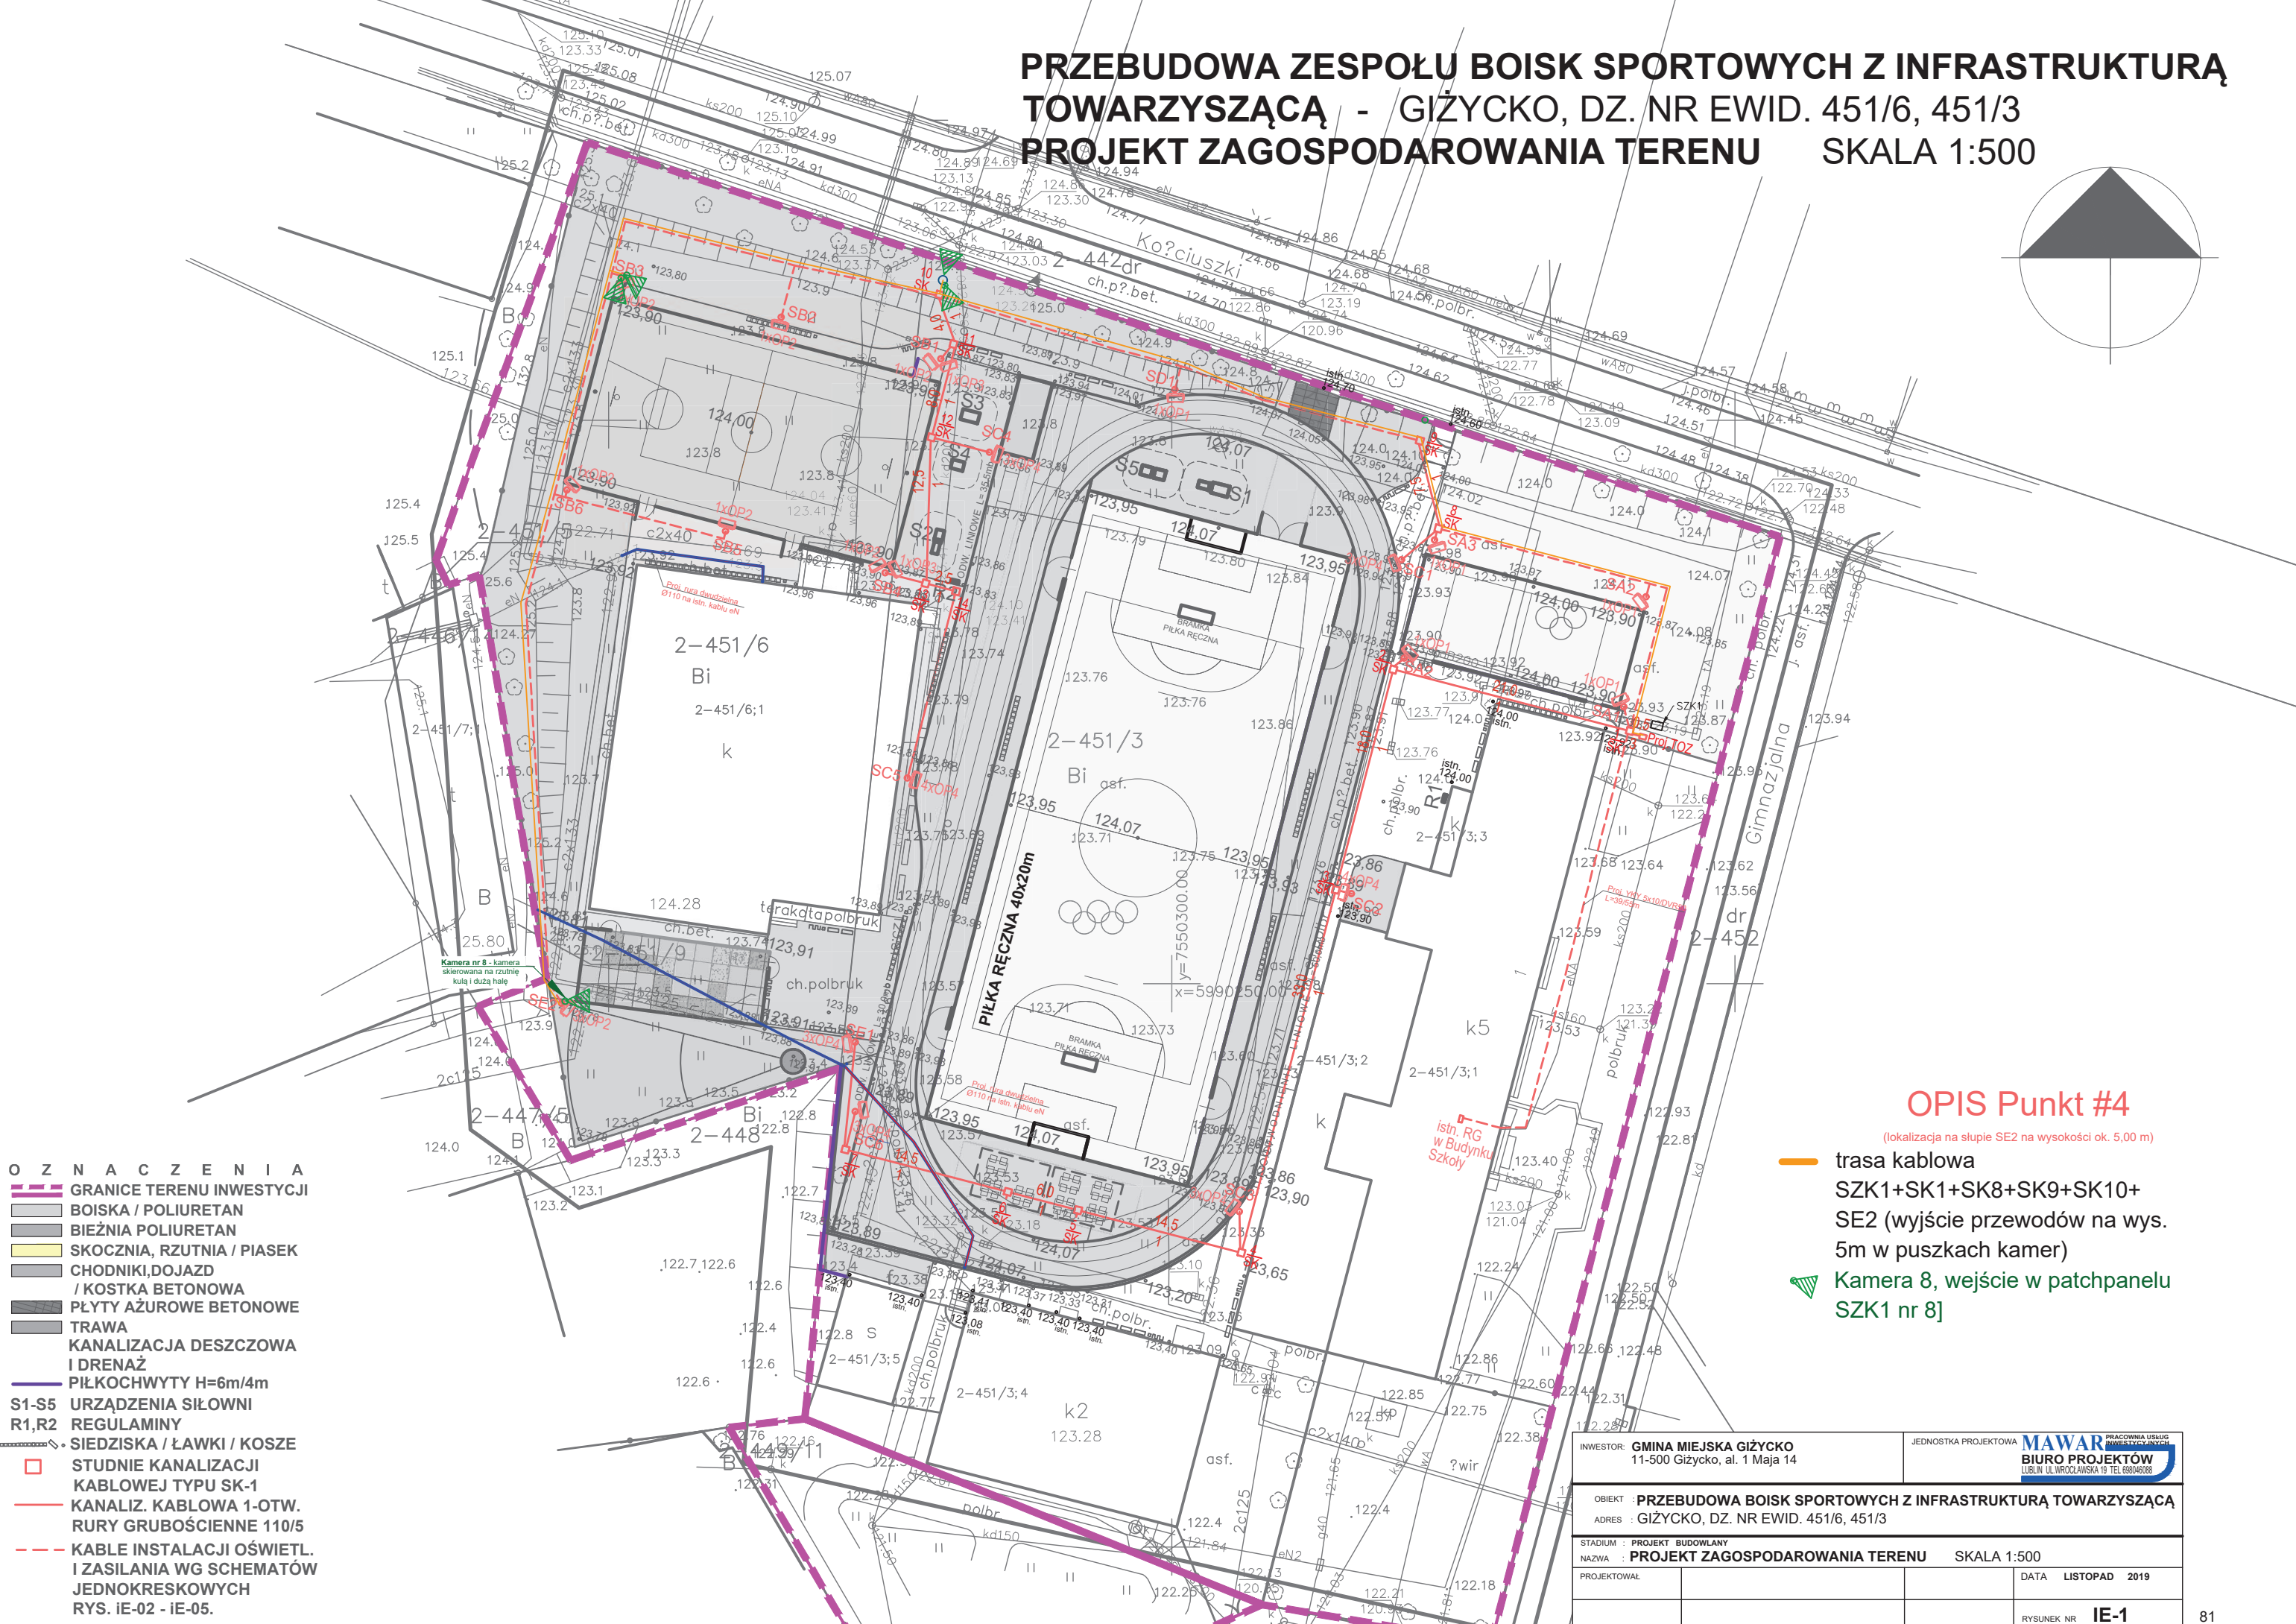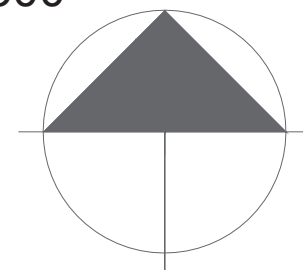



- OZNACZENIA**
- GRANICE TERENU INWESTYCJI
 - BOISKA / POLIURETAN
 - BIEŻNIA POLIURETAN
 - SKOCZNIA, RZUTNIA / PIASEK
 - CHODNIKI, DOJAZD / KOSTKA BETONOWA
 - PŁYTY AŻUROWE BETONOWE
 - TRAWA
 - KANALIZACJA DESZCZOWA I DRENAŻ
 - PIŁKOCHWYTY H=6m/4m
 - S1-S5 URZĄDZENIA SIŁOWNI
 - R1,R2 REGULAMINY
 - SIEDZISKA / ŁAWKI / KOSZE
 - STUDNIE KANALIZACJI KABLOWEJ TYPU SK-1
 - KANALIZ. KABLOWA 1-OTW. RURY GRUBOŚCIENNE 110/5
 - KABLE INSTALACJI OŚWIETL. I ZASILANIA WG SCHEMATÓW JEDNOKRESKOWYCH
- RYS. IE-02 - IE-05.

OPIS Punkt #4

- trasa kablowa SZK1+SK1+SK8+SK9+SK10+ SE2 (wyjście przewodów na wys. 5m w puszkach kamer)
- ▲ Kamera 8, wejście w patchpanelu SZK1 nr 8]

INWESTOR: GMINA MIEJSKA GIŻYCKO 11-500 Giżycko, al. 1 Maja 14	JEDNOSTKA PROJEKTOWA: MAWAR PRACOWNIA USŁUG INŻYNIERSKO-PROJEKTOWYCH BIURO PROJEKTÓW LIBLIN UL. WROCŁAWSKA 10 TEL. 68040388
OBJEKT: PRZEBUDOWA BOISK SPORTOWYCH Z INFRASTRUKTURĄ TOWARZYSZĄCĄ	
ADRES: GIŻYCKO, DZ. NR EWID. 451/6, 451/3	
STADIUM: PROJEKT BUDOWLANY	
NAZWA: PROJEKT ZAGOSPODAROWANIA TERENU SKALA 1:500	
PROJEKTOWAŁ:	DATA: LISTOPAD 2019
RYSUNEK NR: IE-1	

PRZEBUDOWA ZESPOŁU BOISK SPORTOWYCH Z INFRASTRUKTURĄ TOWARZYSZĄCĄ - GIŻYCKO, DZ. NR EWID. 451/6, 451/3 PROJEKT ZAGOSPODAROWANIA TERENU SKALA 1:500

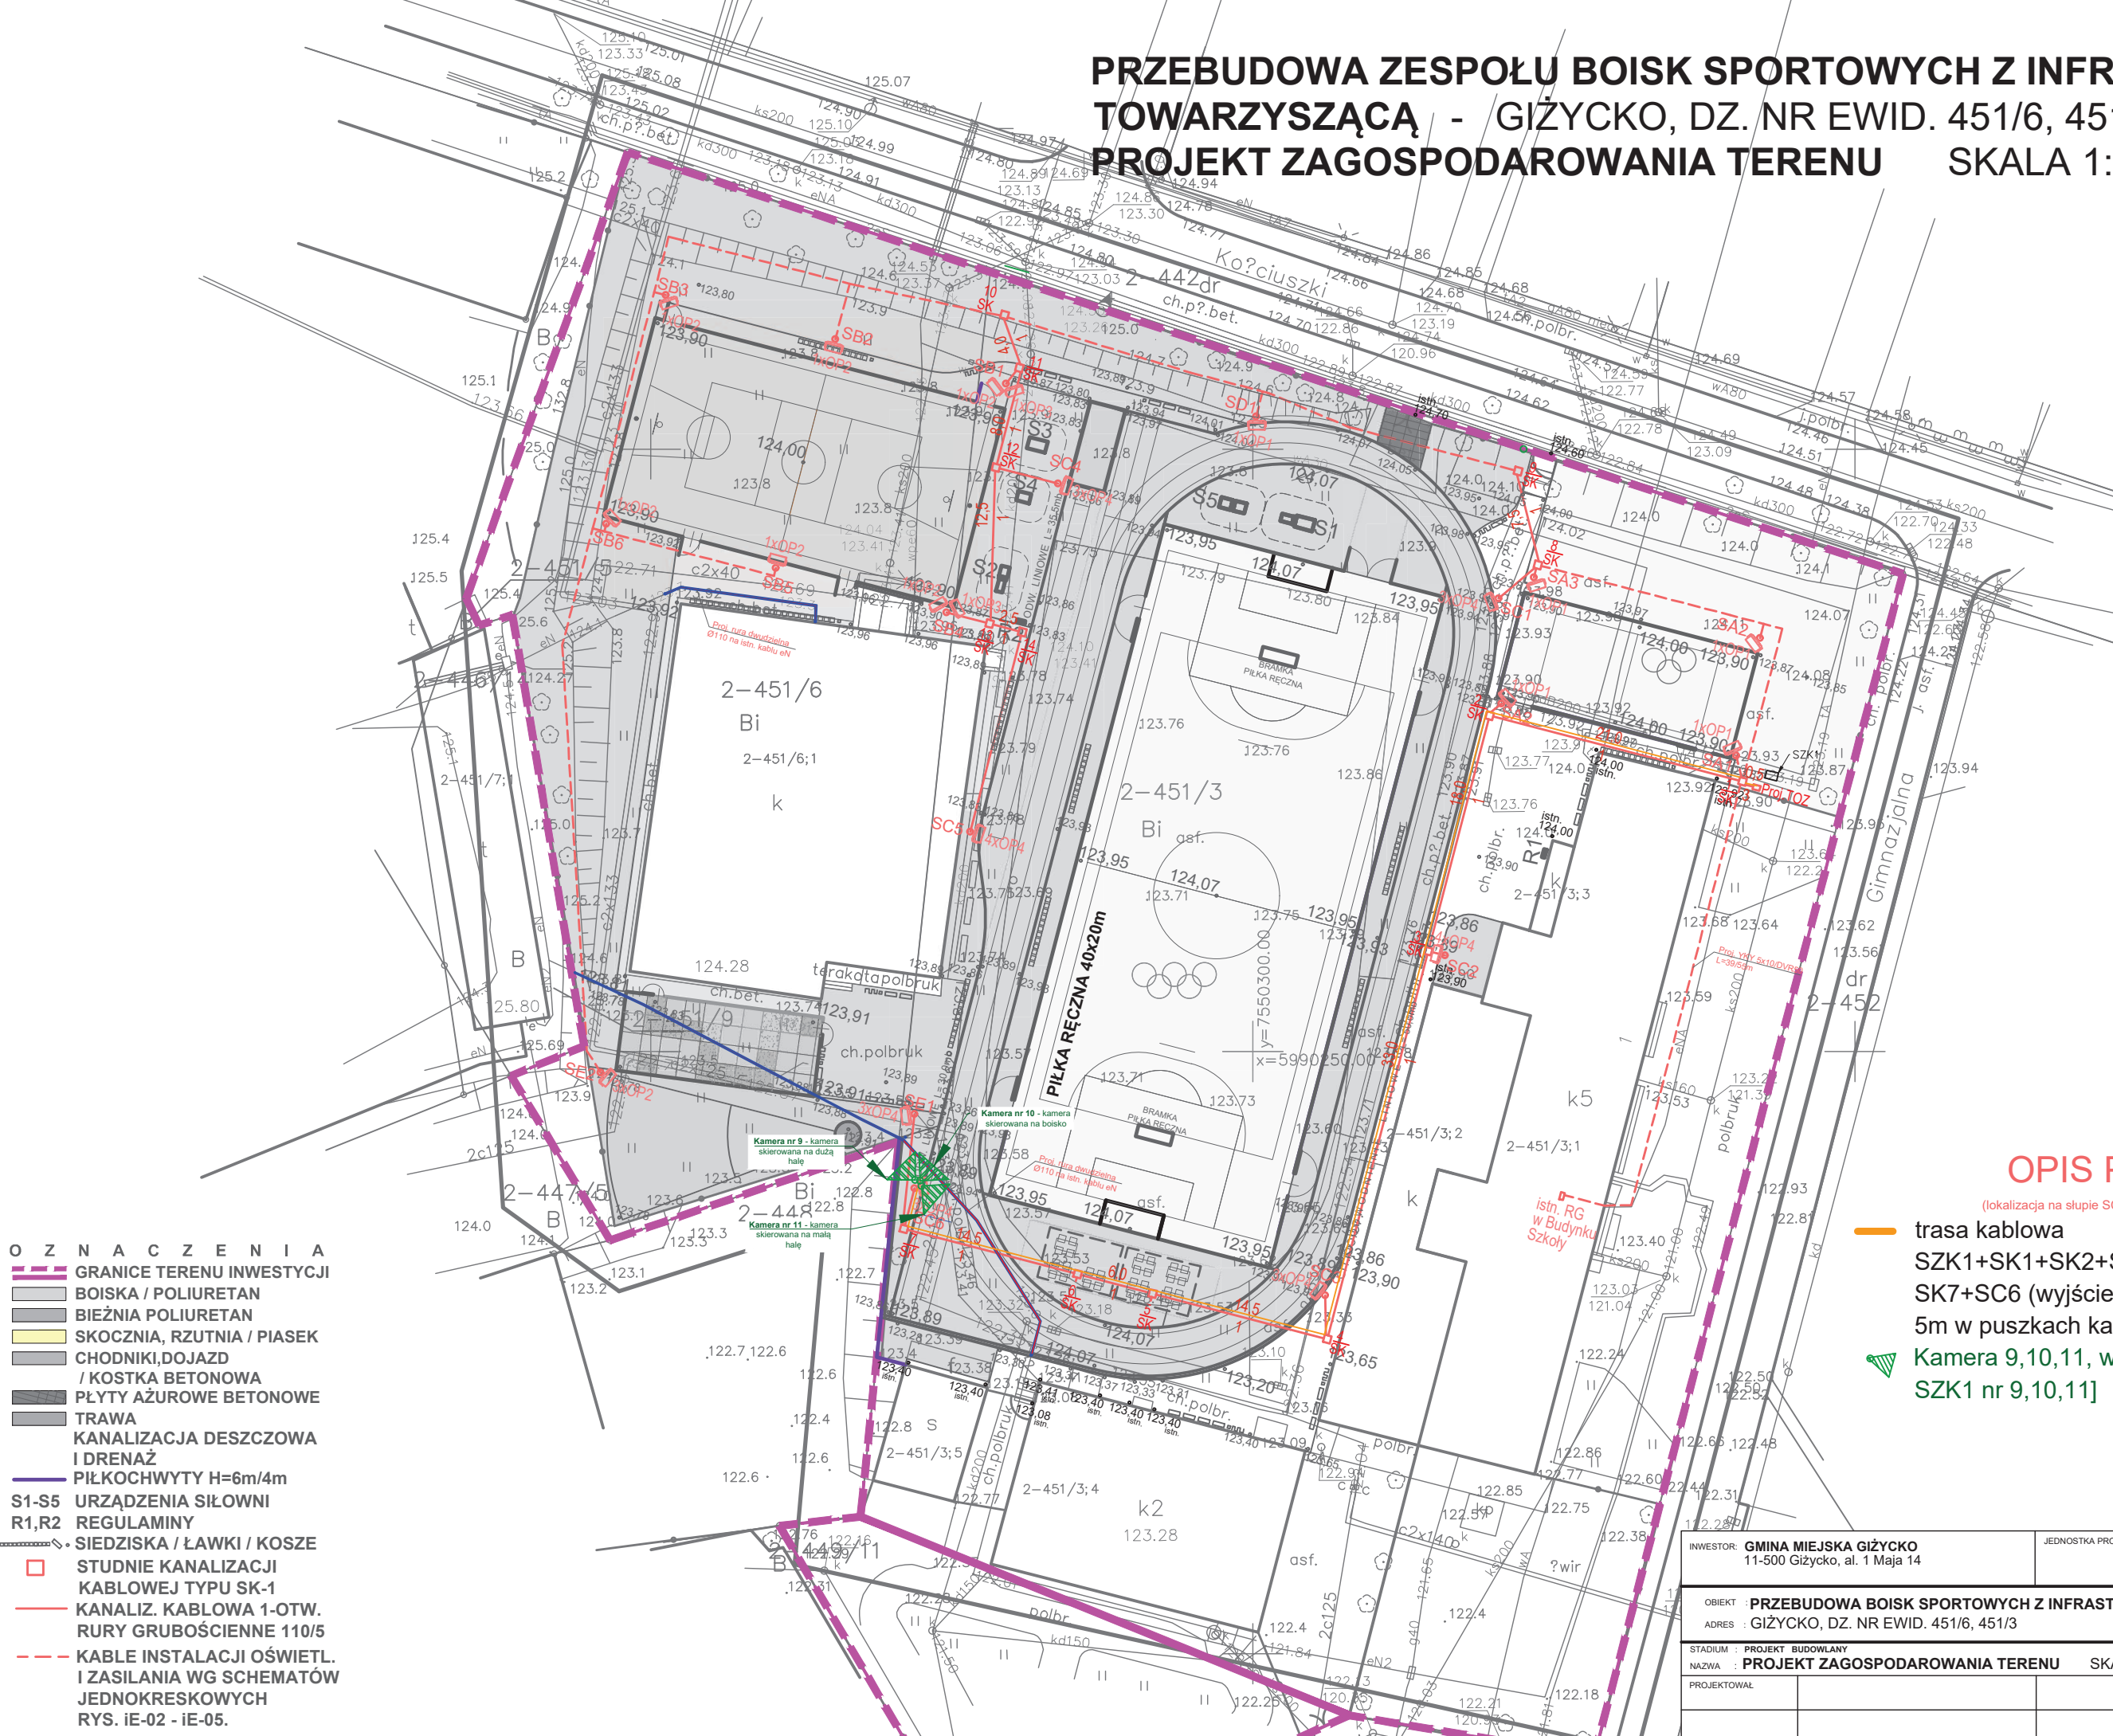
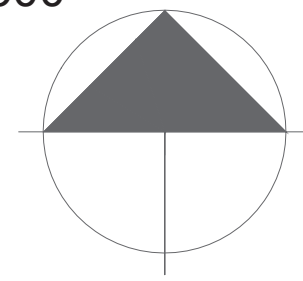


- OZNACZENIA**
- GRANICE TERENU INWESTYCJI
 - BOISKA / POLIURETAN
 - BIEŻNIA POLIURETAN
 - SKOCZNIA, RZUTNIA / PIASEK
 - CHODNIKI, DOJAZD / KOSTKA BETONOWA
 - PŁYTY AŻUROWE BETONOWE
 - TRAWA
 - KANALIZACJA DESZCZOWA I DRENAŻ
 - PIŁKOCHWYTY H=6m/4m
 - S1-S5 URZĄDZENIA SIŁOWNI
 - R1,R2 REGULAMINY
 - SIEDZISKA / ŁAWKI / KOSZE
 - STUDNIE KANALIZACJI KABLOWEJ TYPU SK-1
 - KANALIZ. KABLOWA 1-OTW. RURY GRUBOŚCIENNE 110/5
 - KABLE INSTALACJI OŚWIETL. I ZASILANIA WG SCHEMATÓW JEDNOKRESKOWYCH
- RYS. IE-02 - IE-05.

- OPIS Punkt #5**
(lokalizacja na słupie SC6 na wysokości ok. 5,00 m)
- trasa kablowa SZK1+SK1+SK2+SK3+SK4+SK5+SK6+SK7+SC6 (wyjście przewodów na wys. 5m w puszkach kamer)
 - ▲ Kamera 9,10,11, wyjście w patchpanelu SZK1 nr 9,10,11]

INWESTOR: GMINA MIEJSKA GIŻYCKO 11-500 Giżycko, al. 1 Maja 14	JEDNOSTKA PROJEKTOWA: MAWAR PRACOWNIA USŁUG INŻYNIERSKO-PROJEKTOWYCH BIURO PROJEKTÓW LIBELN UL. WROCŁAWSKA 16 TEL. 66040386
OBIEKT: PRZEBUDOWA BOISK SPORTOWYCH Z INFRASTRUKTURĄ TOWARZYSZĄCĄ	
ADRES: GIŻYCKO, DZ. NR EWID. 451/6, 451/3	
STADIUM: PROJEKT BUDOWLANY	
NAZWA: PROJEKT ZAGOSPODAROWANIA TERENU SKALA 1:500	
PROJEKTOWAŁ:	DATA: LISTOPAD 2019
RYSUNEK NR: IE-1	

PRZEBUDOWA ZESPOŁU BOISK SPORTOWYCH Z INFRASTRUKTURĄ TOWARZYSZĄCĄ - GIŻYCKO, DZ. NR EWID. 451/6, 451/3 PROJEKT ZAGOSPODAROWANIA TERENU SKALA 1:500

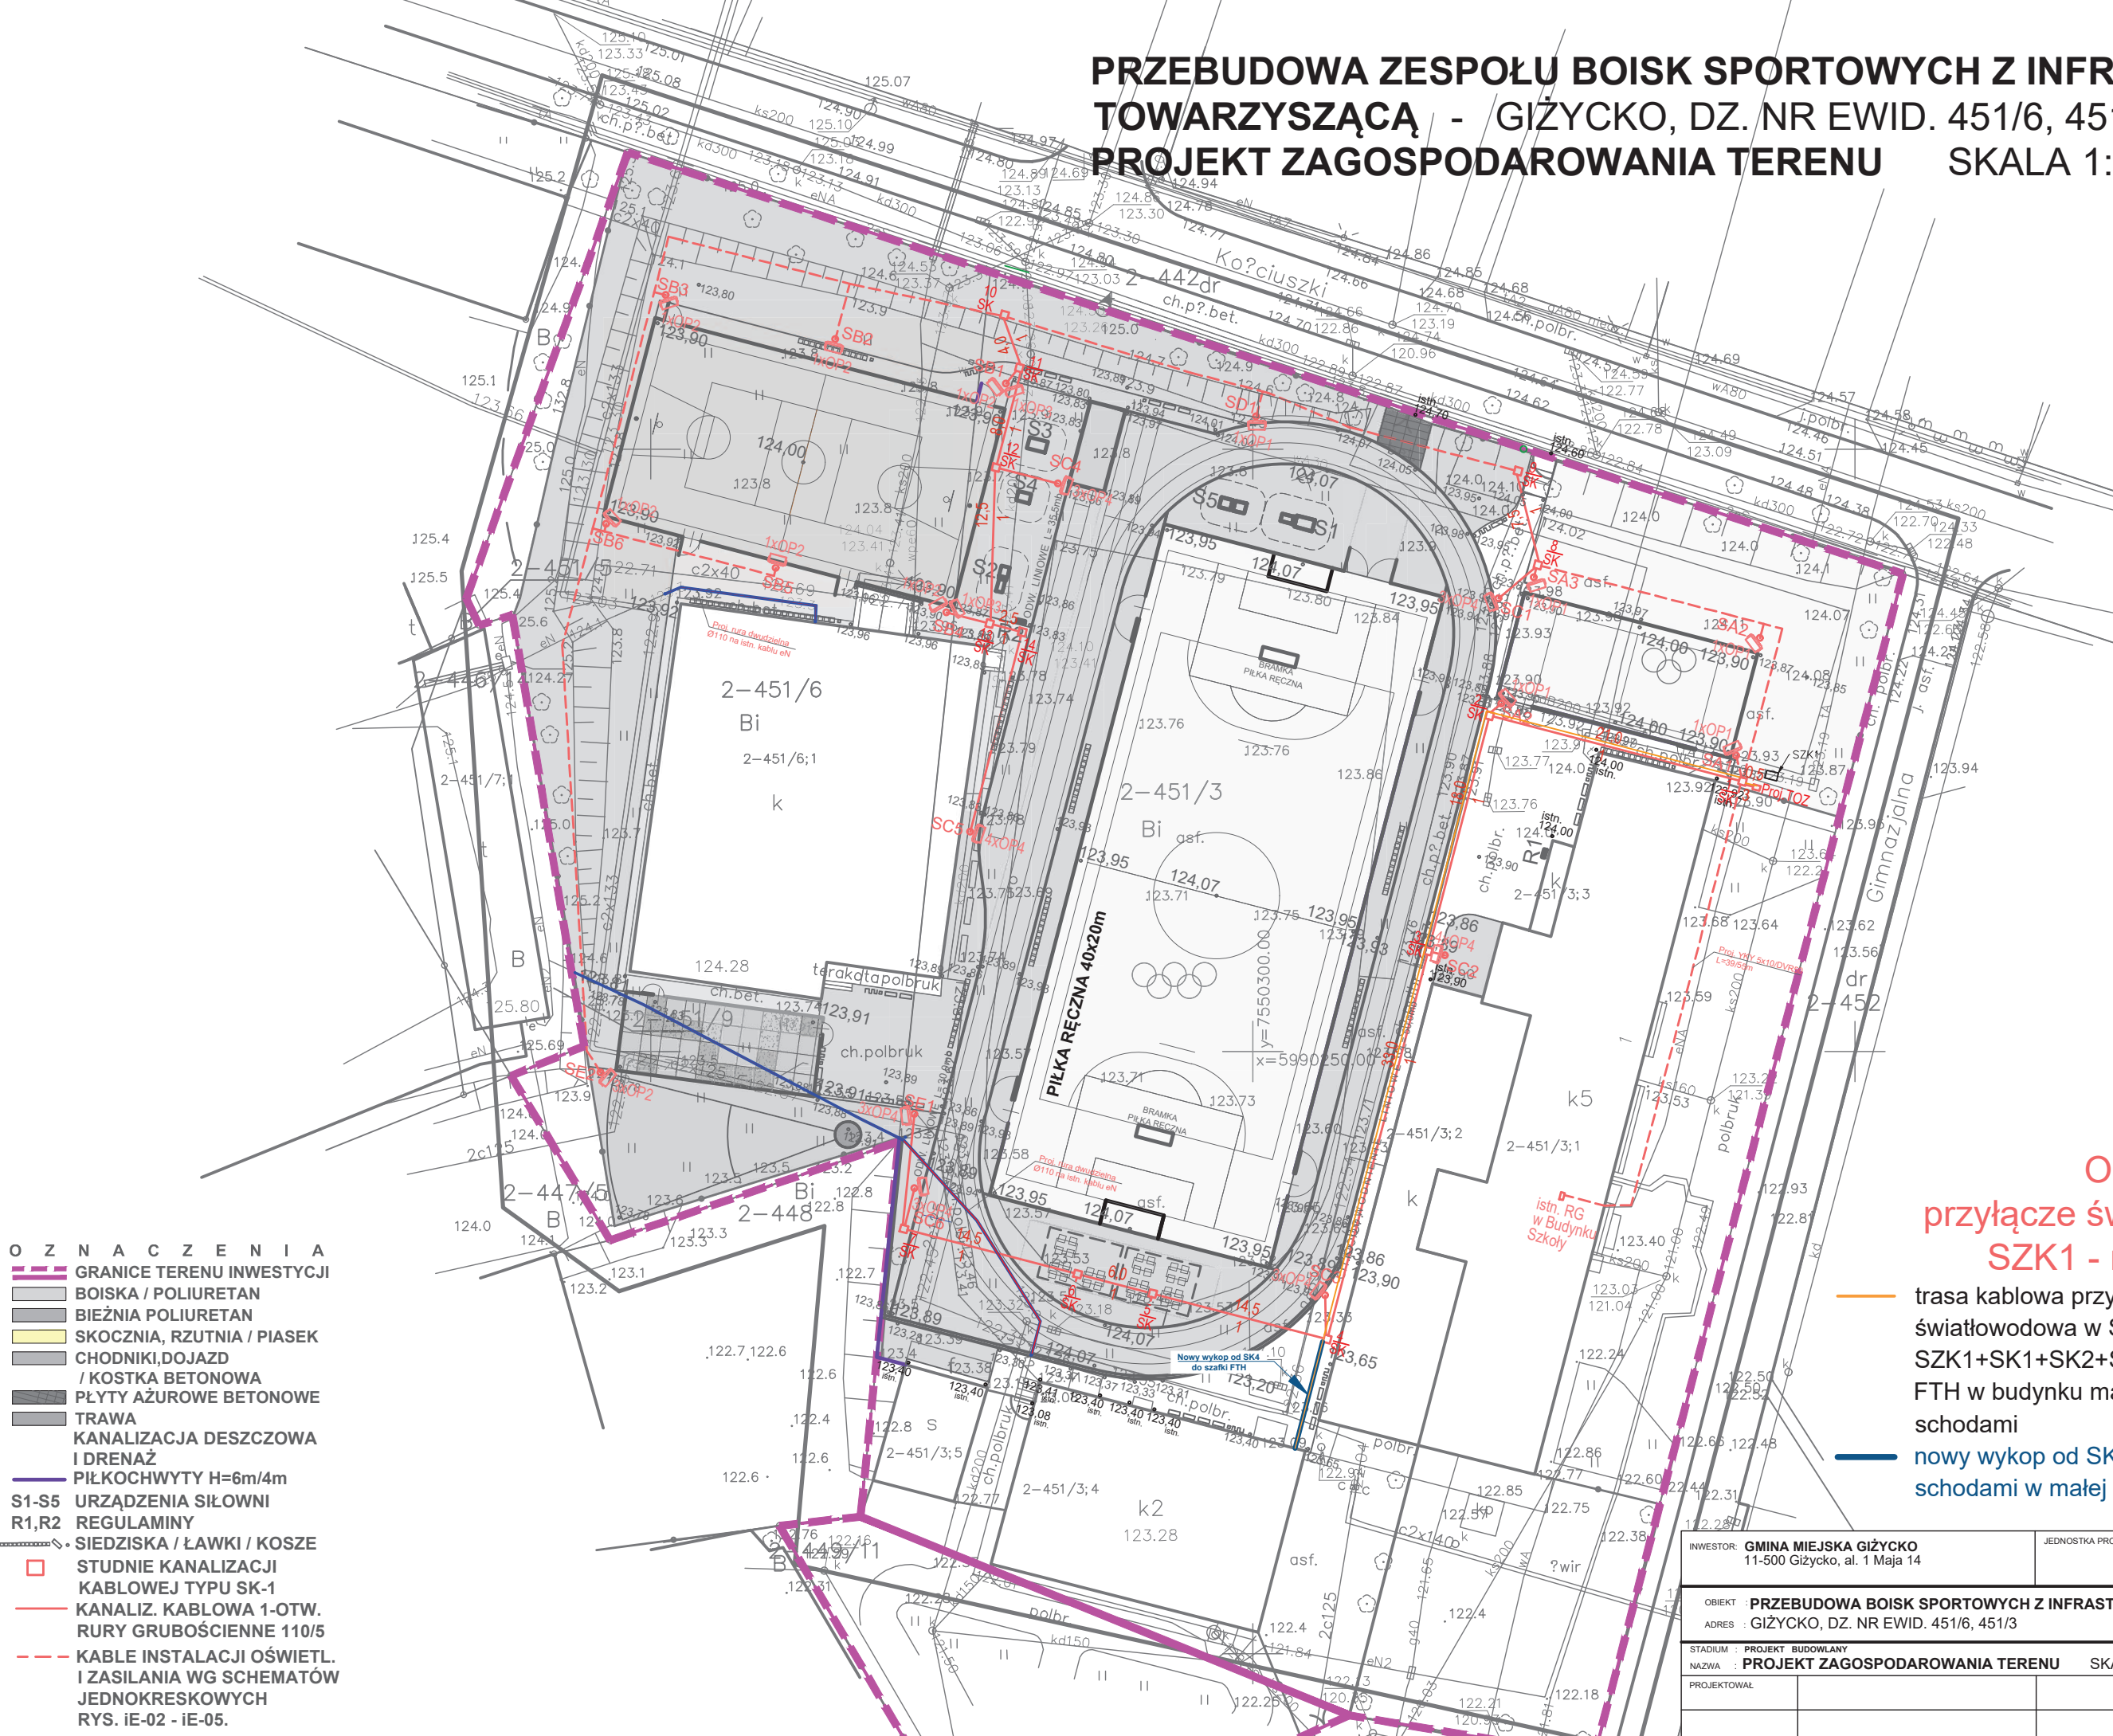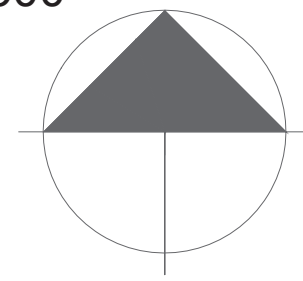



- OZNACZENIA**
- GRANICE TERENU INWESTYCJI
 - BOISKA / POLIURETAN
 - BIEŻNIA POLIURETAN
 - SKOCZNIA, RZUTNIA / PIASEK
 - CHODNIKI, DOJAZD / KOSTKA BETONOWA
 - PŁYTY AŻUROWE BETONOWE
 - TRAWA
 - KANALIZACJA DESZCZOWA I DRENAŻ
 - PIŁKOCHWYTY H=6m/4m
 - S1-S5 URZĄDZENIA SIŁOWNI
 - R1,R2 REGULAMINY
 - SIEDZISKA / ŁAWKI / KOSZE
 - STUDNIE KANALIZACJI KABLOWEJ TYPU SK-1
 - KANALIZ. KABLOWA 1-OTW. RURY GRUBOŚCIENNE 110/5
 - KABLE INSTALACJI OŚWIETL. I ZASILANIA WG SCHEMATÓW JEDNOKRESKOWYCH RYS. IE-02 - IE-05.

OPIS przyłącze światłowodowe SZK1 - mała hala

- trasa kablowa przyłączeniowa światłowodowa w SZK1 gn 9-12 SZK1+SK1+SK2+SK3+SK4+szafka FTH w budynku małej hali gn 1-4 (pod schodami)
- nowy wykop od SK4 do szafki FTH pod schodami w małej hali

INWESTOR: GMINA MIEJSKA GIŻYCKO 11-500 Giżycko, al. 1 Maja 14	JEDNOSTKA PROJEKTOWA: MAWAR PRACOWNIA USŁUG INŻYNIERSKICH BIURO PROJEKTÓW LIBLIN UL. WROCŁAWSKA 16 TEL. 66040386
OBIEKT: PRZEBUDOWA BOISK SPORTOWYCH Z INFRASTRUKTURĄ TOWARZYSZĄCĄ	
ADRES: GIŻYCKO, DZ. NR EWID. 451/6, 451/3	
STADIUM: PROJEKT BUDOWLANY	
NAZWA: PROJEKT ZAGOSPODAROWANIA TERENU SKALA 1:500	
PROJEKTOWAŁ:	DATA: LISTOPAD 2019
RYSUNEK NR: IE-1	

PRZEBUDOWA ZESPOŁU BOISK SPORTOWYCH Z INFRASTRUKTURĄ TOWARZYSZĄCĄ - GIŻYCKO, DZ. NR EWID. 451/6, 451/3 PROJEKT ZAGOSPODAROWANIA TERENU SKALA 1:500

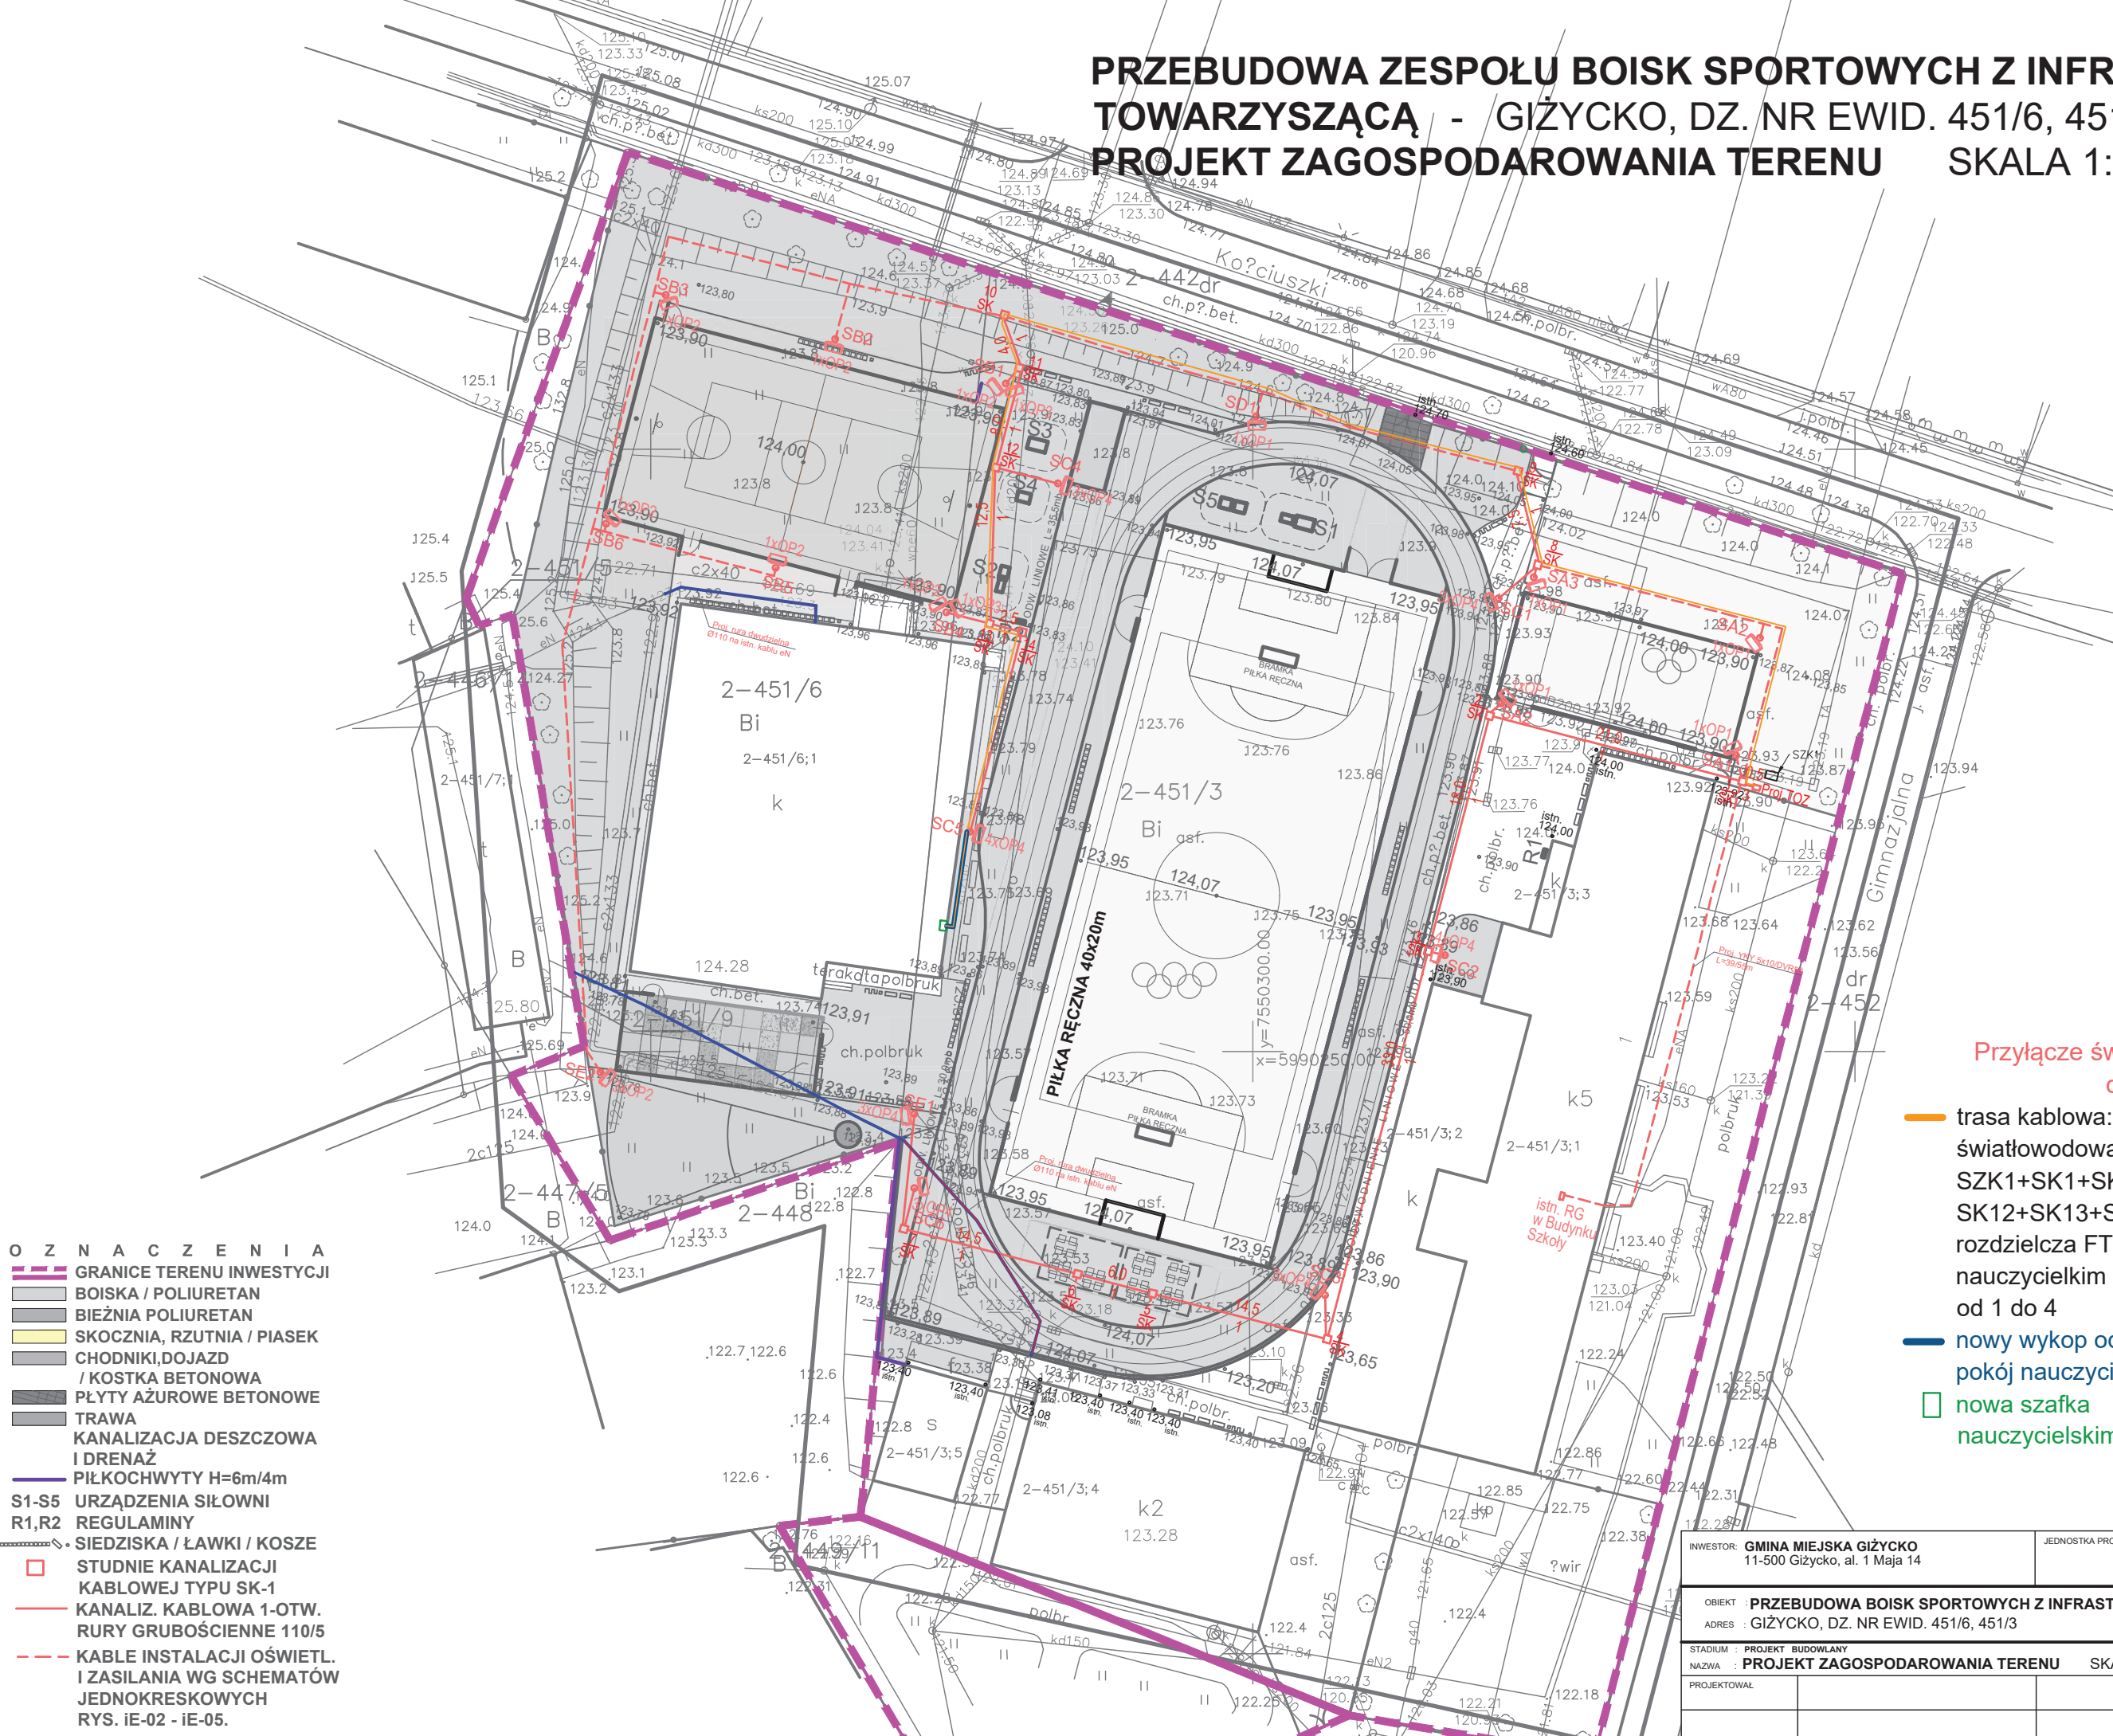
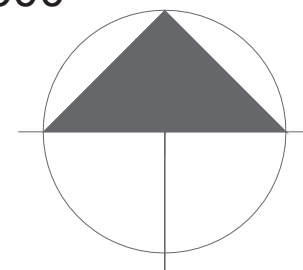


- OZNACZENIA**
- GRANICE TERENU INWESTYCJI
 - BOISKA / POLIURETAN
 - BIEŻNIA POLIURETAN
 - SKOCZNIA, RZUTNIA / PIASEK
 - CHODNIKI, DOJAZD / KOSTKA BETONOWA
 - PŁYTY AŻUROWE BETONOWE
 - TRAWA
 - KANALIZACJA DESZCZOWA I DRENAŻ
 - PIŁKOCHWYTY H=6m/4m
 - S1-S5 URZĄDZENIA SIŁOWNI
 - R1,R2 REGULAMINY
 - S SIEDZISKA / ŁAWKI / KOSZE
 - STUDNIE KANALIZACJI KABLOWEJ TYPU SK-1
 - KANALIZ. KABLOWA 1-OTW. RURY GRUBOŚCIENNE 110/5
 - KABLE INSTALACJI OŚWIETL. I ZASILANIA WG SCHEMATÓW JEDNOKRESKOWYCH RYS. IE-02 - IE-05.

- OPIS**
- Przyłącze światłowodowe SZK1 - duża hala
 - trasa kablowa: przełącznica światłowodowa w SZK1 gn5 - gn8 + SZK1+SK1+SK8+SK9+SK10+SK11+SK12+SK13+SK14+SC5+ szafka rozdzielcza FTH w pokoju nauczycielskim dużej hali, 4 gniazda od 1 do 4
 - nowy wykop od SC5 do hali dużej - pokój nauczycielski
 - nowa szafka FTH w pokoju nauczycielskim duża hala

INWESTOR: GMINA MIEJSKA GIŻYCKO 11-500 Giżycko, al. 1 Maja 14	JEDNOSTKA PROJEKTOWA: MAWAR PRACOWNIA USŁUG INŻYNIERSKICH BIURO PROJEKTÓW LUBLIN UL. WROCZAŃSKA 16 TEL. 6604088
OBIEKT: PRZEBUDOWA BOISK SPORTOWYCH Z INFRASTRUKTURĄ TOWARZYSZĄCĄ	
ADRES: GIŻYCKO, DZ. NR EWID. 451/6, 451/3	
STADIUM: PROJEKT BUDOWLANY	
NAZWA: PROJEKT ZAGOSPODAROWANIA TERENU SKALA 1:500	
PROJEKTOWAŁ:	DATA: LISTOPAD 2019
RYSUNEK NR: IE-1	

PRZEBUDOWA ZESPOŁU BOISK SPORTOWYCH Z INFRASTRUKTURĄ TOWARZYSZĄCĄ - GIŻYCKO, DZ. NR EWID. 451/6, 451/3 PROJEKT ZAGOSPODAROWANIA TERENU SKALA 1:500

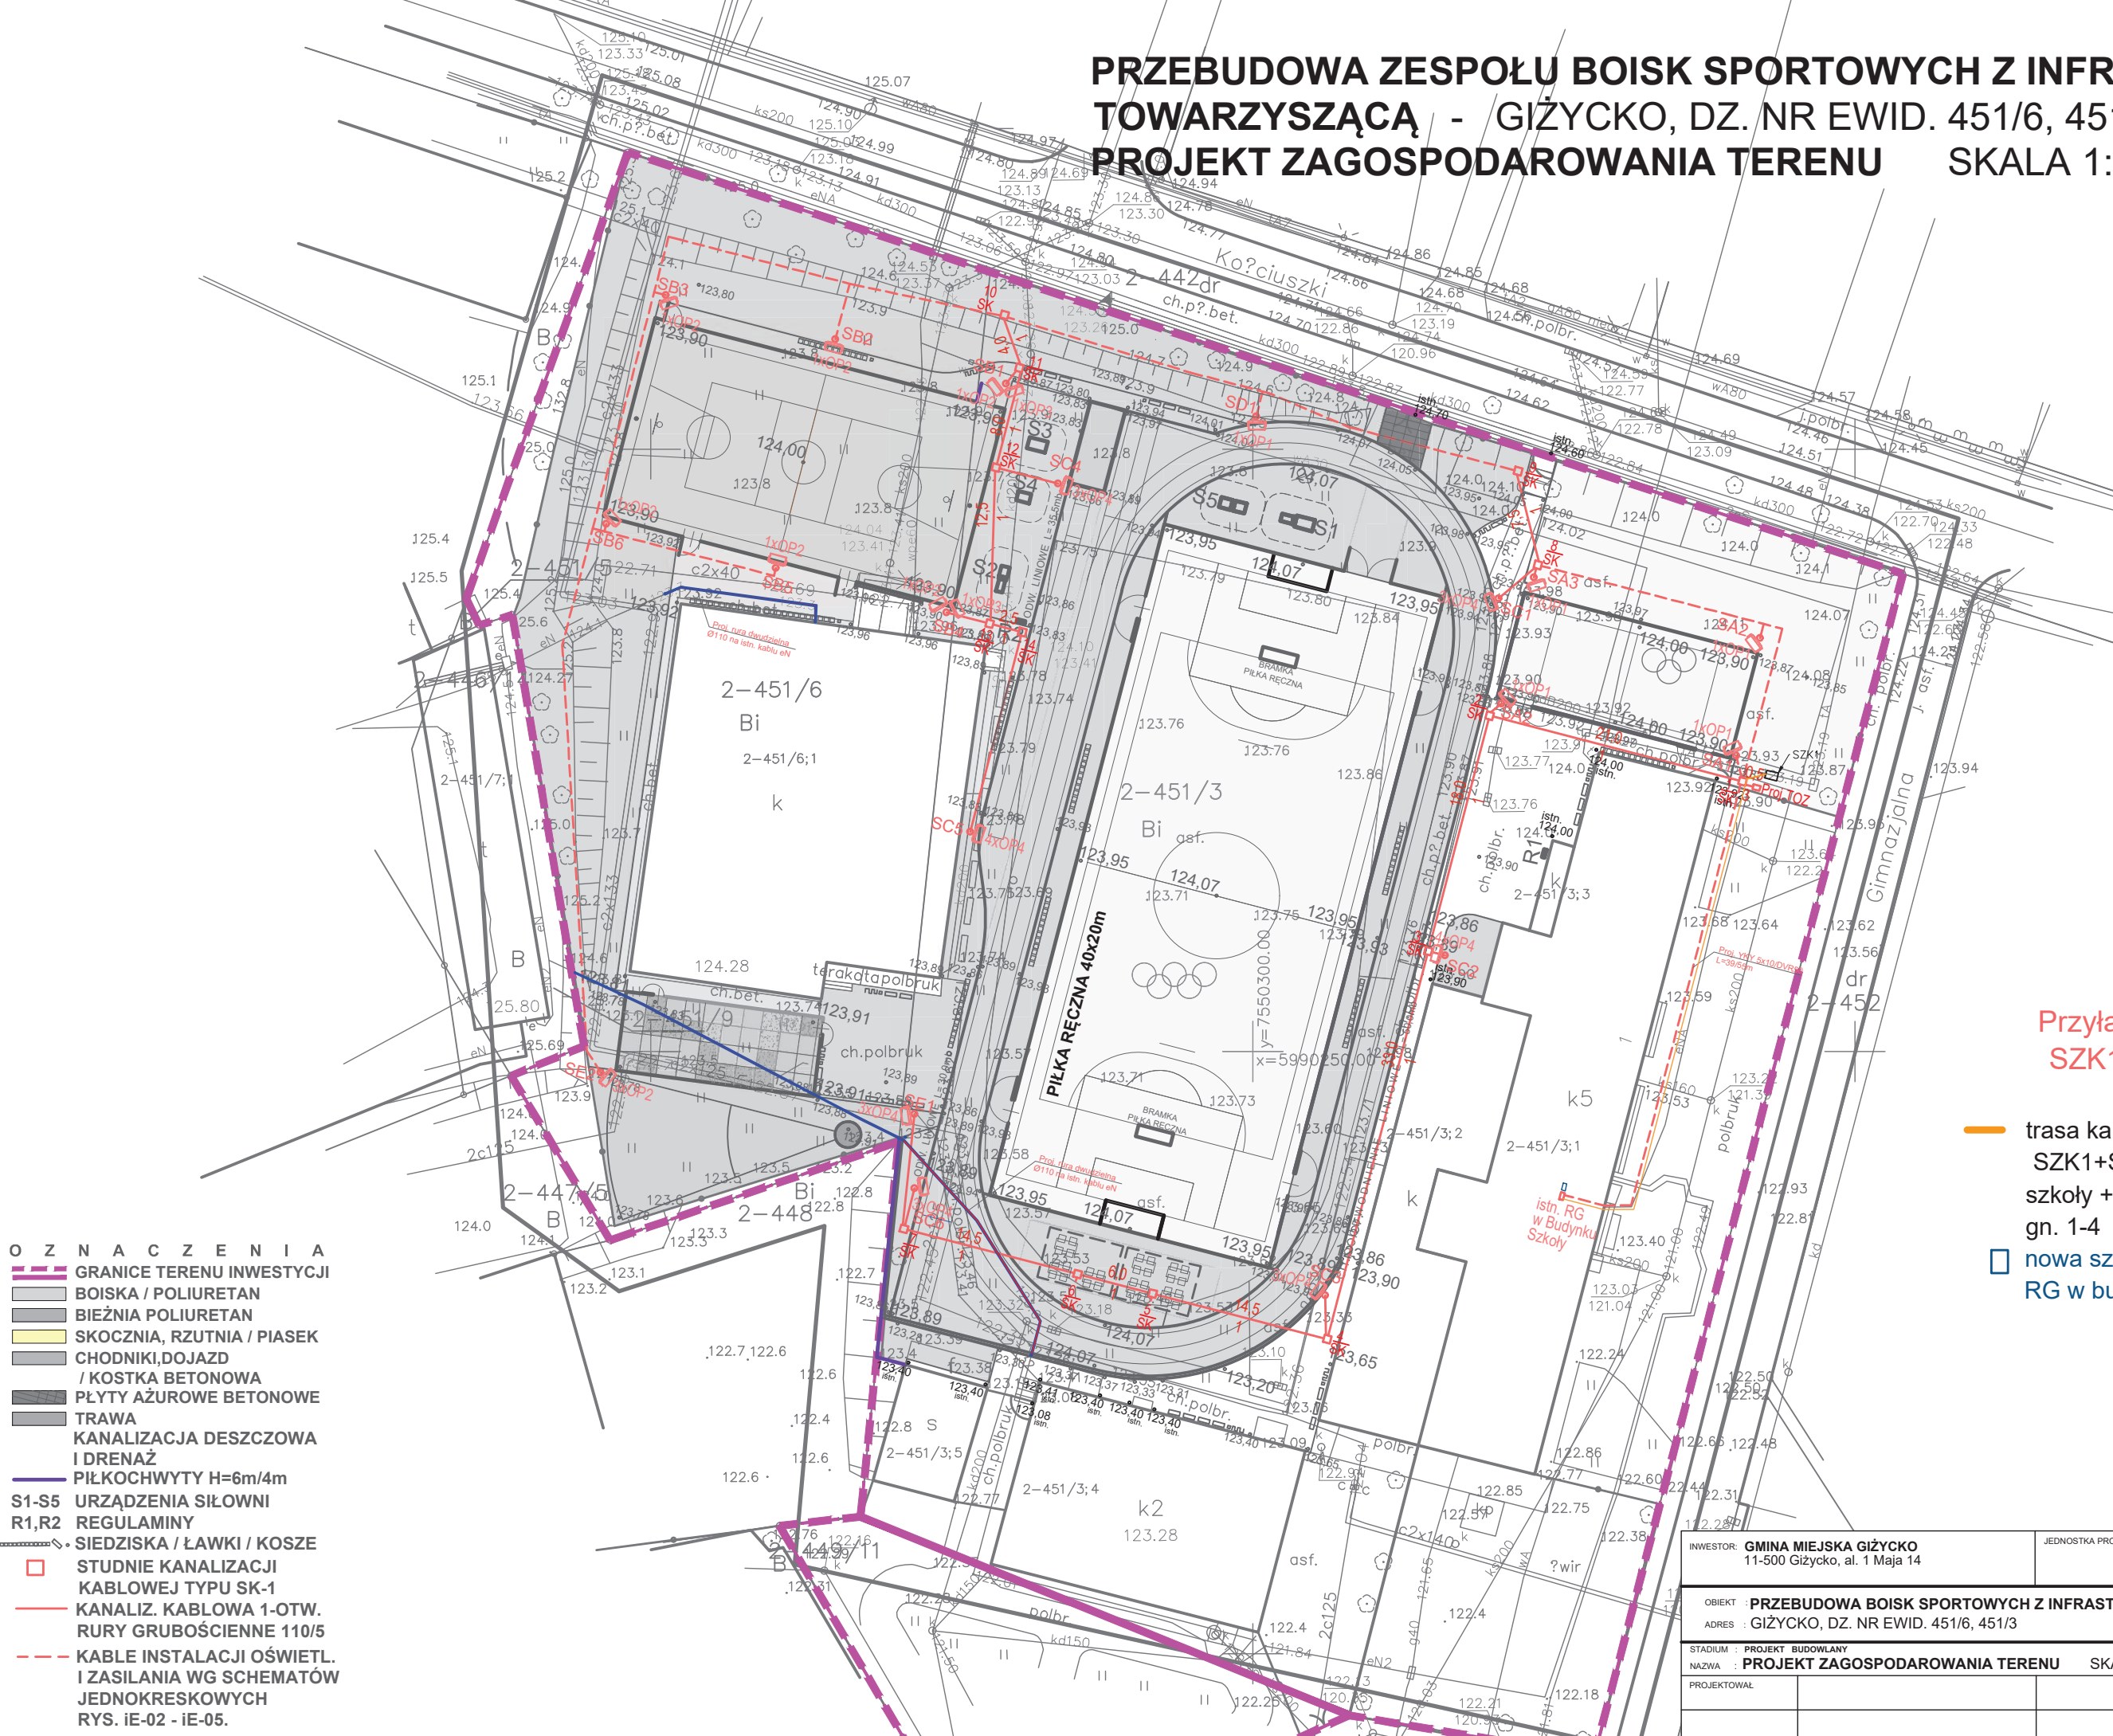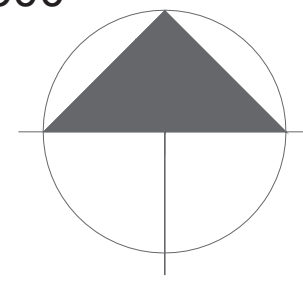

- OZNACZENIA**
- GRANICE TERENU INWESTYCJI
 - BOISKA / POLIURETAN
 - BIEŻNIA POLIURETAN
 - SKOCZNIA, RZUTNIA / PIASEK
 - CHODNIKI, DOJAZD / KOSTKA BETONOWA
 - PŁYTY AŻUROWE BETONOWE
 - TRAWA
 - KANALIZACJA DESZCZOWA I DRENAŻ
 - PIŁKOCHWYTY H=6m/4m
 - S1-S5 URZĄDZENIA SIŁOWNI
 - R1,R2 REGULAMINY
 - SIEDZISKA / ŁAWKI / KOSZE
 - STUDNIE KANALIZACJI KABLOWEJ TYPU SK-1
 - KANALIZ. KABLOWA 1-OTW. RURY GRUBOŚCIENNE 110/5
 - KABLE INSTALACJI OŚWIETL. I ZASILANIA WG SCHEMATÓW JEDNOKRESKOWYCH RYS. IE-02 - IE-05.

OPIS

Przyłącze światłowodowe SZK1 - RG w głównym budynku

- trasa kablowa SZK1+SK1+RG w budynku szkoły + szafka FTH przy RG gn. 1-4
- nowa szafka FTH przy szafce RG w budynku szkoły

INWESTOR: GMINA MIEJSKA GIŻYCKO 11-500 Giżycko, al. 1 Maja 14	JEDNOSTKA PROJEKTOWA: MAWAR PRACOWNIA USŁUG INŻYNIERSKICH BIURO PROJEKTÓW LIBLIN UL. WROCŁAWSKA 16 TEL. 66040386
OBIEKT: PRZEBUDOWA BOISK SPORTOWYCH Z INFRASTRUKTURĄ TOWARZYSZĄCĄ	
ADRES: GIŻYCKO, DZ. NR EWID. 451/6, 451/3	
STADIUM: PROJEKT BUDOWLANY	
NAZWA: PROJEKT ZAGOSPODAROWANIA TERENU SKALA 1:500	
PROJEKTOWAŁ:	DATA: LISTOPAD 2019
RYSUNEK NR: IE-1	