



RZUT DACHU

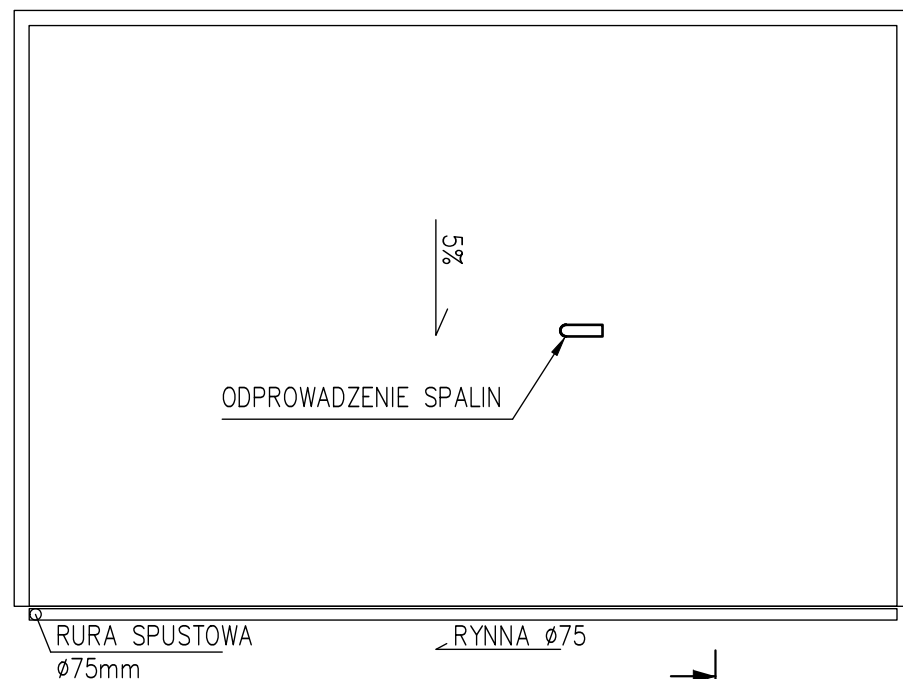

RZUT PRZYZIEMIA

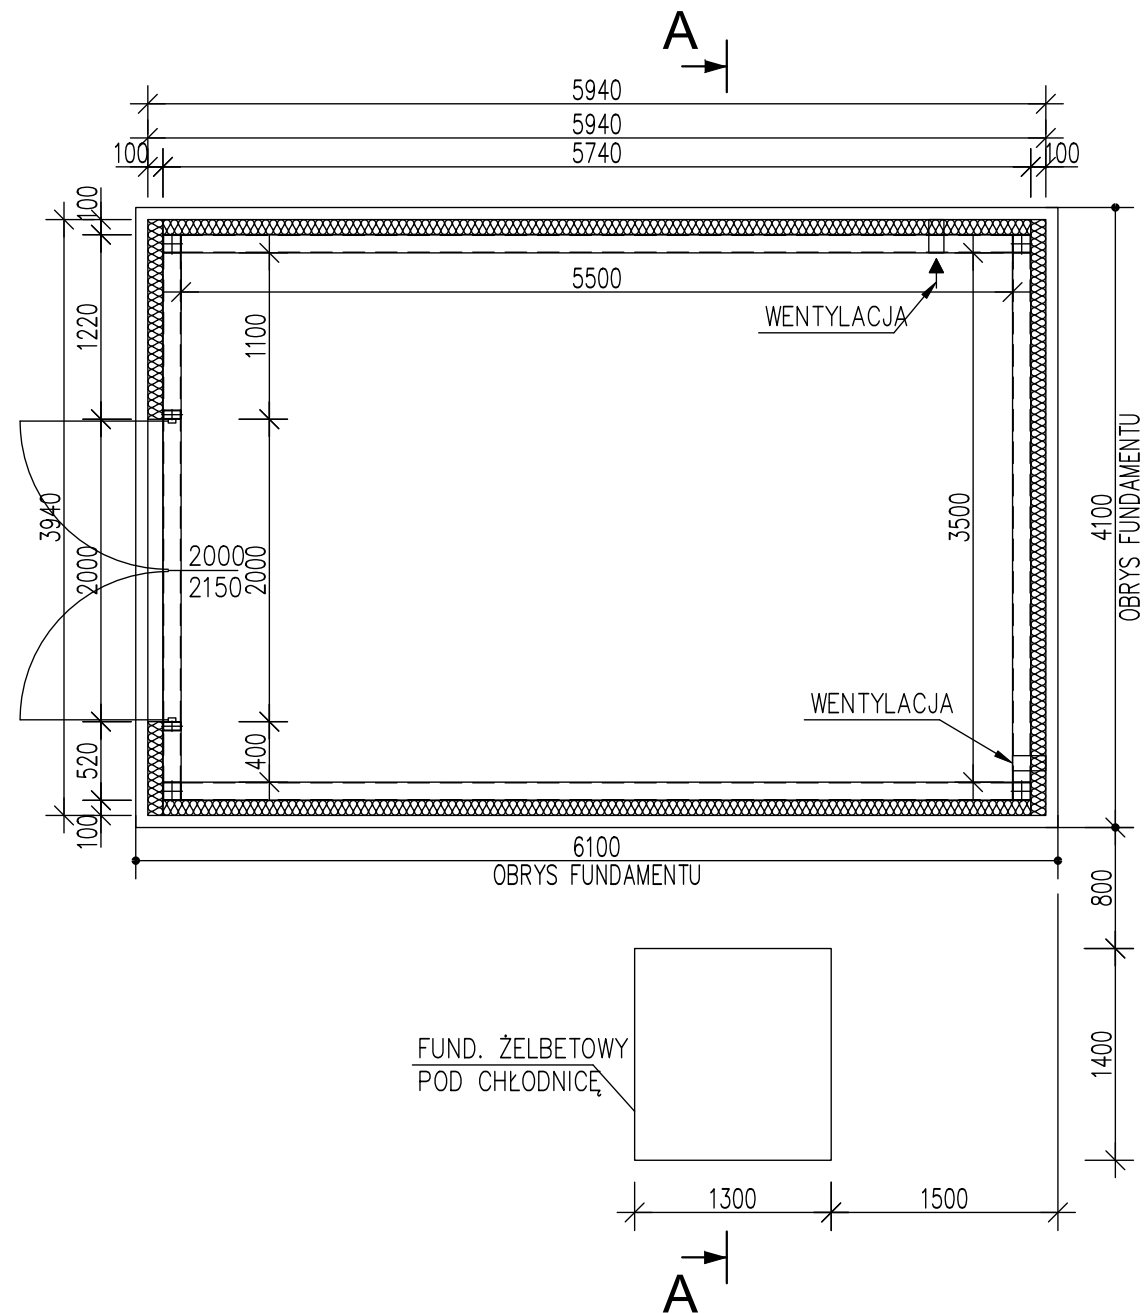

Inwestor: Uniwersytet Przyrodniczy w Poznaniu ul. Wojska Polskiego 50 60-627 Poznań		Obiekt: Mikroinstalacja biogazu rolniczego	
Lokalizacja: Działka o nr ewid.: 594; Jednostka ewidencyjna: 301502_5 Lwówek Obręb: 0001 Brody; Gmina: Lwówek; Powiat nowotomyski		Tytuł: OBUDOWA: RZUTY, PRZEKRÓJ	
Autorzy: konstrukcja	IMIĘ i NAZWISKO, UPRAWNIENIA mgr inż. Arkadiusz Majsner upr. nr LBS/0047/PWOK/11 bez ogr. do projektowania i kierowania robotami budowlanymi w specjalności konstrukcyjno-budowlanej	DATA/ PODPIS	Faza: ZGŁOSZENIE BUDOWLANE
Projektował: instalacje	mgr inż. Marcin Jacek Jedrysiak, upr. nr WKP/0175/PWOS/19 w specjalności instalacyjnej w zakresie sieci, instalacji i urządzeń ciepłych, wentylacyjnych, gazowych, wodociagowych i kanalizacyjnych	Skala: 1:50	Branża: KONSTRUKCJA
Arkusz: A3		Nr rys.: 03	