


województwo: opolskie
 gmina: Kędzierzyn-Koźle
 obręb: Koźle
 ulica: Racławicka
 skrajna: 491.211.0113.0131
 skala: 1 : 500

**PROJEKT ZAGOSPODAROWANIA DZIAŁKI
 KOMENDY POLICJI W KĘDZIERZYNIE-KOŻLU
 ul. Racławicka 3
 skala 1:500**

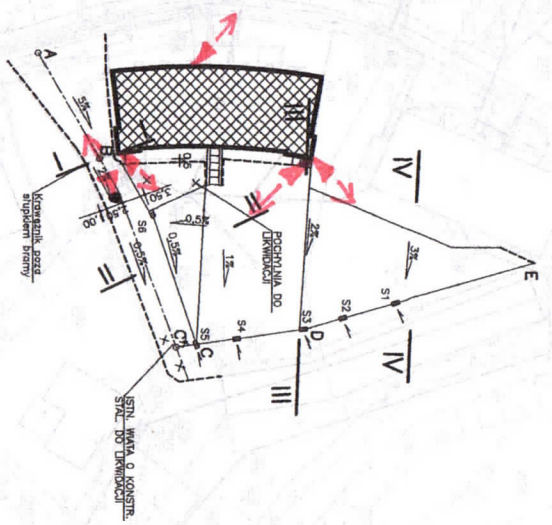


WYKREŚLONY

- Legenda:**
- SPADKI NAMIERZCHNI
 - STUJZENKI SPOKOWE
 - KRAMIENNIK ULICZNY
 - LINIA ZMIANY POCHYLENIA (SZEROKOŚĆ POWIERZCHNIOWY)


POWIERZCHNIA PROJEKTOWANEJ
 NAMIERZCHNI 1475 m²

CZĘŚĆ DROGOWA

PRACOWNIA PROJEKTOWA		MIP POLICJI W KĘDZIERZYNIE-KOŻLU	
mgr inż. arch. ul. A. Kaspera, 70/209 tel. 51-72-200 fax. 51-72-200		PRZEBUDOWA BUDYNKU ul. Racławicka 3	
mgr inż. S. PLECH		PLAN SYTUACYJNY	
PROJEKTANT	146/89/IV	DATA	07/2011
PROJEKTANT	146/89/IV	DATA	1500
PROJEKTANT	146/89/IV	DATA	07/2011
PROJEKTANT	146/89/IV	DATA	1500

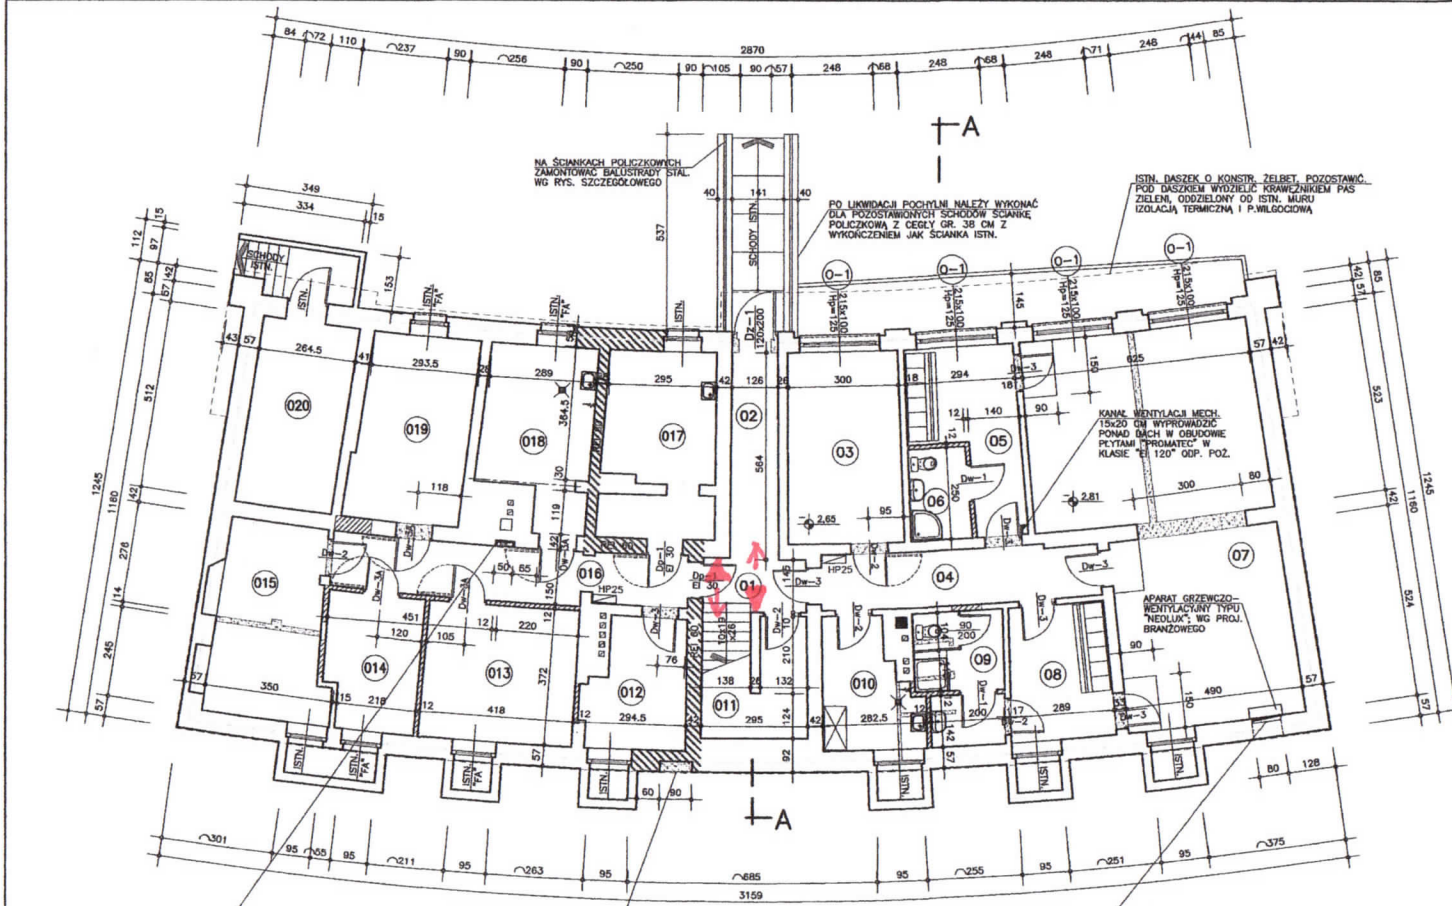

01. KLATKA SCHODOWA	pos. listn.	6,5 m2
02. WIATROLAP – WYJŚCIE NA ZAPLECZE	plytki GRESS	6,6 m2
03. PODRĘCZNY MAGAZYN SPRZĘTU FITNES	plytki GRESS	16,3 m2
04. KORYTARZ WEWNĘTRZNY	plytki GRESS	11,3 m2
05. PRZEBIERALNIA DAMSKA	plytki GRESS	11,5 m2
06. WEZŁ SANITARNY DAMSKI	plytki GRESS	4,0 m2
07. SALA ĆWICZEŃ	wykd. sport.	60,0 m2
08. PRZEBIERALNIA MĘSKA	plytki GRESS	10,0 m2
09. WEZŁ SANITARNY MĘSKI	plytki GRESS	8,4 m2
010. POMIESZCZENIE PORZĄDKOWE	plytki GRESS	8,2 m2
011. POMIESZCZENIE PRZYŁĄCZY	plytki GRESS	4,8 m2
012. MAGAZYN ODPADÓW NIEBEZPIECZNYCH	plytki GRESS	8,8 m2
013. MAGAZYN DEPOZYTÓW	plytki GRESS	15,3 m2
014. MAGAZYN DEPOZYTÓW	plytki GRESS	9,3 m2
015. MAGAZYN MOP	plytki GRESS	15,7 m2
016. KOMUNIKACJA WEWNĘTRZNA	plytki GRESS	14,0 m2
017. POMIESZCZENIE KONSERWATORA	plytki GRESS	15,5 m2
018. MAG. DEPOZYTÓW ZANIECZYSZCZONYCH CHEM.	plytki GRESS	13,2 m2
019. MAGAZYN DEPOZYTÓW	plytki GRESS	15,6 m2
020. WEZŁ CIEPŁY – WYMIENNIKOWNIA	plytki GRESS	13,5 m2
RAZEM PIWNICE		268,5 m2

 

RZUT PIWNIC
skala 1:100

PRACOWNIA PROJEKTOWA ARCHITEKT JAN J. GAJDA 43-131 Opole ul. J. Cygana 4/317 tel. fax. (0-77) 442-86-18		KP POLICJI KEDZIERZY-KOZŁE ul. Racławicka 3	
RZUT PIWNIC			
PROJEKTANT	mgr inż. arch. J. GAJDA	DATA WYK.	19/73/Op
OPRACOWAŁ	inż. K. NOSZCZYK	DATA WYK.	05/2011
SPRACOWAŁ	mgr inż. arch. Janusz DRELIHOŃSKI	DATA WYK.	8/03/Wr
			SKALA WYK. 1:100
			2

- ▲ KAMERA KIERUNKOWE NEH.
- KAMERA WANDALOODPORNE
- ▲ KAMERA KIERUNKOWE ZRN. (PLAN SYTUACYJNY)

KANAL 10x20 CM, 205 CM NAD POSADZKĄ, WYPROWADZIK NA ZEWN. BUDYNKU I ZAKOŃCZYĆ KRATKĄ; WG PROJ. BRANŻOWEGO

APARAT GRZEWCZO- WENTYLACYJNY TYPU "NEOLUX"; WG PROJ. BRANŻOWEGO

WITRYNA STAŁA SZKŁONA ANTYREFLEKCYJNA (SZRĘD KLASY BPC) Z OKNEM PODAWICZYM 100x120 CM Z PRZEŚLUNYM PODANIKIEM MONTOWANYM W PARAPIECIE

PIONY KAN. SAN. "C" I WODY "W" OBUJĄC PŁYTAMI GIPS-KARTON NA RUSZCIE SYSTEMOWYM Z WYKOŃCZENIEM JAK POZOSTAŁE ŚCIANY


KANAL WENTYLACJI MECH. 20x50 CM PRZEWODZIC W ISTN. KANALE KOMINOWYM

KANALY WENTYLACJI MECHANICZNEJ PRZEWODZIC PRZEZ CIAŁO WYS. BUDYNKU W BRUZZIDZIE 16x50 CM, KTÓRA OD STRONY KORYTARZA NALEŻY OBUJĄC PŁYTAMI "PROMATECT-H" KLASIE "E1 60" ODP. POZ. WYKOŃCZ W ETAPIE "C"

POD STROPIEM OBUJĄC 15x15 CM Z PŁYT GIPS-KARTON; MASZLUSKA POZIOMEJ ODCINNI KANALIZACJI SAN.


ISTN. OKNO OD WEWNĄTRZ ZABEZPIECZYĆ SIATKĄ "50-1" A PROJ. GRZEJNIK ZABEZPIECZYĆ SIATKĄ "50-1" WG RYS. SZCZEGÓŁOWEGO

SZAFKI HYDRANTOWE NAŚCIENNE; WG PROJ. BRANŻOWEGO

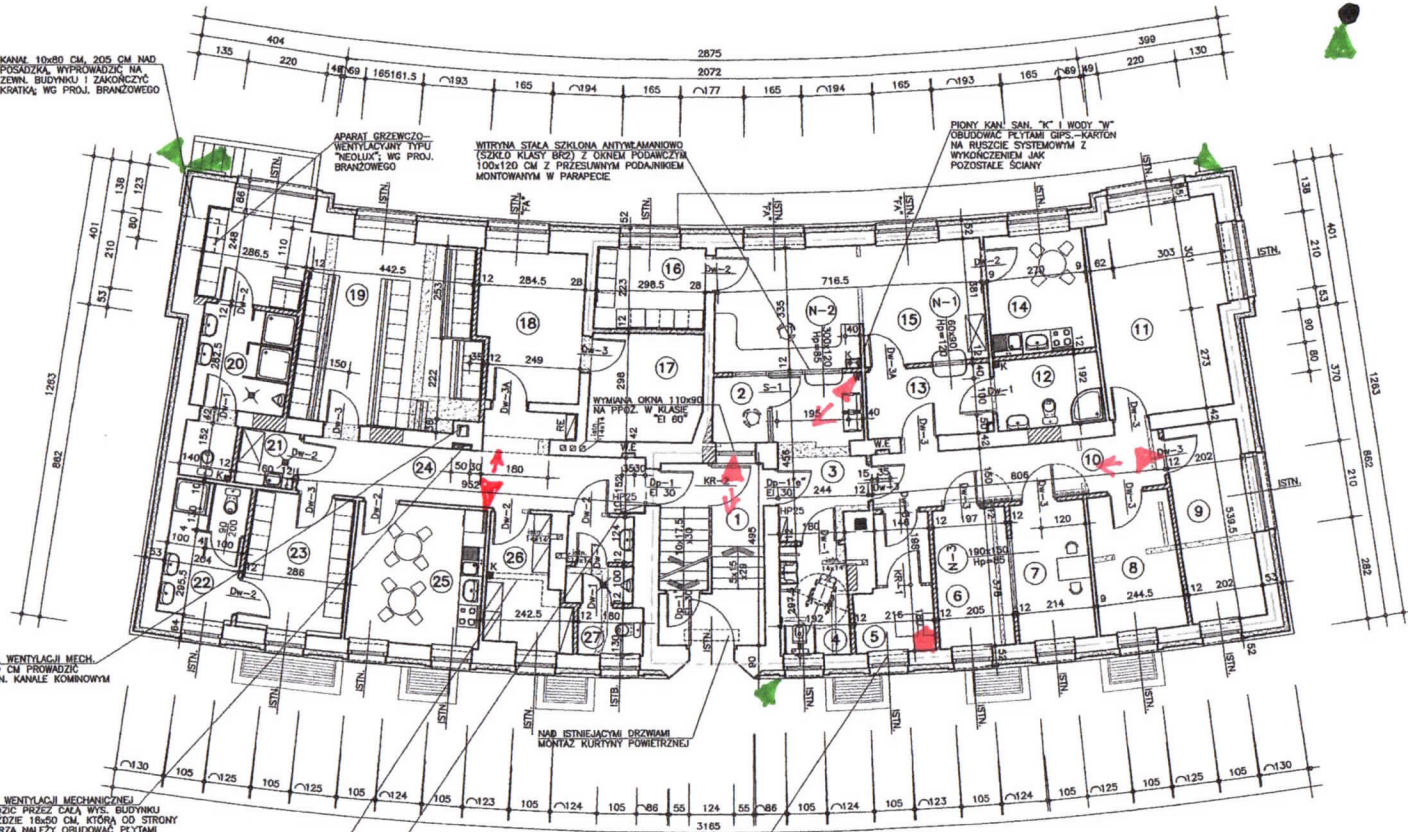

1. KLATKA SCHODOWA	pos. istniejąca	10,6 m2
2. RECEPCJA	plytki GRESS	3,0 m2
3. HALL - POCZEKALNIA	plytki GRESS	10,2 m2
4. W.C NIEPEŁNOSPRAWNYCH (OGÓLNY)	plytki GRESS	5,5 m2
5. POKÓJ PRZEJŚCIOWY	plytki GRESS	6,7 m2
6. POKÓJ PRZYJĘĆ INTERESANTÓW	wykładzina PVC	7,6 m2
7. POKÓJ PRZESŁUCHAŃ	wykładzina PVC	7,9 m2
8. POKÓJ BIUROWY	wykładzina PVC	8,8 m2
9. POKÓJ BIUROWY	wykładzina PVC	10,9 m2
10. KORYTARZ WEWNĘTRZNY	plytki GRESS	20,2 m2
11. SALA ODPAW	plytki GRESS	20,0 m2
12. WEZŁ SANITARNY DYŻURNYCH	plytki GRESS	5,6 m2
13. PRZEDSIŃEK DYŻURKI	plytki GRESS	6,4 m2
14. POKÓJ SPOJALNY	plytki GRESS	9,0 m2
15. DYŻURKA	wykładzina PVC	24,5 m2
16. SZATNIA DYŻURNYCH	plytki GRESS	6,7 m2
17. CENTRALA TELEFONICZNA	wytk. PVC antystat.	9,2 m2
18. POKÓJ INFORMATYKA - SERWER	wytk. PVC antystat.	11,0 m2
19. SZATNIA MĘSKA	plytki GRESS	31,2 m2
20. UMYWALNIA MĘSKA	plytki GRESS	9,7 m2
21. POMIESZCZENIE PORZĄDKOWE	plytki GRESS	2,4 m2
22. UMYWALNIA DAMSKA	plytki GRESS	7,6 m2
23. SZATNIA DAMSKA	plytki GRESS	10,7 m2
24. KORYTARZ WEWNĘTRZNY	plytki GRESS	16,8 m2
25. POKÓJ SPOJALNY	plytki GRESS	13,5 m2
26. SUSZARNIA	plytki GRESS	7,1 m2
27. W.C MĘSKIE	plytki GRESS	6,7 m2

 RAZEM PARTER 293,0 m2




ETAP "A"

RZUT PARTERU

skala 1:100

WNEKA ELEKTRYCZNA W.E. 12x30x58 CM OD POSADZKI 160 CM

PRACOWNIA PROJEKTOWA ARCHITEKT JAN J. GAJDA 45-131 Opole ul. J. Gajda 4/317 tel. fax.: (0-77) 442-86-18		KP POLICJI KEDZIERZY-KOZŁE ul. Racławicka 3	
RZUT PARTERU			
PROJEKTANT	mjr inż. arch. J. GAJDA	DATA WYKON.	19/73/Op
OPRACOWAŁ	inż. K. NOSZCZYK	DATA WYKON.	05/2011
SPRACOWAŁ	mjr inż. arch. Janusz DRELICHOWSKI	DATA WYKON.	8/63/Wr
			Lp. Nr 3

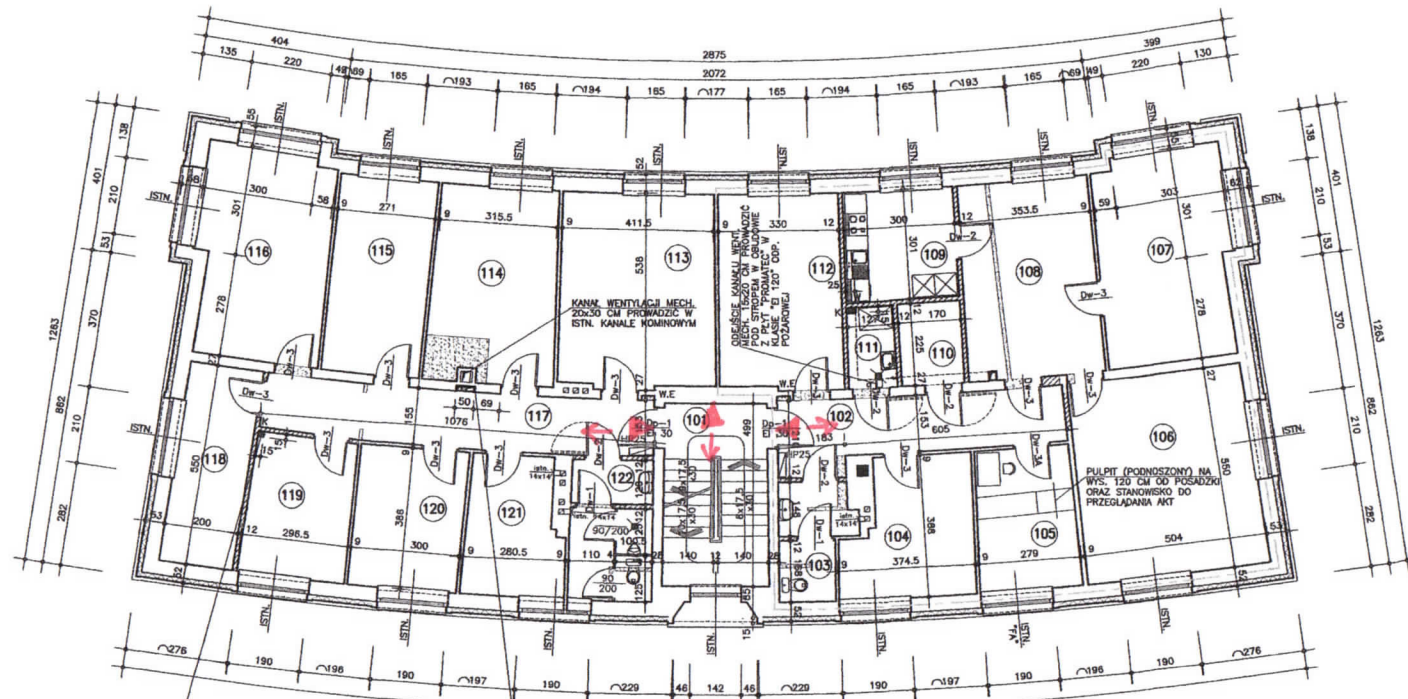

OBUDOWA PIONÓW KANALIZACYJNYCH 15x15 CM Z PŁYT GIPS-KARION NA RUSZCIE SYSTEMOWYM. WYKONCZENIE JAK DLA ŚCIAN SĄSIEDNIH

KANALY WENTYLACJI MECHANICZNEJ PROWADZIC PRZEZ CAŁĄ WYS. BUDYNKU W BRUZZDZIE 16x50 CM, KTÓRA OD STRONY KORYTARZA MAŁEJ OBUDOWAĆ PŁYTKAMI "PROMATECT-H" KLASIE "E1 60" ODP. POZ. WYKONAC W ETAPIE "C"

WNEKA ELEKTRYCZNA W.E. 12x36x58 CM OD POSADZKI 160 CM

101. KLATKA SCHODOWA	pos. istniejąca	14,4 m ²
102. KORYTARZ WEWNĘTRZNY	wykładzina PVC	13,0 m ²
103. W.C DAMSKI	plytki GRESS	5,4 m ²
104. POKÓJ BIUROWY	wykładzina PVC	12,2 m ²
105. KANCELARIA TAJNA	wykładzina PVC	10,4 m ²
106. GABINET KOMENDANTA	wykładzina PVC	27,0 m ²
107. GABINET Z-CY KOMENDANTA	wykładzina PVC	20,4 m ²
108. SEKRETARIAT	wykładzina PVC	19,5 m ²
109. KĄCIK KUCHENNY	wykładzina PVC	9,2 m ²
110. POKÓJ XERO	wykładzina PVC	3,9 m ²
111. POMIESZCZENIE PORZĄDKOWE	wykładzina PVC	2,9 m ²
112. POKÓJ BIUROWY	wykładzina PVC	17,8 m ²
113. POKÓJ BIUROWY	wykładzina PVC	22,3 m ²
114. POKÓJ BIUROWY	wykładzina PVC	17,8 m ²
115. POKÓJ BIUROWY	wykładzina PVC	14,6 m ²
116. POKÓJ BIUROWY	wykładzina PVC	20,0 m ²
117. KORYTARZ WEWNĘTRZNY	wykładzina PVC	16,5 m ²
118. POKÓJ BIUROWY	wykładzina PVC	11,0 m ²
119. POKÓJ BIUROWY	wykładzina PVC	11,0 m ²
120. POKÓJ BIUROWY	wykładzina PVC	11,5 m ²
121. POKÓJ BIUROWY	wykładzina PVC	9,6 m ²
122. W.C MĘSKI	plytki GRESS	8,6 m ²


RAZEM I PIĘTRO 299,0 m²

- ŚCIANY ISTNIEJĄCE
- PROPONOWANE WYBURZENIA
- ŚCIANY PROJEKTOWANE I ZAMUROWANIA


ETAP "A"

RZUT I PIĘTRA skala 1:100

PRACOWNIA PROJEKTOWA ARCHITECT JAN J. GAJDA 45-131 Opole ul. J. Cygona 4/317 tel. fax. (0-77) 442-88-18		KP POLICJI NIEDZIERZY-KOŹLE ul. Racławicka 3	
RZUT I PIĘTRA			
PROJEKTANT	mgr inż. arch. J. GAJDA	DATA WYDANIA	19/73/Op
OPISOWALNIK	inż. K. NOSZCZYK	DATA WYKONANIA	05'2011
SPRAWOZDAWCA	mgr inż. arch. Janusz DRELICHOWSKI	SKALA	1:100

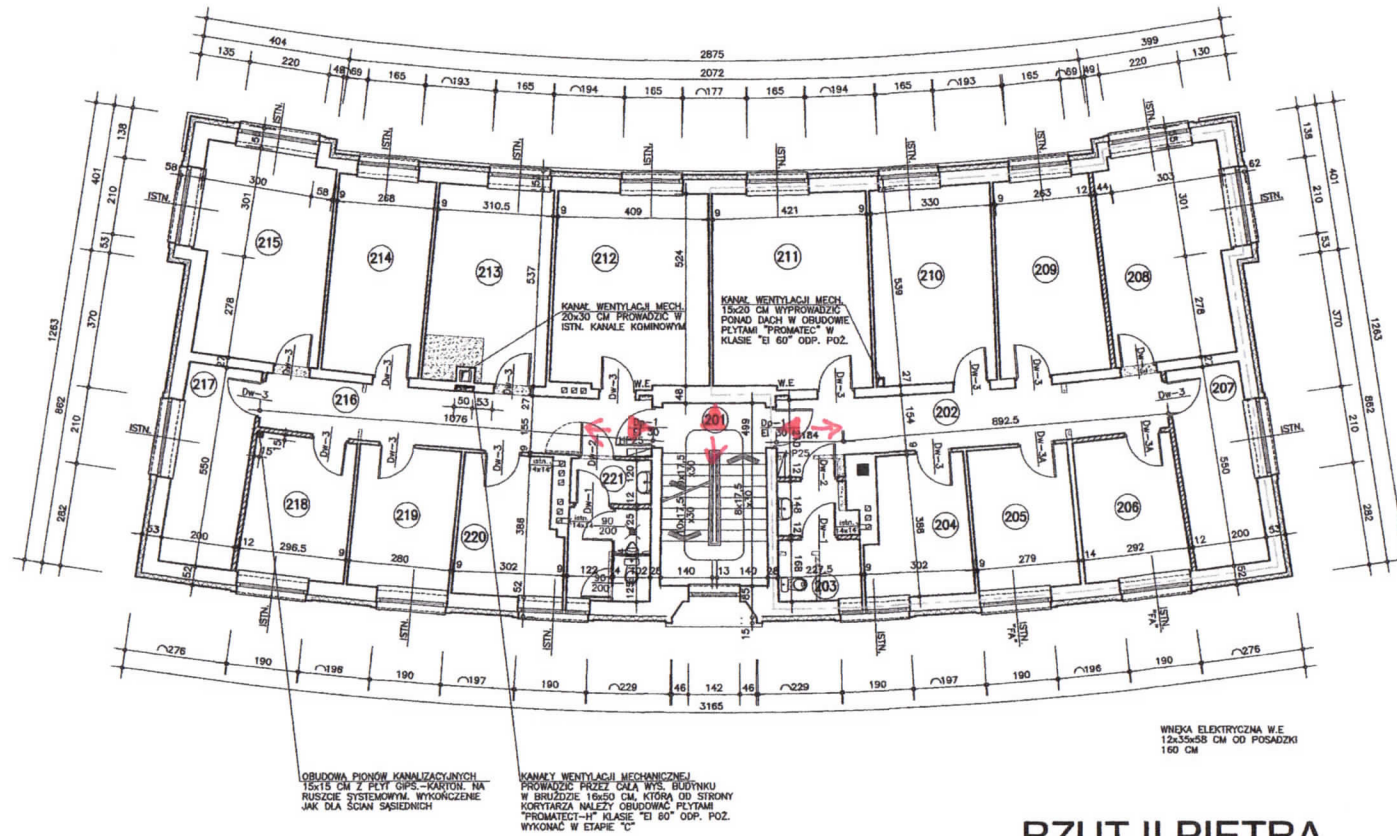

201. KLATKA SCHODOWA	pos. istniejąca	14,4 m2
202. KORYTARZ WEWNĘTRZNY	wykładzina PVC	17,5 m2
203. W.C DAMSKI	plytki GRESS	6,8 m2
204. POKÓJ BIUROWY	wykładzina PVC	10,2 m2
205. OŚRODEK INFORMACJI NIEJAWNYCH	wykładzina PVC	10,8 m2
206. PODRĘCZNA SKŁADNICA AKT	wykładzina PVC	10,8 m2
207. POKÓJ BIUROWY	wykładzina PVC	11,0 m2
208. POKÓJ BIUROWY	wykładzina PVC	19,4 m2
209. POKÓJ BIUROWY	wykładzina PVC	15,2 m2
210. POKÓJ BIUROWY	wykładzina PVC	17,7 m2
211. POKÓJ BIUROWY	wykładzina PVC	22,9 m2
212. POKÓJ BIUROWY	wykładzina PVC	22,4 m2
213. POKÓJ BIUROWY	wykładzina PVC	17,2 m2
214. POKÓJ BIUROWY	wykładzina PVC	14,4 m2
215. POKÓJ BIUROWY	wykładzina PVC	20,1 m2
216. KORYTARZ WEWNĘTRZNY	wykładzina PVC	16,5 m2
217. POKÓJ BIUROWY	wykładzina PVC	11,0 m2
218. POKÓJ BIUROWY	wykładzina PVC	11,0 m2
219. POKÓJ BIUROWY	wykładzina PVC	10,8 m2
220. POKÓJ BIUROWY	wykładzina PVC	10,4 m2
221. W.C MĘSKI	plytki GRESS	8,5 m2
RAZEM II PIĘTRO		299,0 m2

 

--- ETAP "A"

RZUT II PIĘTRA skala 1:100

PRACOWNIA PROJEKTOWA ARCHITEKT JAN J. GAJDA 45-131 Opole ul. J. Cygana 4/317 tel. fax. (0-77) 442-56-18		KP POLICJI KEDZIERZY-KOZŁE ul. Racławicka 3	
RZUT II PIĘTRA			
PROJEKTANT	mgr inż. arch. J. GAJDA	DATA WYKONANIA	19/73/Op
OPRACOWAŁ	inż. K. NOSZCZYK	DATA WYKONANIA	05/2011
SPRACOWAŁ	mgr inż. arch. Janusz DRELIŃCOWSKI	DATA WYKONANIA	8/63/Wr
			1:100
			5