


URZĄD MIASTA PIEKARY ŚLĄSKIE
Wydział Inwestycji i Gospodarki Komunalnej
Referat Dróg Publicznych
41-940 Piekary Śląskie, ul. Byłomska 84
tel. (32) 39 39 310, (32) 77 61 475, fax (32) 39 39 373

SKORYGOWANY
Załącznik nr. 2 do Decyzji,
Prezydenta Miasta Piekary Śląskie
nr. 1601.4120.1.8.2021 z dnia 12.03.2021 r.

PODINSPEKTOR
Referatu Dróg Publicznych
Wydziału Inwestycji i Gospodarki Komunalnej
Ewelina Pawełczyk

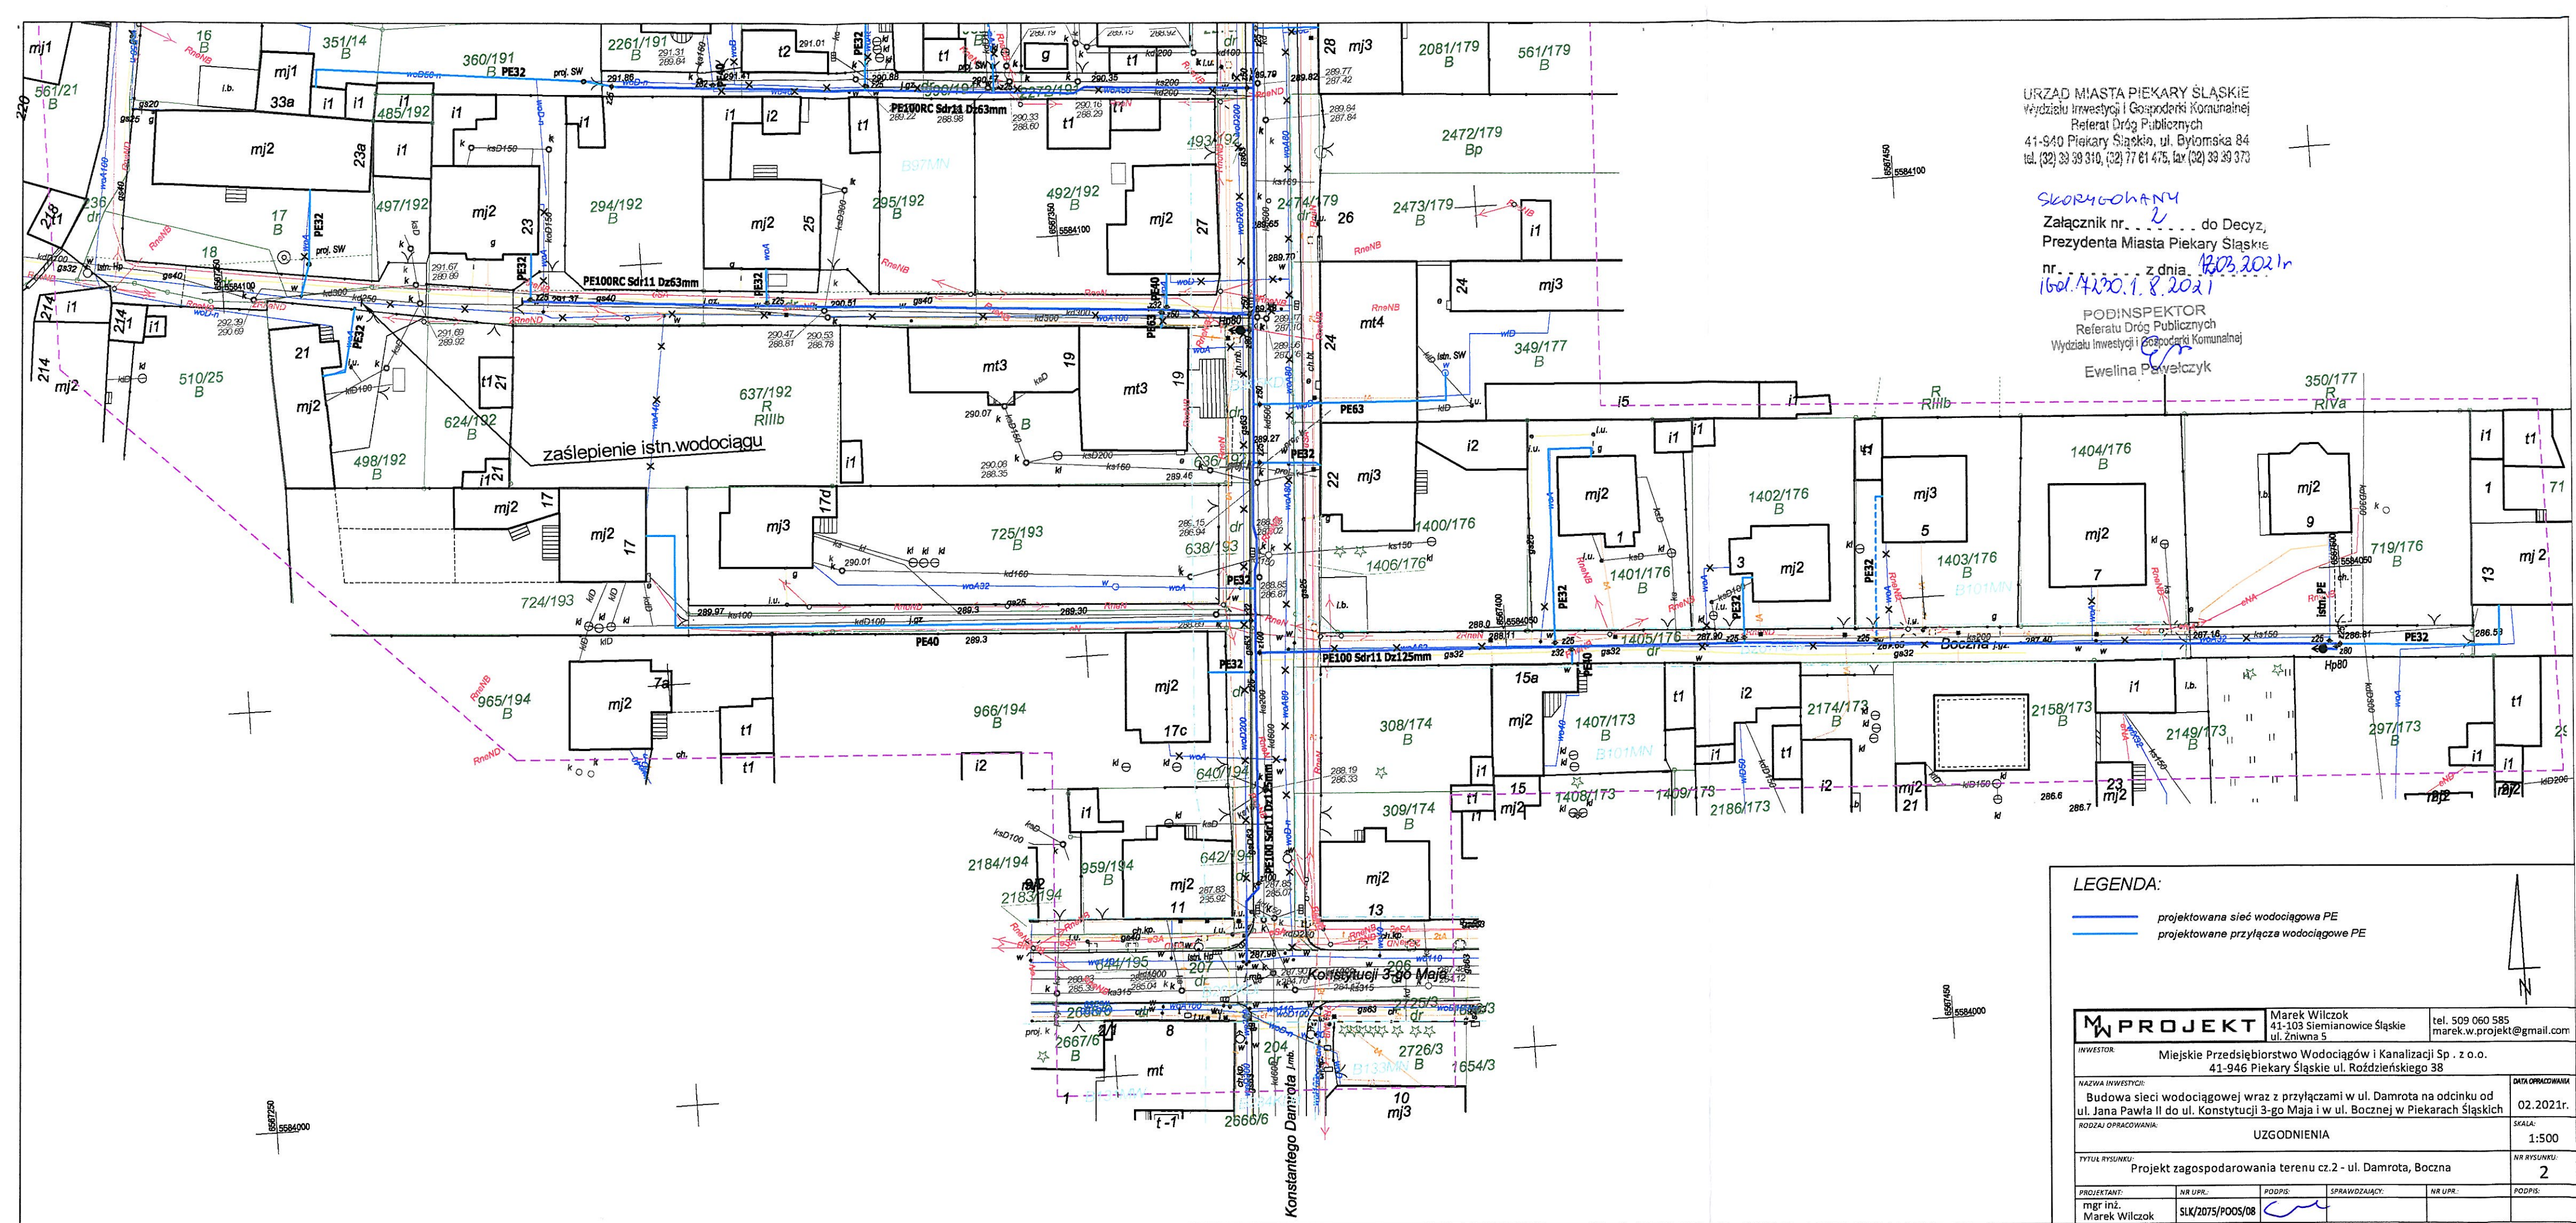

LEGENDA:

- projektowana sieć wodociągowa PE
- projektowane przyłącza wodociągowe PE

MW PROJEKT		Marek Wilczok 41-103 Siemianowice Śląskie ul. Żniwna 5	tel. 509 060 585 marek.w.projekt@gmail.com
INWESTOR: Miejskie Przedsiębiorstwo Wodociągów i Kanalizacji Sp. z o.o. 41-946 Piekary Śląskie ul. Roździeńskiego 38			
NAZWA INWESTYCJI: Budowa sieci wodociągowej wraz z przyłączami w ul. Damrota na odcinku od ul. Jana Pawła II do ul. Konstytucji 3-go Maja i w ul. Bocznej w Piekarach Śląskich			DATA OPRACOWANIA: 02.2021r.
RODZAJ OPRACOWANIA: UZGODNIENIA			SKALA: 1:500
TYTUŁ RYSUNKU: Projekt zagospodarowania terenu cz.2 - ul. Damrota, Boczna			
PROJEKTANT: mgr inż. Marek Wilczok	NR UPR.: SLK/2075/POOS/08	PODPIS: 	SPRAWDZAJĄCY: NR UPR.: PODPIS: